
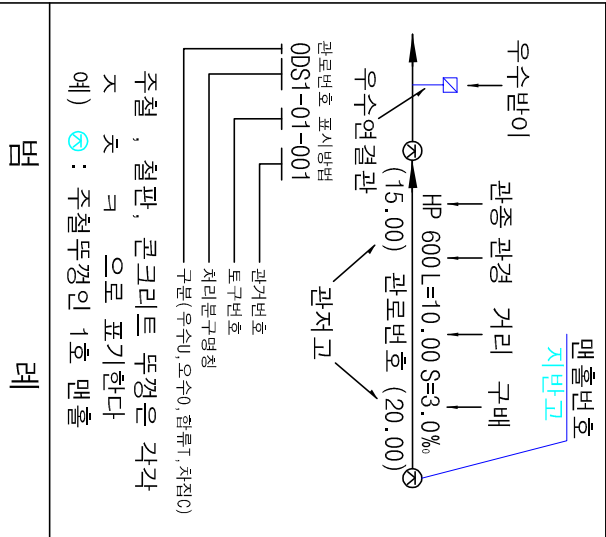


1 : 500

하수도장평면도

도면번호

181-20	182-16	
181-25	182-21	182-22

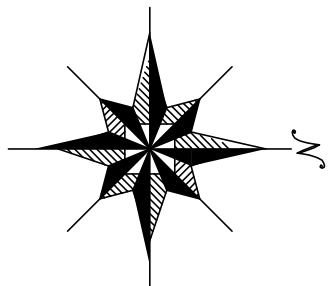

기호	종별
---	헬싱 구역 경계
---	배수 구역 경계
---	배수 분구 경계
---	처리 구역 경계
---	처리 분구 경계
---	합류 관거
---	우수 관거
---	우수 관거
---	취집 관거
---	우수물받이 및 연결관
---	우수물받이 및 연결관
---	U형 출구 (복개, 미복개)
---	옹벽 개거
---	저수 개거
---	자연 개거
---	정수
---	그레이팅
---	1호 맨홀
---	(내경 900mm 원형)
---	2호 맨홀
---	(내경 1200mm 원형)
---	3호 맨홀
---	(내경 1500mm 원형)
---	4호 맨홀
---	(내경 1800mm 원형)
---	5호 맨홀
---	(내경 2100mm 원형)
---	특 1호 맨홀
---	(내경 600mm 2각형)
---	특 2호 맨홀
---	(내경 800mm 20° 2각형)
---	특 3호 맨홀
---	(내경 1000mm 20° 2각형)
---	특 4호 맨홀
---	(내경 1200mm 20° 2각형)
---	특 5호 맨홀
---	(내경 1500mm 20° 2각형)
---	구거용 맨홀
---	우수도실
---	부관부착맨홀
---	역사이퍼
---	토
---	중계 펌프장
---	우수처리장
---	하수처리장



발행처: 김천시
발행일: 2015. . .
편집 및 제도:
(주) 진성이앤씨, (주) 강동