




1 : 500

하수도대장평면도

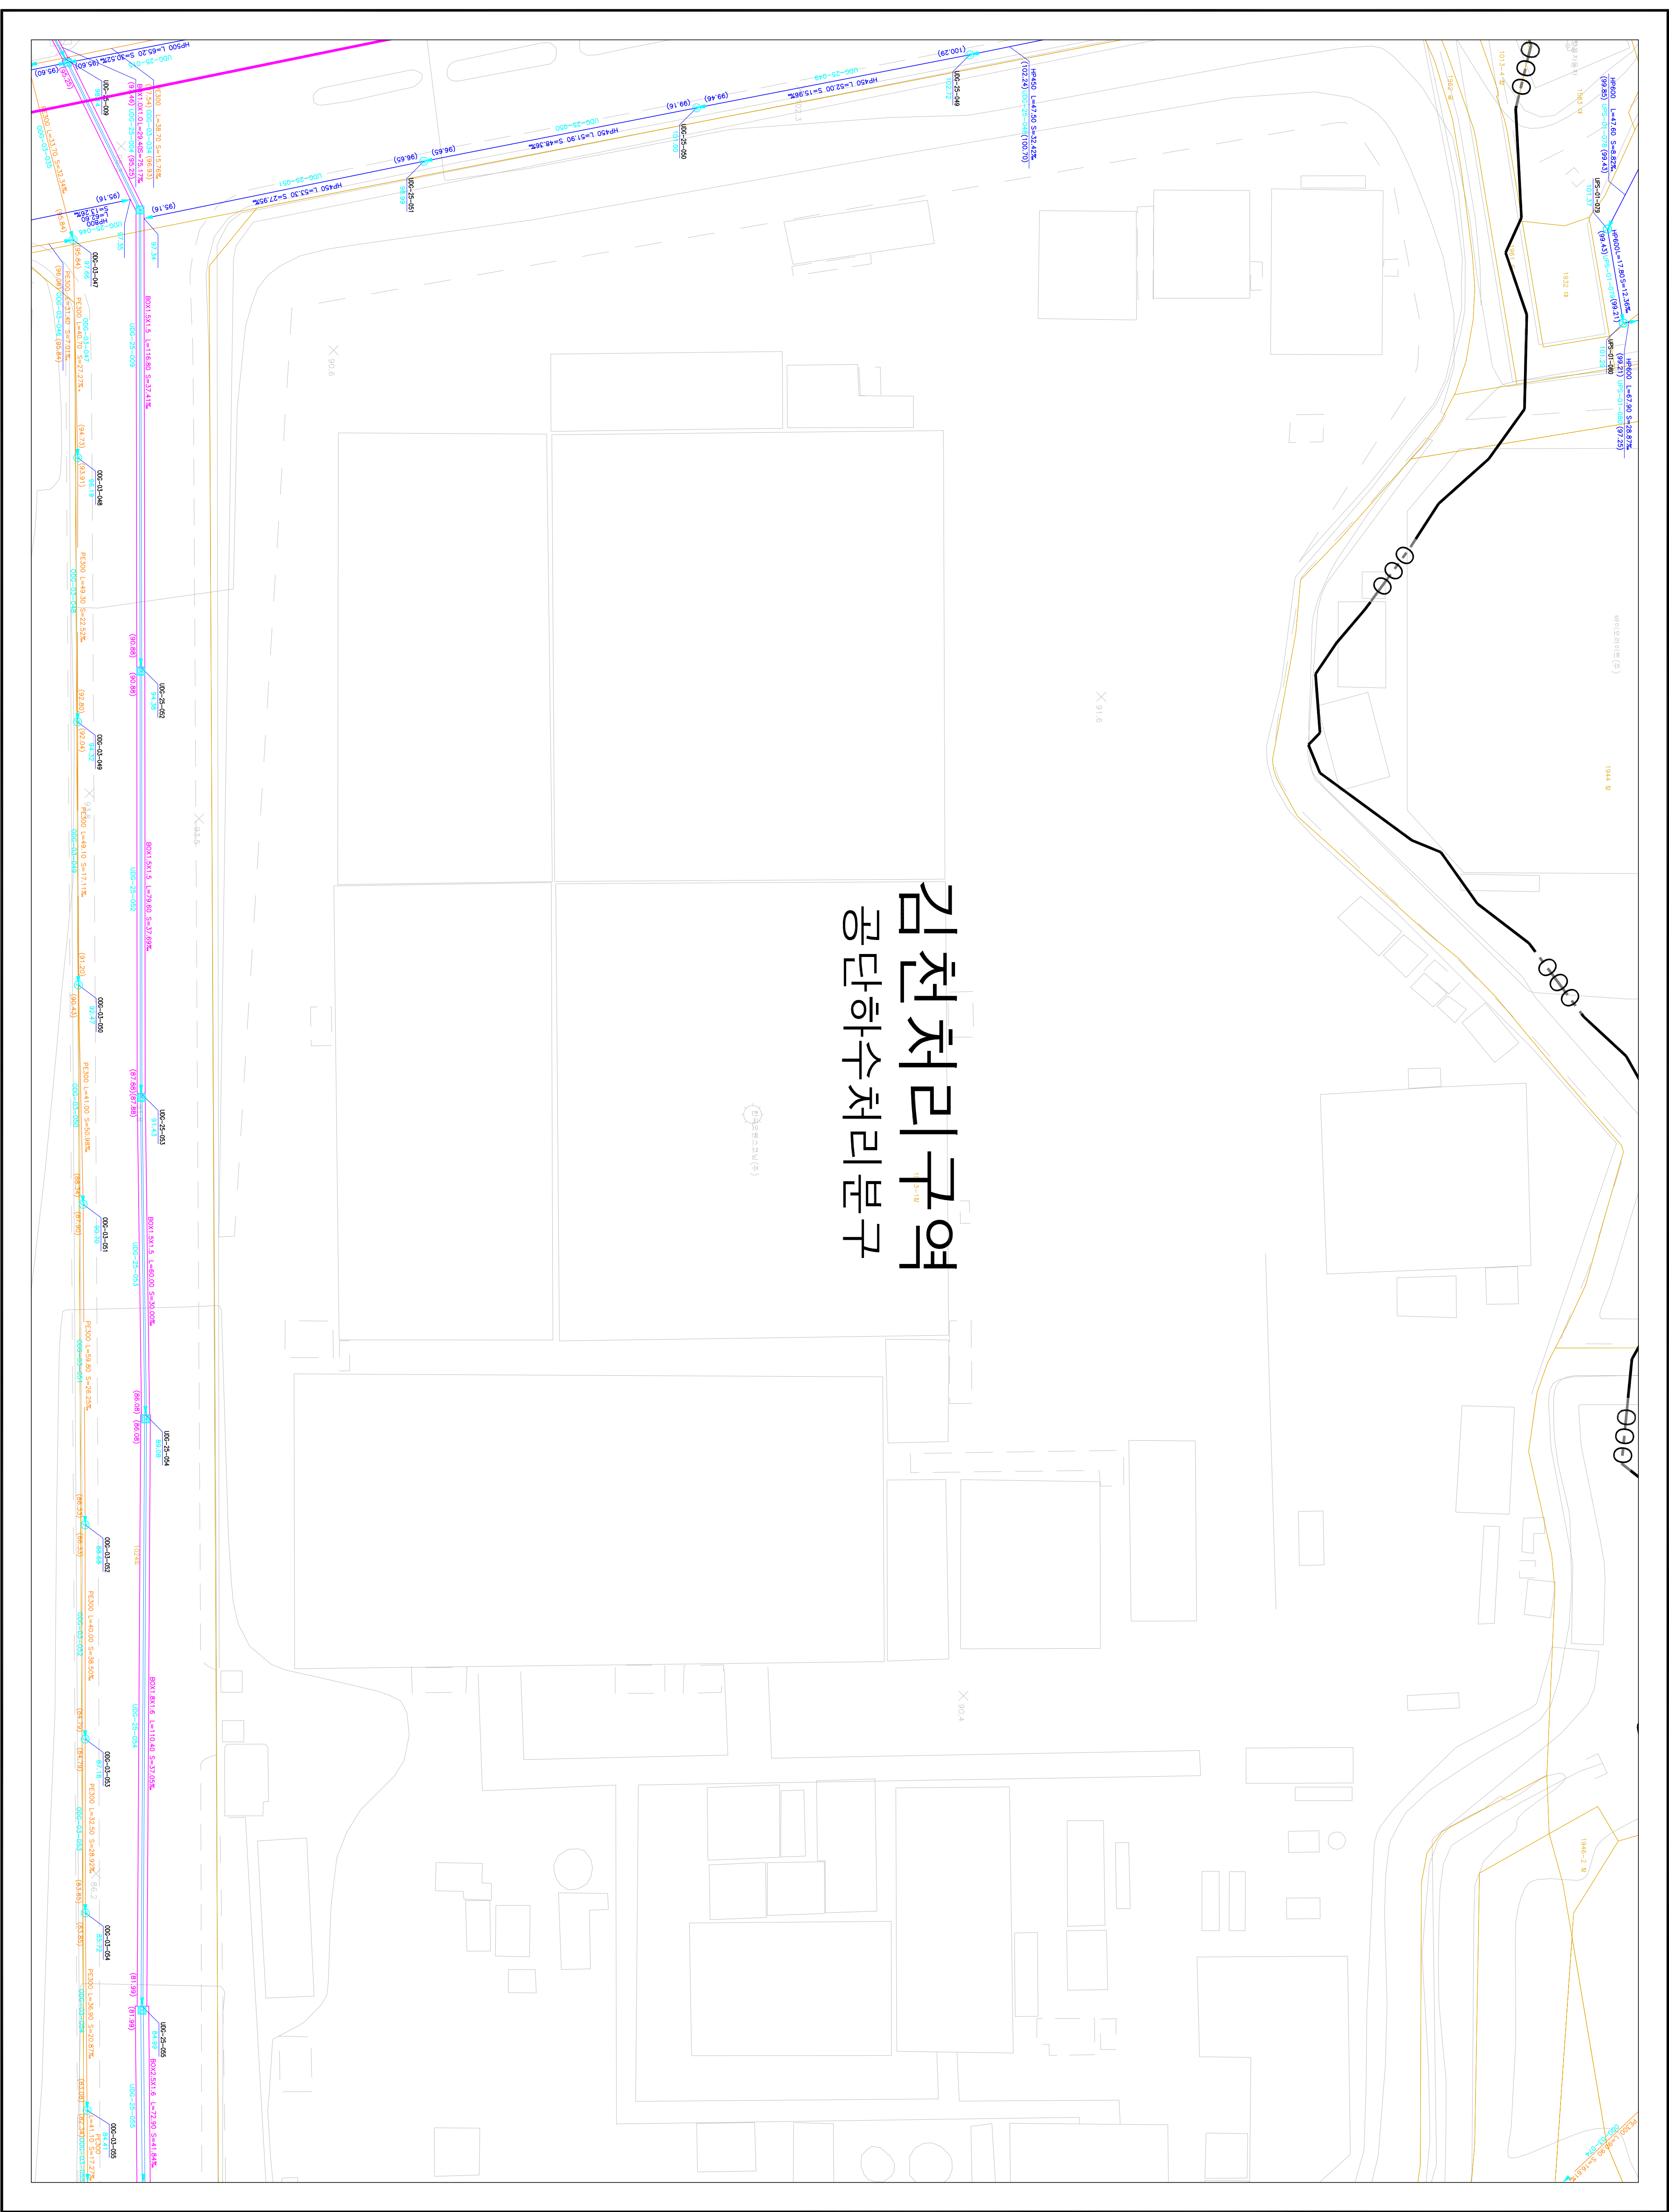

김천처리구역 공단하수처리분구

도역번호			
087-23	087-24	087-25	
102-03	102-04	102-05	
102-08	102-09	102-10	

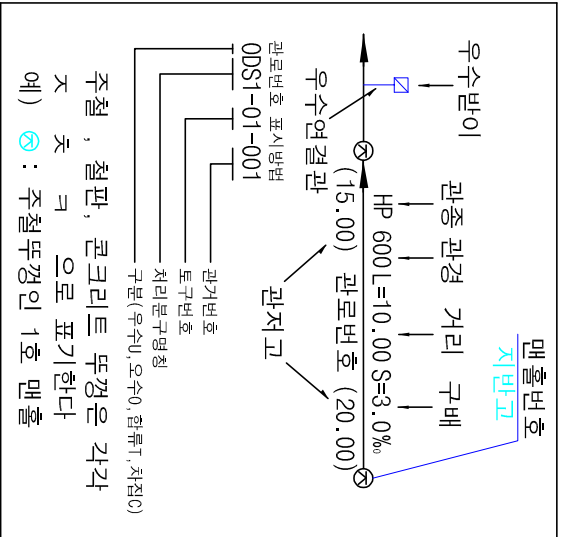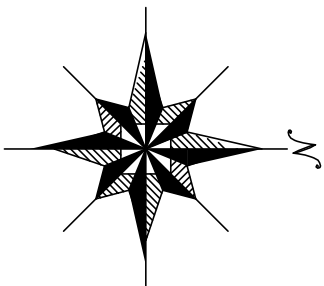

기호	종별
--- --	행정구역경계
--- --	배수구역경계
--- --	배수분구경계
--- --	처리구역경계
--- --	처리분구경계
--- --	합류관거
--- --	우수관거
--- --	차집관거
--- --	우수물받이 및 연결관
--- --	오수물받이 및 연결관
--- --	U형측구(복개, 미복개)
--- --	옹벽개거
--- --	저수개거
--- --	자연개거
--- --	그레이팅
--- --	1호 맨홀
--- --	2호 맨홀
--- --	3호 맨홀
--- --	4호 맨홀
--- --	5호 맨홀
--- --	특1호 맨홀
--- --	특2호 맨홀
--- --	특3호 맨홀
--- --	특4호 맨홀
--- --	특5호 맨홀
--- --	구거용 맨홀
--- --	우수토실
--- --	부관부착맨홀
--- --	역사이편
--- --	토
--- --	중계펌프장
--- --	오수처리장
--- --	하수처리장

SCALE:1:500

0 5 10 20 30 40

발행처: 김천시

발행일: 2015. . .

편집 및 제도:

(주) 건설이앤씨, (주) 강동