




1 : 500

하수도장평면도

김천처리구역 공단하수처리분구

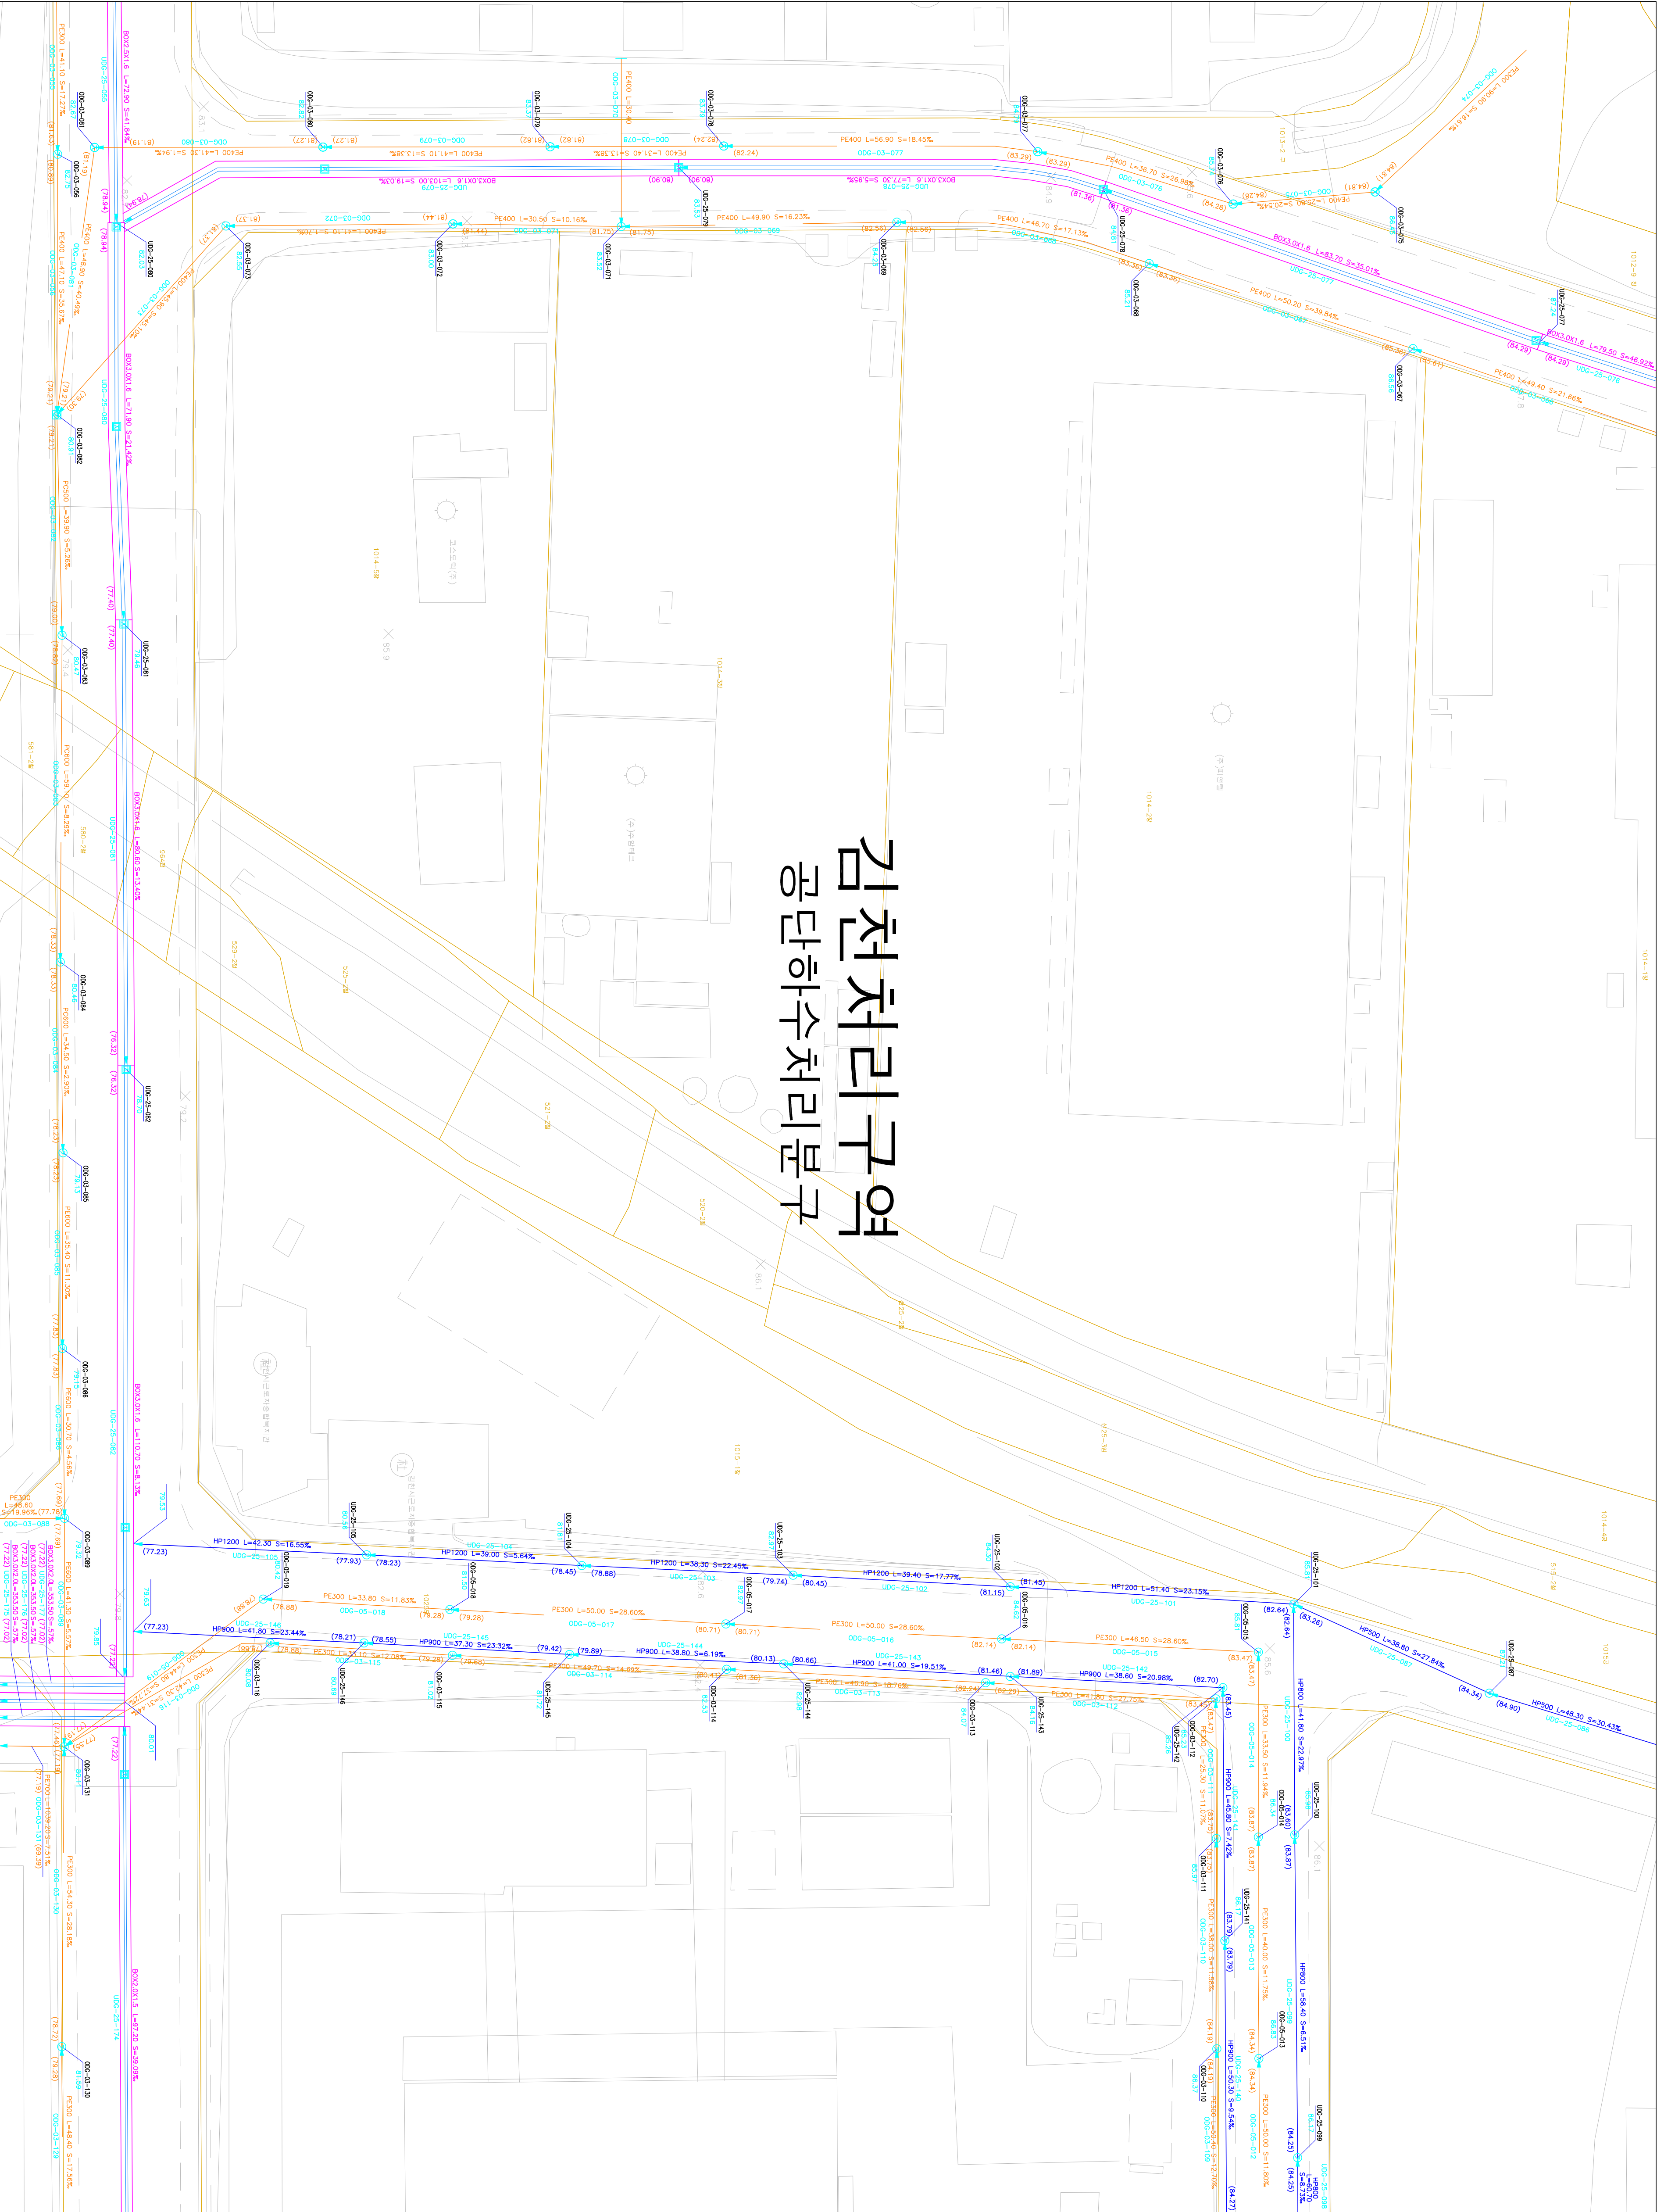

087-24	087-25	088-21
102-04	102-05	103-01
102-09	102-10	103-06

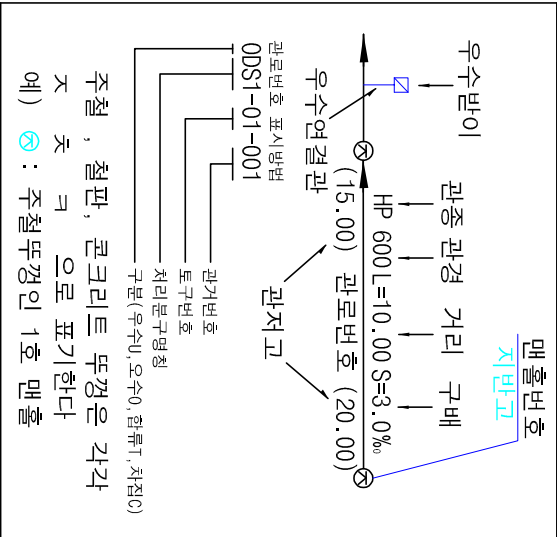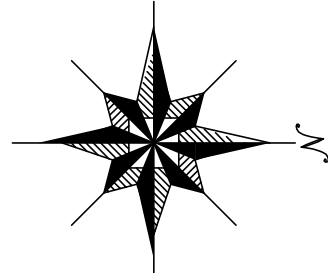

기	호	종	별
—	—	헬싱 구역 경계	
—	—	배수 구역 경계	
—	—	배수 분구 경계	
—	—	처리 분구 경계	
—	—	합류 관	
—	—	우수 관	
—	—	차 집 관	
—	—	우수물받이 및 연결관	
—	—	우수물받이 및 연결관	
—	—	U형철거 (복개, 미복개)	
—	—	옹벽	
—	—	자 연 개	
—	—	정	
—	—	그 레 이	
—	—	1 호 맨	
—	—	2 호 맨	
—	—	3 호 맨	
—	—	4 호 맨	
—	—	5 호 맨	
—	—	특 1호 맨	
—	—	특 2호 맨	
—	—	특 3호 맨	
—	—	특 4호 맨	
—	—	특 5호 맨	
—	—	구 거 용	
—	—	우 수 토	
—	—	부 관 부	
—	—	역 사 이	
—	—	토	
—	—	중 계	
—	—	오 수	
—	—	하 수	

SCALE: 1:500

발행처: 김천시

발행일: 2015. . .

작성 및 제도:

(주) 건설이앤씨, (주) 강동