
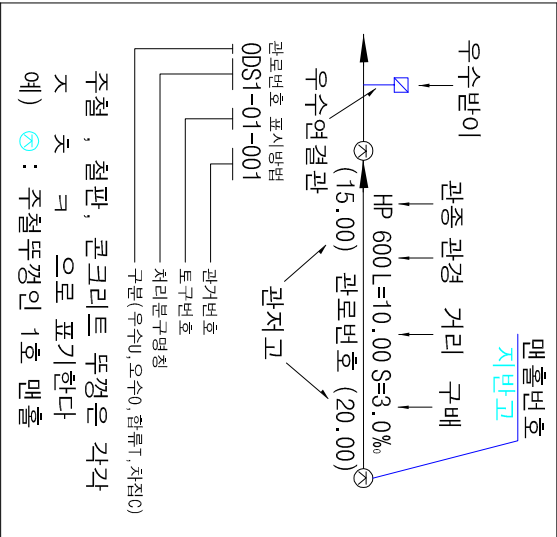



하수도장평면도

도	면	번	호
116-23	116-24		
132-02	132-03	132-04	
132-07	132-08	132-09	

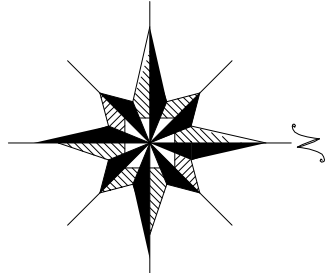

기	호	종	별
—	—	헬싱 구역 경계	
—	—	배수 구역 경계	
—	—	배수 분구 경계	
—	—	처리 구역 경계	
—	—	처리 분구 경계	
—	—	합류 관거	
—	—	우수 관거	
—	—	우수 관거	
—	—	차집관거	
—	—	우수물받이 및 연결관	
—	—	우수물받이 및 연결관	
—	—	U형측구(복개, 미복개)	
—	—	옹벽 개거	
—	—	직축 개거	
—	—	전연 개거	
—	—	정수	
—	—	그레이팅	
—	—	1호 맨홀	
—	—	(내경 900mm 원형)	
—	—	2호 맨홀	
—	—	(내경 1200mm 원형)	
—	—	3호 맨홀	
—	—	(내경 1500mm 원형)	
—	—	4호 맨홀	
—	—	(내경 1800mm 원형)	
—	—	5호 맨홀	
—	—	(내경 2100mm 원형)	
—	—	특 1호 맨홀	
—	—	(내경 600mm 원형)	
—	—	특 2호 맨홀	
—	—	(내경 600mm 원형)	
—	—	특 3호 맨홀	
—	—	(내경 600mm 원형)	
—	—	특 4호 맨홀	
—	—	(내경 600mm 원형)	
—	—	특 5호 맨홀	
—	—	(내경 600mm 원형)	
—	—	구거용 맨홀	
—	—	우수도실	
—	—	부관부착맨홀	
—	—	역사이편	
—	—	토	
—	—	중계 펌프장	
—	—	오수 처리장	
—	—	하수 처리장	

김천 처리 구역 평화 처리 분구

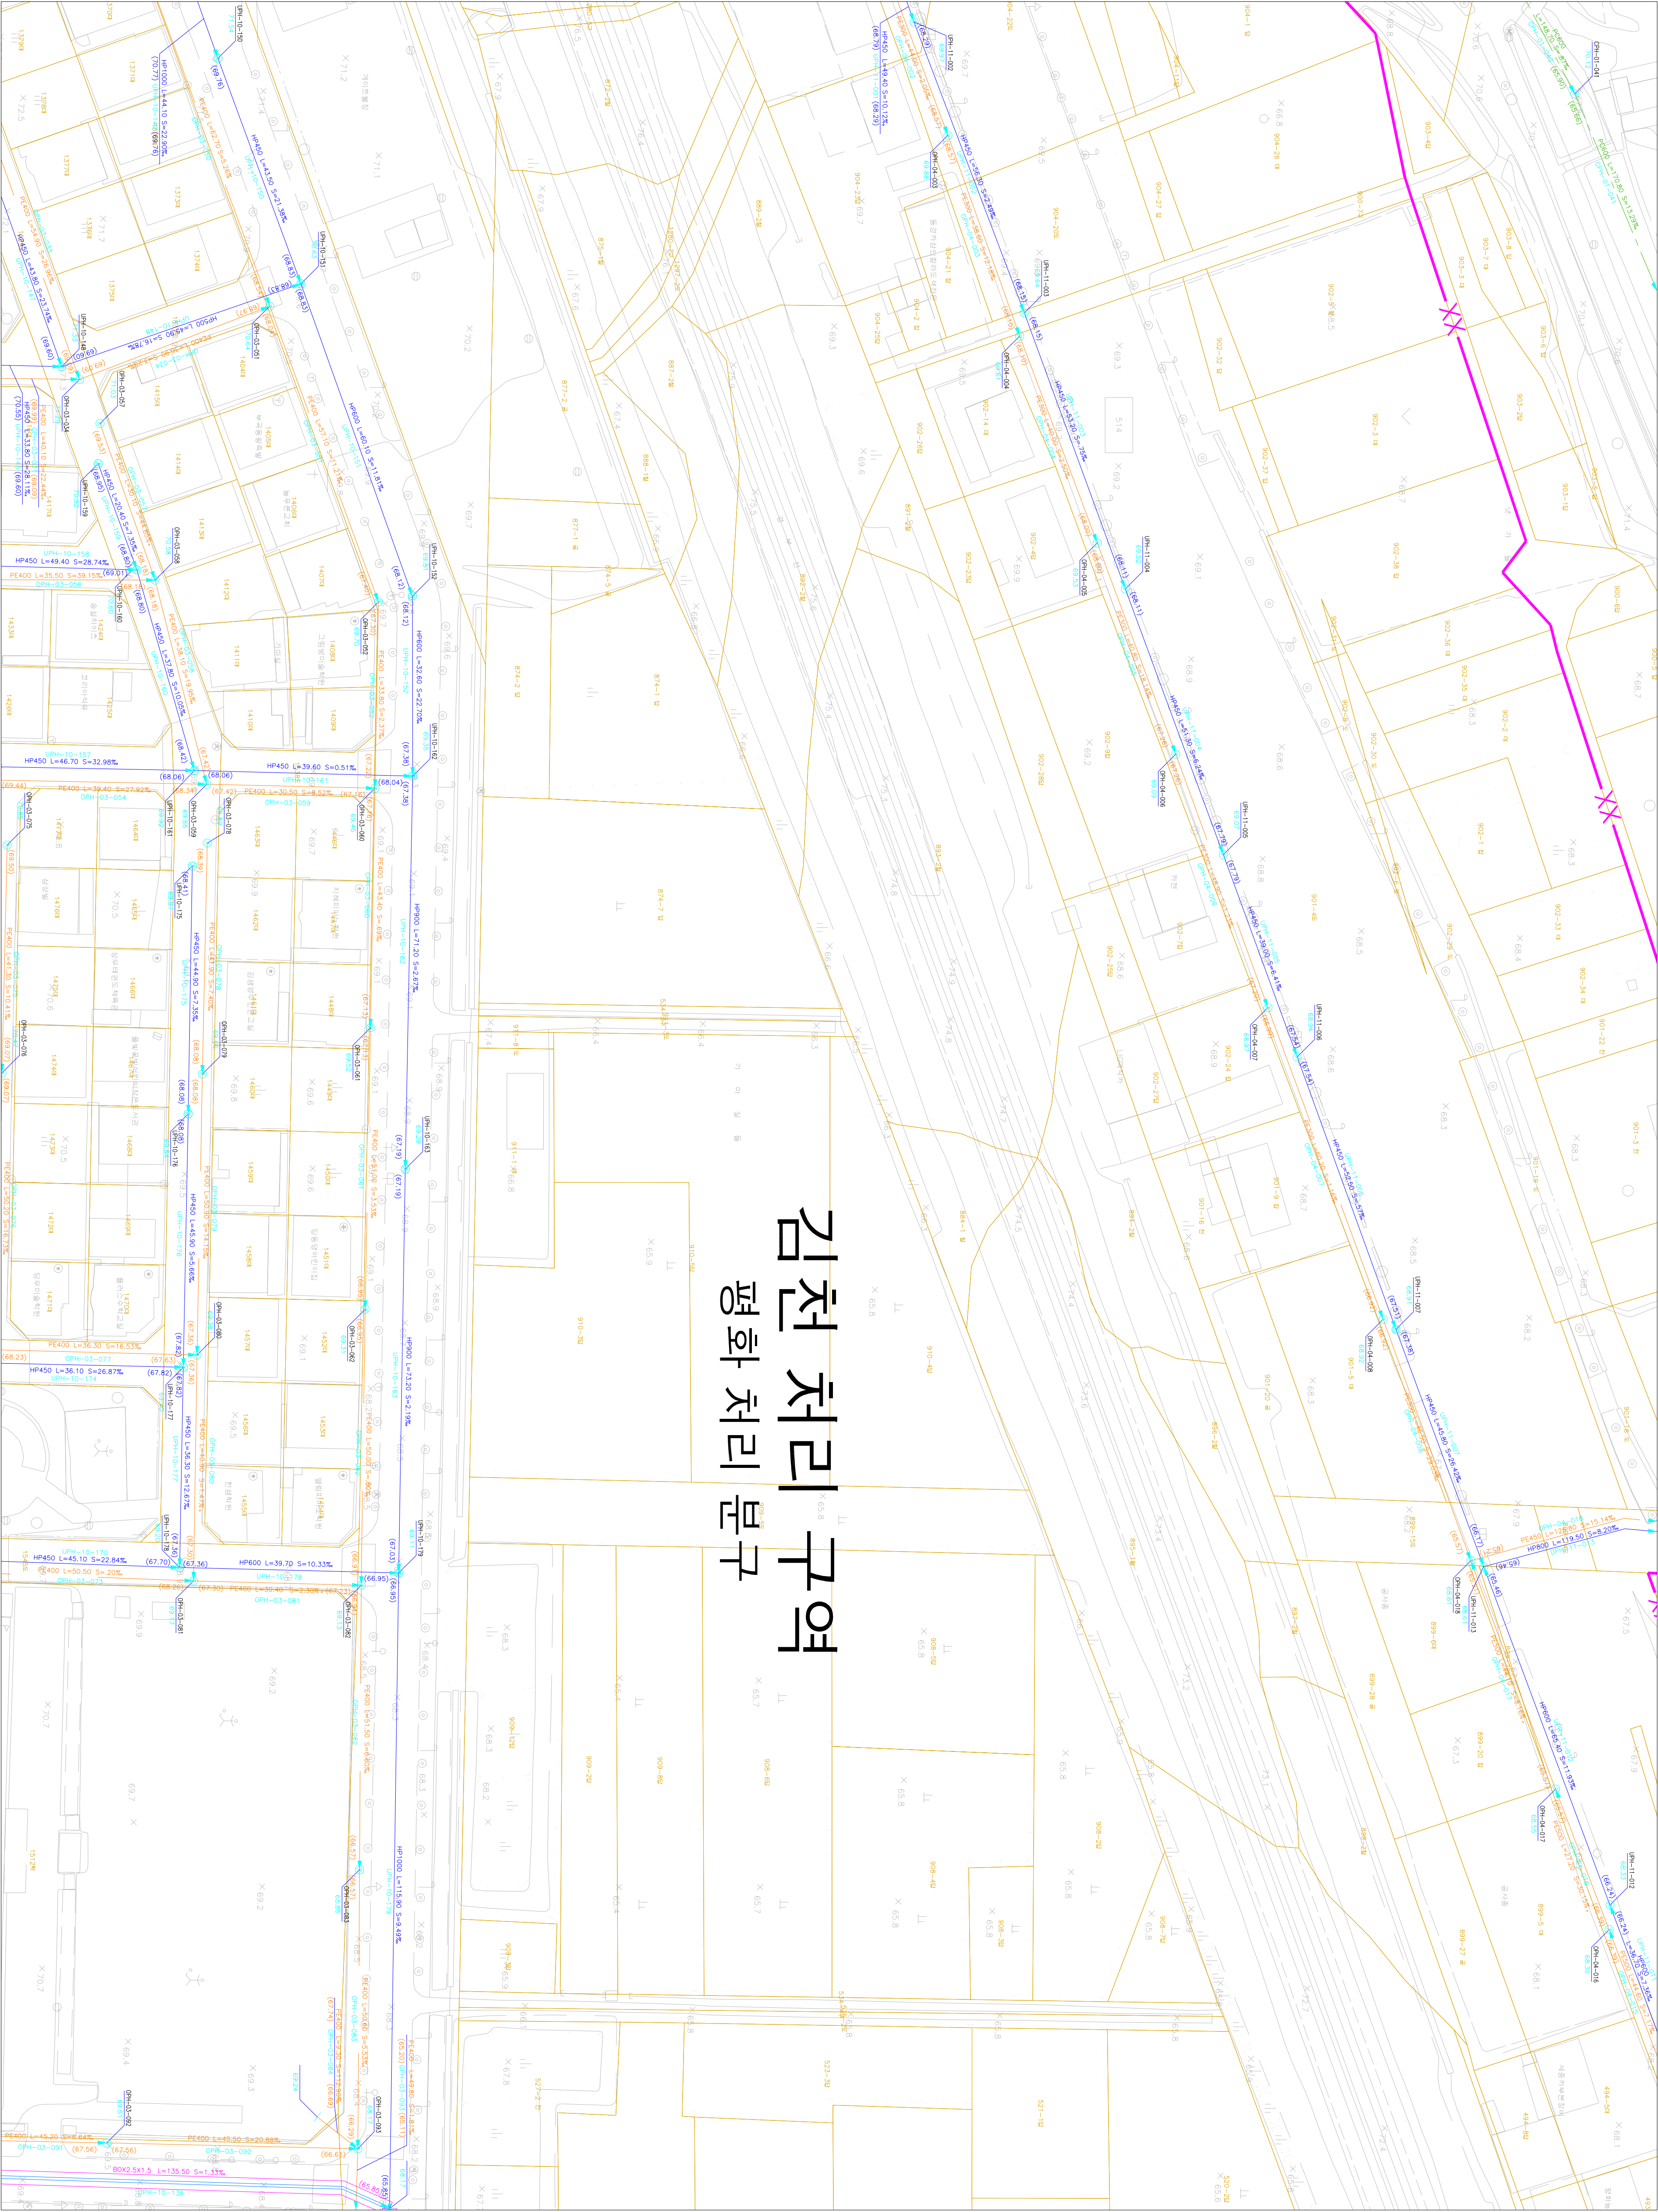

SCALE:1:500

발행처: 김천시

발행일: 2015. . .

편집 및 제도:

(주) 건설이앤씨, (주) 강동