




1 : 500

하수도장평면도

소규모 하수도 장평 소규모 하수도

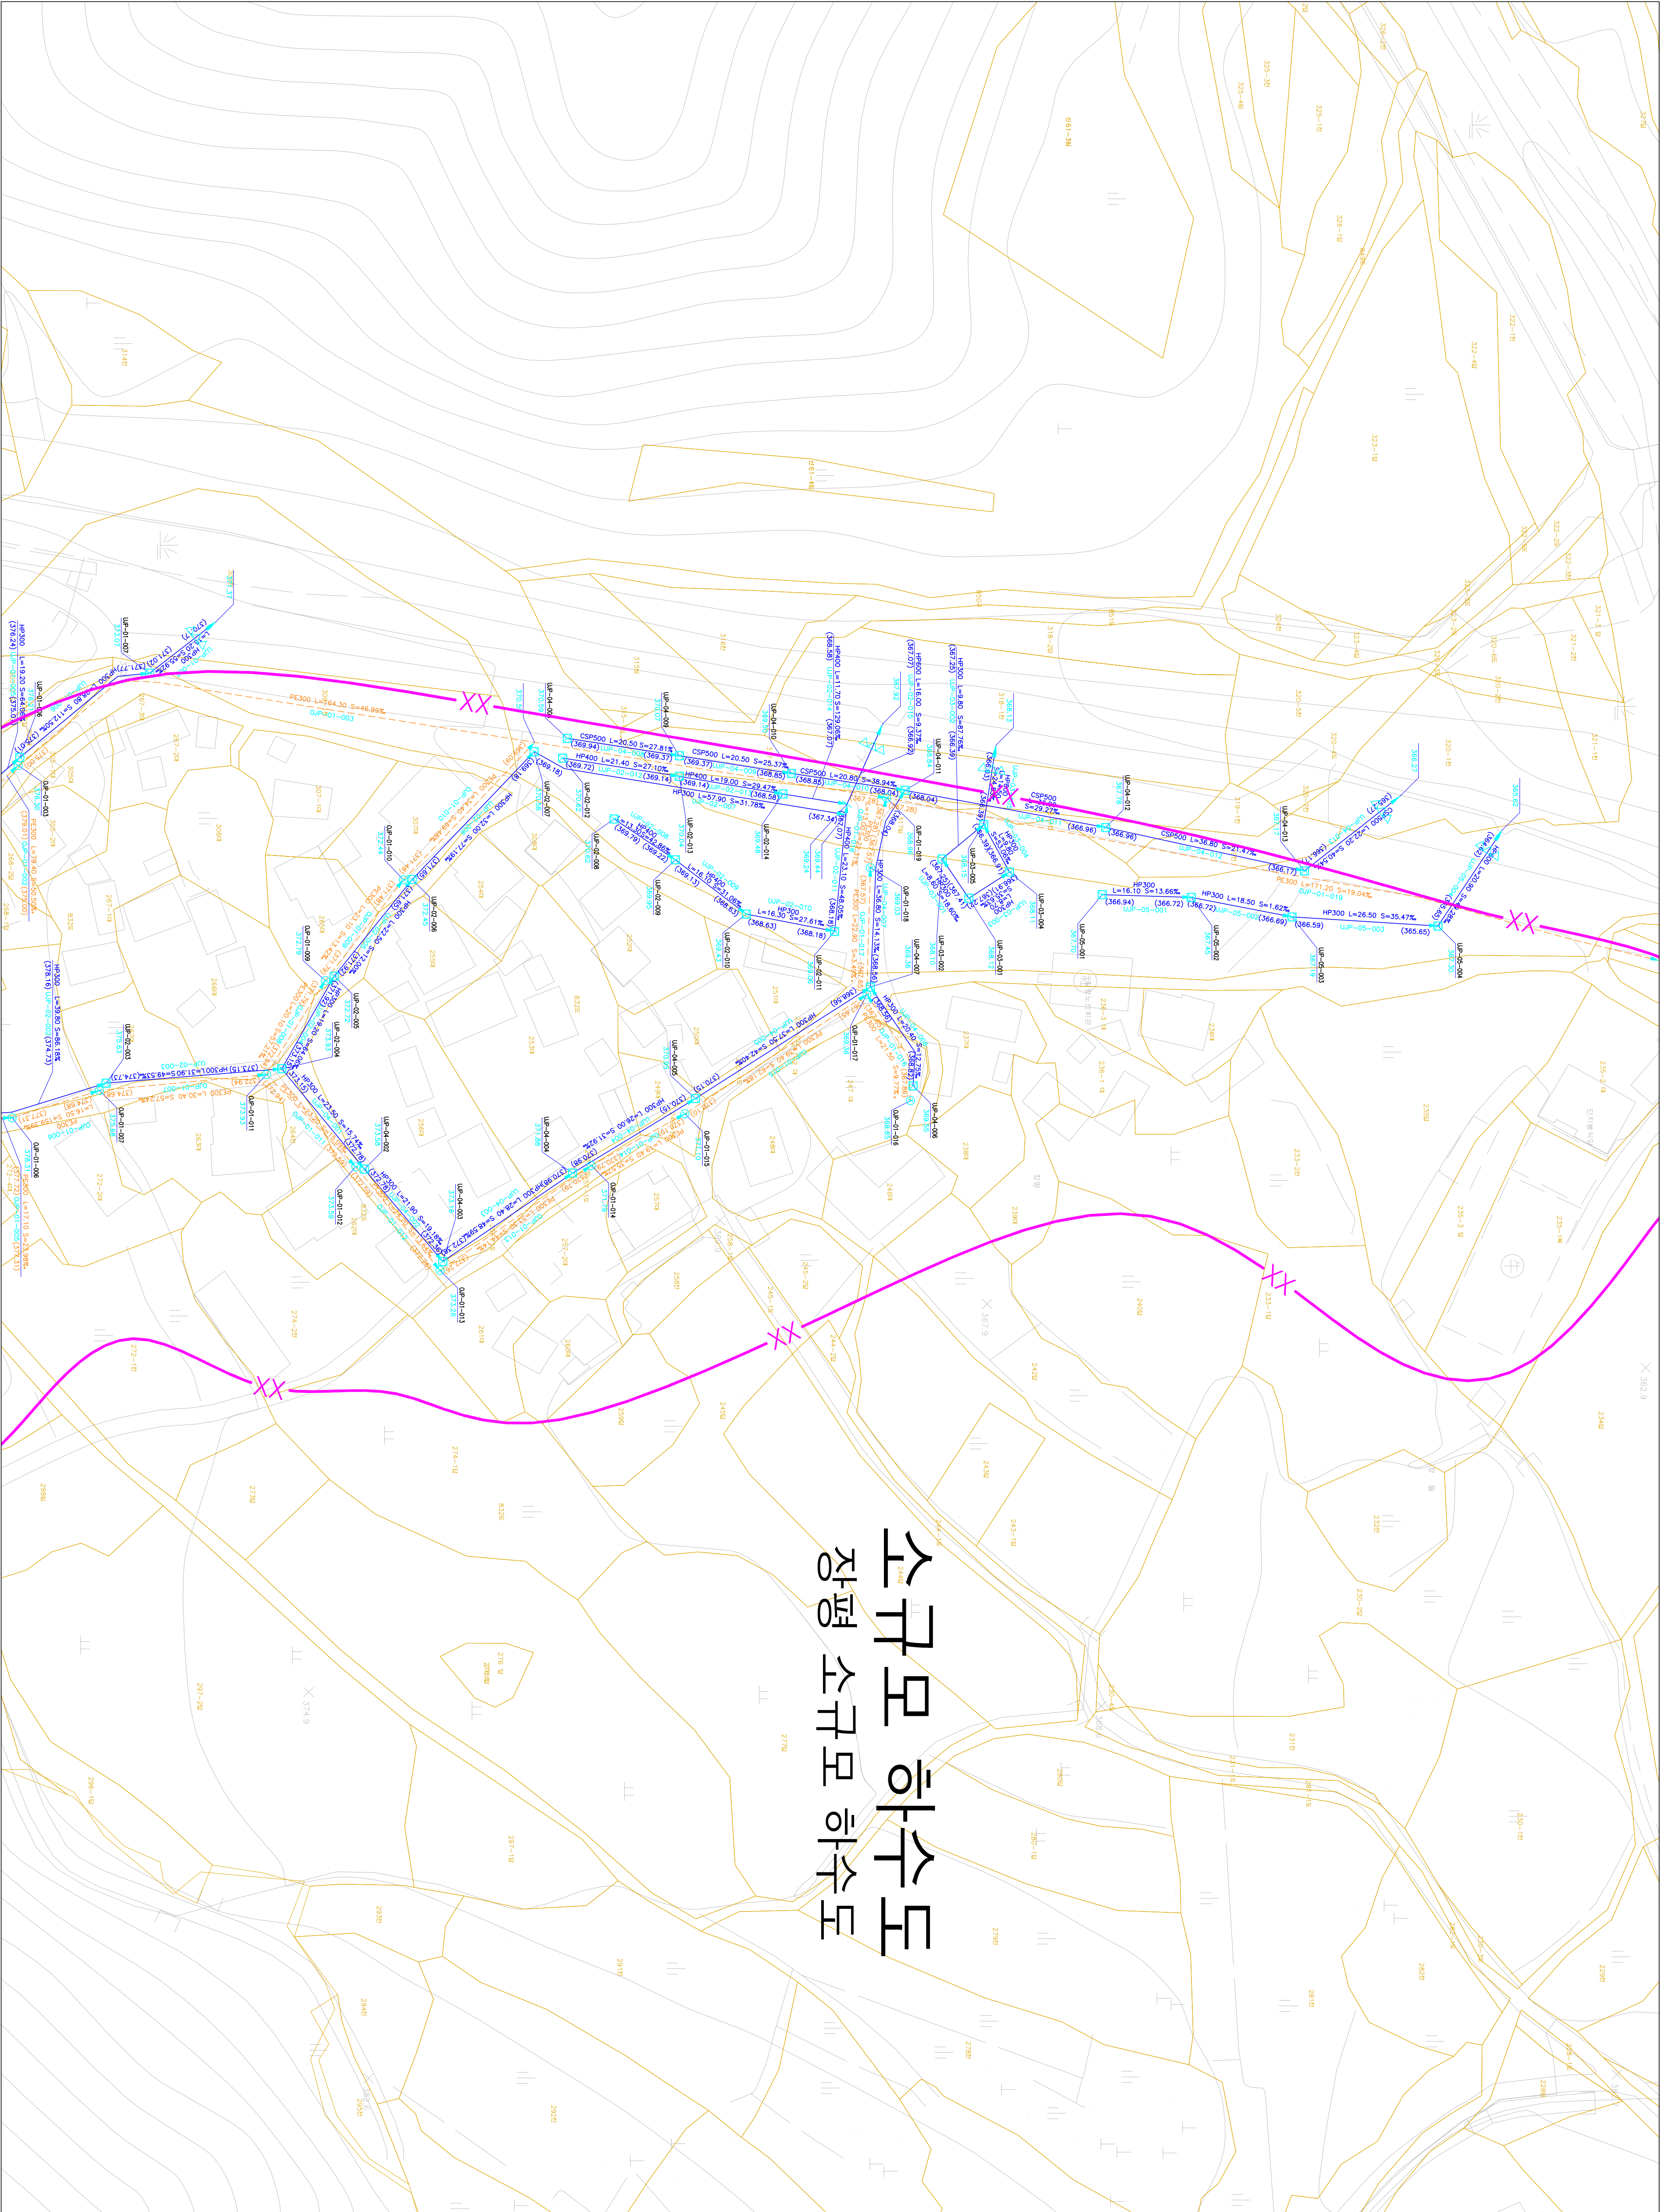

도	영	번	호
365-21	375-01		
	375-06		

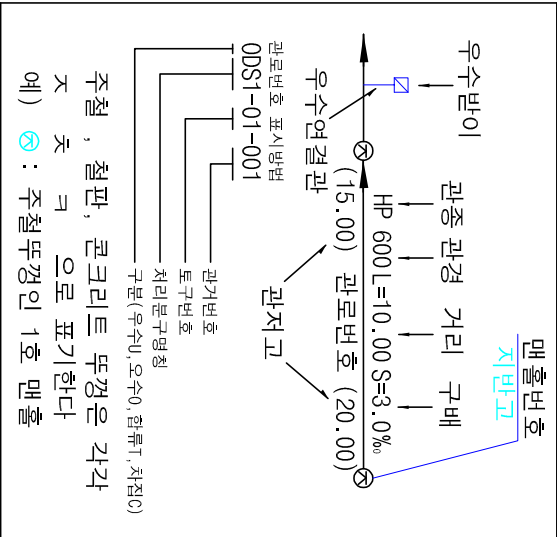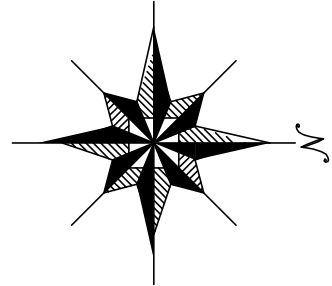

기	호	종	별
—	—	정	구역 경계
—	—	배	수 구역 경계
—	—	배	수 분구 경계
—	—	XXX	처리 구역 경계
—	—	XX	처리 분구 경계
—	—	합	류 관 거
—	—	우	수 관 거
—	—	차	집 관 거
—	—	오	수 물받이 및 연결관
—	—	U	형 출구 (복개, 미복개)
—	—	응	벽 개 거
—	—	자	축 개 거
—	—	전	수 정
—	—	그	레 이팅
—	—	1	호 맨홀
—	—	2	호 맨홀
—	—	3	호 맨홀
—	—	4	호 맨홀
—	—	5	호 맨홀
—	—	특	1호 맨홀
—	—	특	2호 맨홀
—	—	특	3호 맨홀
—	—	특	4호 맨홀
—	—	특	5호 맨홀
—	—	구	거 용 맨홀
—	—	우	수 토 실
—	—	부	관 부 착 맨홀
—	—	역	사 이 편
—	—	중	계 펌프장
—	—	오	수 처리장
—	—	하	수 처리장

SCALE: 1:500

0 5 10 20 30 40

발행처: 김천시

발행일: 2015. . .

(주) 건설이앤씨, (주) 강동