
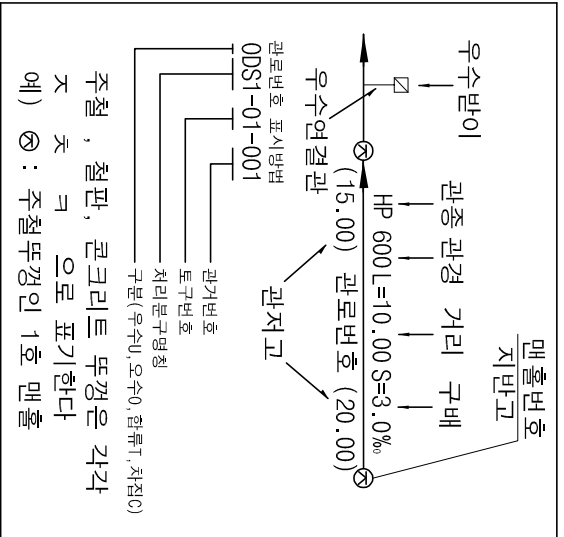


1 : 500

하수도장평면도

도면번호


134-06	134-07	134-08
134-11	134-12	134-13
134-16	134-17	134-18

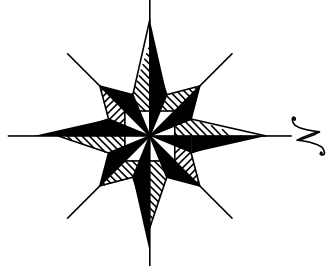

모암 처리 분구

김천 처리 구역

지좌 처리 분구

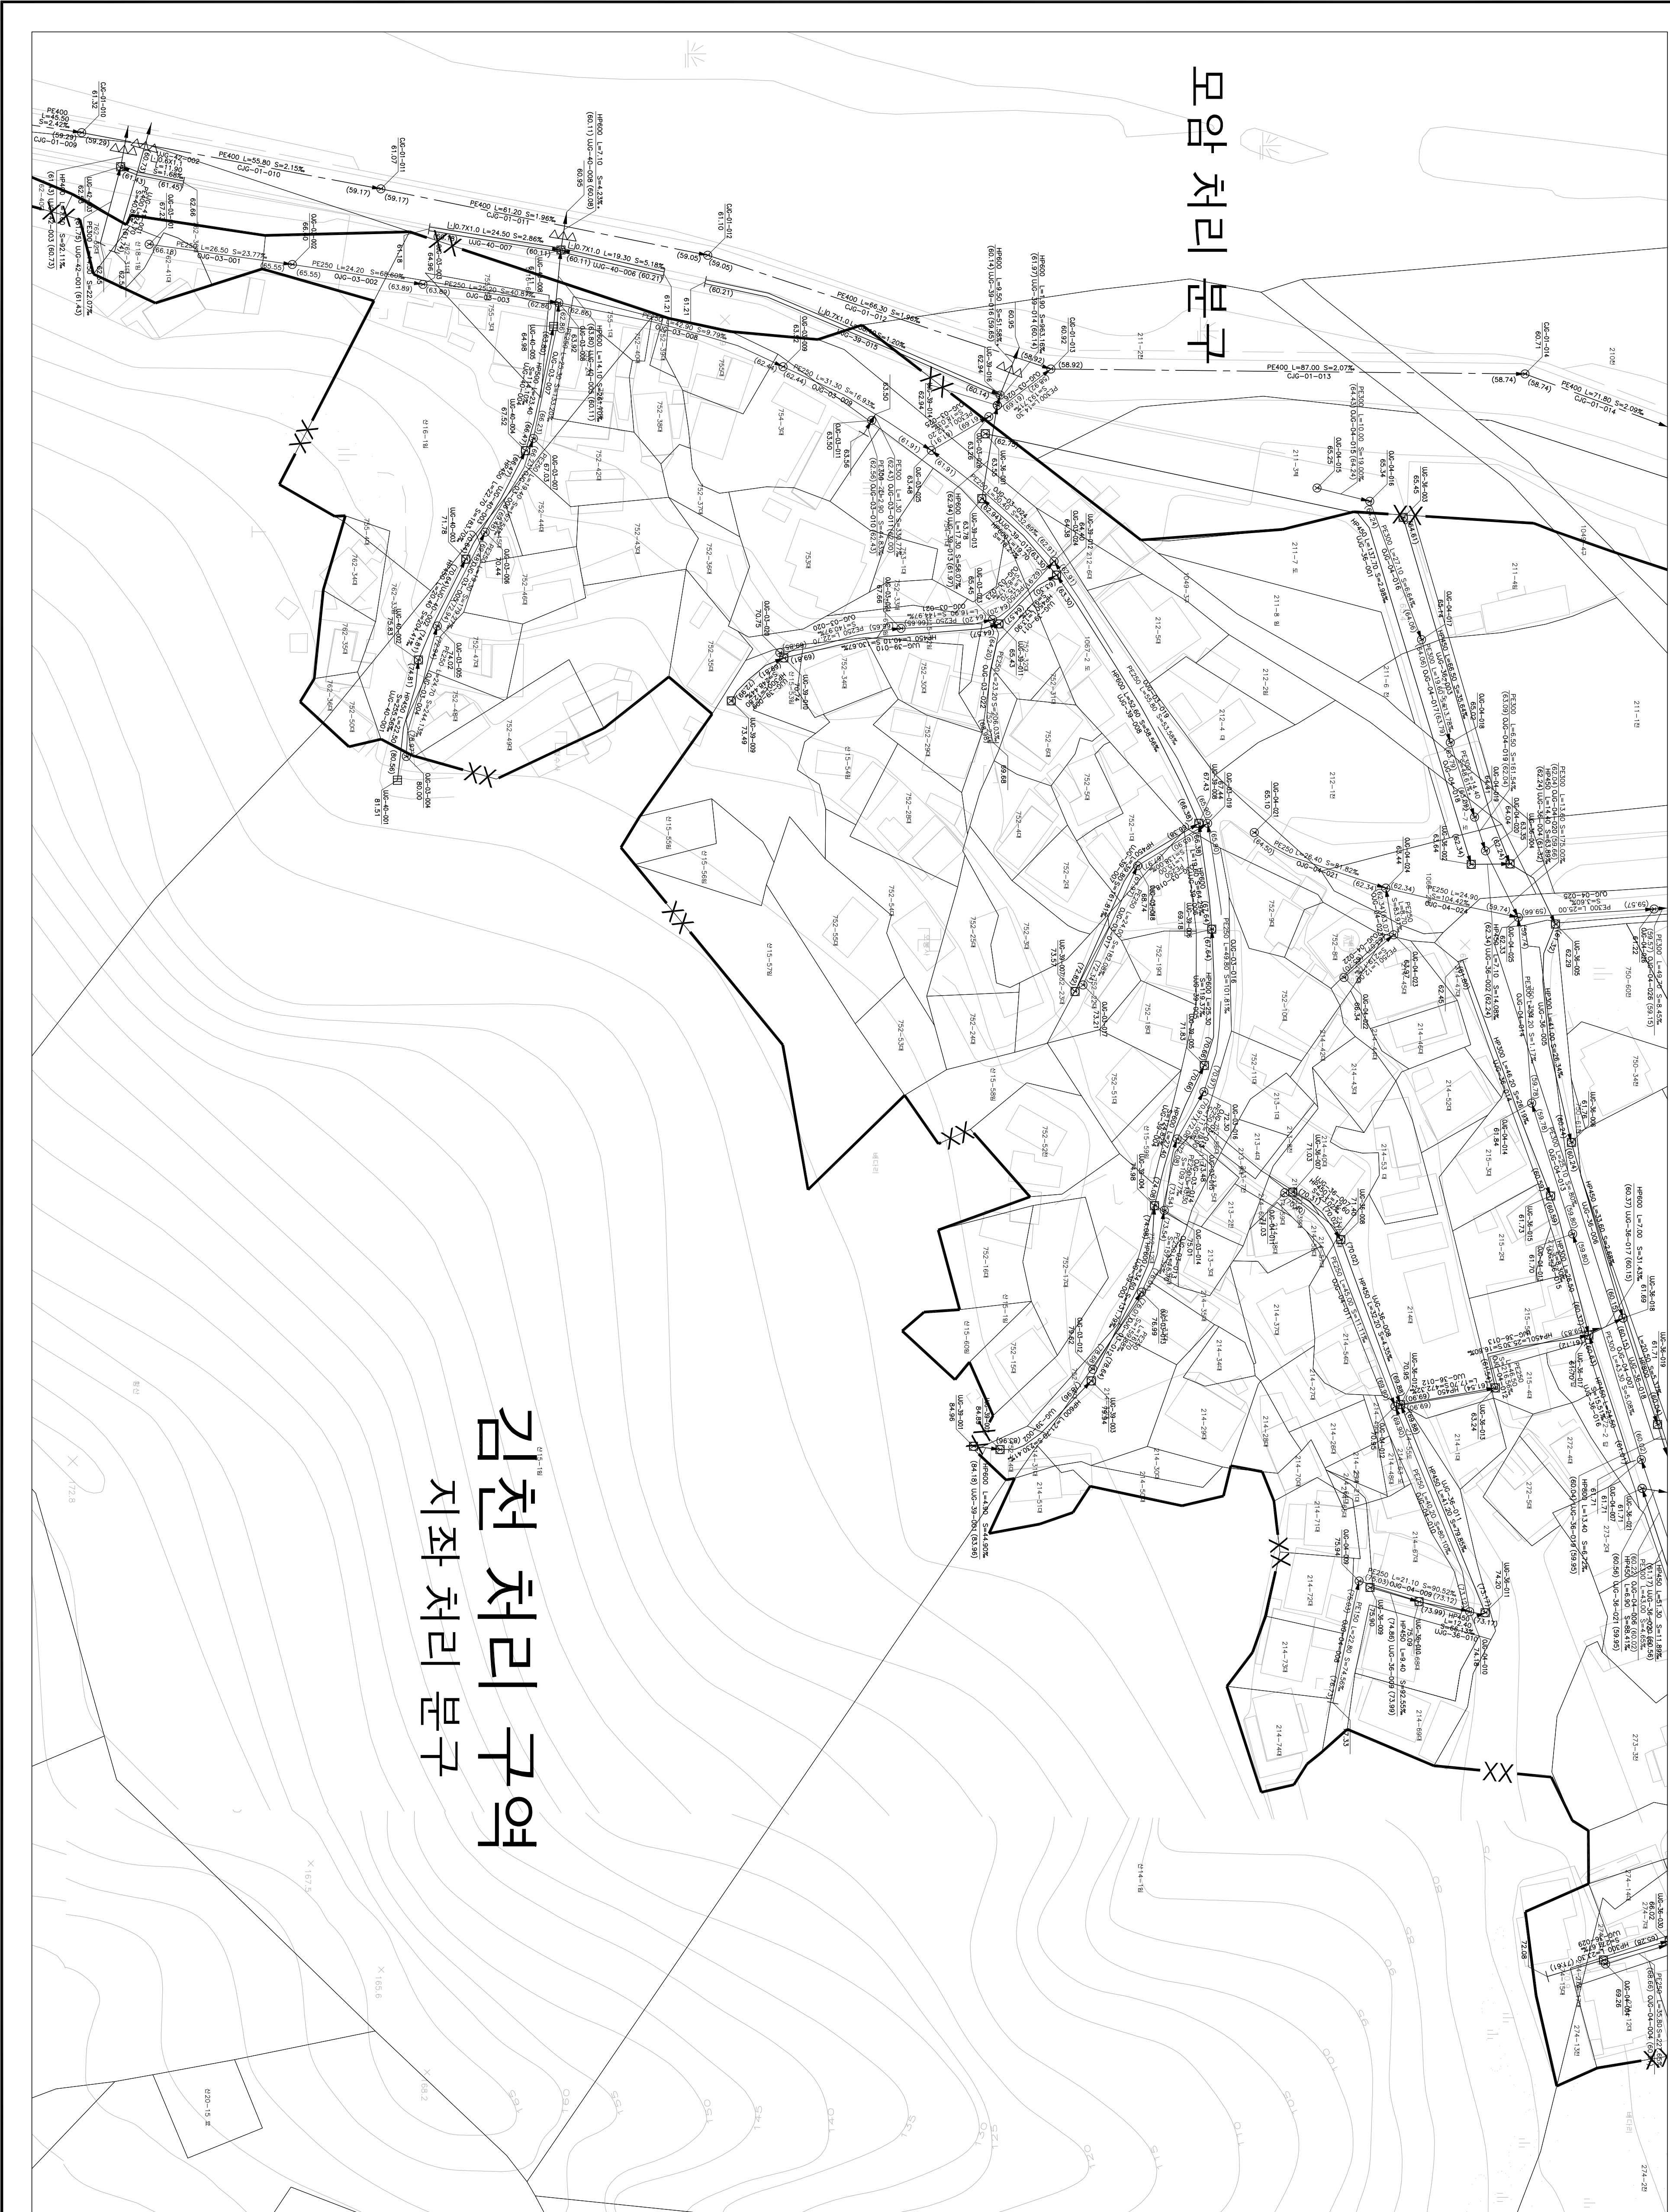

SCALE=1:500

0 5 10 20 30 40

발행처: 김천시

발행일: 2015. . .

편집 및 제도:

(주) 진성이앤씨, (주) 강동