

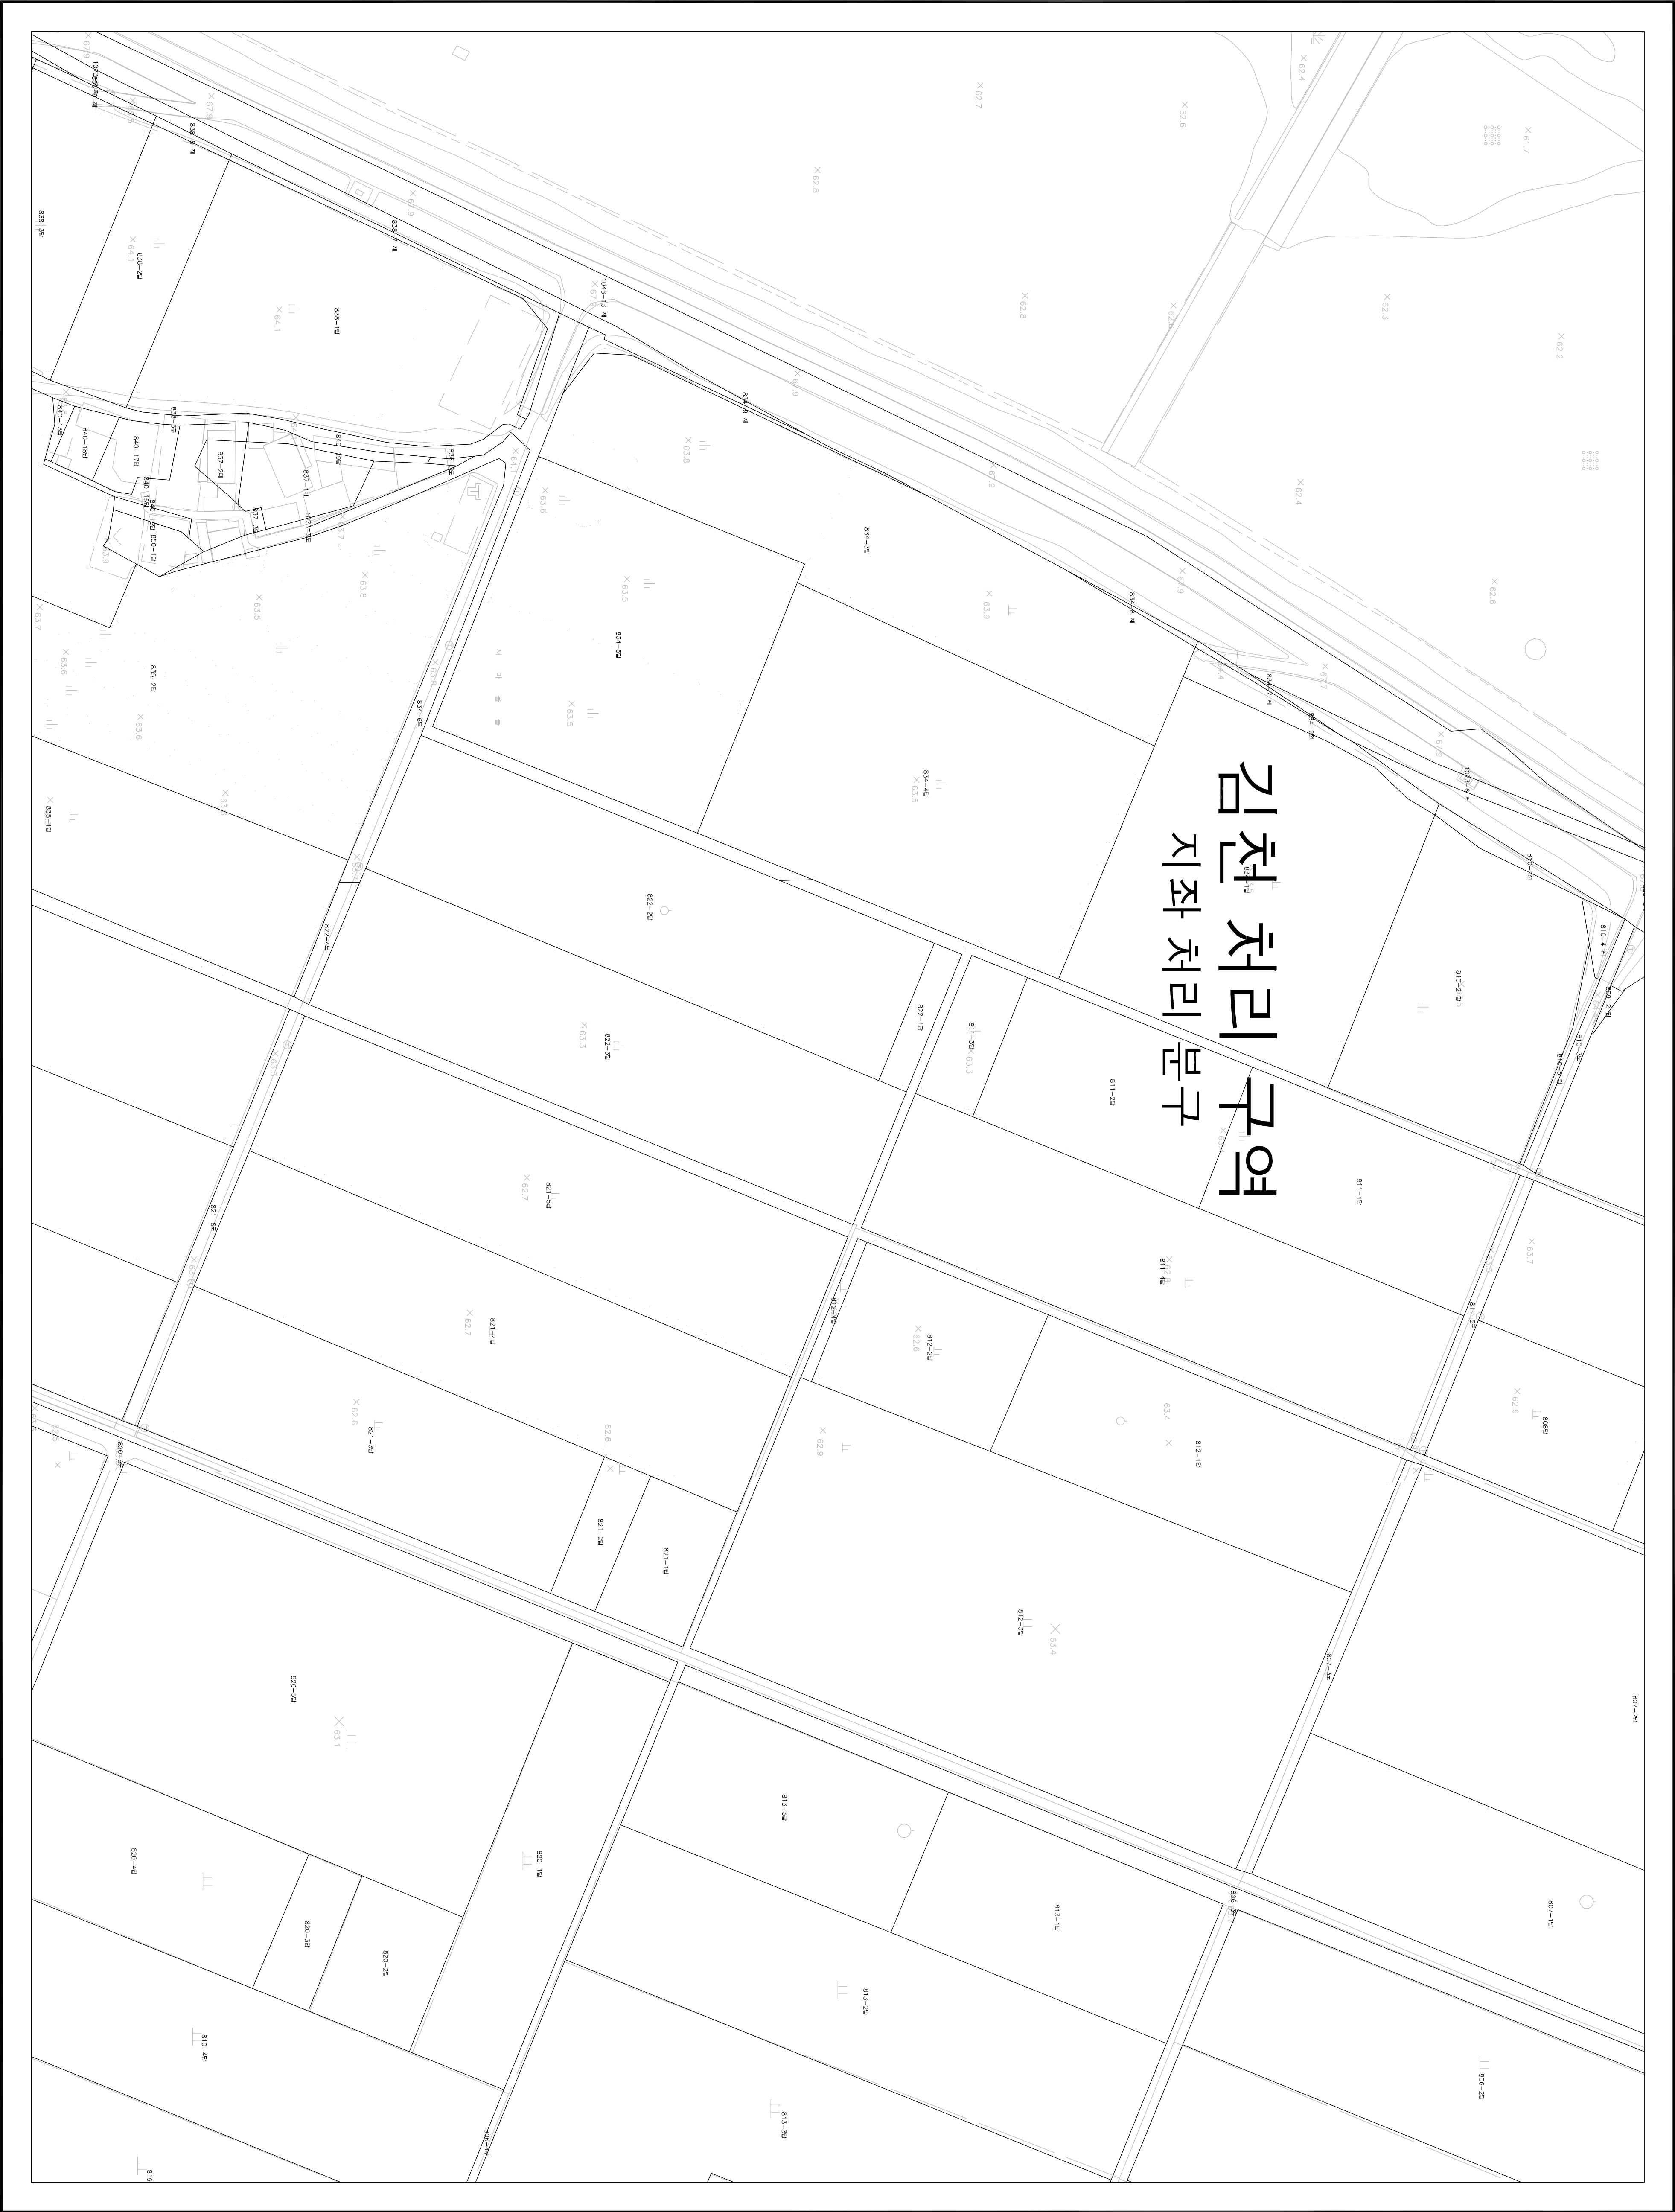


1 : 500

하수도대장평면도

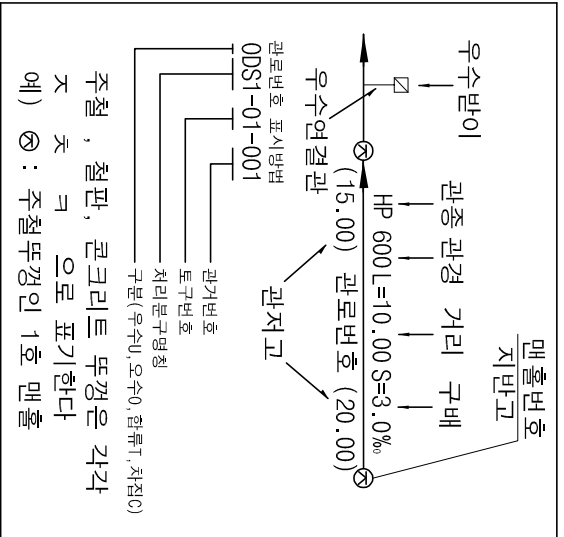

도	읍	번	호
133-25	134-21	134-22	
149-05	150-01	150-02	
149-10	150-06	150-07	

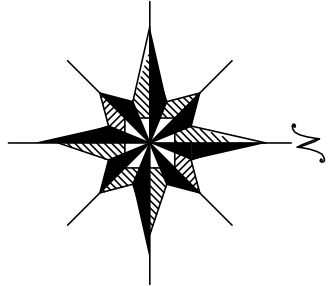

기	호	종	별
—	—	행정 구역 경계	
—	—	배수 구역 경계	
—	—	배수 분구 경계	
—	—	처리 구역 경계	
—	—	처리 분구 경계	
—	—	합류 관거	
—	—	우수 관거	
—	—	오수 관거	
—	—	치 집 관거	
—	—	우수물받이 및 연결관	
—	—	오수물받이 및 연결관	
—	—	U형 출구 (복개, 미복개)	
—	—	옹벽 개거	
—	—	자 연 개거	
—	—	점 수 정	
—	—	그 레 이팅	
—	—	1 호 맨홀	
—	—	(내경 900mm 원형)	
—	—	2 호 맨홀	
—	—	(내경 1200mm 원형)	
—	—	3 호 맨홀	
—	—	(내경 1500mm 원형)	
—	—	4 호 맨홀	
—	—	(내경 1800mm 원형)	
—	—	5 호 맨홀	
—	—	(내경 2100mm 원형)	
—	—	특 1호 맨홀	
—	—	(내경 600mm 원형)	
—	—	특 2호 맨홀	
—	—	(내경 1200mm 원형)	
—	—	특 3호 맨홀	
—	—	(내경 1800mm 원형)	
—	—	특 4호 맨홀	
—	—	(내경 2400mm 원형)	
—	—	특 5호 맨홀	
—	—	(내경 3000mm 원형)	
—	—	구거용 맨홀	
—	—	우수 토실	
—	—	부관부착맨홀	
—	—	역사이편	
—	—	중계 펌프장	
—	—	오수 처리장	
—	—	하수 처리장	

SCALE: 1:500

0 5 10 20 30 40

발행처: 김천시

발행일: 2015. . .

편집 및 제도:

(주) 진성이앤씨, (주) 강동