

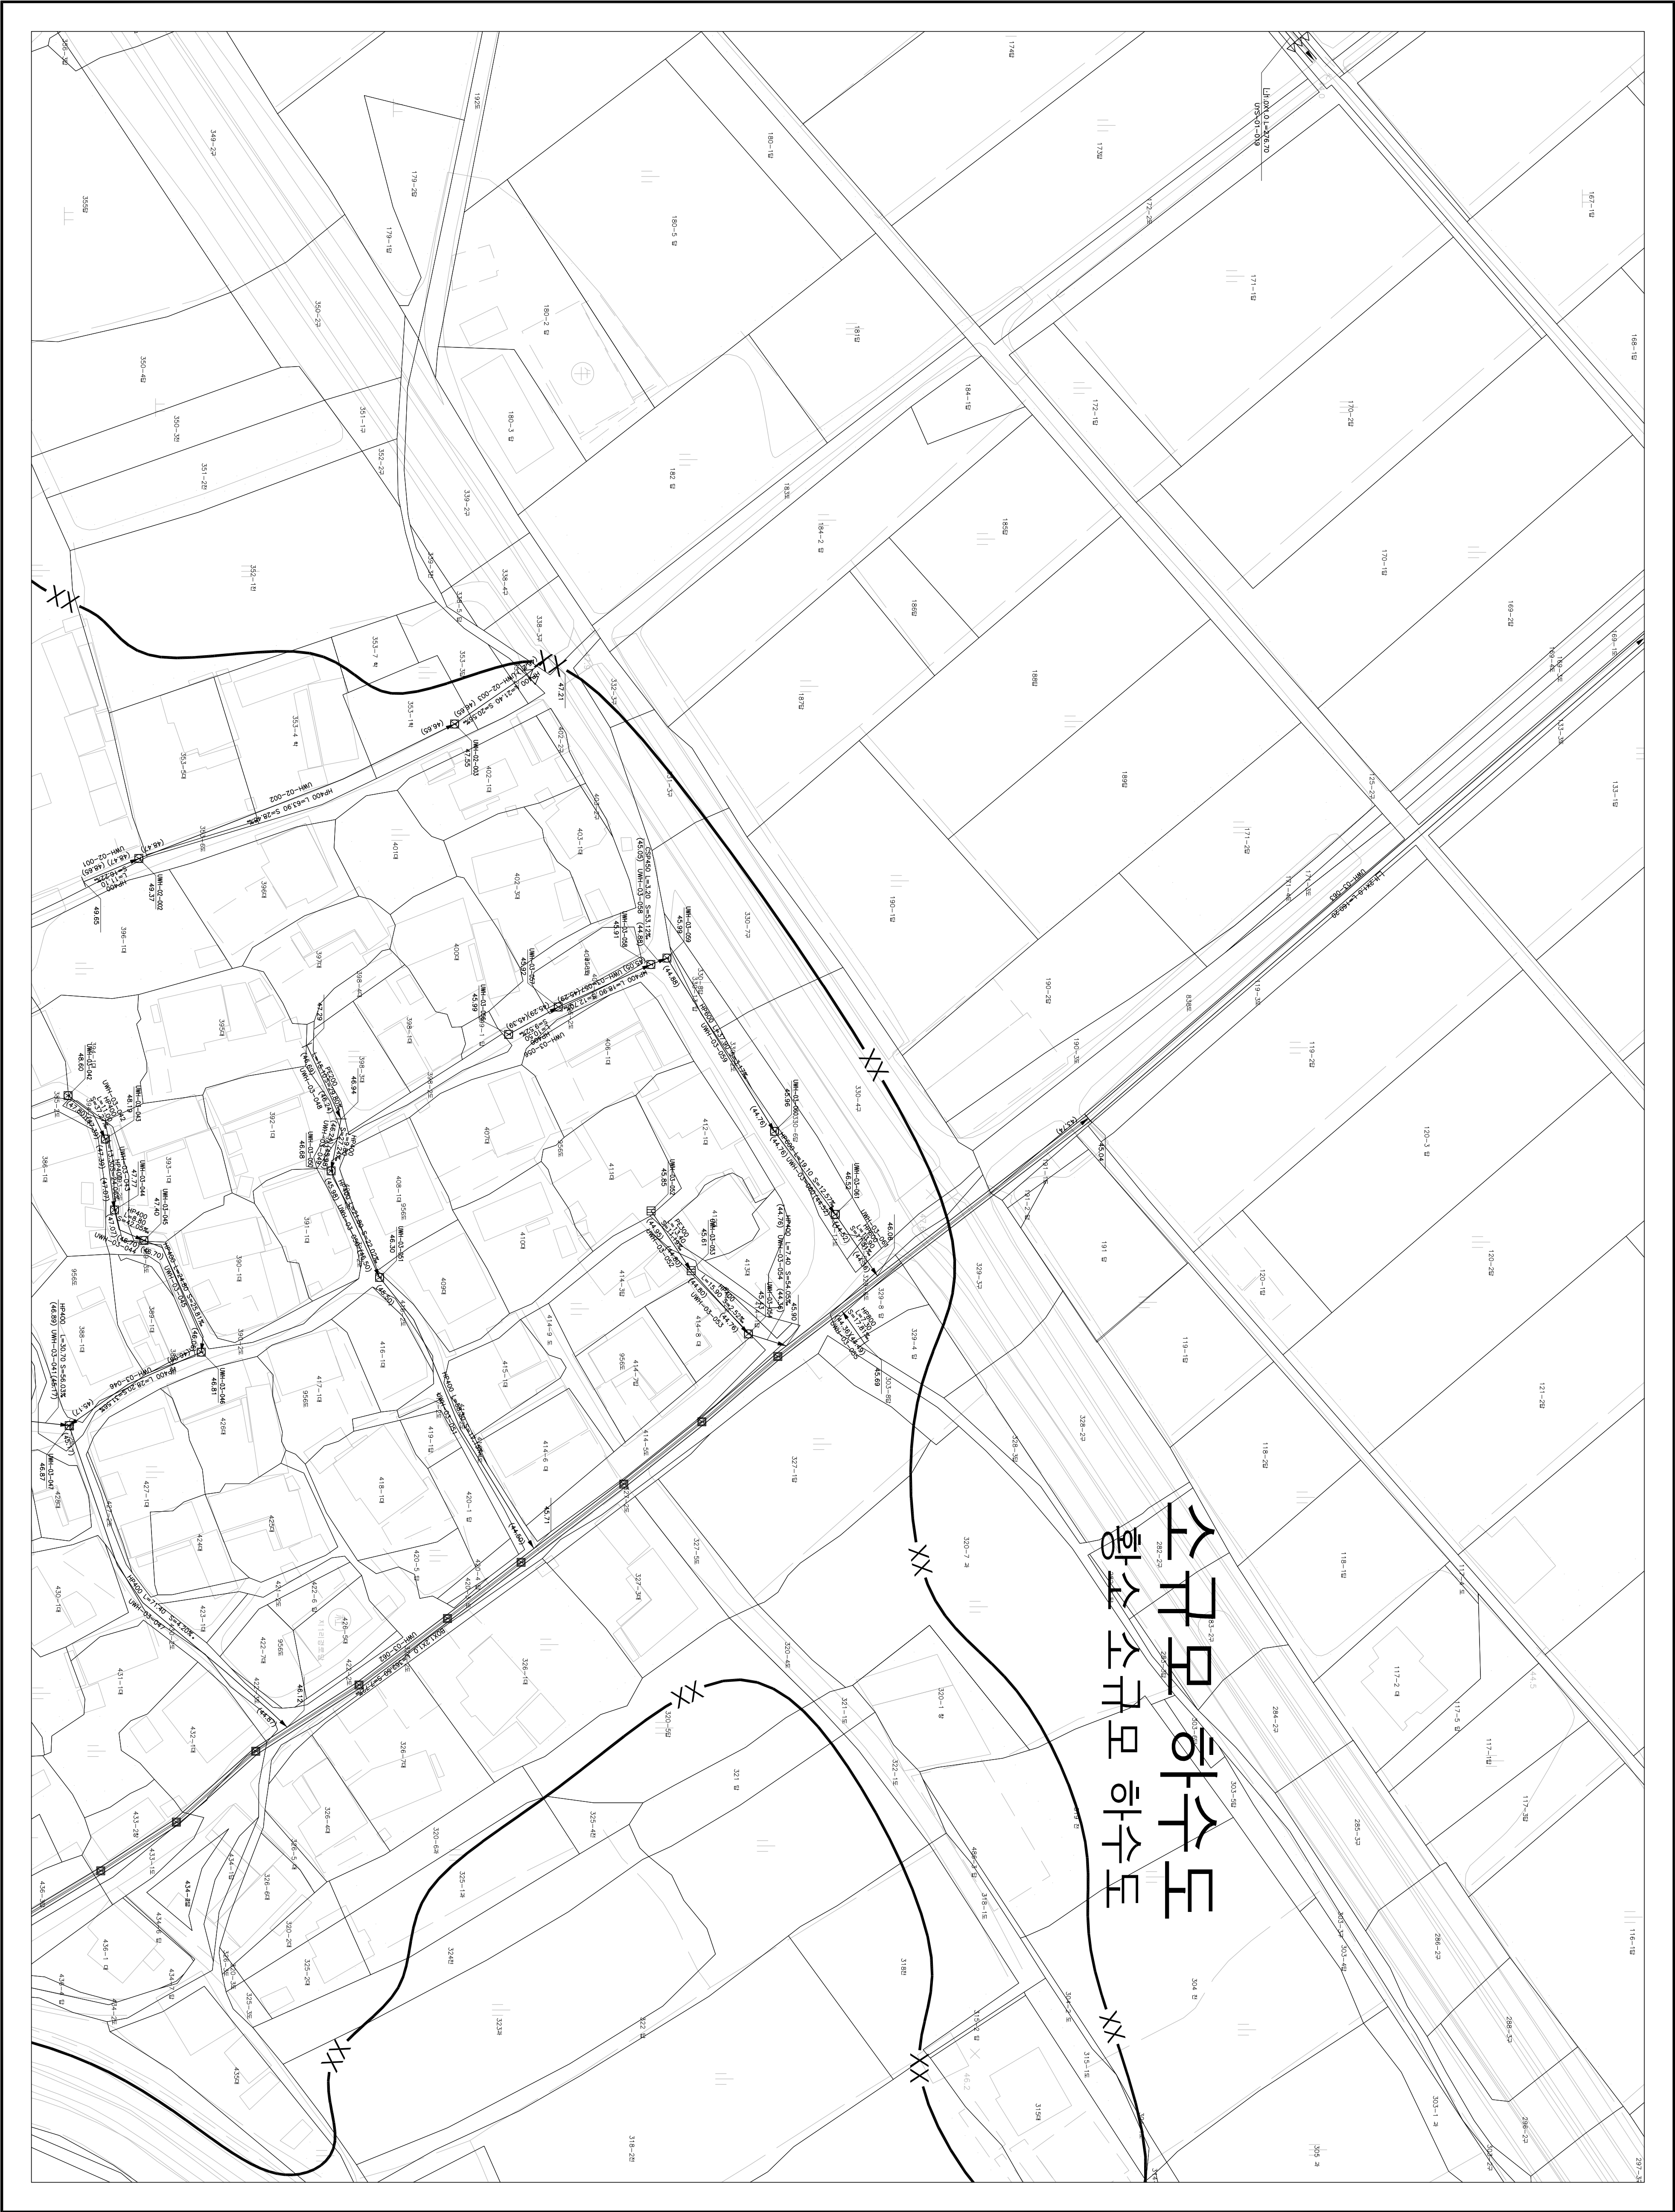


1 : 500

하수도장평면도

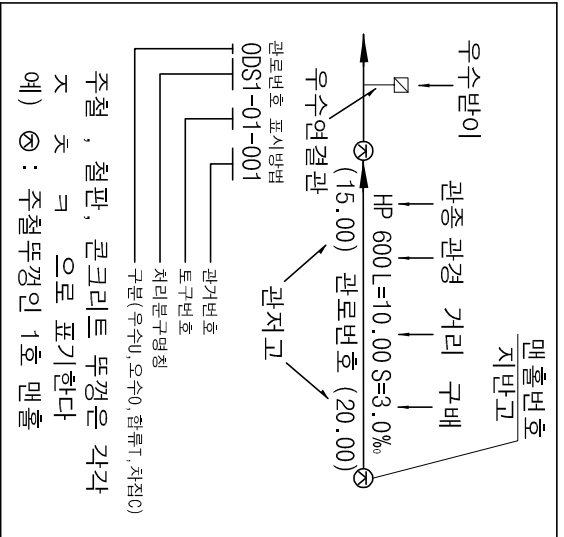

도역번호	
064-14	
064-18	064-19
064-24	064-25

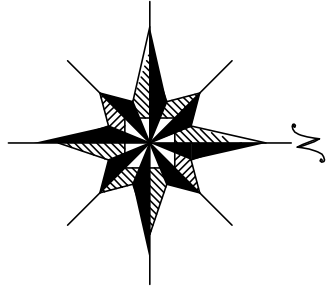

기호	종별
—	행정구역경계
—	배수구역경계
—	배수분구경계
—	처리분구경계
—	합류관거
—	우수관거
—	오수관거
—	치접관거
—	우수물받이 및 연결관
—	오수물받이 및 연결관
—	U형측구(복개, 미복개)
—	옹벽개거
—	저속개거
—	자연개거
—	점수정
—	그레이팅
—	1호 맨홀
—	(내경 900mm 원형)
—	2호 맨홀
—	(내경 1200mm 원형)
—	3호 맨홀
—	(내경 1500mm 원형)
—	4호 맨홀
—	(내경 1800mm 원형)
—	5호 맨홀
—	(내경 2100mm 원형)
—	특1호 맨홀
—	(내경 600mm 각형)
—	특2호 맨홀
—	(내경 1200mm 각형)
—	특3호 맨홀
—	(내경 1400mm 각형)
—	특4호 맨홀
—	(내경 1600mm 각형)
—	특5호 맨홀
—	(내경 1800mm 각형)
—	구거용 맨홀
—	우수토실
—	부관부착맨홀
—	역사이편
—	토
—	중계펌프장
—	오수처리장
—	하수처리장

SCALE: 1:500

발행처: 김천시

발행일: 2015. . .

편집 및 제도:

(주) 진성이앤씨, (주) 강동