

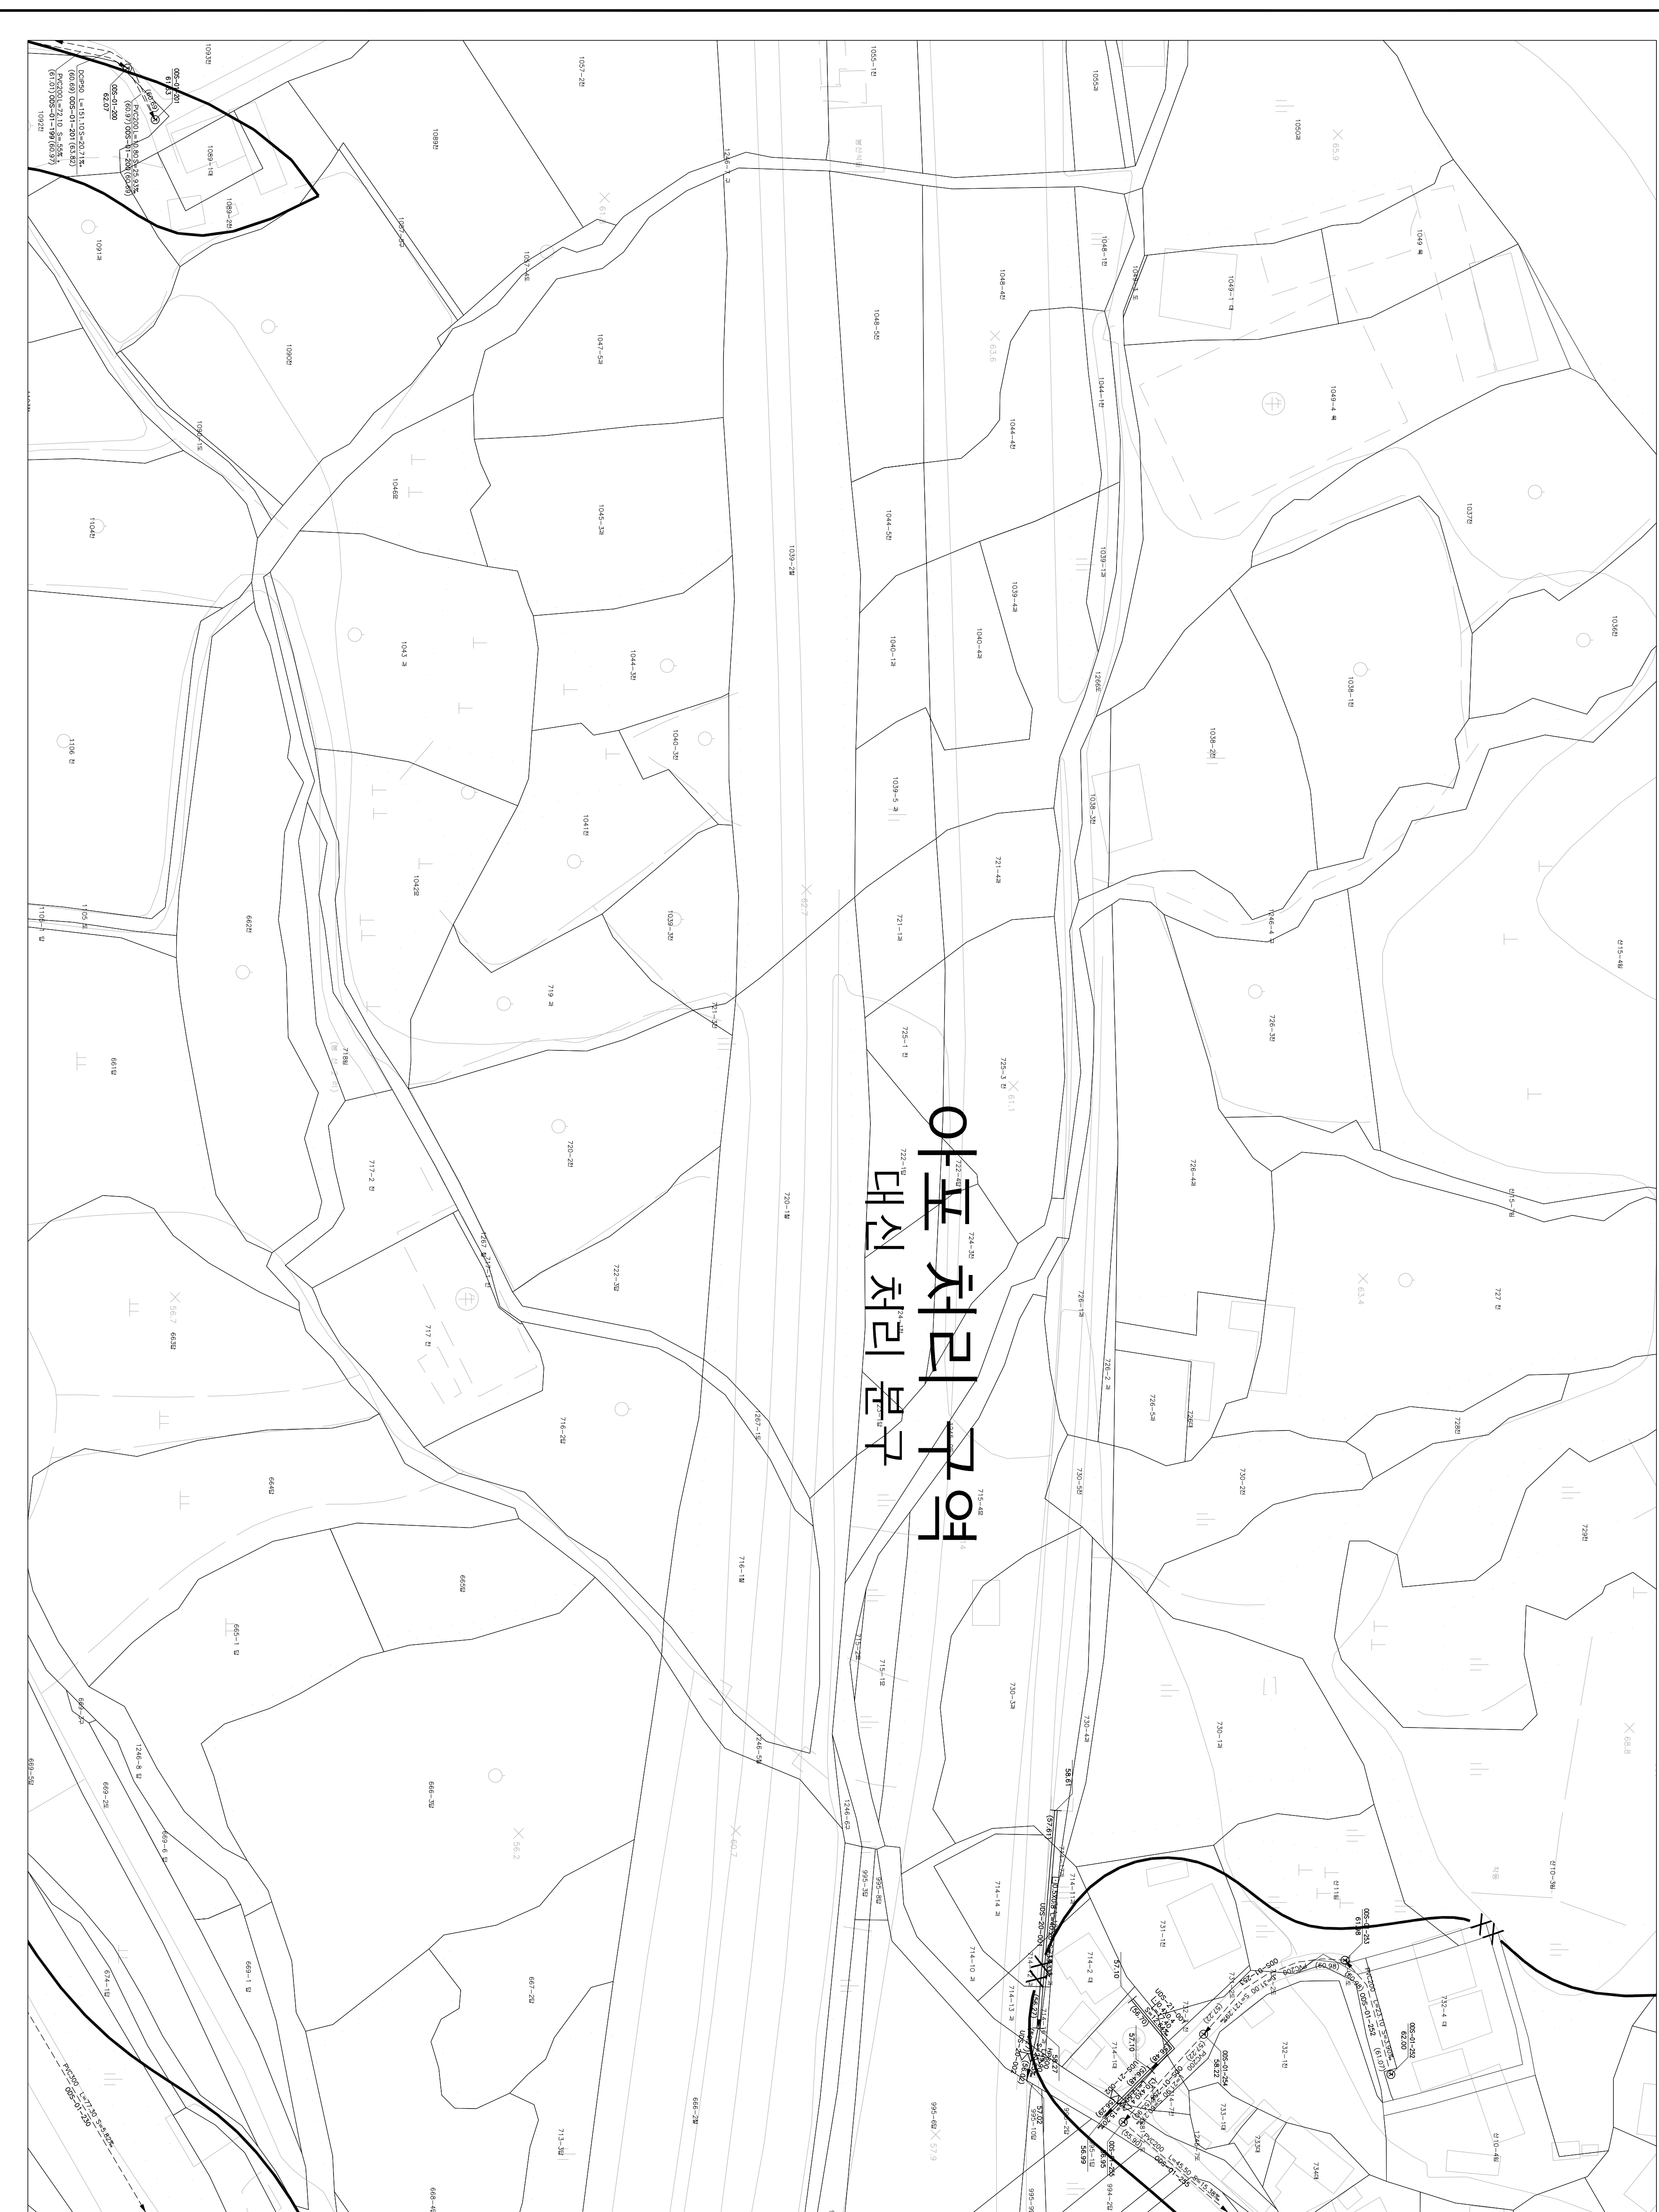


1 : 500

하수도대장평면도

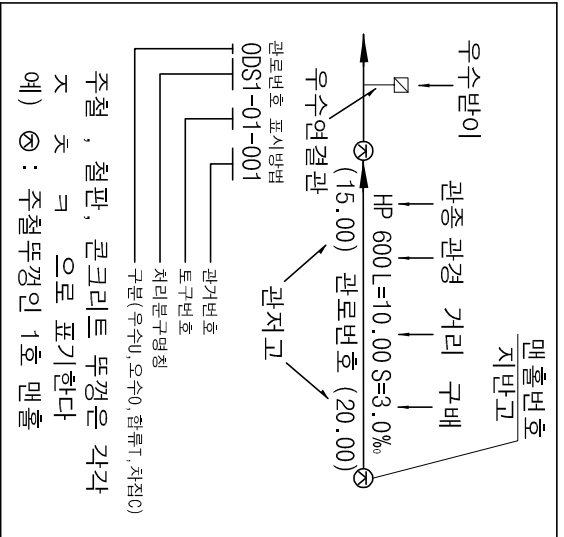

도	영	번	호
106-05	107-01	107-02	
	092-21	092-22	

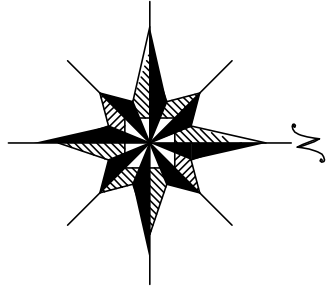

기	호	종	별
—	—	정	정 구역 경계
—	—	배	수 구역 경계
—	—	배	수 분구 경계
—	—	XXX	처리 구역 경계
—	—	XX	처리 분구 경계
—	—	합	류 관 거
—	—	우	수 관 거
—	—	오	수 관 거
—	—	치	집 관 거
—	—	우	수물받이 및 연결관
—	—	오	수물받이 및 연결관
—	—	U	형측구 (복개, 미복개)
—	—	공	벽 개 거
—	—	자	연 개 거
—	—	전	수 정
—	—	그	레 이
—	—	1	호 맨
—	—	2	호 맨
—	—	3	호 맨
—	—	4	호 맨
—	—	5	호 맨
—	—	특	1호 맨
—	—	특	2호 맨
—	—	특	3호 맨
—	—	특	4호 맨
—	—	특	5호 맨
—	—	구	거 용
—	—	우	수 토
—	—	부	관 부
—	—	역	사 이
—	—	중	계
—	—	오	수
—	—	하	수

SCALE:1:500

발행처: 김천시

발행일: 2015. ...

편집 및 제도:

(주) 진성이앤씨, (주) 강동