



시설계획평면도 (구야 소규모 하수도)

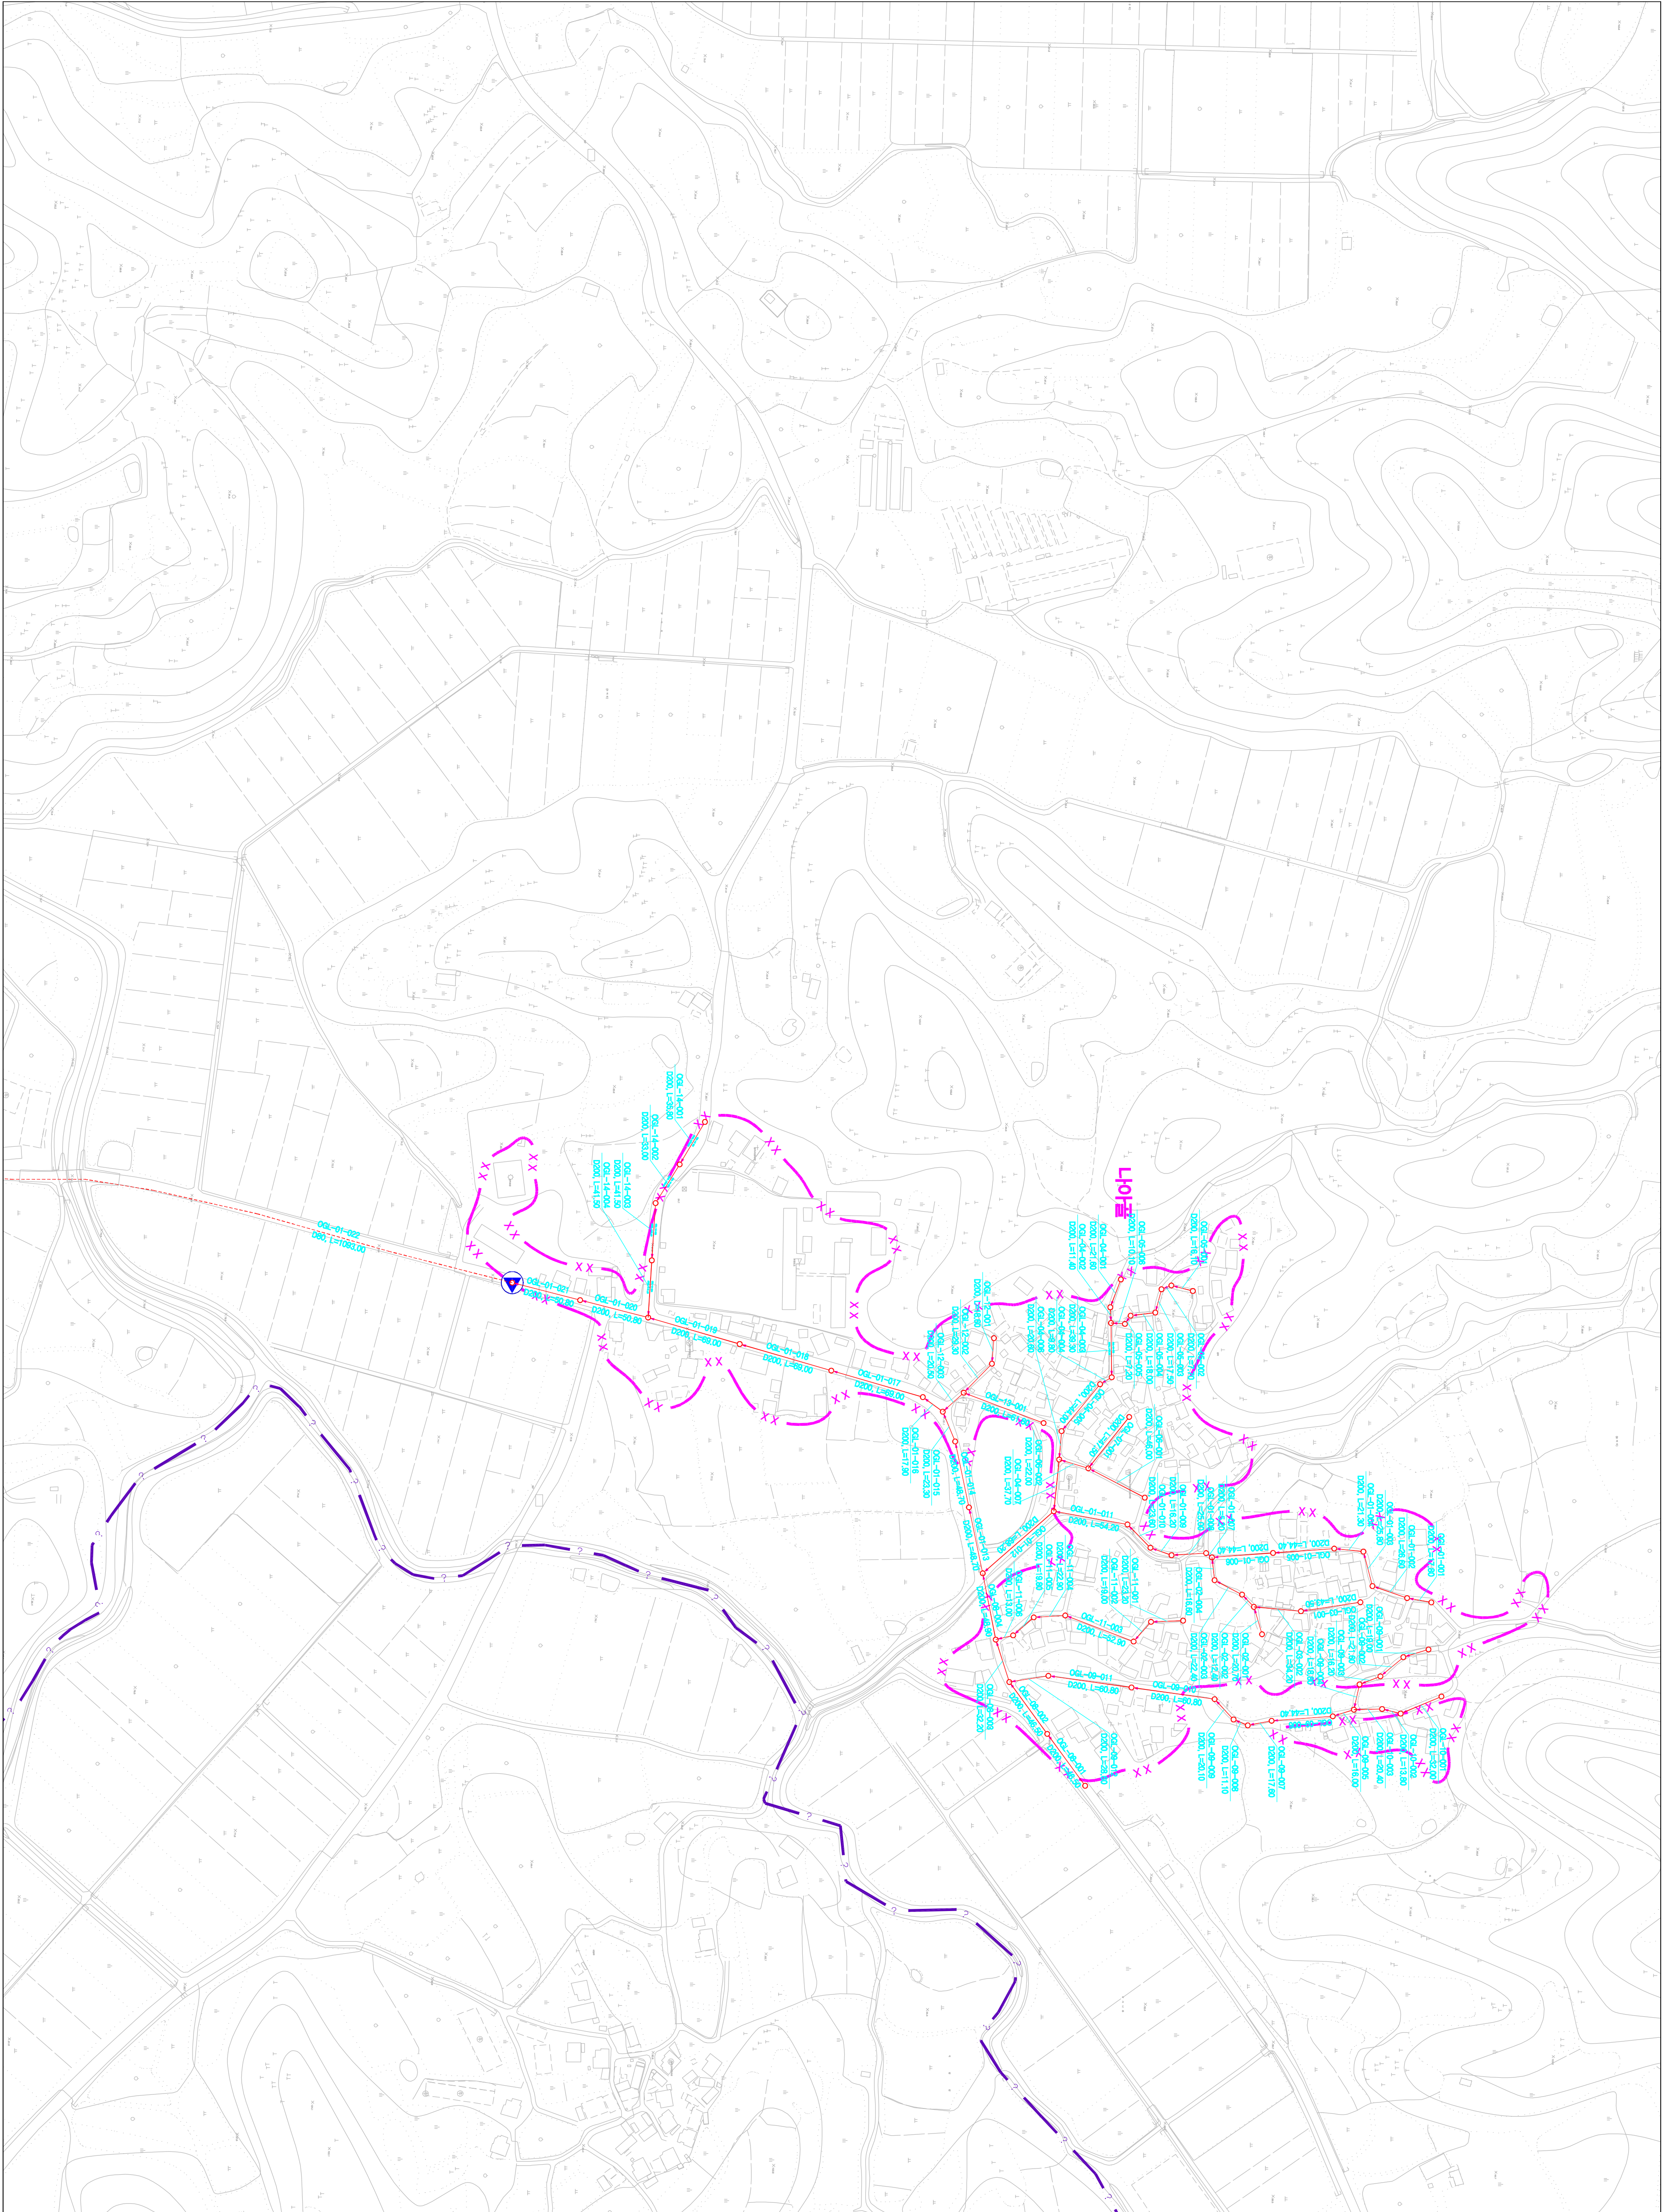

도면번호	
검문관-03	
검문관-04	

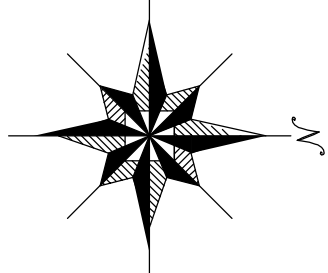

맨홀

관망·변장

맨홀

00S7-01-001

00S7-01-002

00S7-01-003

관망·변장

관망·변장

관망·변장

00S7-01-001

00S7-01-002

00S7-01-003

00S7-01-001

00S7-01-002

00S7-01-003

SCALE=1:2,500

0 20 40 60 80 100 120 140 160 180 200

발행처: 김천시
편집 및 제도: (주) 진성이앤씨, (주) 강동