



1 : 2,500

시설계획평면도 (던돌마 소규모 하수도)

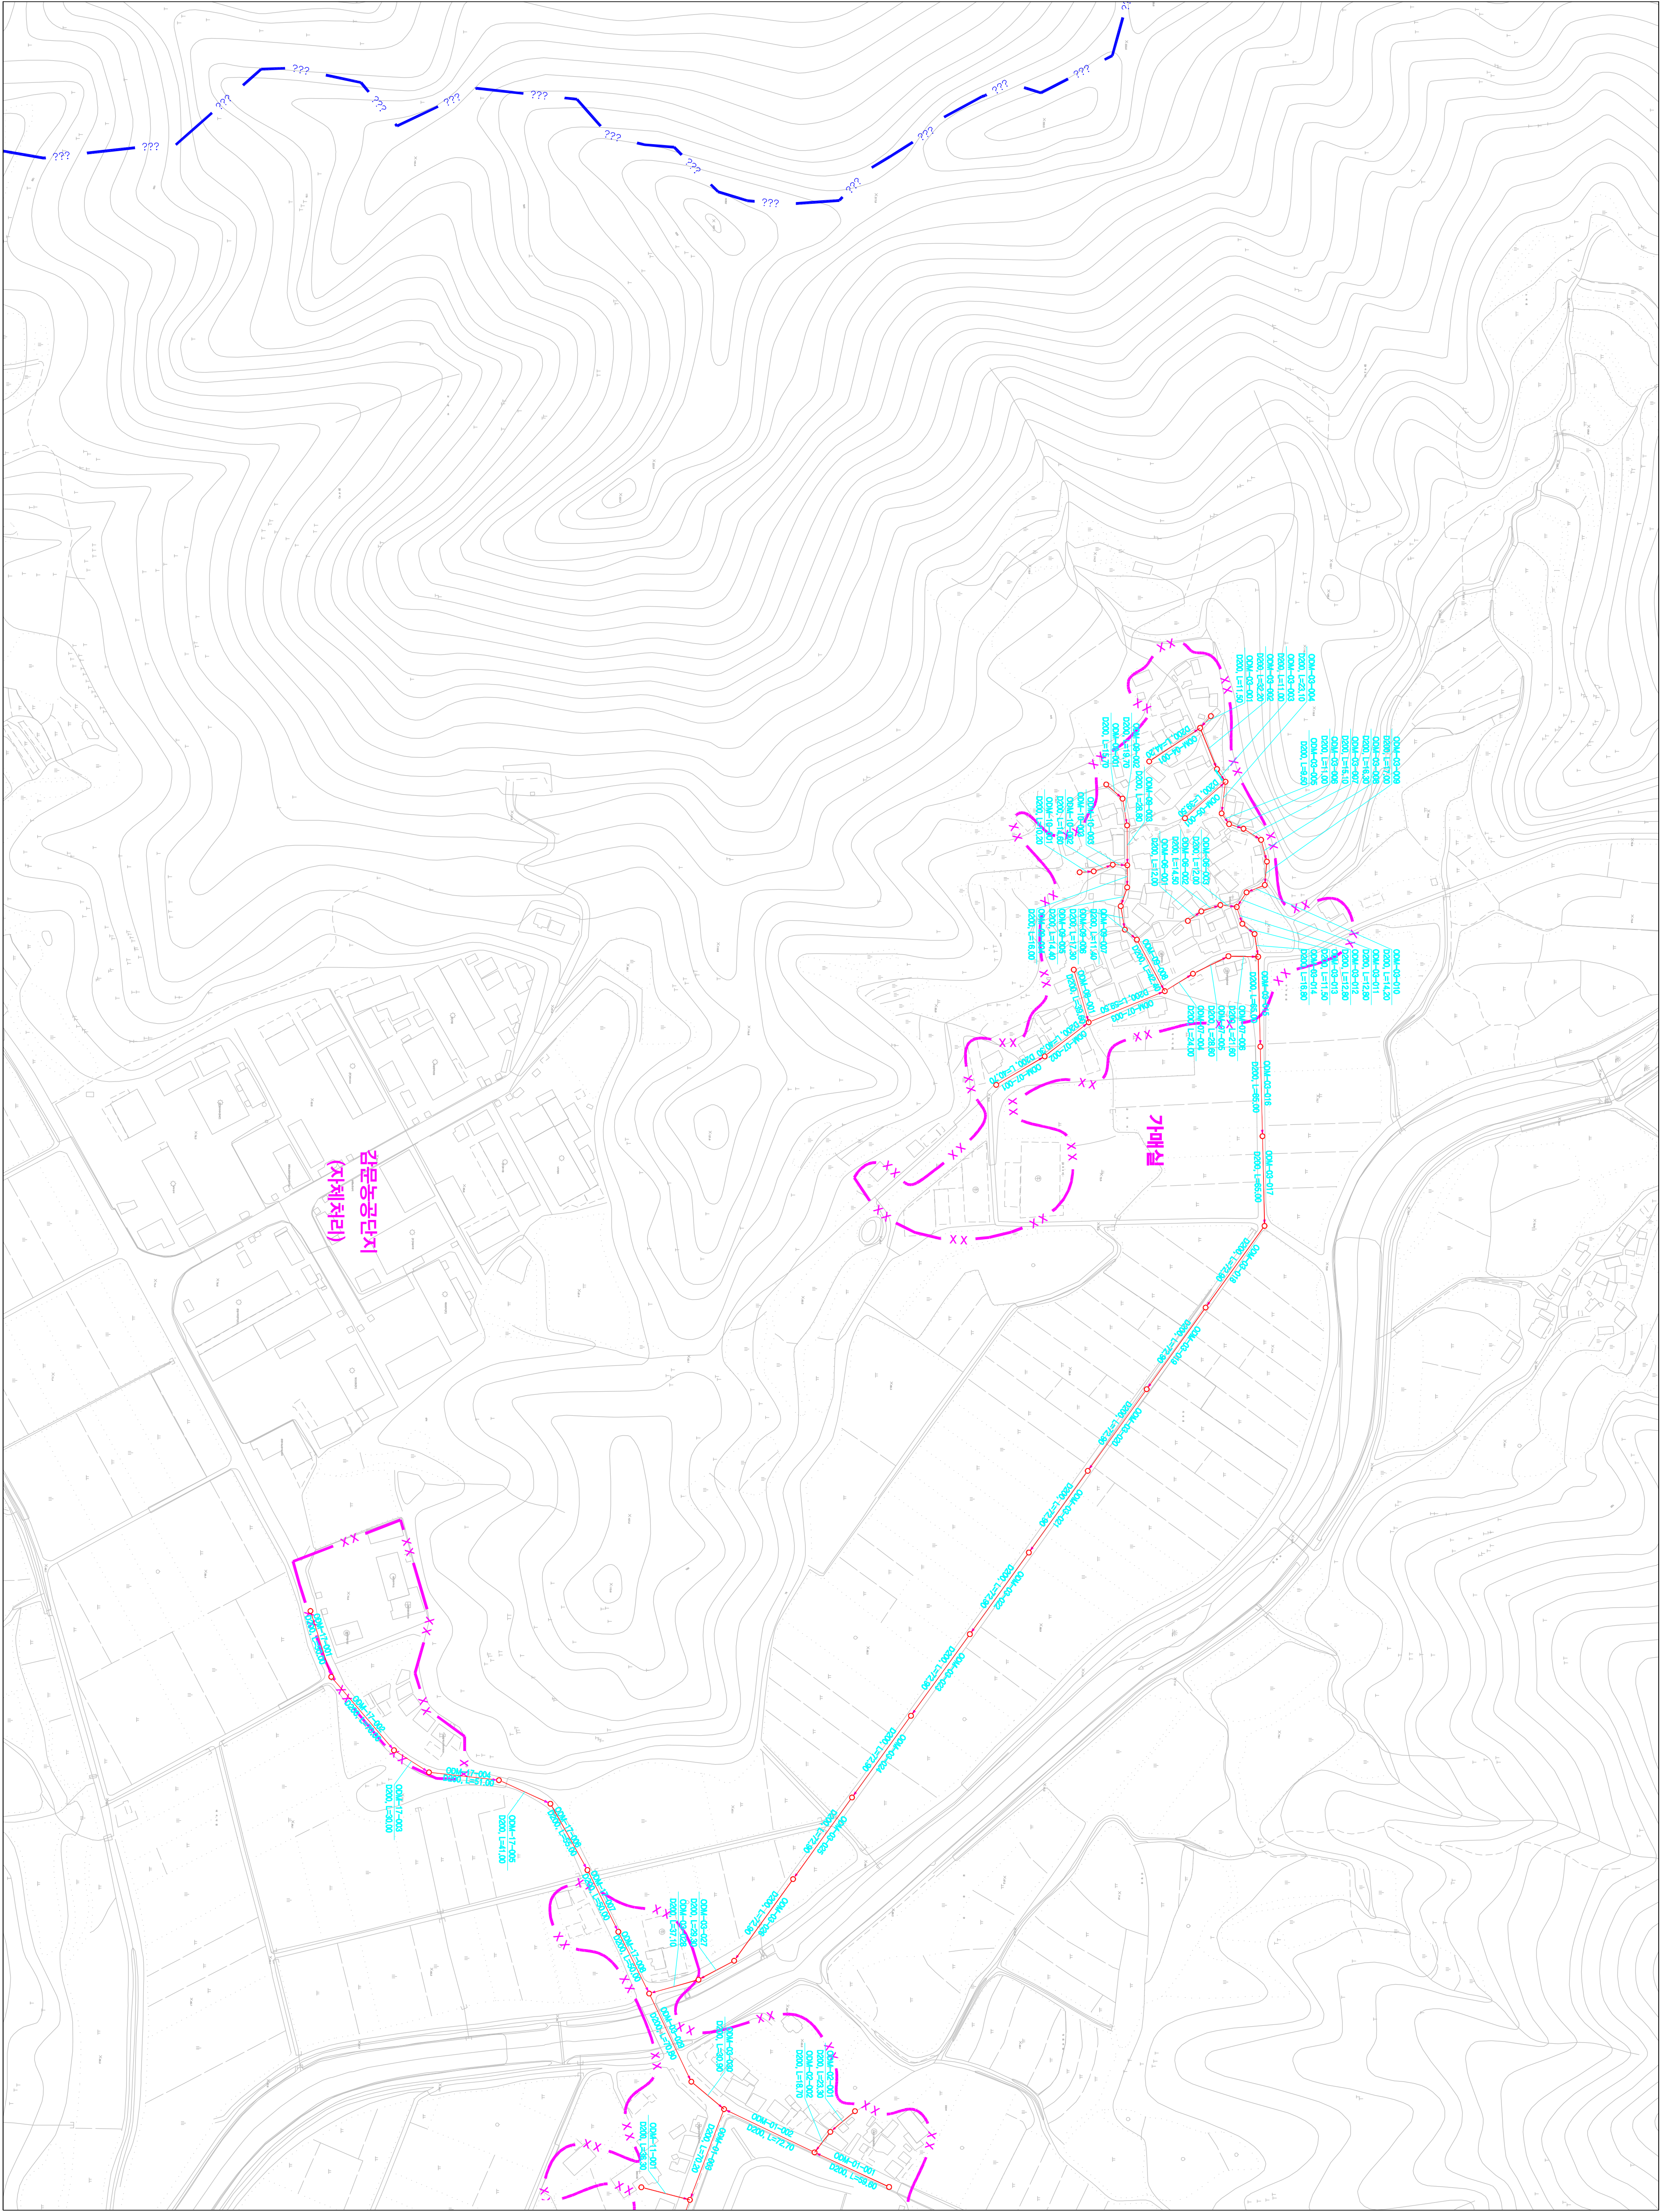

도면번호	
김문단-05	김문단-06

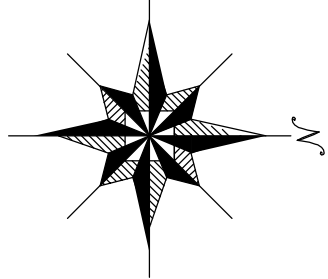

맨홀

관망·연장

맨홀

00S1-01-001

도구별호

지리분구(계획)

수문(구)·보수·통과·차수

기호	종별
—●—●—●—	행정구역경계
—●—●—●—	읍면동경계
—●—●—●—	배수구역경계
—●—●—●—	처리구역경계
—●—●—●—	처리분구(기준)
—●—●—●—	처리분구(계획)
—●—●—●—	오수관(거기)
—●—●—●—	오수관(거계)
—●—●—●—	암송관(거계)
—●—●—●—	중계펌프장
—●—●—●—	하수처리장

0 20 40 60 80 100 120 140 160 180 200

SCALE=1:2,500

발행처: 김천시
편집 및 제도: 2015. . .
(주) 진성이앤씨, (주) 강동