



시설계획평면도(대광 처리분구)

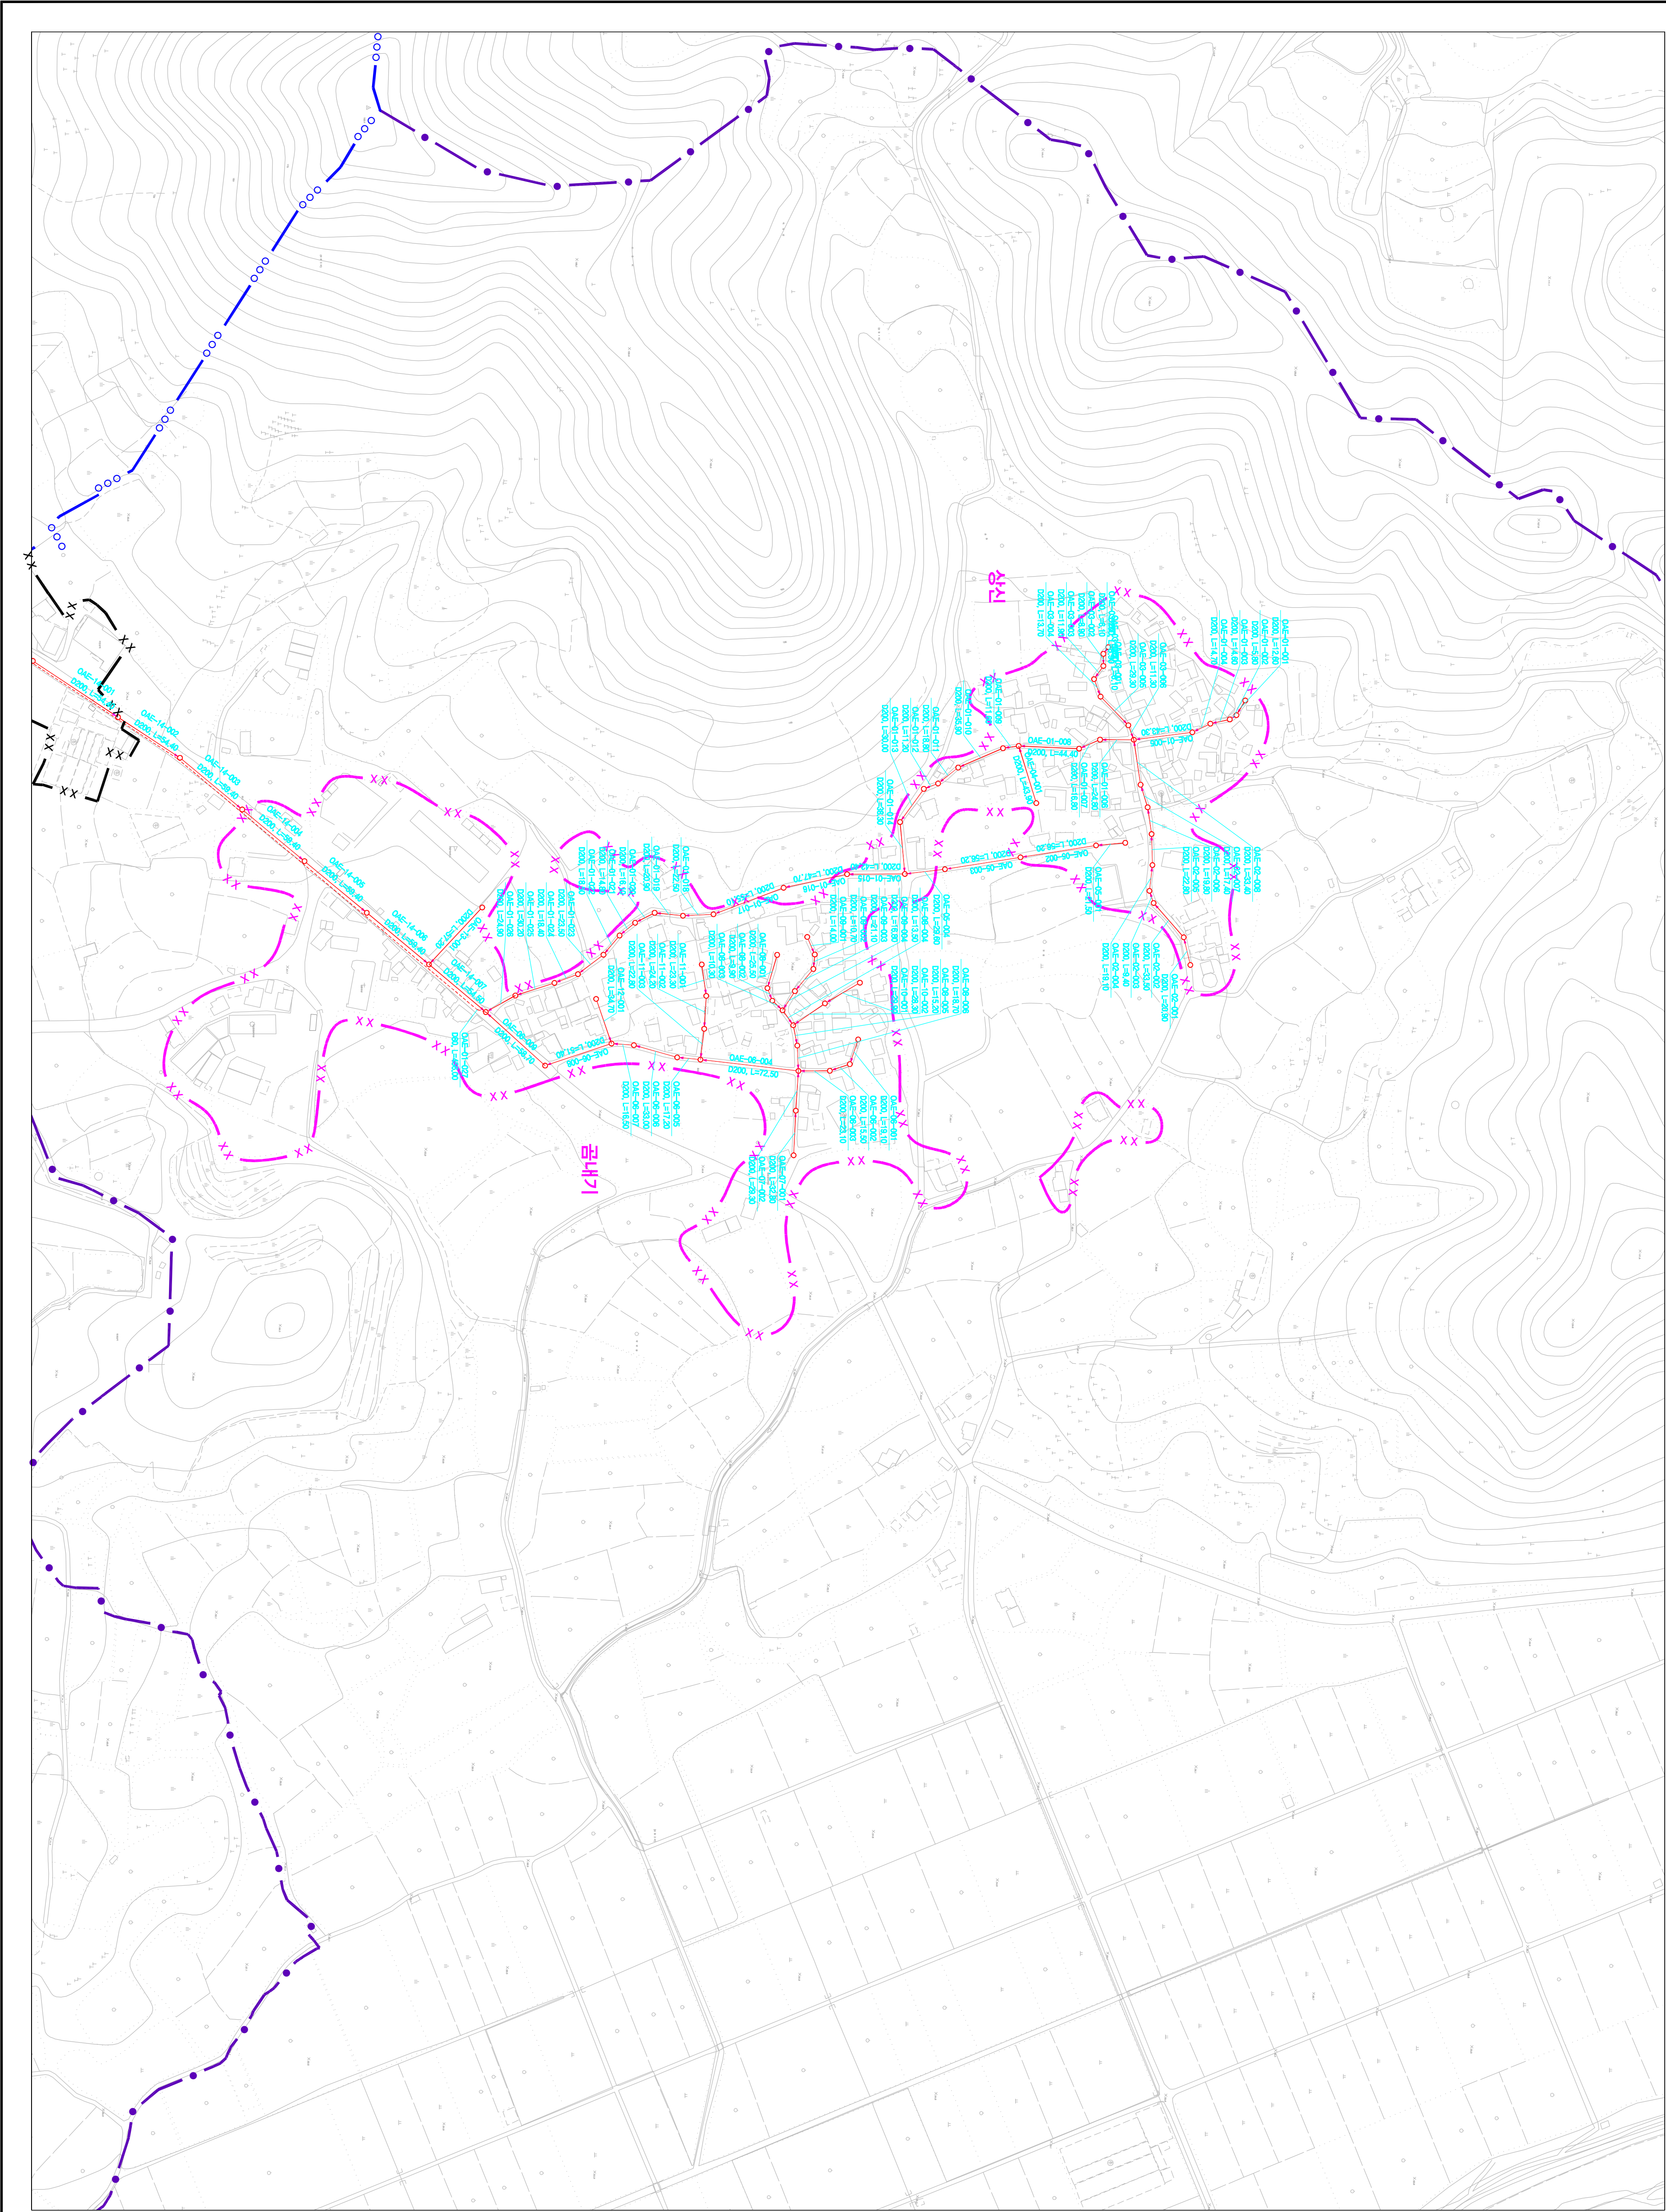

도면번호	
제정만-이	
제정만-2	

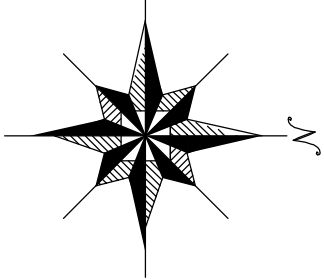

맨홀

관망바탕

맨홀

관망

연장

표고면적 표시방법

0037-01-001

도구면적

처리분구계획

수원(우지),보수지,합계,기타등

범	종	례
기	호	별
— · — · —	행정 구역 경계	
— — — — —	읍 면 동 경계	
— — — — —	배 수 구역 경계	
— — — — —	처리 구역 경계	
— — — — —	처리 분구(기초)	
— — — — —	처리 분구(계획)	
— — — — —	오 수 관 계(기초)	
— — — — —	오 수 관 계(계획)	
— — — — —	암 송 관 계(계획)	
— — — — —	중 계 펌 프 장	
— — — — —	하 수	
— — — — —	처리 장	

0

25

50

100


150

200



SCALE:1:2,500

발행처: 김천시
발행일: 2015. . .
편집 및 제도:
(주) 진성이앤씨, (주) 강동


시설계획면도(대관처리분구)

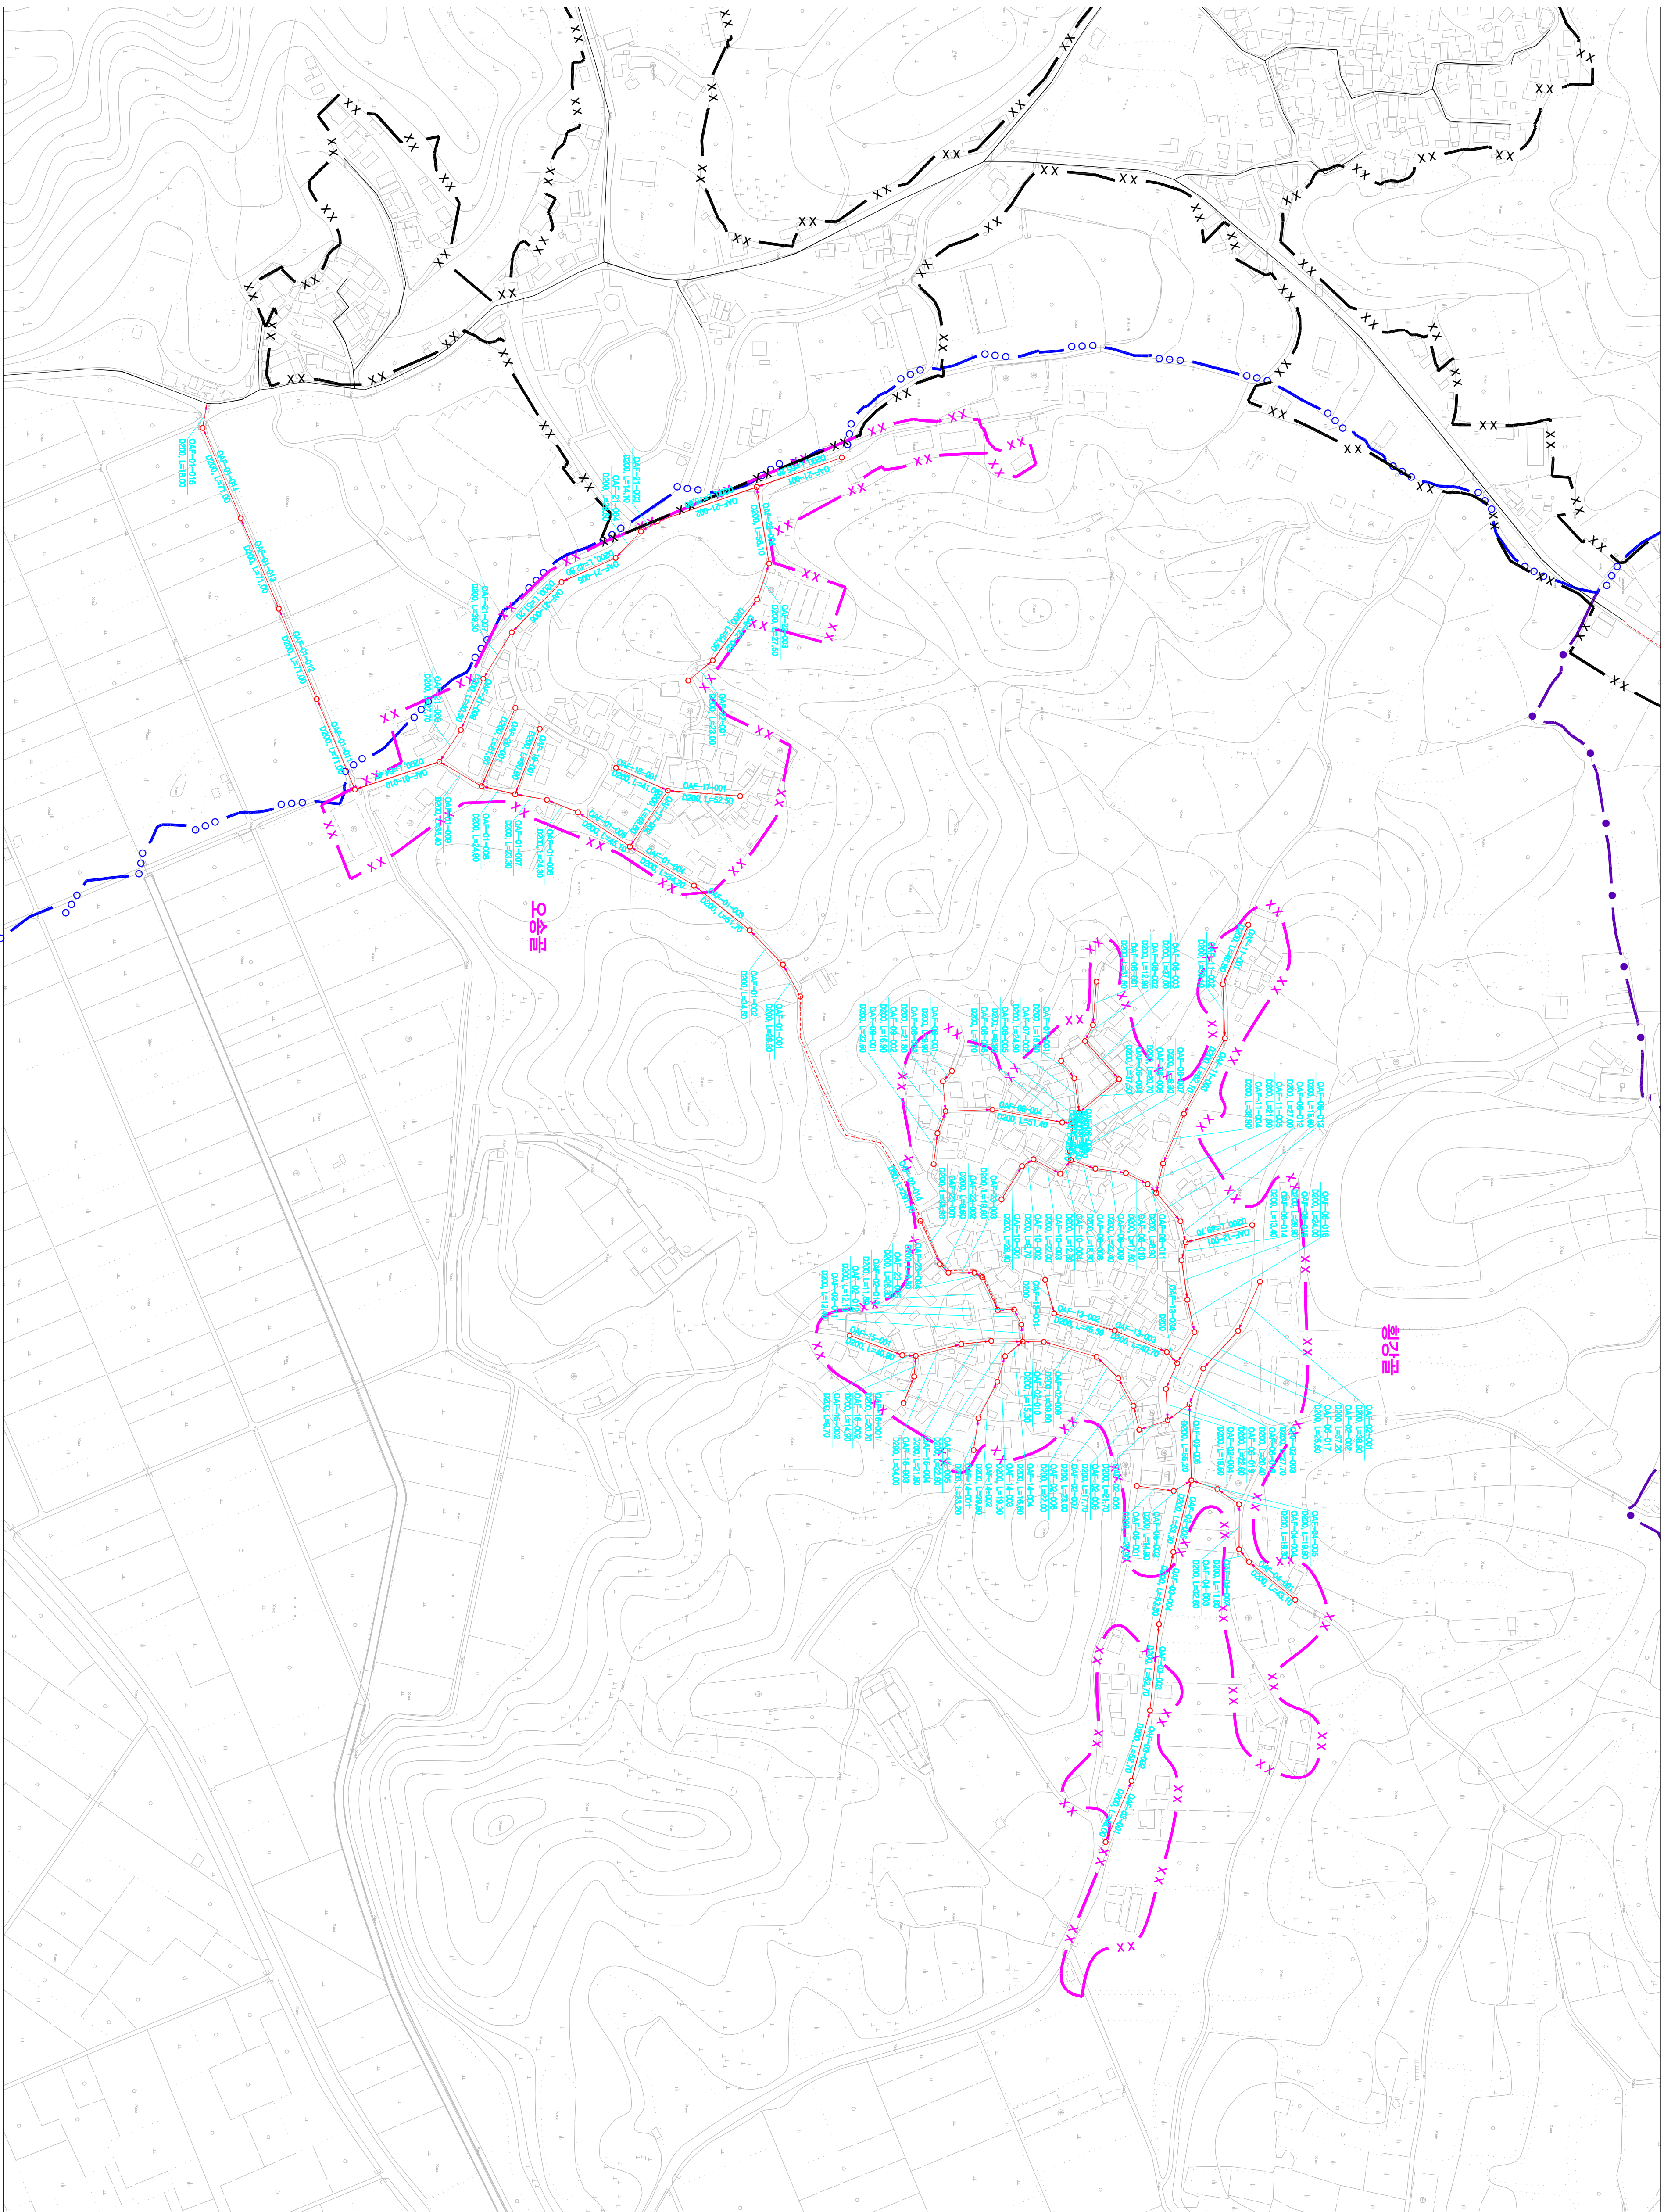

노			
포	계형면-이	계형면-102	
면			
하			

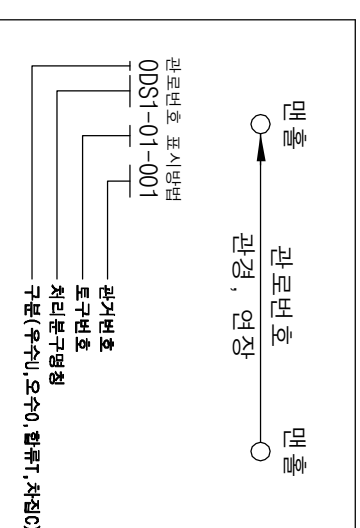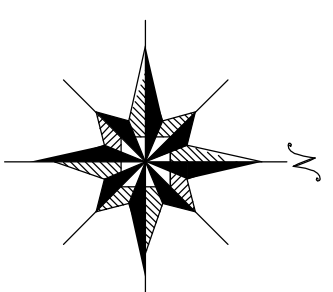

범		종	별
기 호		행 정 구 역 경 계	
— • — • —		읍 면 동 결 경 계	
— 300 —		배 수 구 역 경 계	
— 300 —		처 리 분 구 경 계	
— 30 — 30 —		처 리 분 구 (기 존)	
— 30 — 30 —		처 리 분 구 (기 존)	
— — — — —		오 수 관 거 (기 존)	
— — — — —		오 수 관 거 (개 호)	
— — — — —		읍 승 평 (기 존)	
— — — — —		읍 승 평 프 장	
☐		하 수	처 리 장

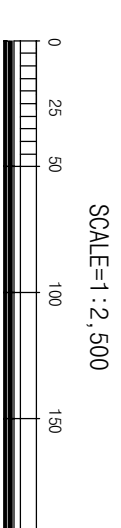

발행처: 김천시
발행일: 2015. . .
편집 및 제도:
(주) 건화
(주) 진영이앤씨, (주) 강동