

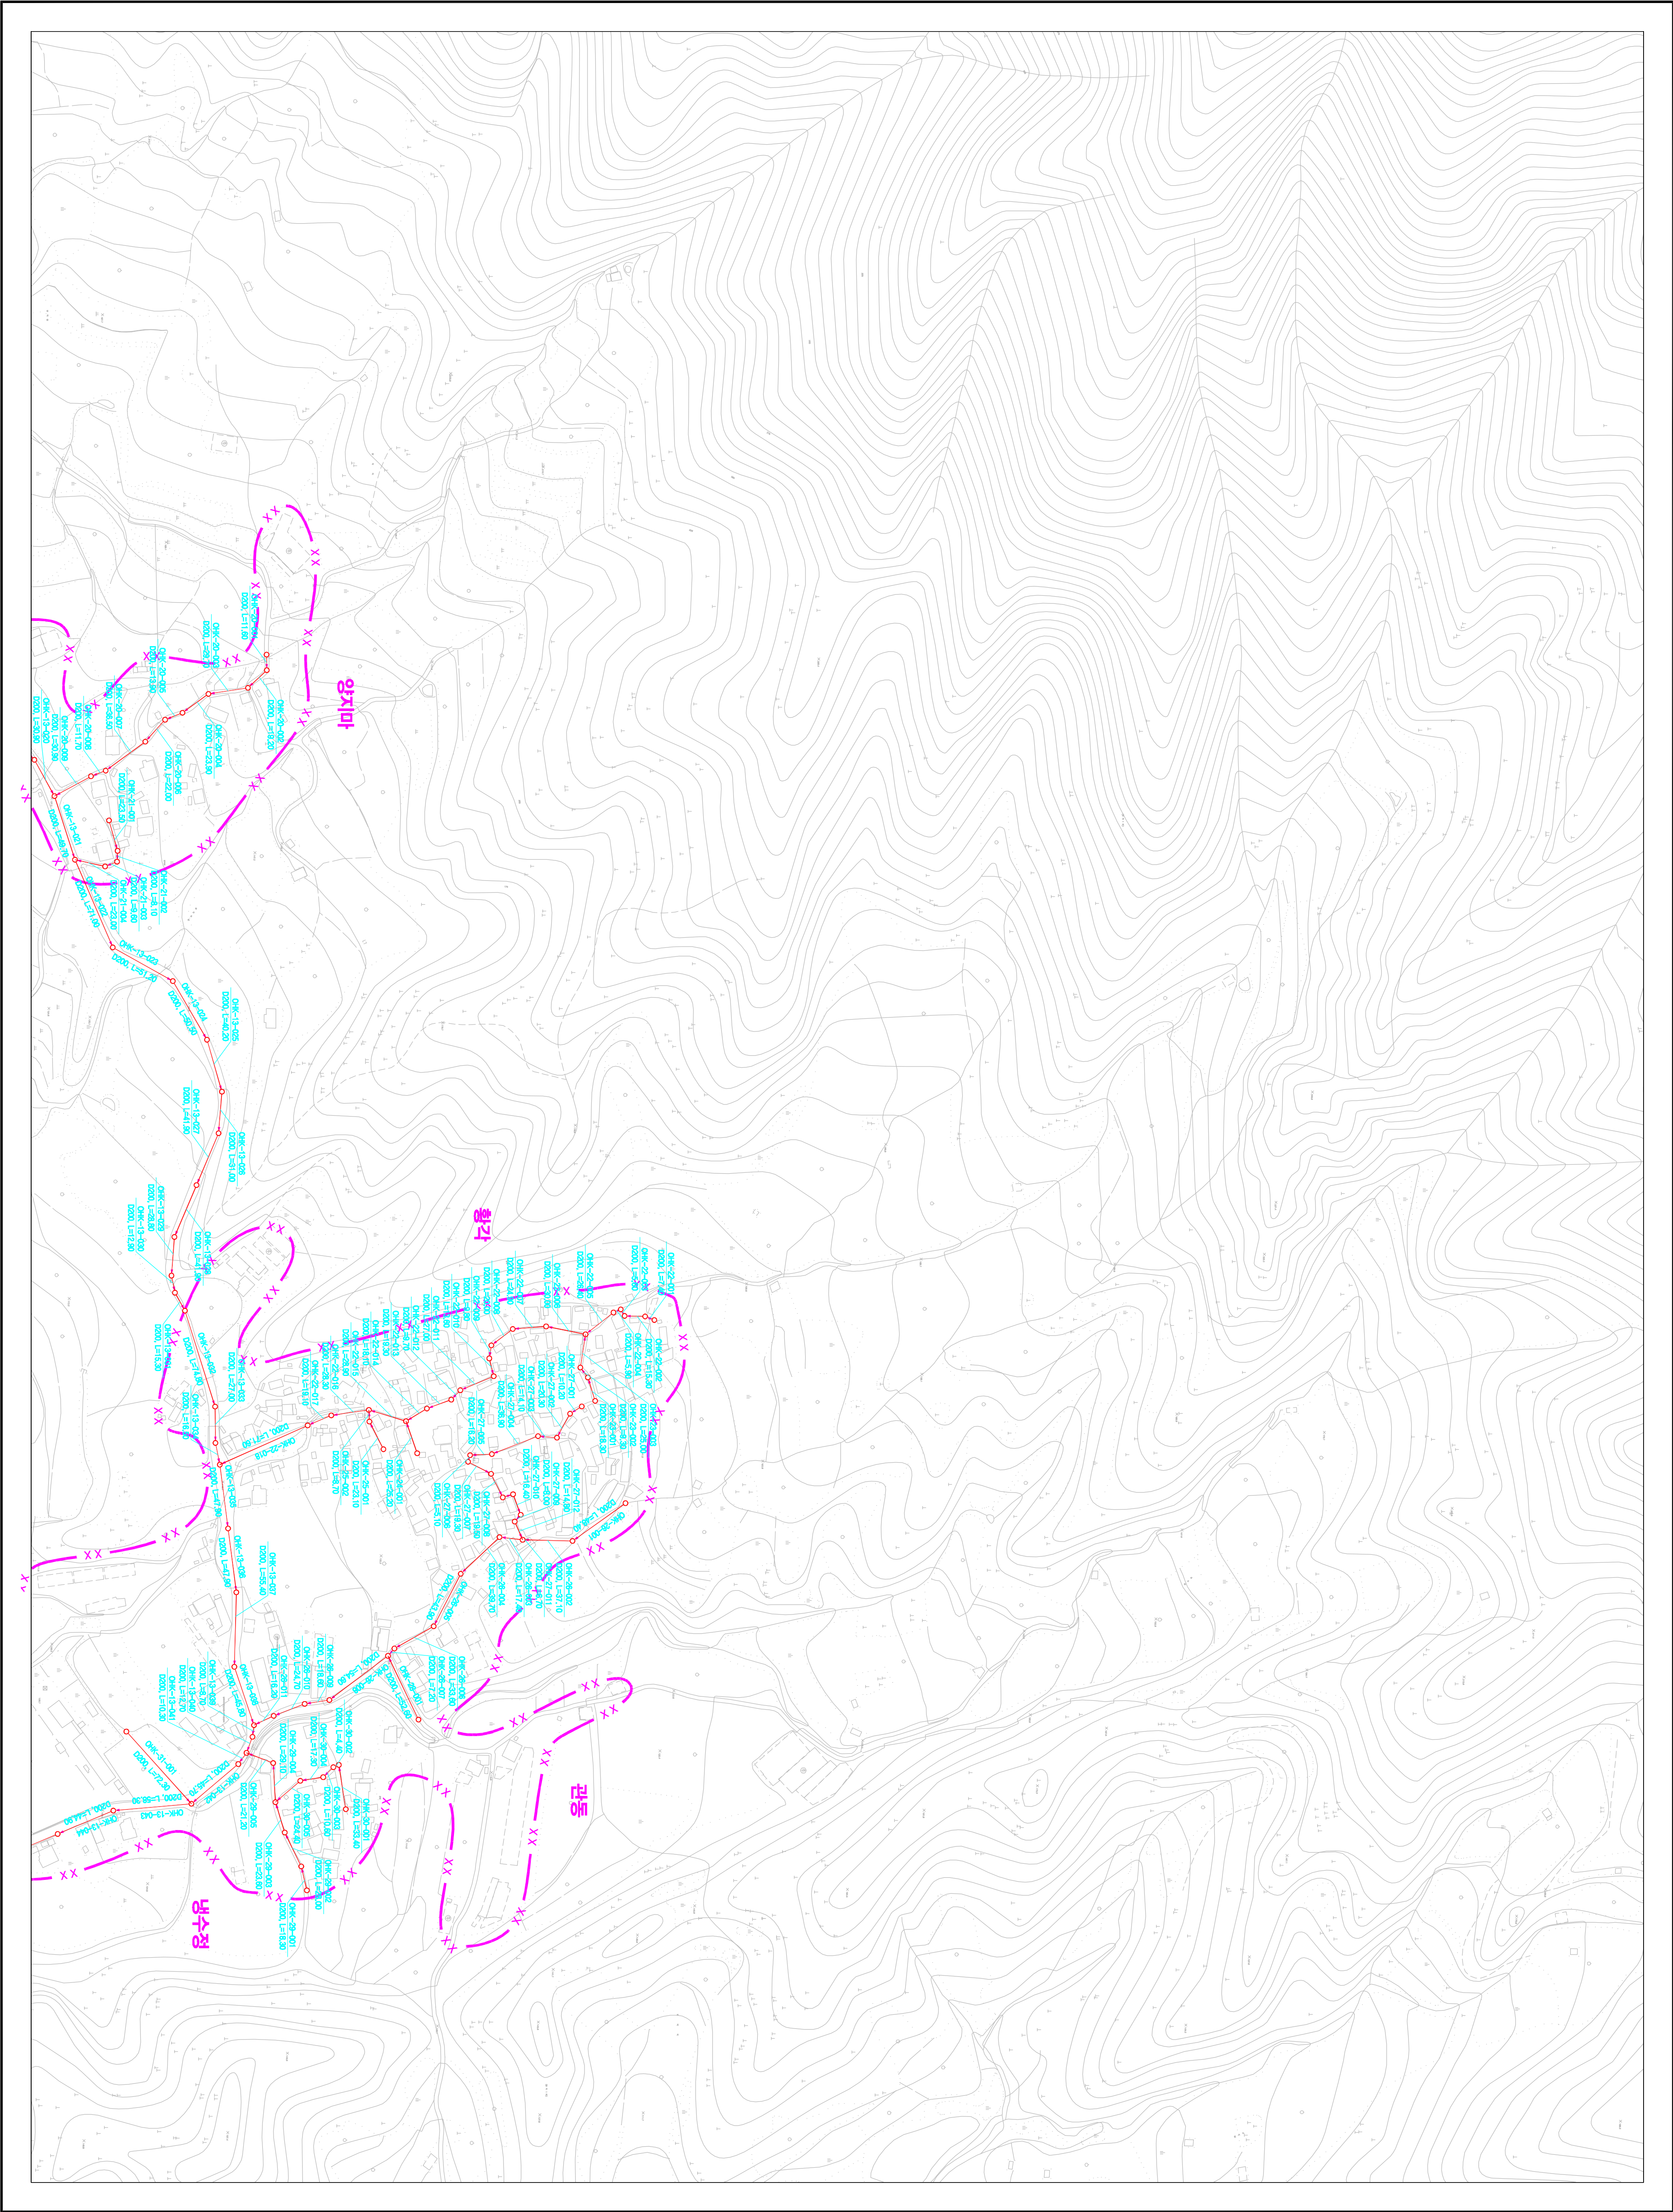


1 : 2,500


시설계획평면도(하강 소규모 하수도)

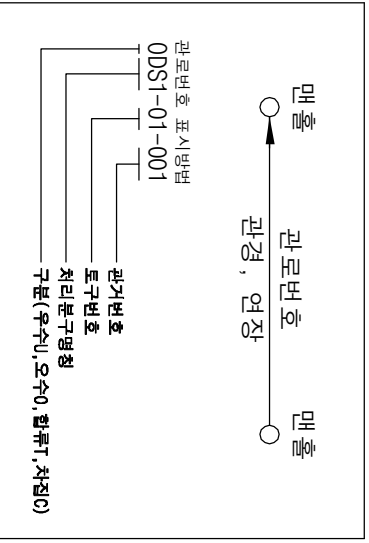

도면번호		
	구8만-이	
	구8만-02	구8만-03

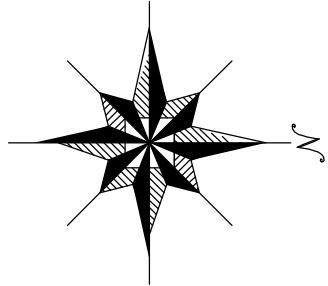

번호	종별
1-1	행정 구역 경계
1-2	읍면동 경계
1-3	배수 구역 경계
1-4	배수 구역 경계
1-5	처리 분구(계)
1-6	처리 분구(계)
1-7	오수 관거(계)
1-8	오수 관거(계)
1-9	암송 관거(계)
1-10	중계 펌프장
1-11	하수 처리장

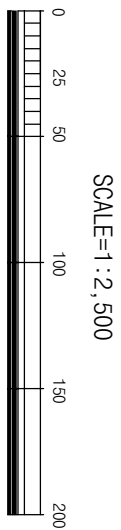

발행처: 김천시
발행일: 2015. . .
편집 및 제도:
(주) 진성이앤씨, (주) 강동