

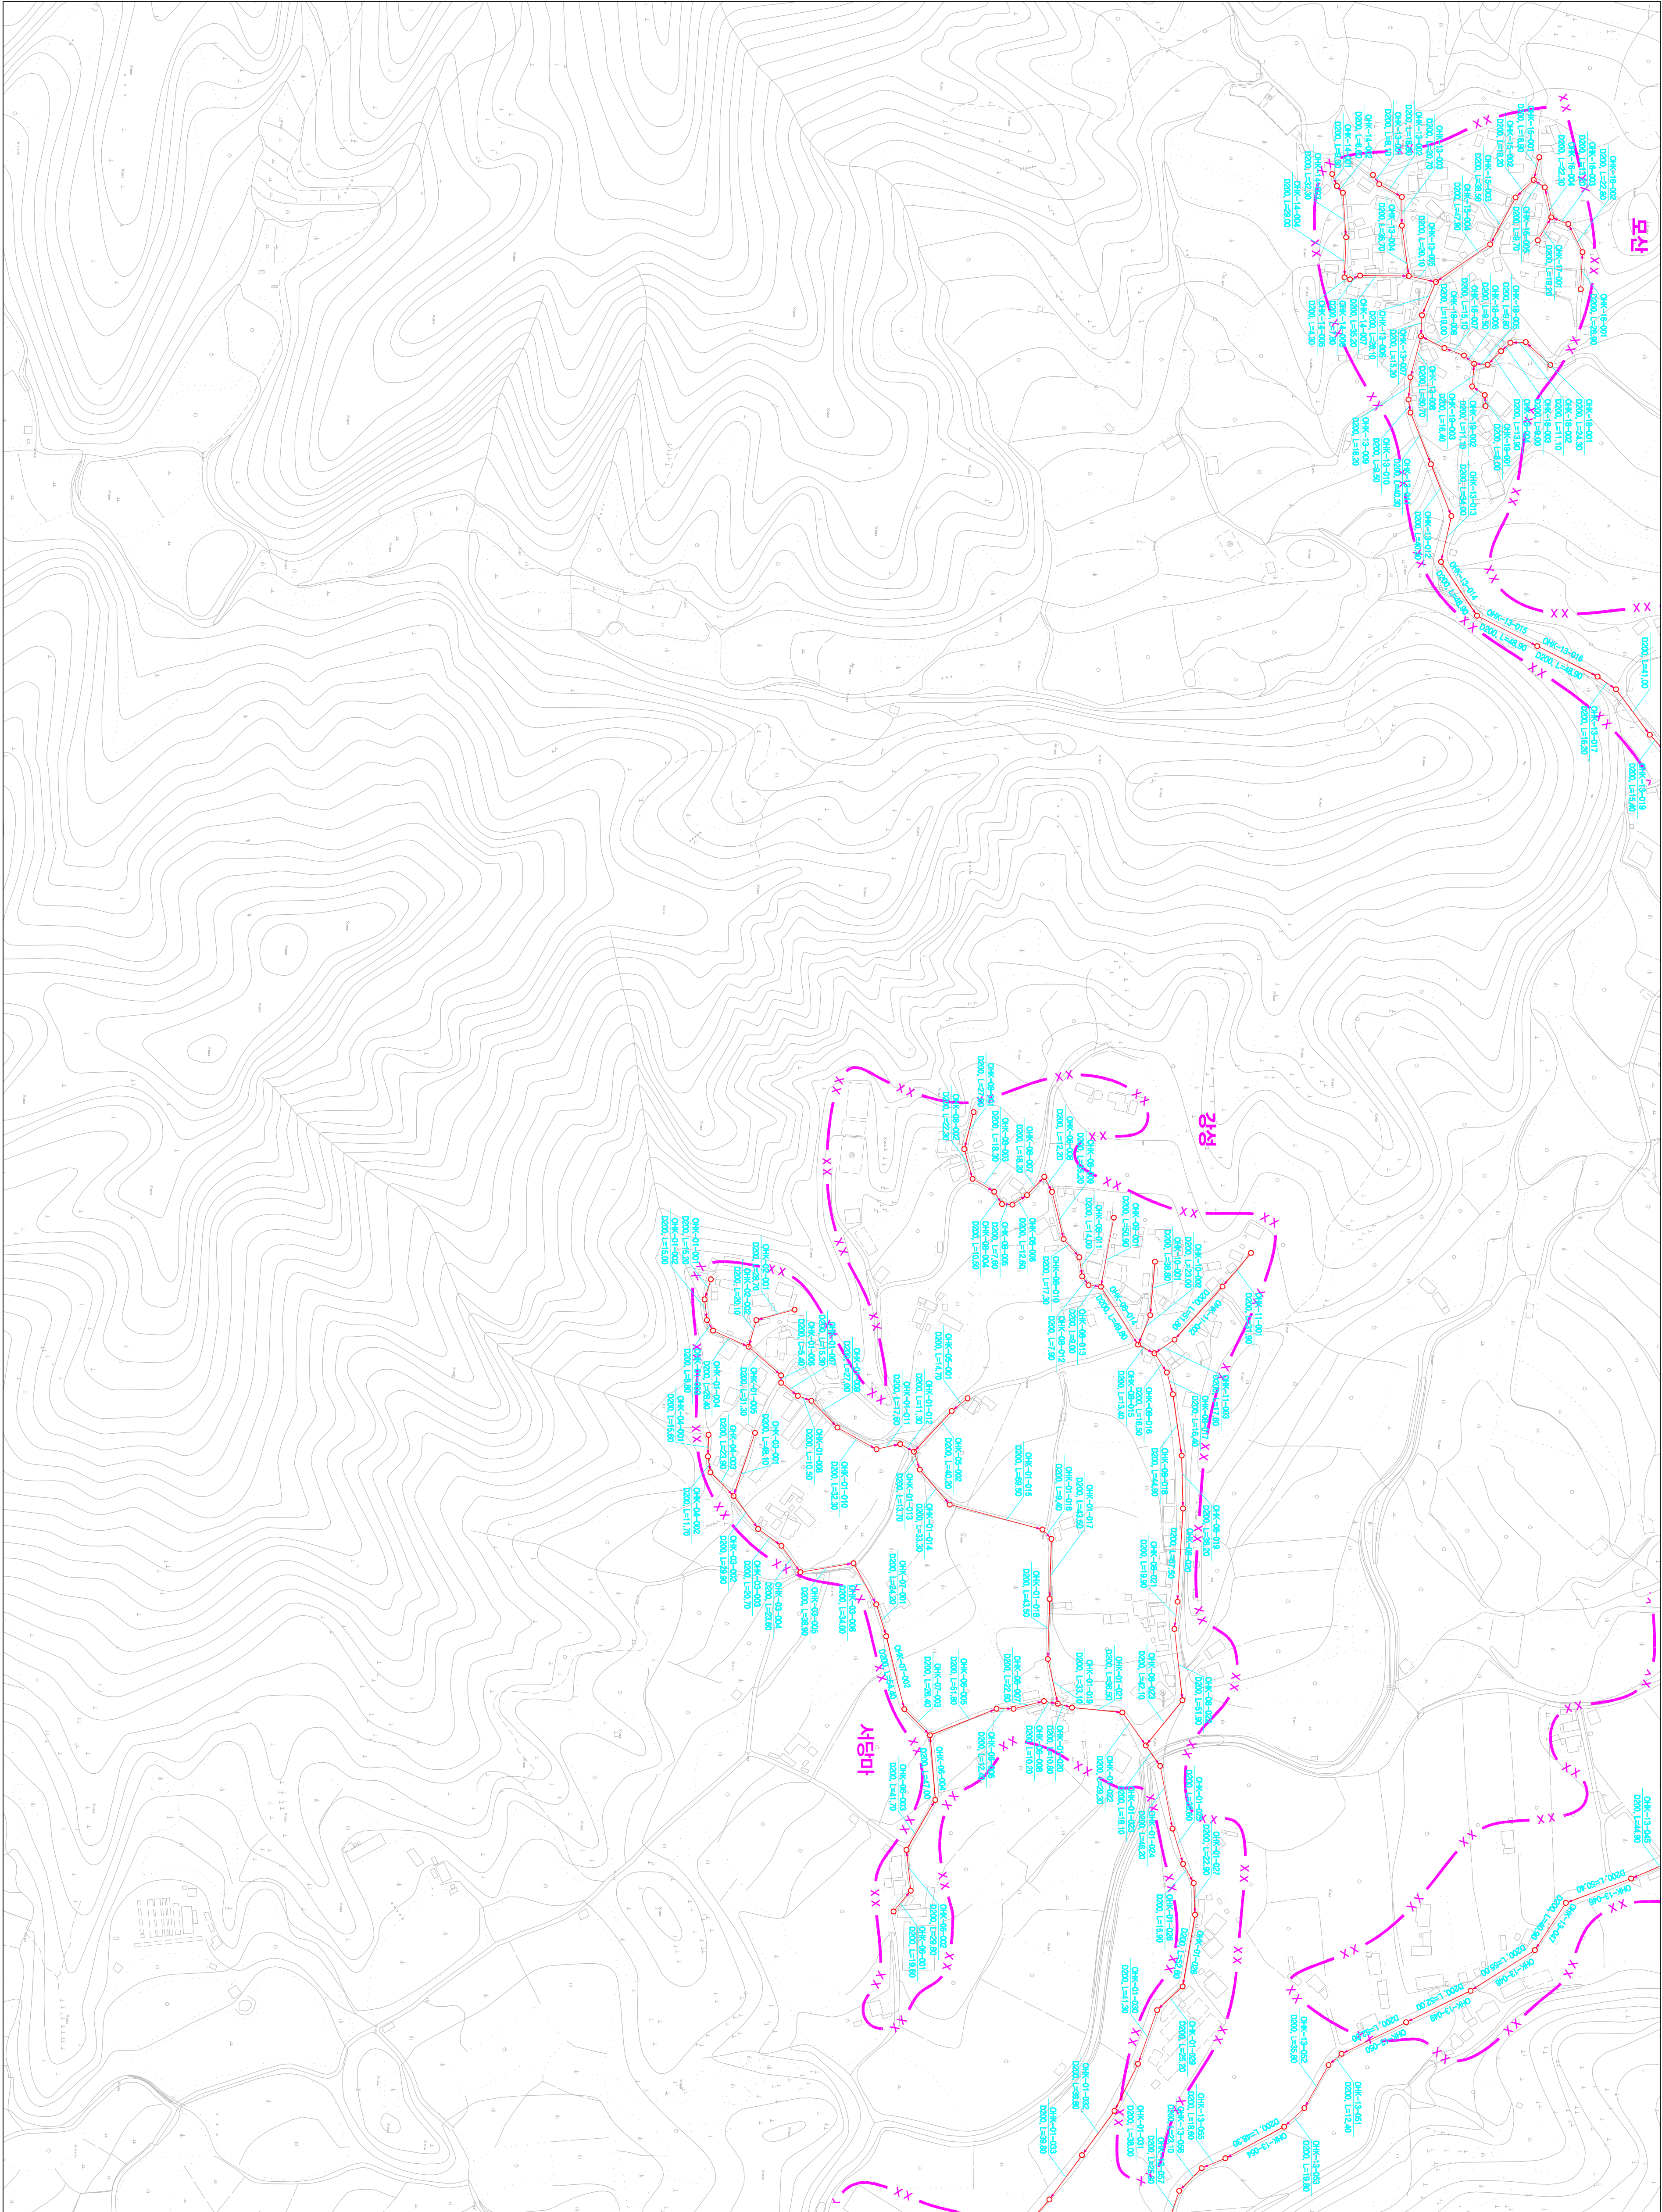


1 : 2,500


시설계획평면도(하강 소규모 하수도)

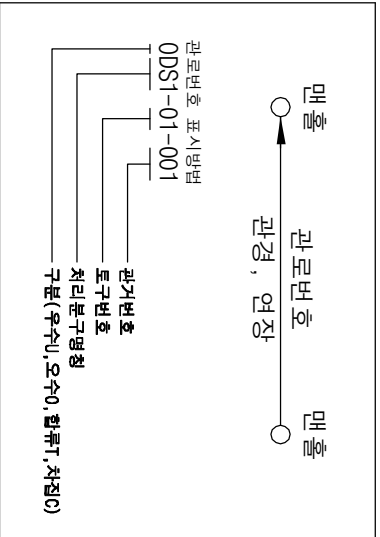

도면번호	
구분면-이	구분면-오
구분면-2	구분면-3

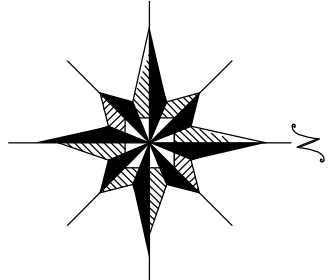

범	종	별
기호	행정 구역 경계	
	읍면동 경계	
	배수구역 경계	
	처리구역 경계	
	처리분구(기)	
	처리분구(계획)	
	오수관(기)	
	오수관(계획)	
	암송관(계획)	
	중계펌프장	
	하수처리장	

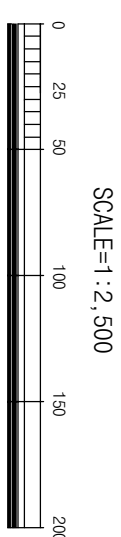

발행처: 김천시
발행일: 2015. ...
(주) 진성이앤씨, (주) 강릉