



1 : 2,500

시설계획평면도(하강 소규모 하수도)

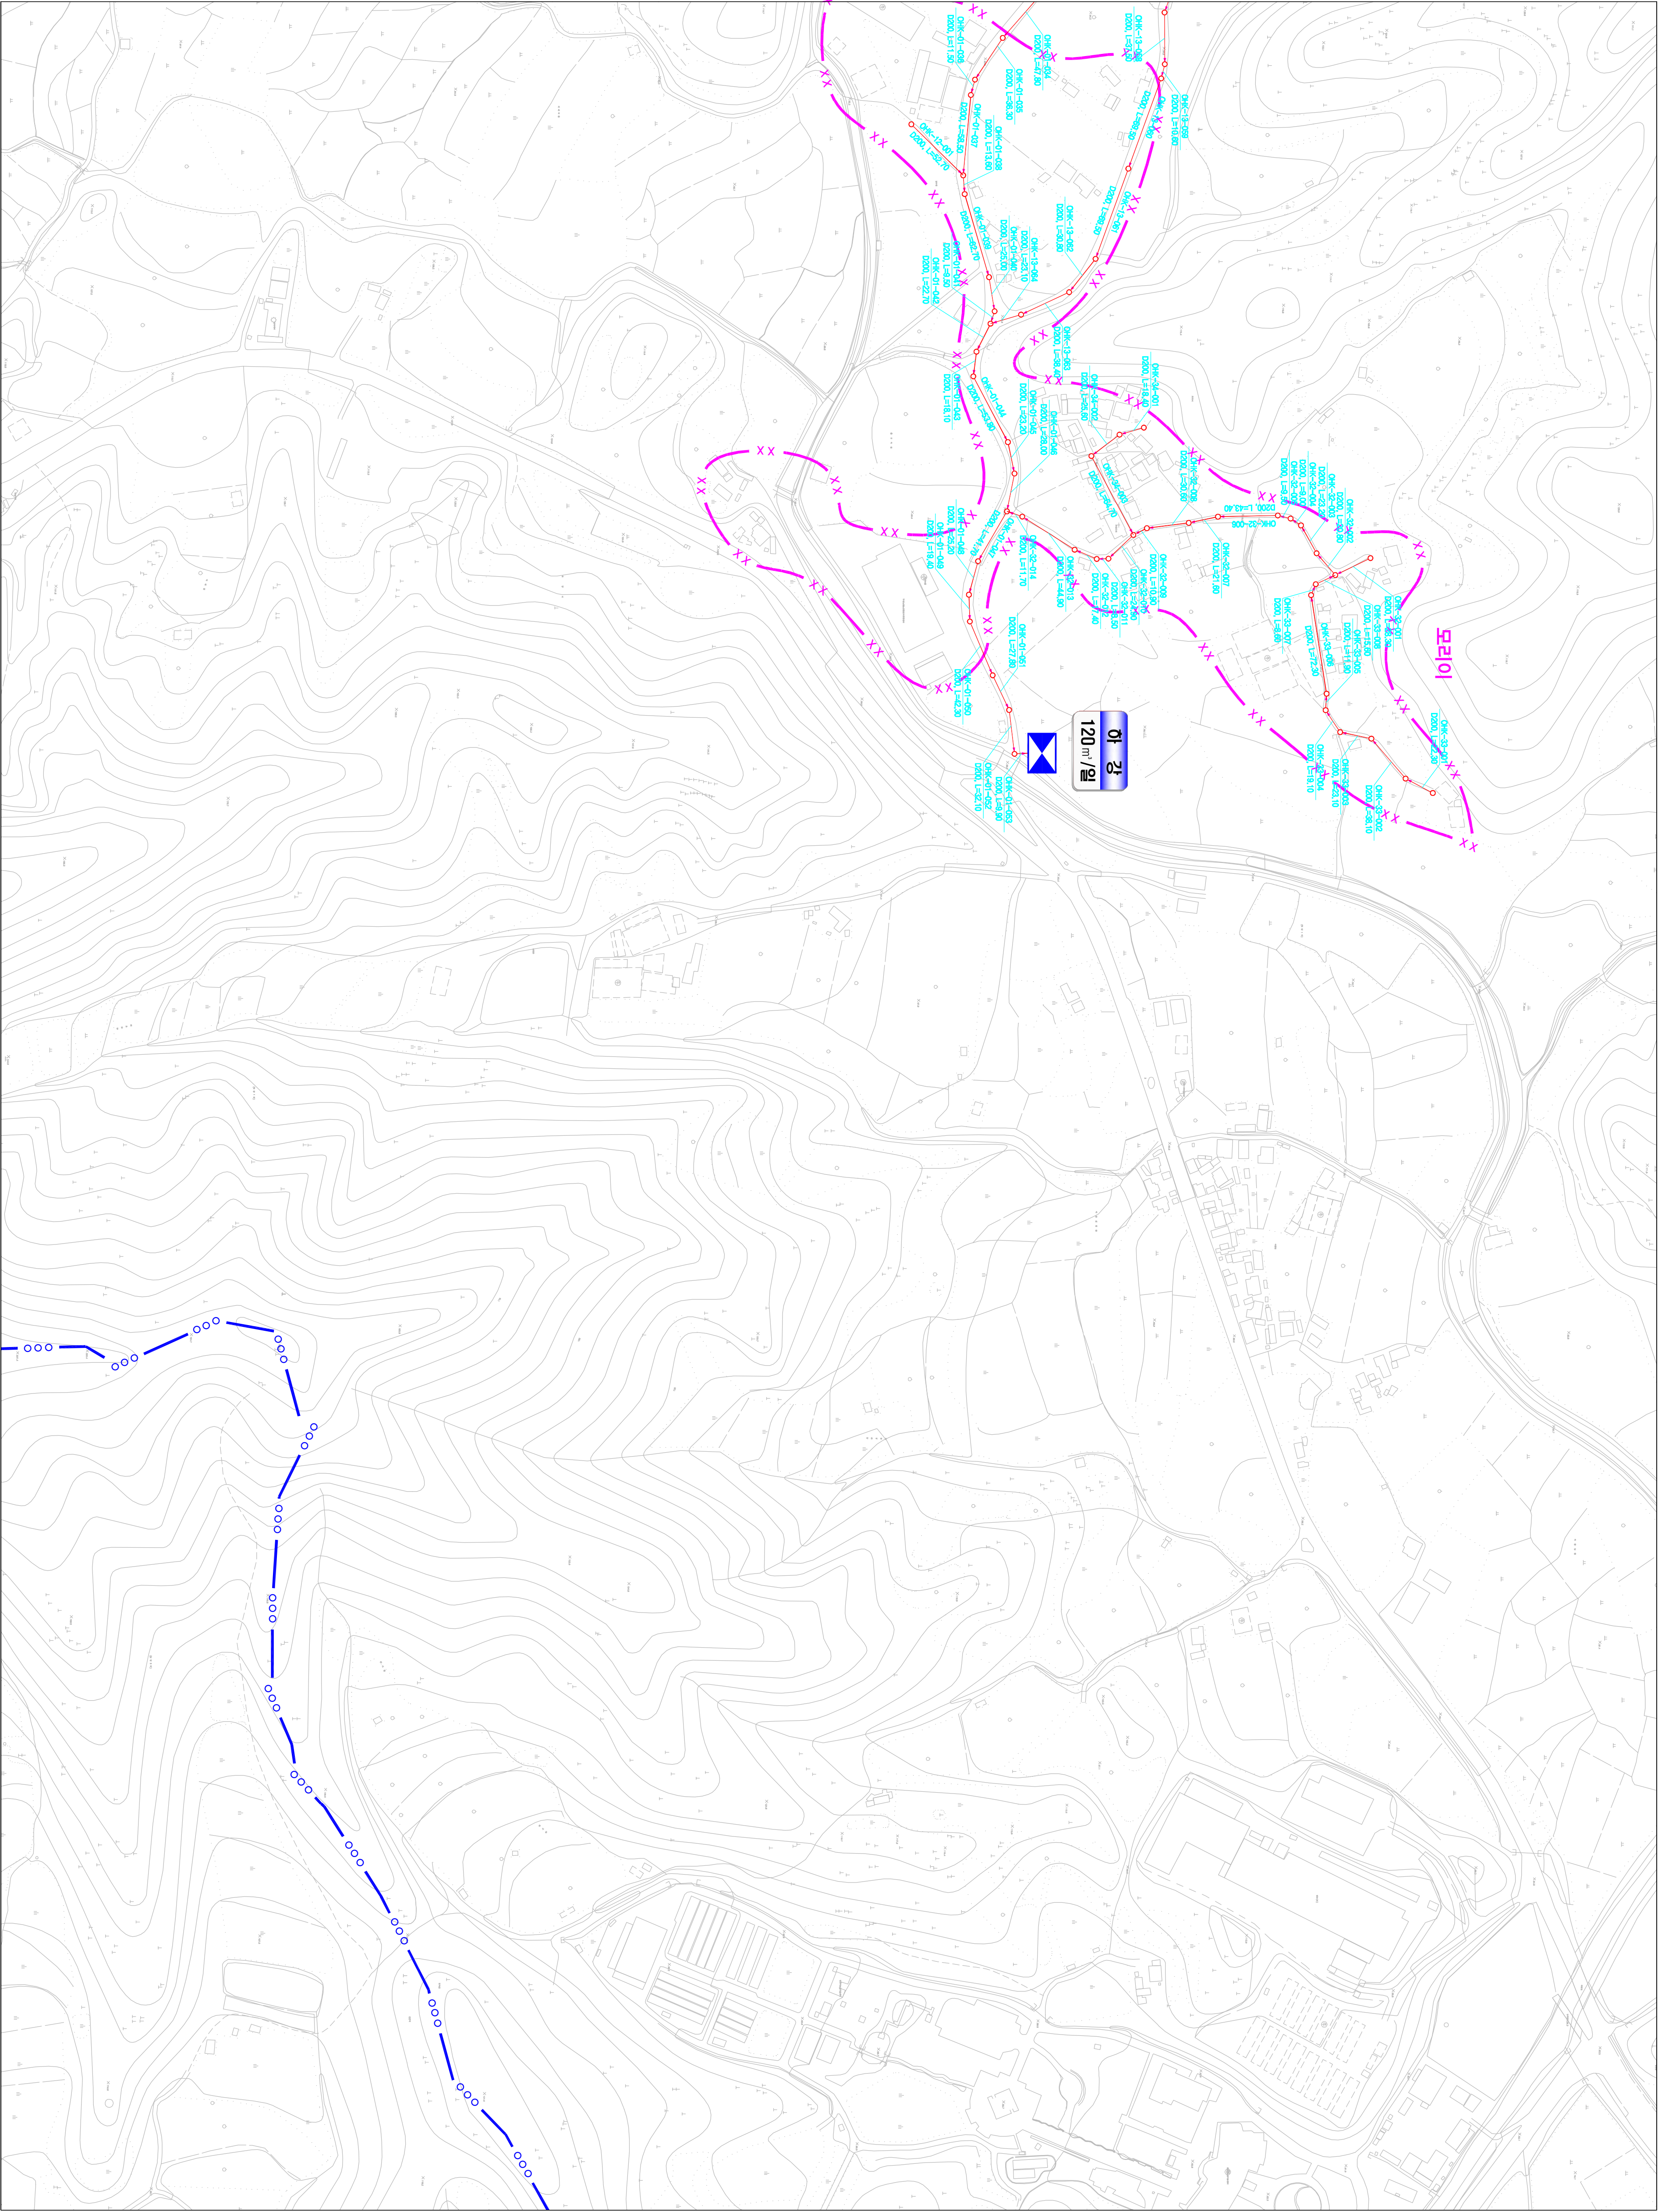

도면번호	
구상면-01	
구상면-02	구상면-03

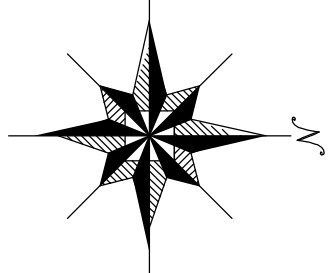

맨홀	관류번호	맨홀
○	관경, 연장	○
표준도로 표시법 00S1-01-001		
표준도로 표시법 구상면(구상면, 구상면, 구상면)		
SCALE=1:2,500		
기호	종류	설명
—●—●—●—	행정 구역 경계	행정 구역 경계
—●—●—●—	읍면동 경계	읍면동 경계
—●—●—●—	배수구역 경계	배수구역 경계
—●—●—●—	처리분구(기준)	처리분구(기준)
—●—●—●—	처리분구(계획)	처리분구(계획)
—●—●—●—	오수관거(기준)	오수관거(기준)
—●—●—●—	오수관거(계획)	오수관거(계획)
—●—●—●—	암송관거(계획)	암송관거(계획)
—●—●—●—	중계펌프장	중계펌프장
—●—●—●—	하수처리장	하수처리장



발행처: 김천시
발행일: 2015. . .
(주) 진성이앤씨, (주) 강릉