

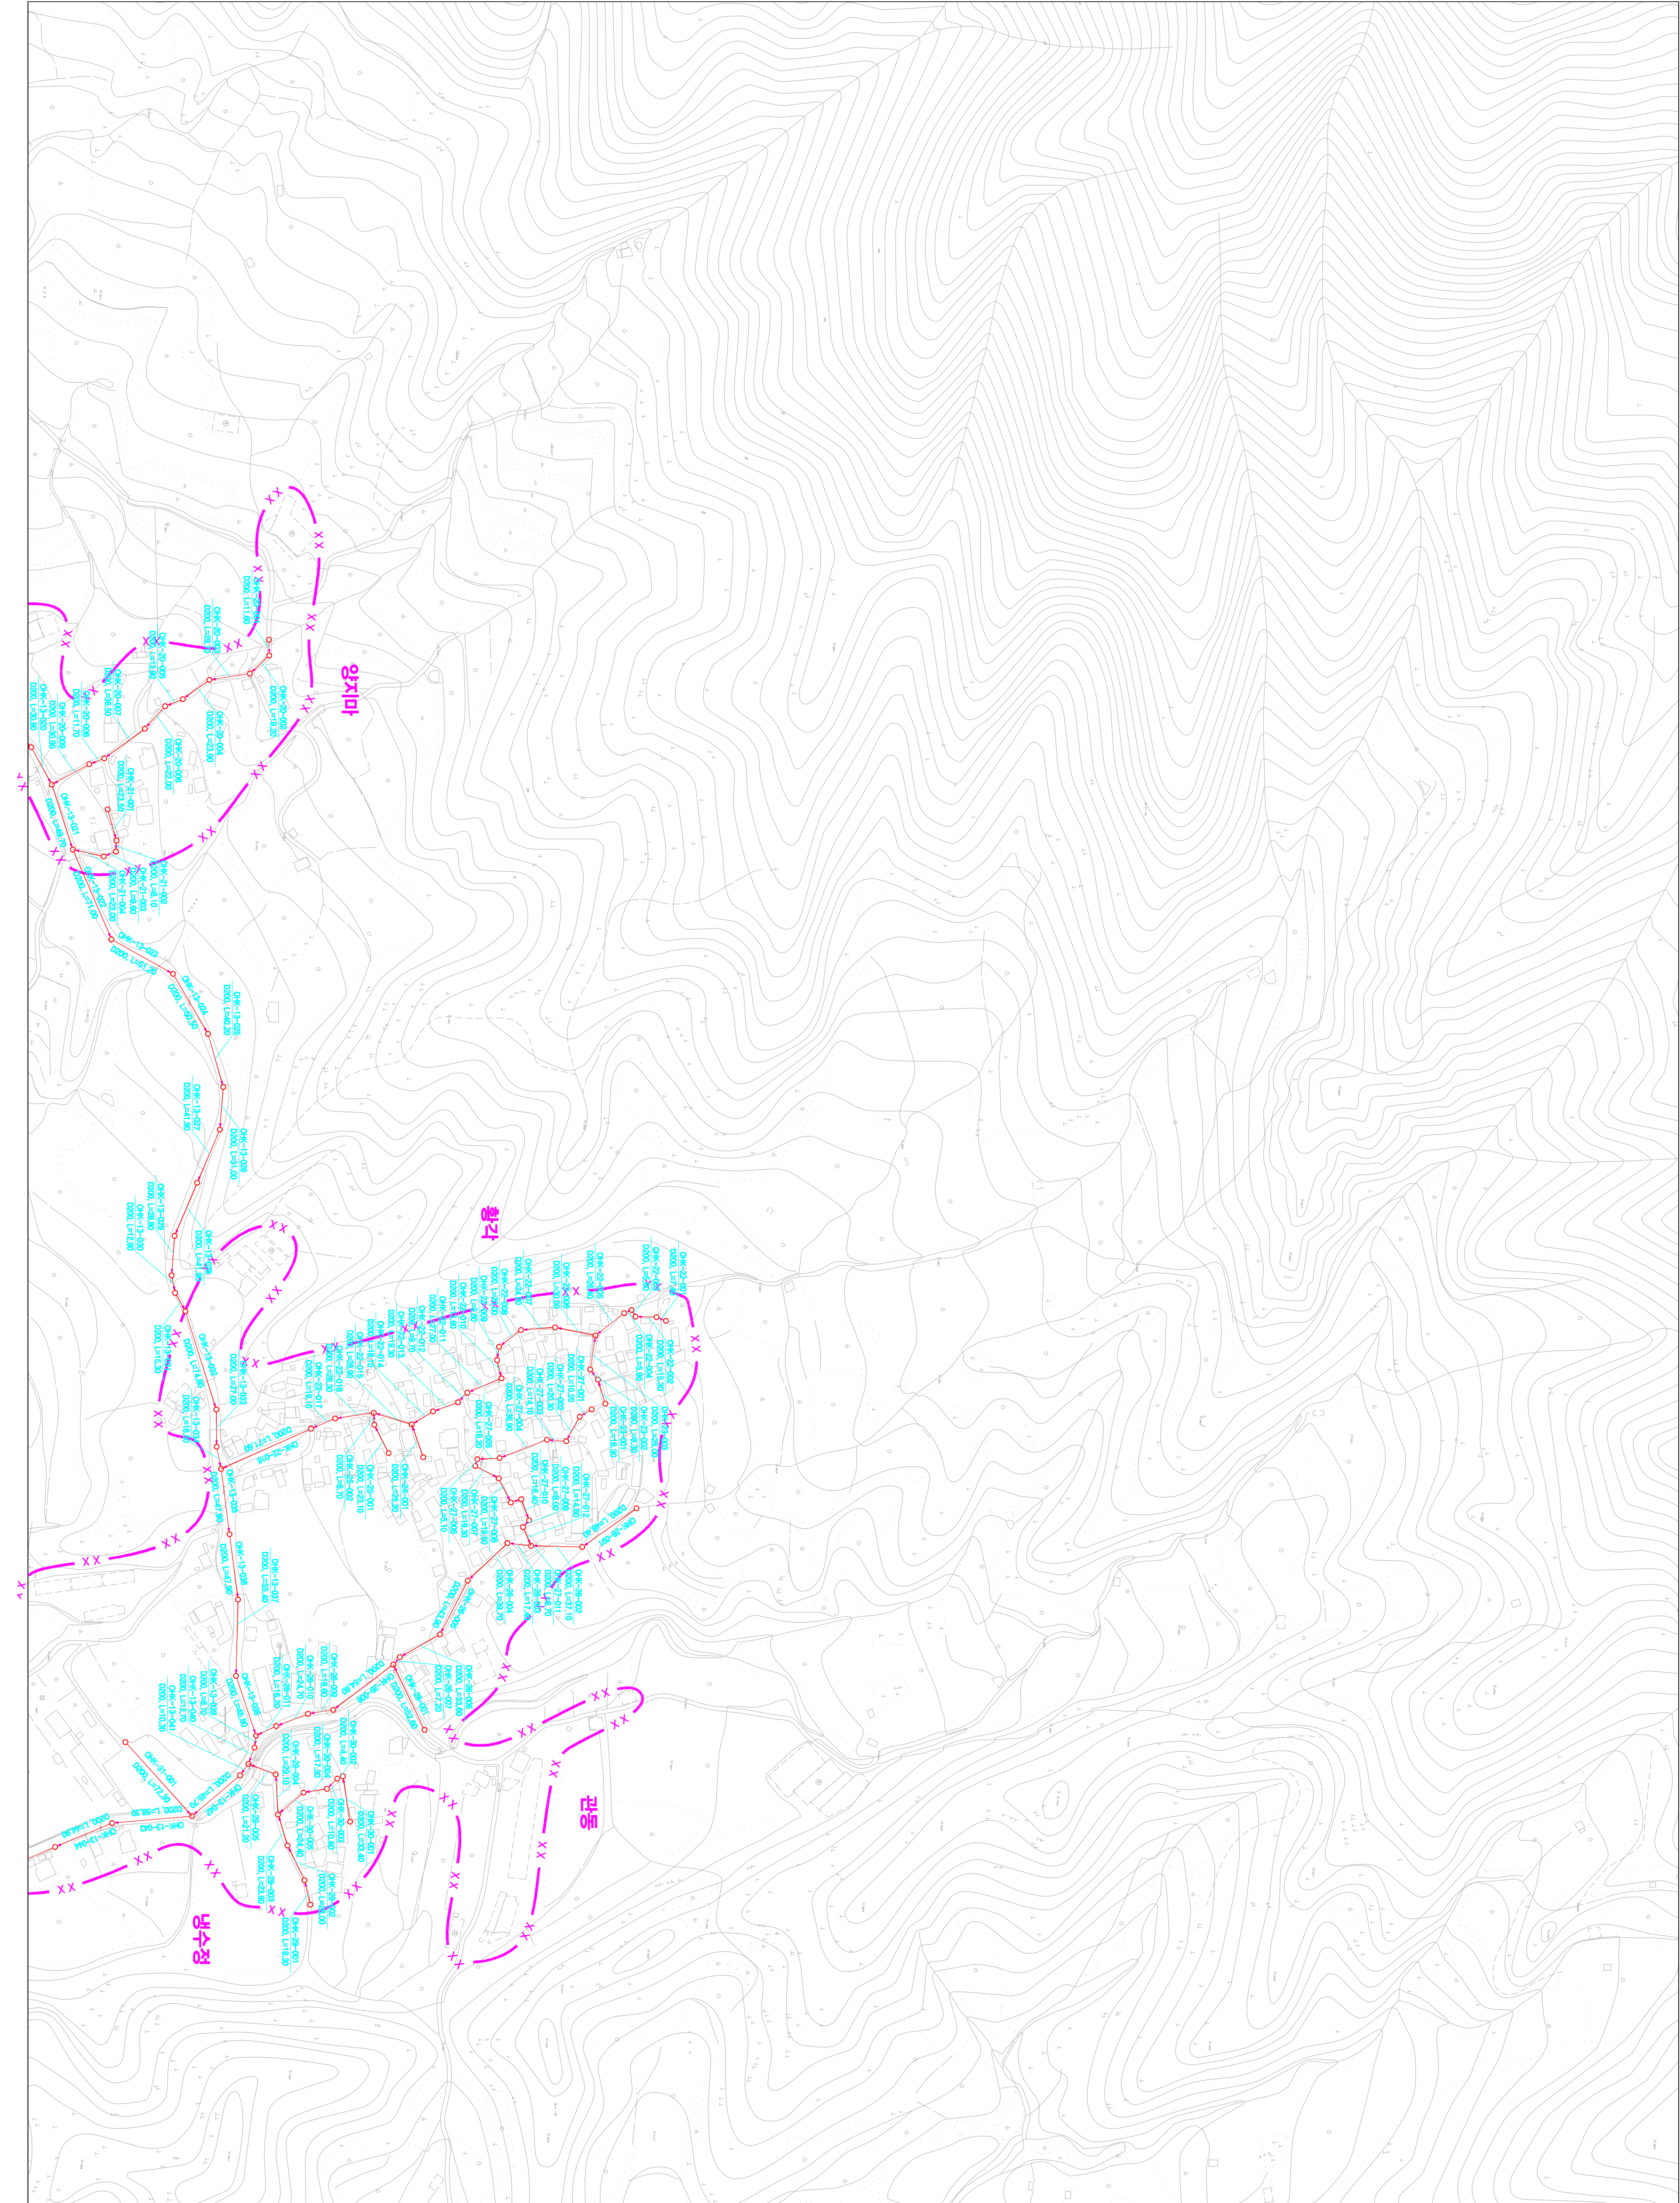


1 : 2,500


시설계획평면도(하강 소규모 하수도)

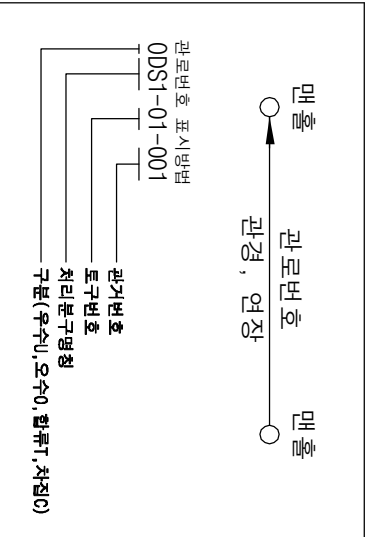

도면번호		
	구8만-이	
	구8만-02	구8만-03

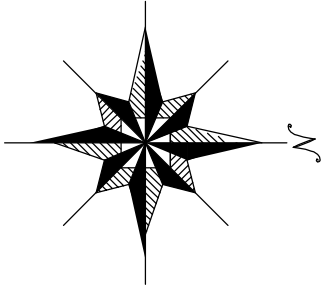


번호	종별
—●—●—●—	행정구역경계
—+—+—+—	읍면동경계
—○—○—○—	배수구역경계
—X—X—X—	처리구역경계
—X—X—X—	처리분구(계획)
—X—X—X—	처리분구(기존)
—X—X—X—	오수관거(계획)
—X—X—X—	오수관거(기존)
—X—X—X—	암송관거(계획)
—X—X—X—	암송관거(기존)
—X—X—X—	중계펌프장
—X—X—X—	하수처리장

 


발행처: 김천시
발행일: 2015. . .
편집 및 제도:
(주) 진성이앤씨, (주) 강동

1 : 2,500


시설계획평면도(하강 소규모 하수도)

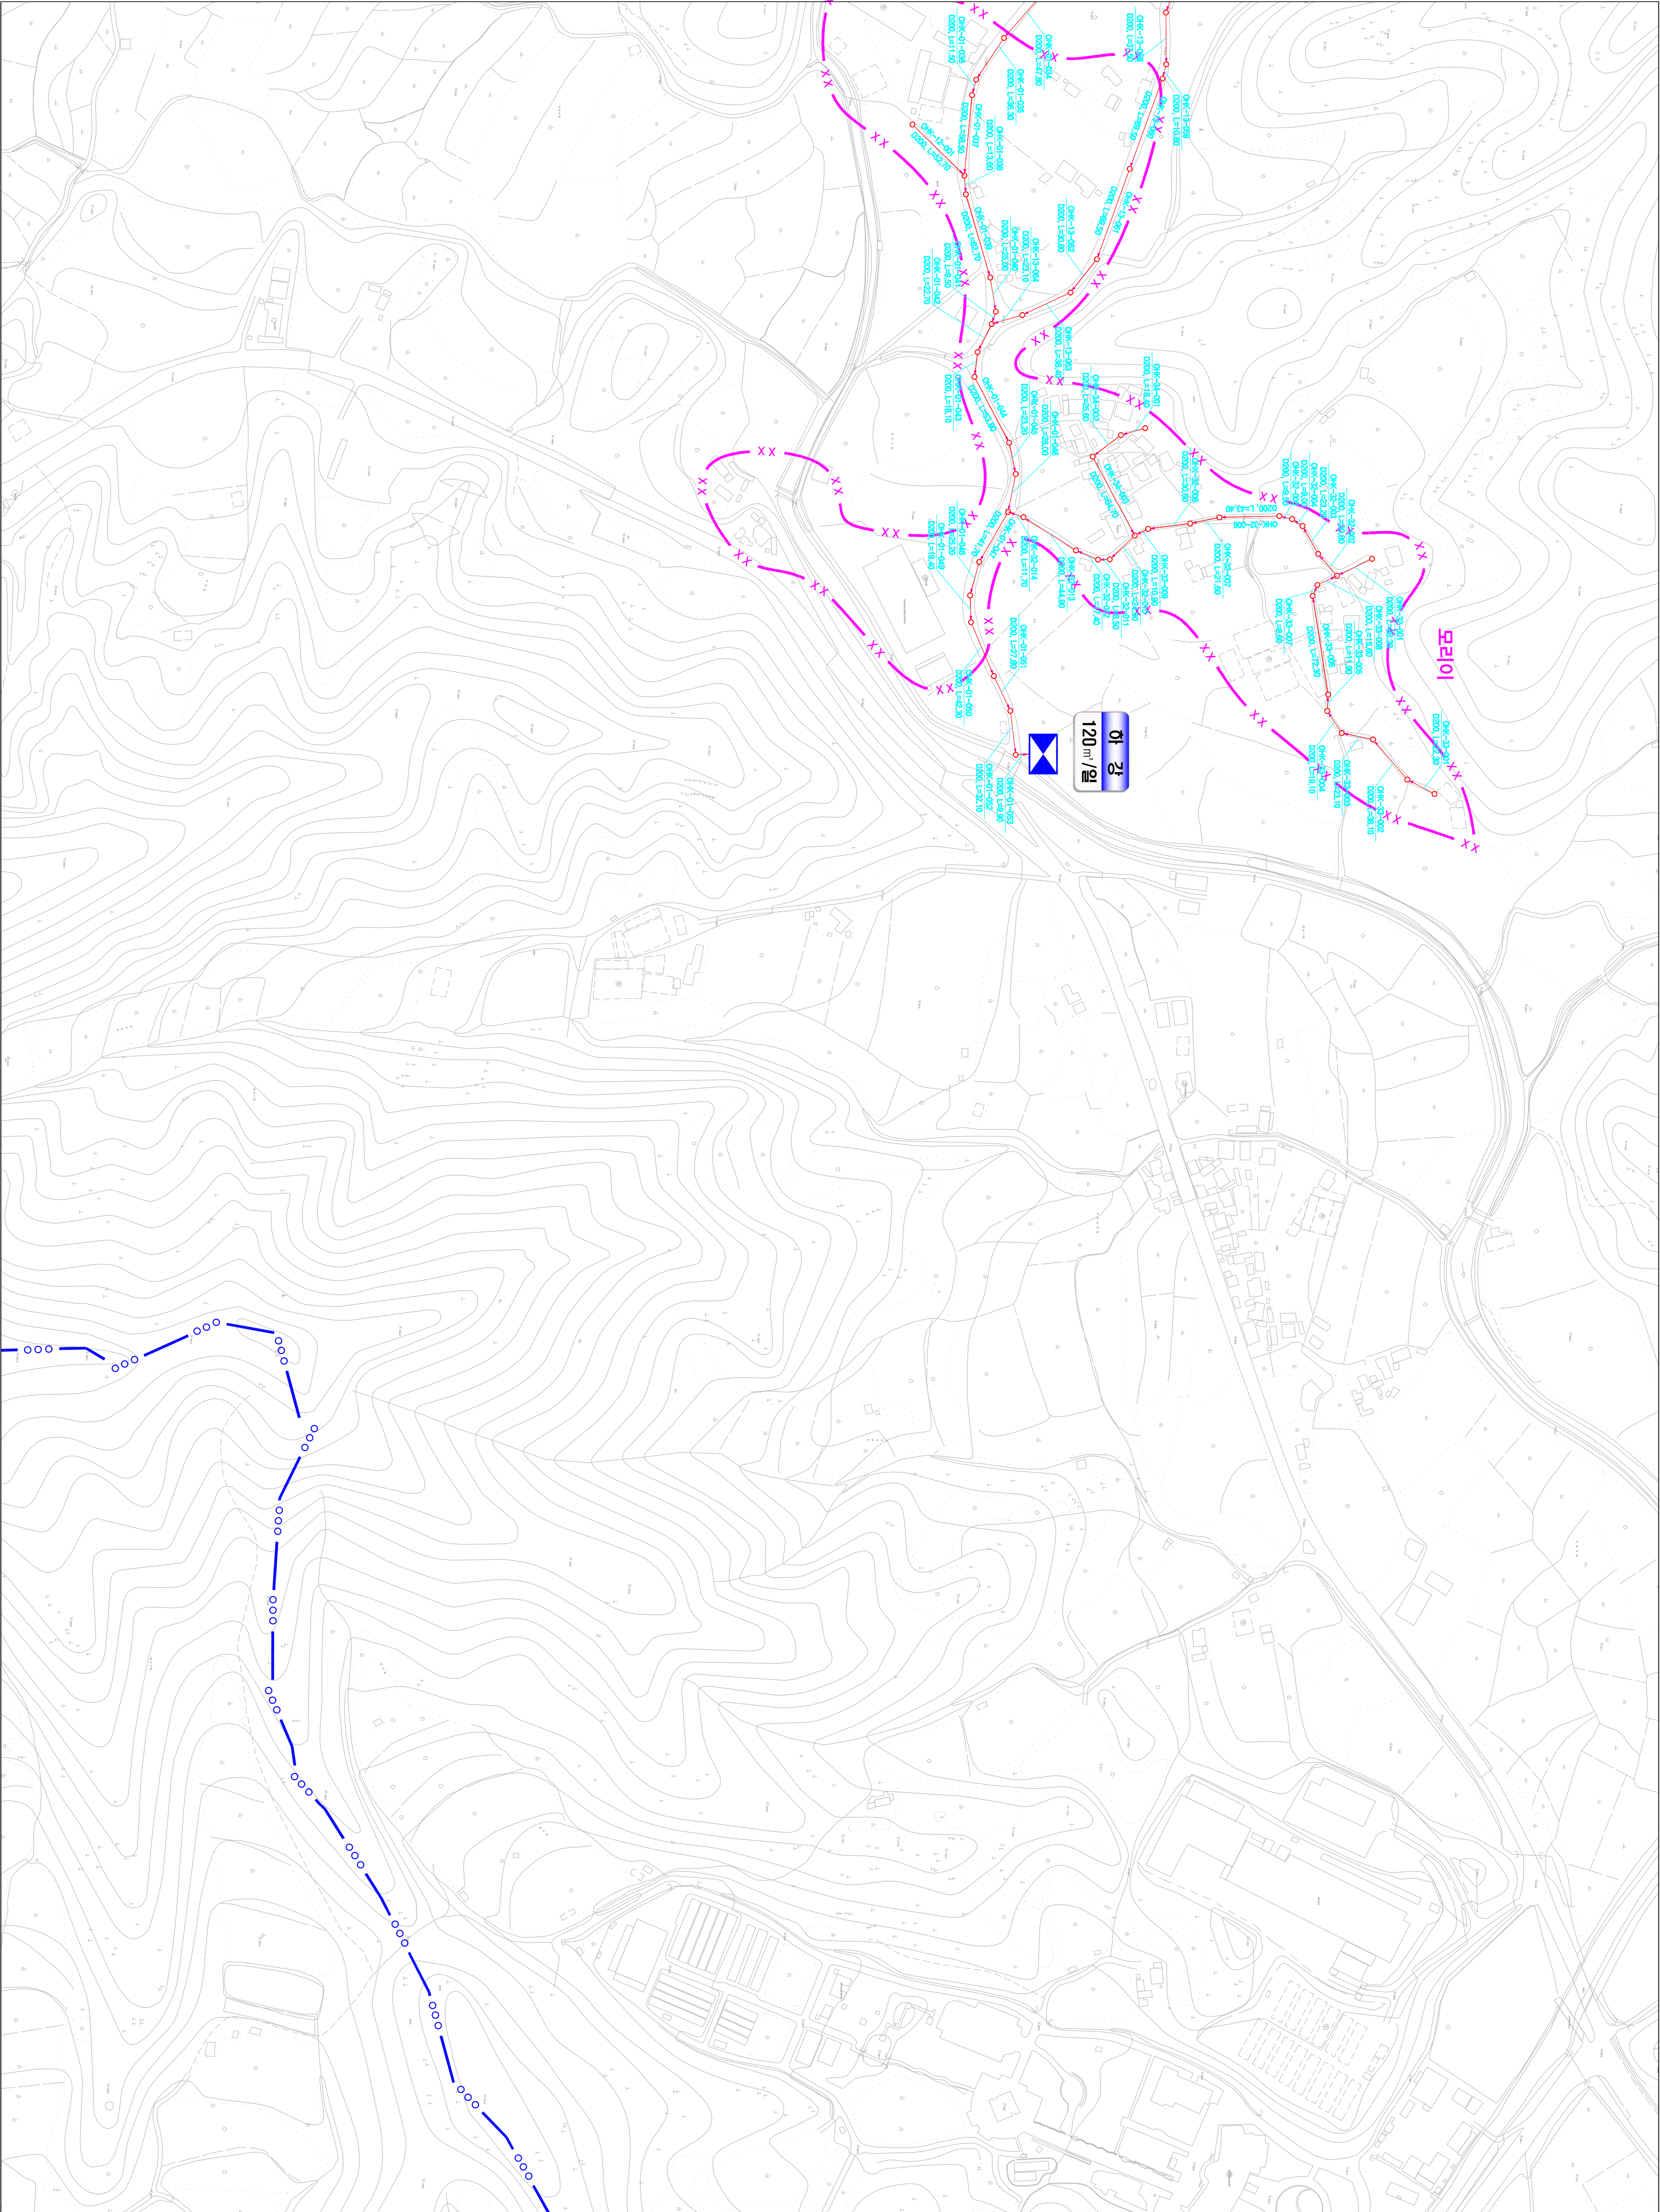

도면번호	
구상면-01	
구상면-02	구상면-03

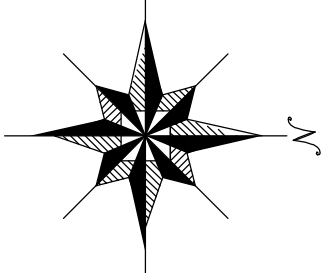

맨홀	관류번호	맨홀
○	관경, 연장	○
표준번호: 표-3401 00S1-01-001		
정리본구획명: 도구번호		
구상면(구상면-01, 구상면-02, 구상면-03)		
변		
기호	종	별
—●—●—●—	행정 구역 경계	
—●—●—●—	읍면동 경계	
—●—●—●—	배수구역 경계	
—●—●—●—	처리구역 경계	
—●—●—●—	처리본구(기준)	
—●—●—●—	처리본구(계획)	
—●—●—●—	오수관거(기준)	
—●—●—●—	오수관거(계획)	
—●—●—●—	암송관거(계획)	
—●—●—●—	중계펌프장	
—●—●—●—	하수	처리장

 

발행처: 김천시
발행일: 2015. . .
(주) 진성이앤씨, (주) 강릉