


시설계획평면도(지좌 처리분구)

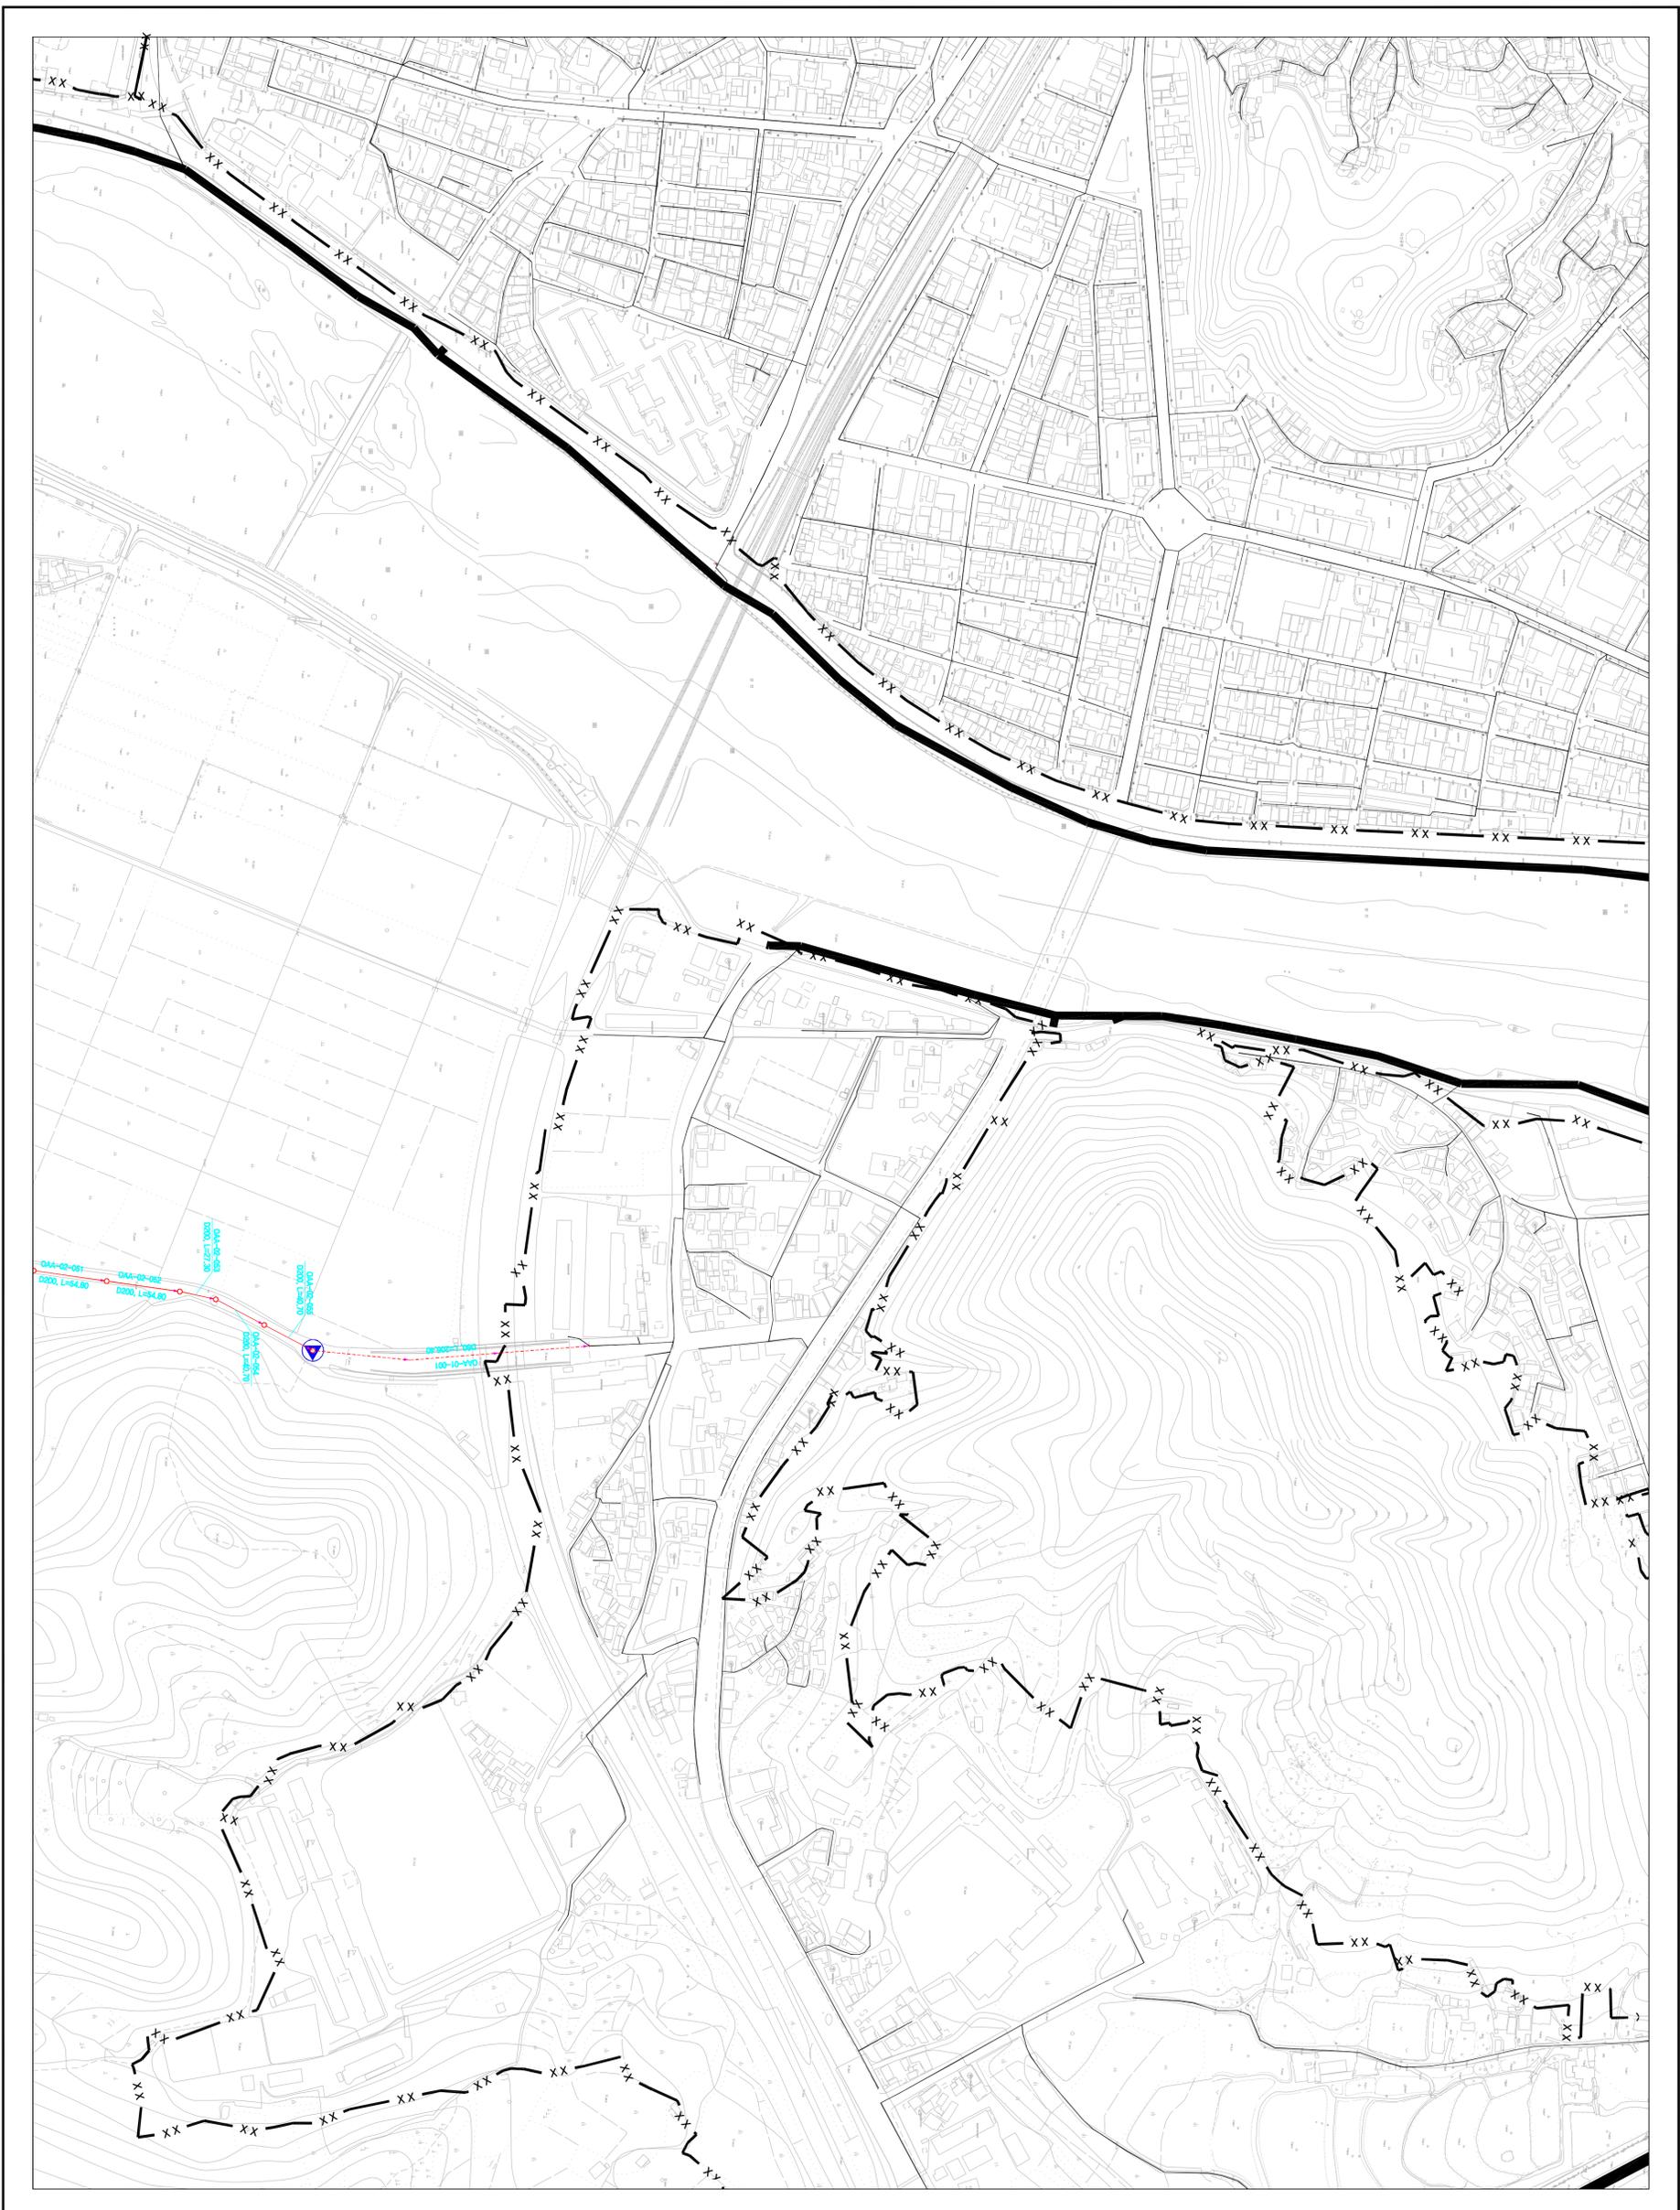

도면번호	
동지역-1	
동지역-2	




맨홀	관로번호	맨홀
○	관경, 연장	○
00S7-01-001	00S7-01-001	00S7-01-001
00S7-01-001	00S7-01-001	00S7-01-001
00S7-01-001	00S7-01-001	00S7-01-001

기호	종류
—	행정구역경계
—	읍면동경계
—	배수구역경계
—	처리분구(계)
—	처리분구(계)
—	오수관(계)
—	암송관(계)
—	중계펌프장
—	하수처리장



발행처: 김천시
 발행일: 2015. . .
 (주) 진성이앤씨, (주) 강동

시설계획평면도(지좌 처리분구)

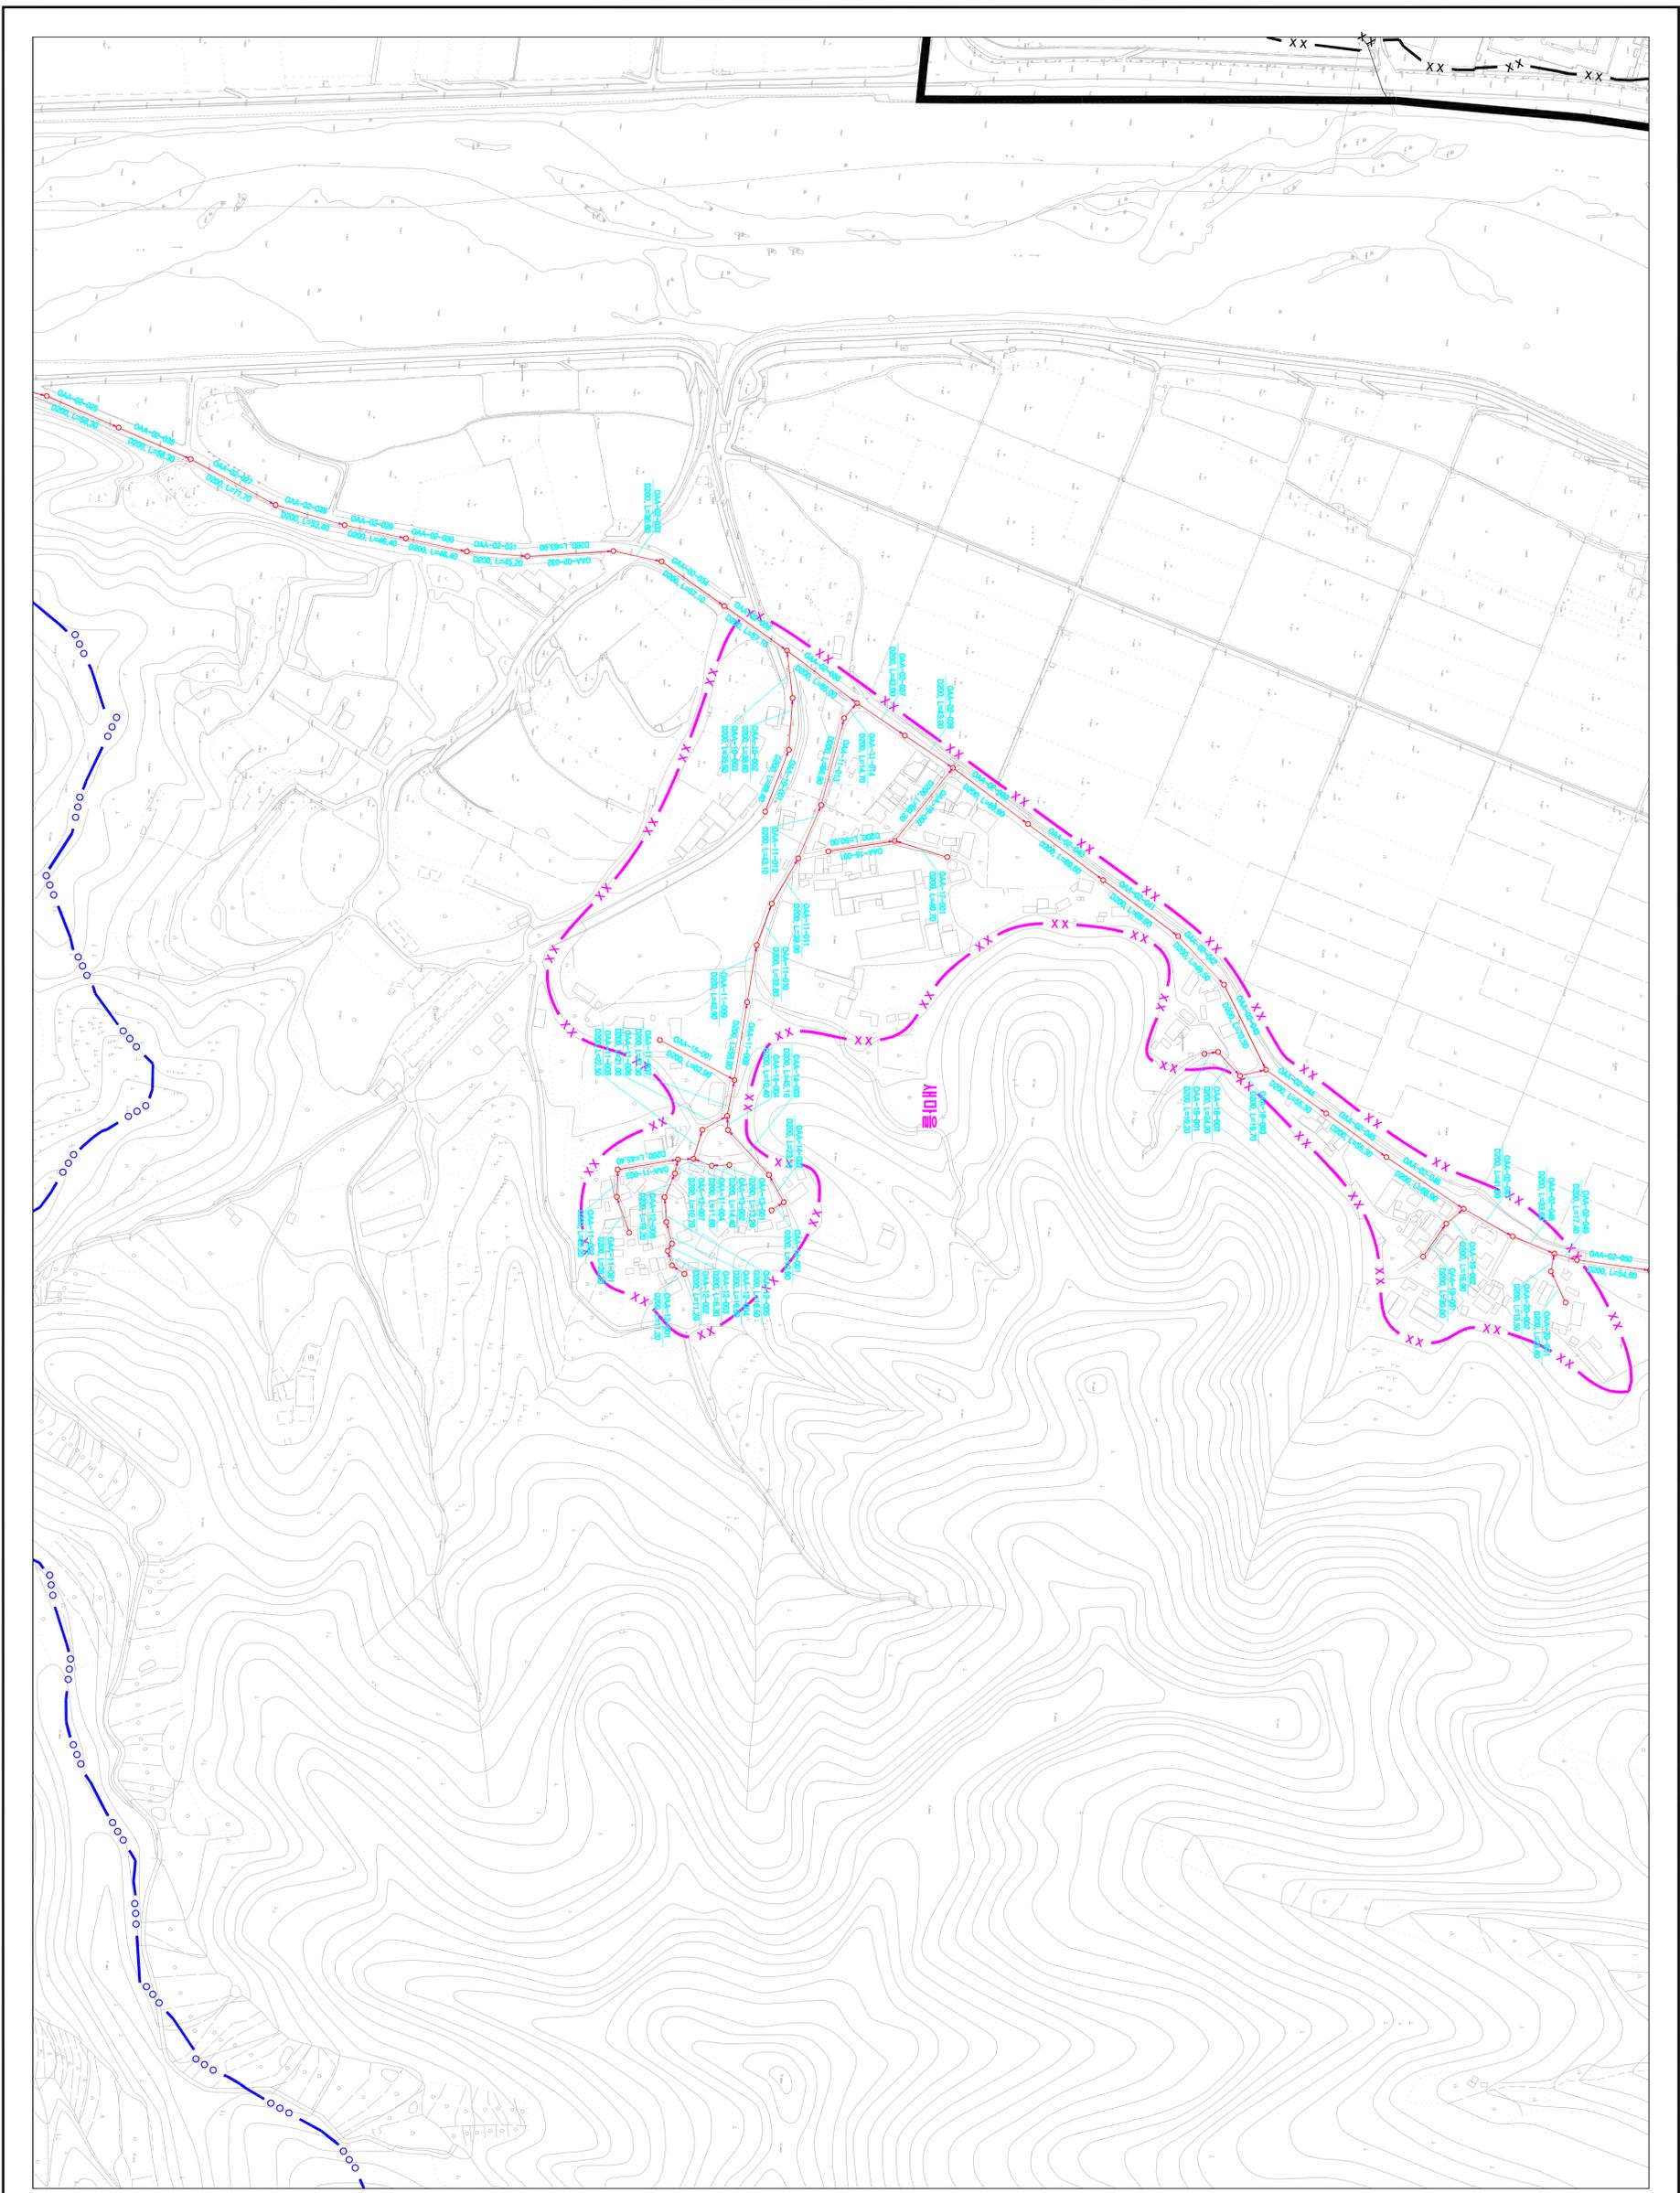

도면번호	동지역-1
	동지역-2



맨홀	관로번호	맨홀
○	○	○
관정	관정	관정
○	○	○
00S7-01-001	00S7-01-001	00S7-01-001
00S7-01-001	00S7-01-001	00S7-01-001
00S7-01-001	00S7-01-001	00S7-01-001

기호	종류	설명
—	행정구역경계	행정구역경계
—	읍면동경계	읍면동경계
—	내수구역경계	내수구역경계
—	처리분구(계획)	처리분구(계획)
—	처리분구(기존)	처리분구(기존)
—	오수관거(계획)	오수관거(계획)
—	오수관거(기존)	오수관거(기존)
—	담수관거(계획)	담수관거(계획)
—	담수관거(기존)	담수관거(기존)
—	중계펌프장	중계펌프장
—	하수처리장	하수처리장



발행처: 김천시
 편찬: 2015. . .
 편집: 김천시
 (주) 진성이앤씨, (주) 강동