



시설계획평면도 (태화 소규모 하수도)

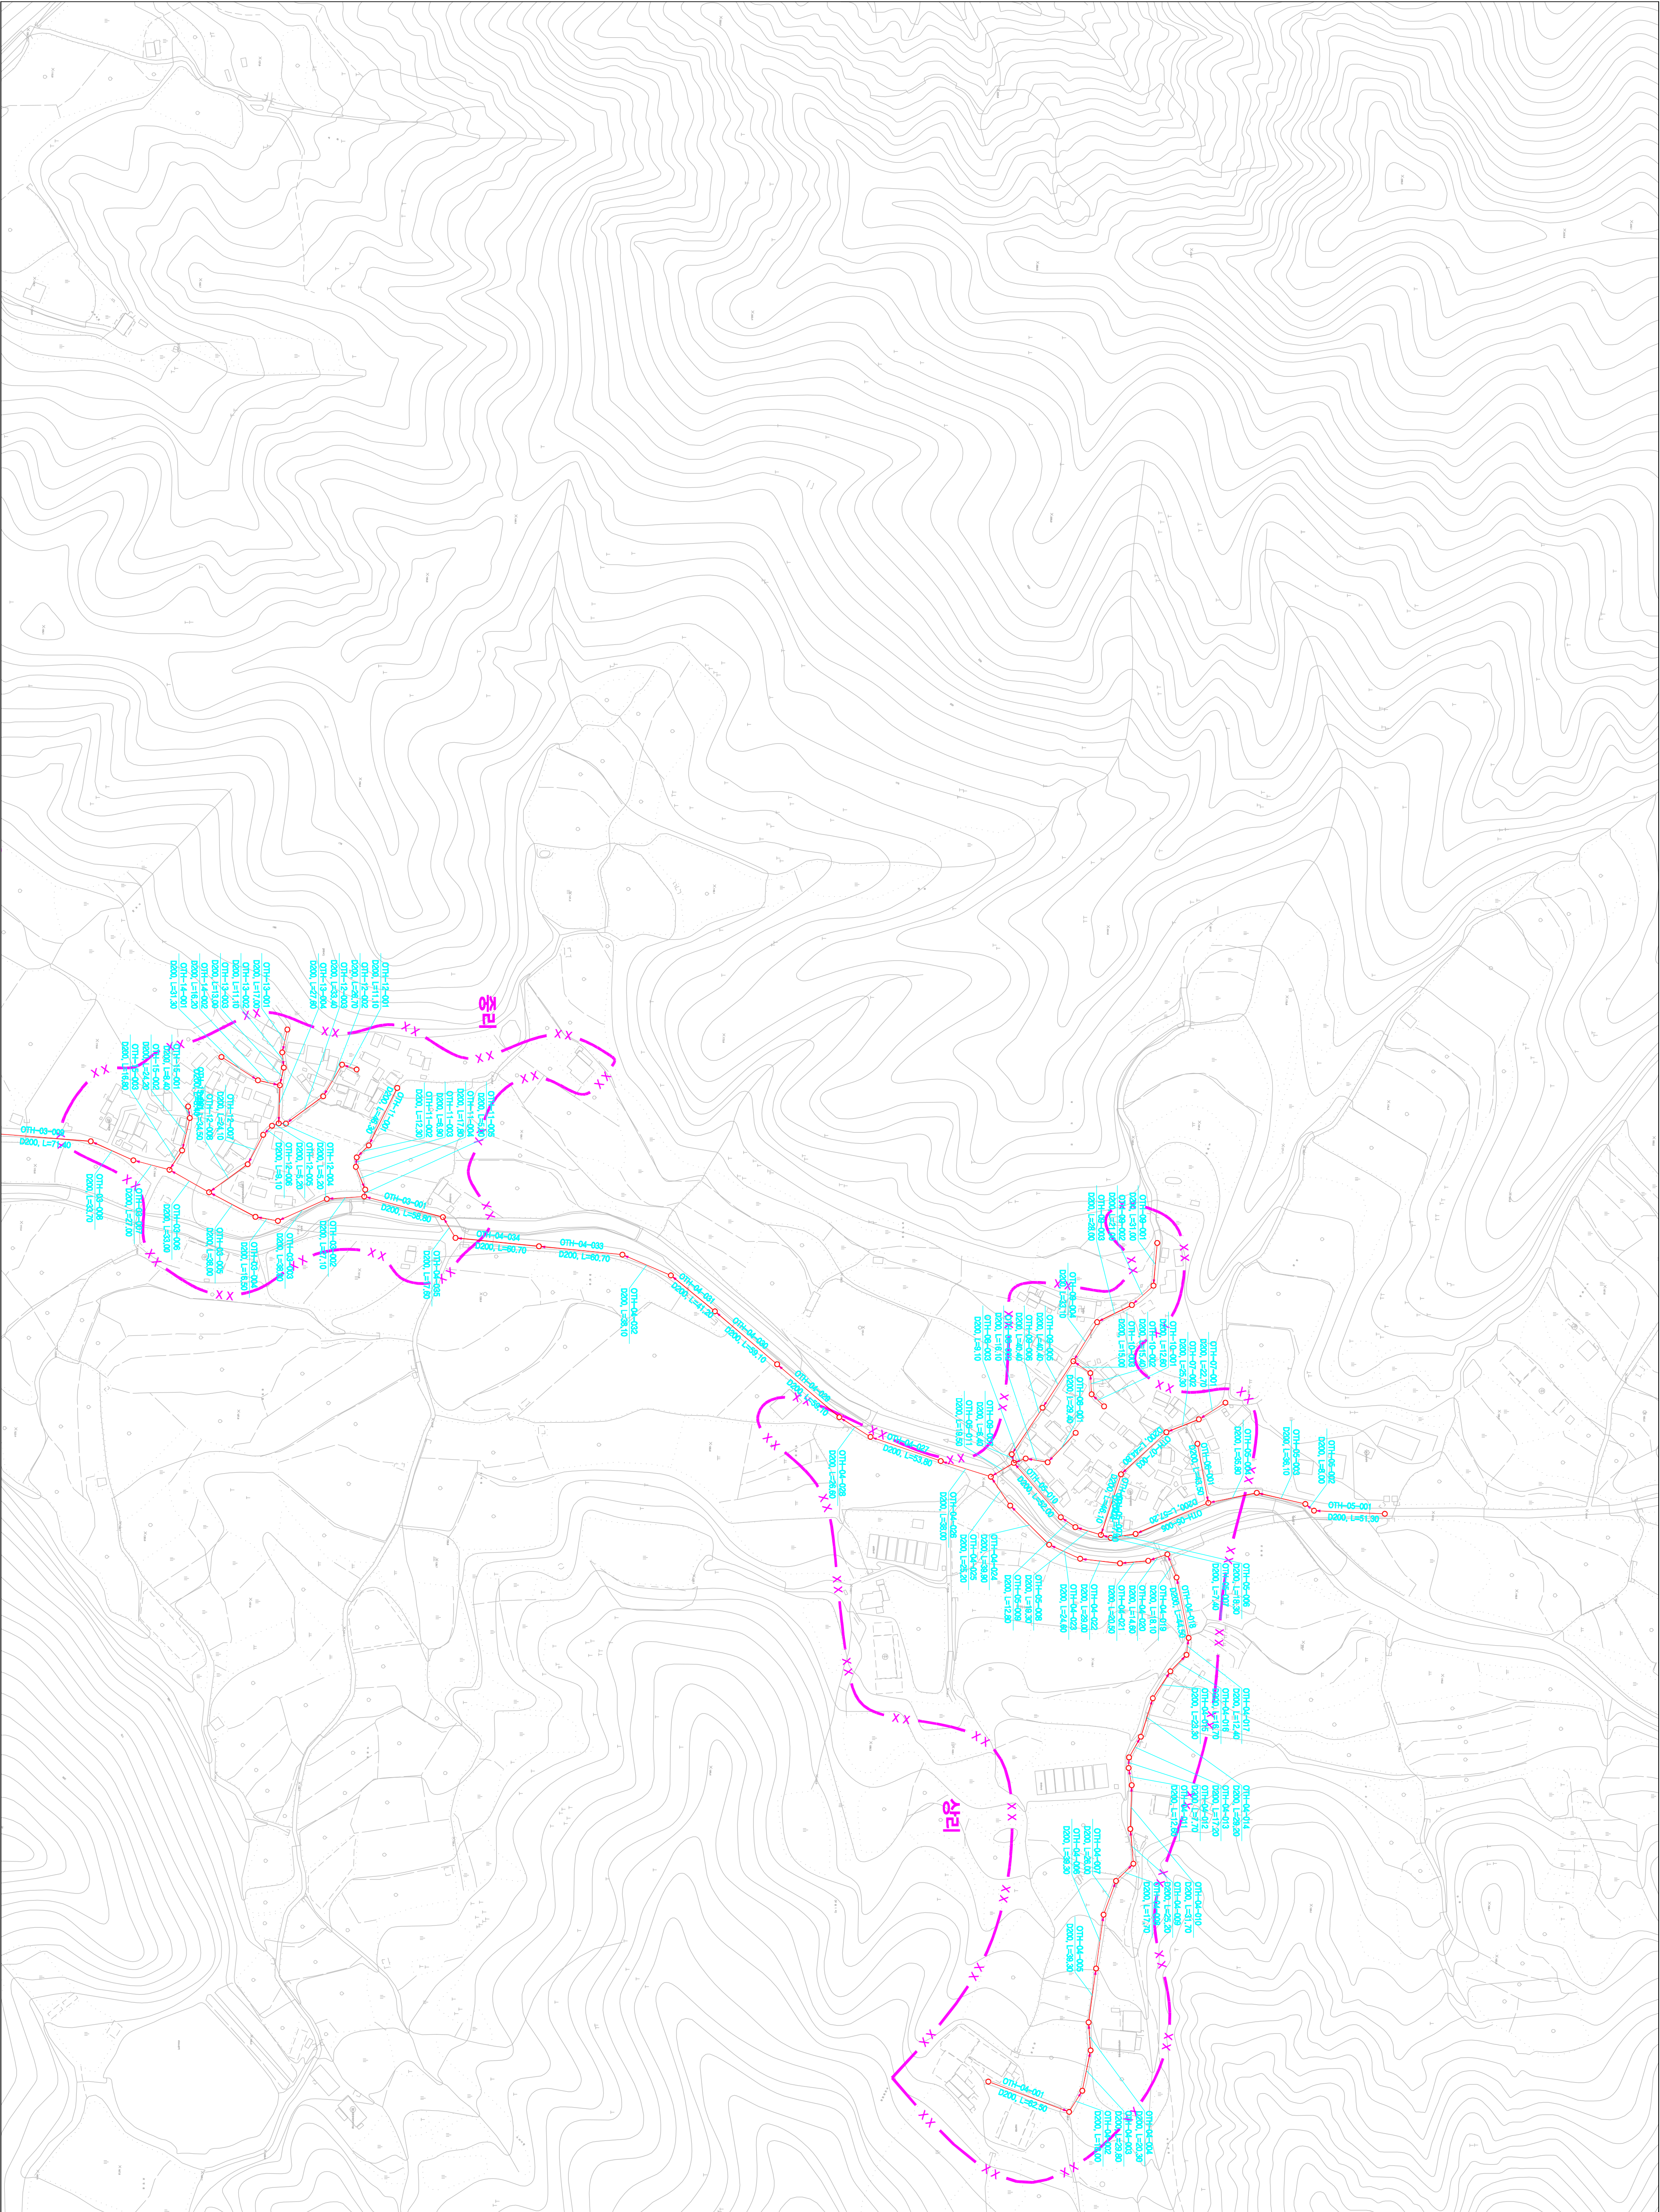

도면번호	영남면-03	
	영남면-04	

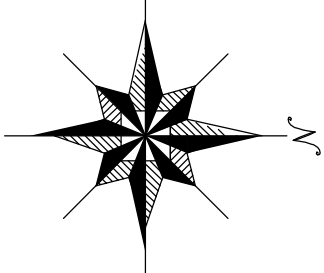

맨홀

관망·연장

맨홀

00S1-01-001

도구별호

차리분구(계획)

수원(주유소·보안·물방·기타)

기호	종별
---X---	행정구역경계
---X---	읍면동경계
---X---	배수구역경계
---X---	처리구역경계
---X---	처리분구(기준)
---X---	오수관거(기준)
---	암송관거(계획)
---X---	중계펌프장
---X---	하수처리장

0 25 50 100 150 200

SCALE=1:2,500

발행처: 김천시
편집 및 제도: 2015. . .
(주) 진성이앤씨, (주) 강동