

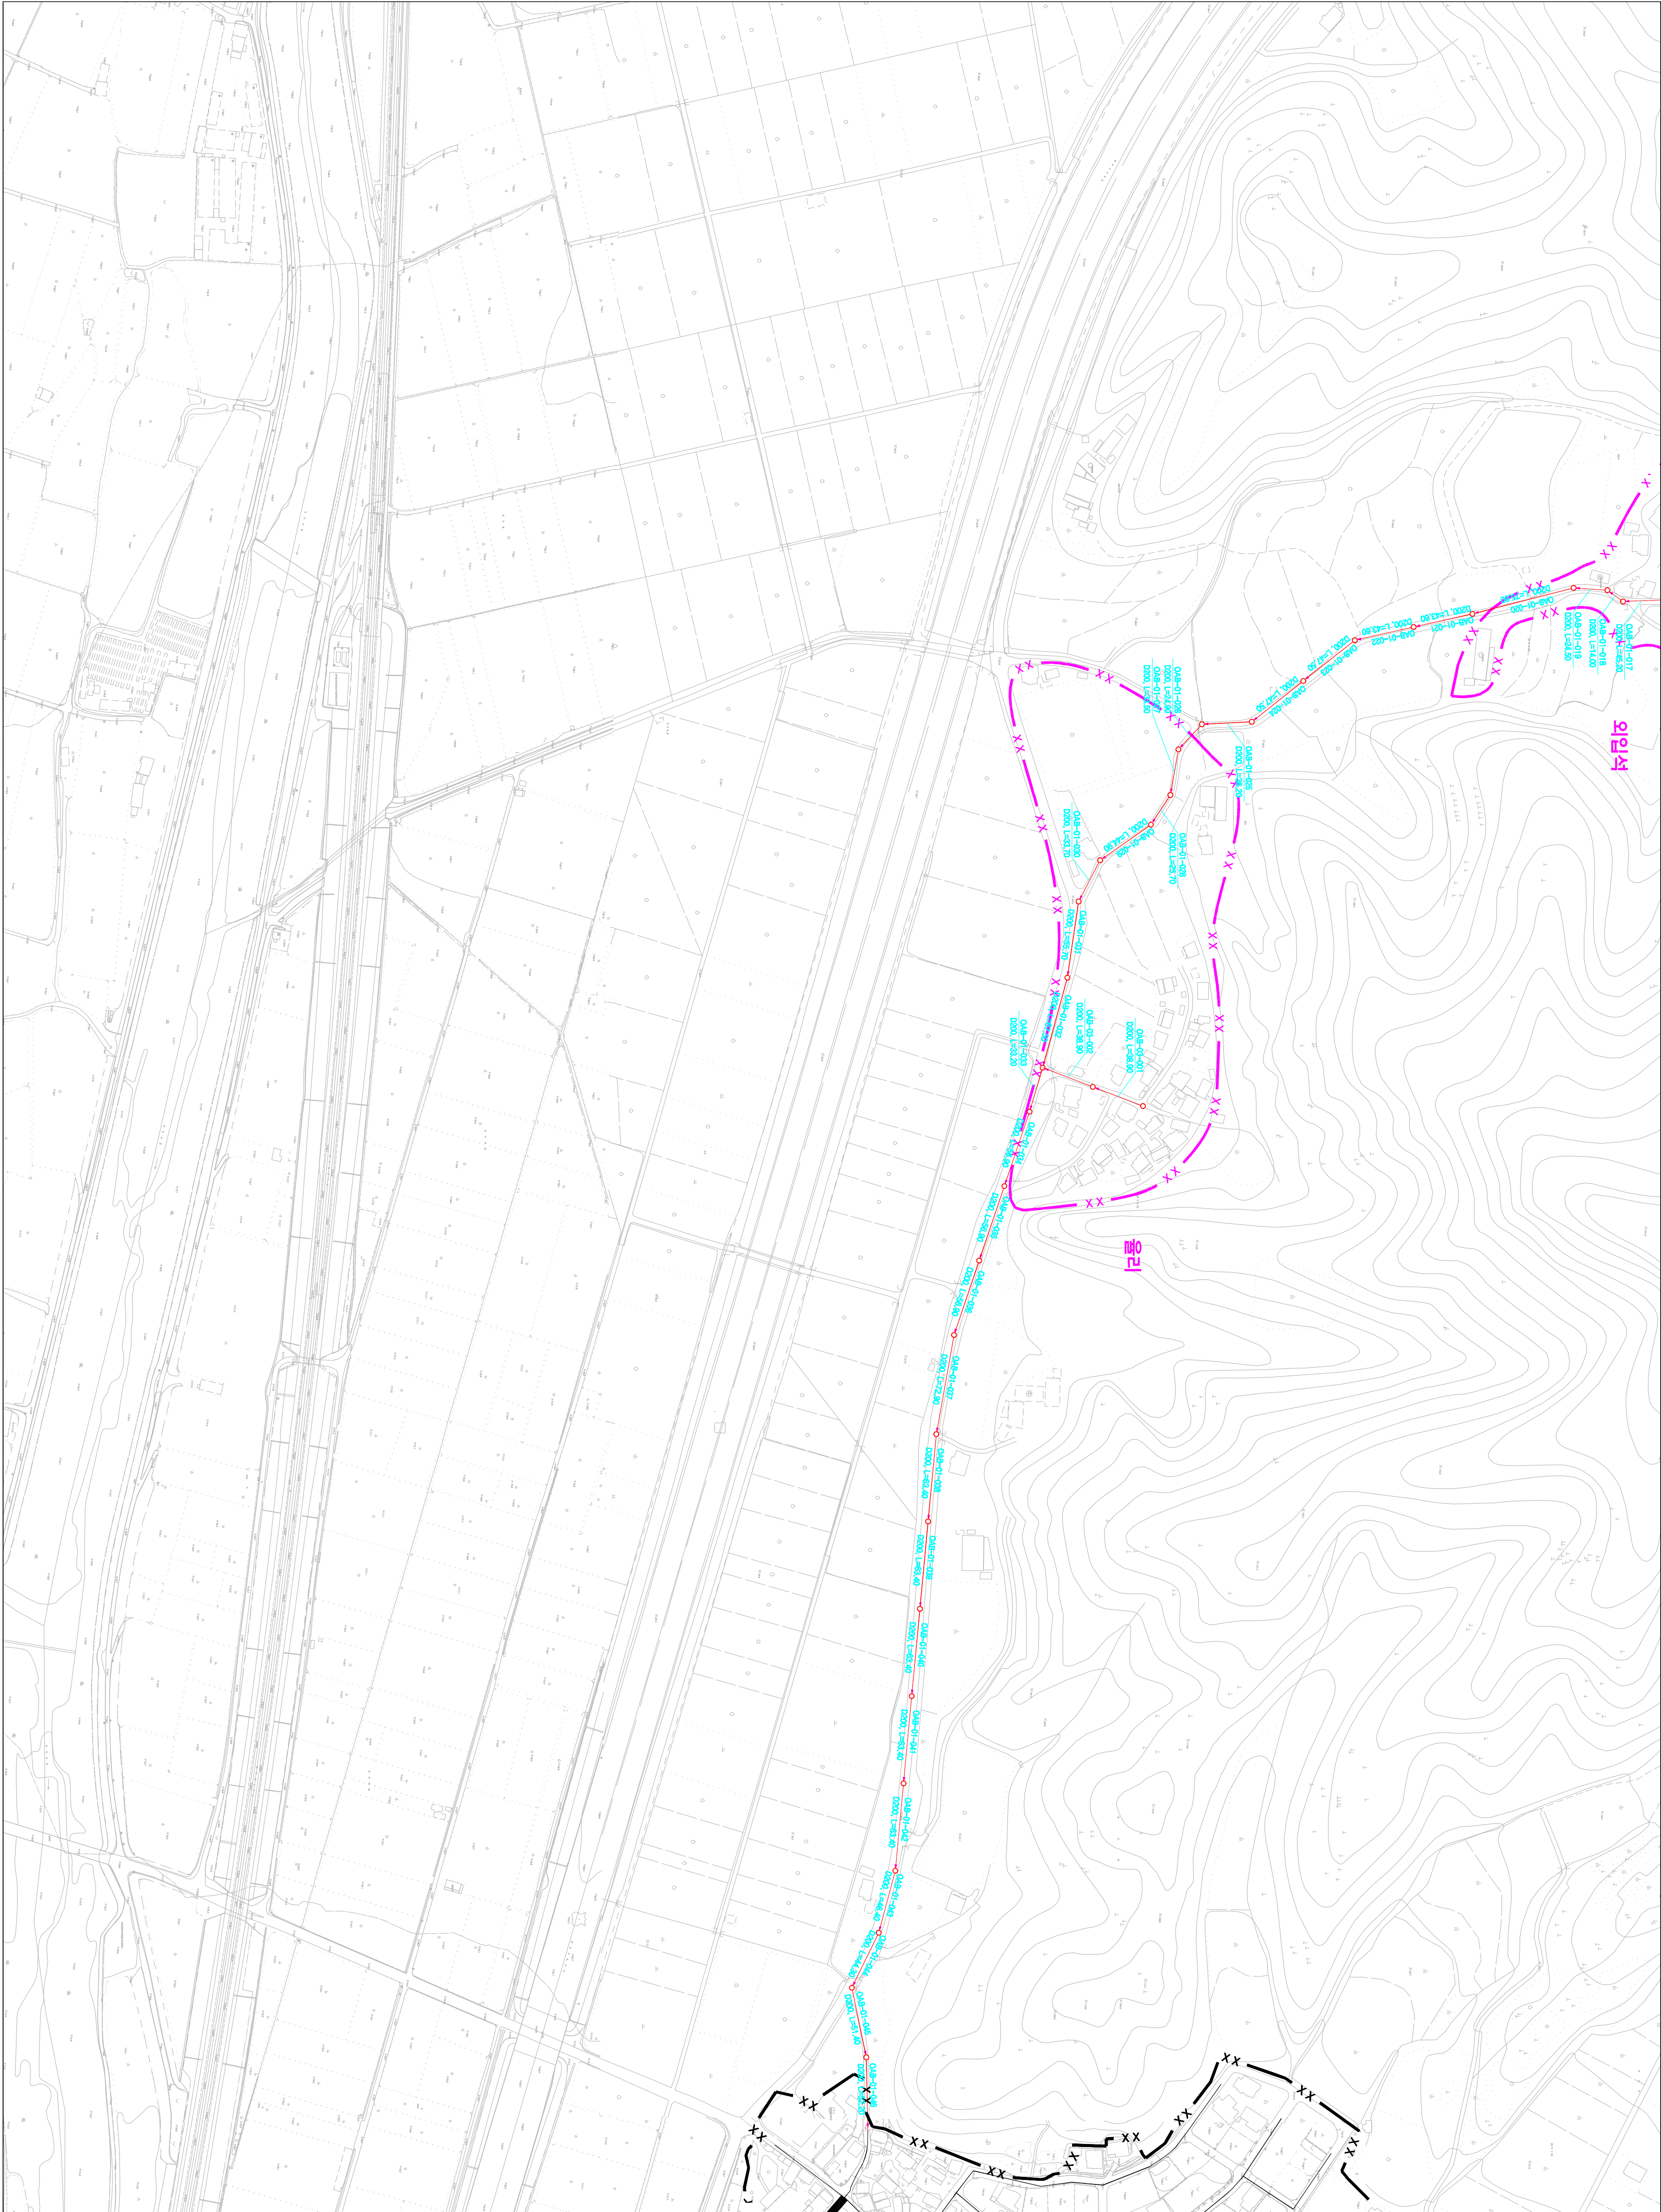


1 : 2,500


시설계획평면도 (봉산 처리분구)

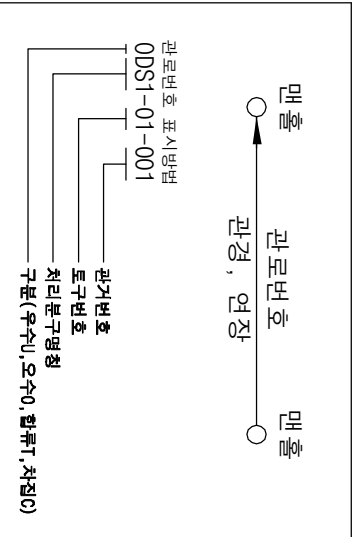

도면번호	봉산면-05	
	봉산면-06	

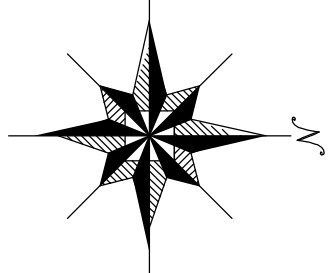

기호	종별
—	행정구역경계
—	읍면동경계
—	배수구역경계
—	처리구역경계
—	처리분구(기준)
—	처리분구(계획)
—	오수관거(기준)
—	오수관거(계획)
—	암송관거(계획)
—	중계펌프장
—	하수처리장

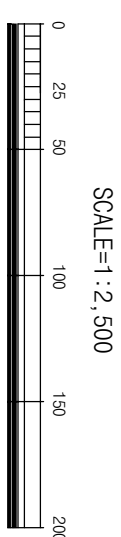

발행처: 김천시
발행일: 2015. . .
(주) 진성이앤씨, (주) 강동