



1 : 2,500

시설계획평면도(아포 처리분구)

 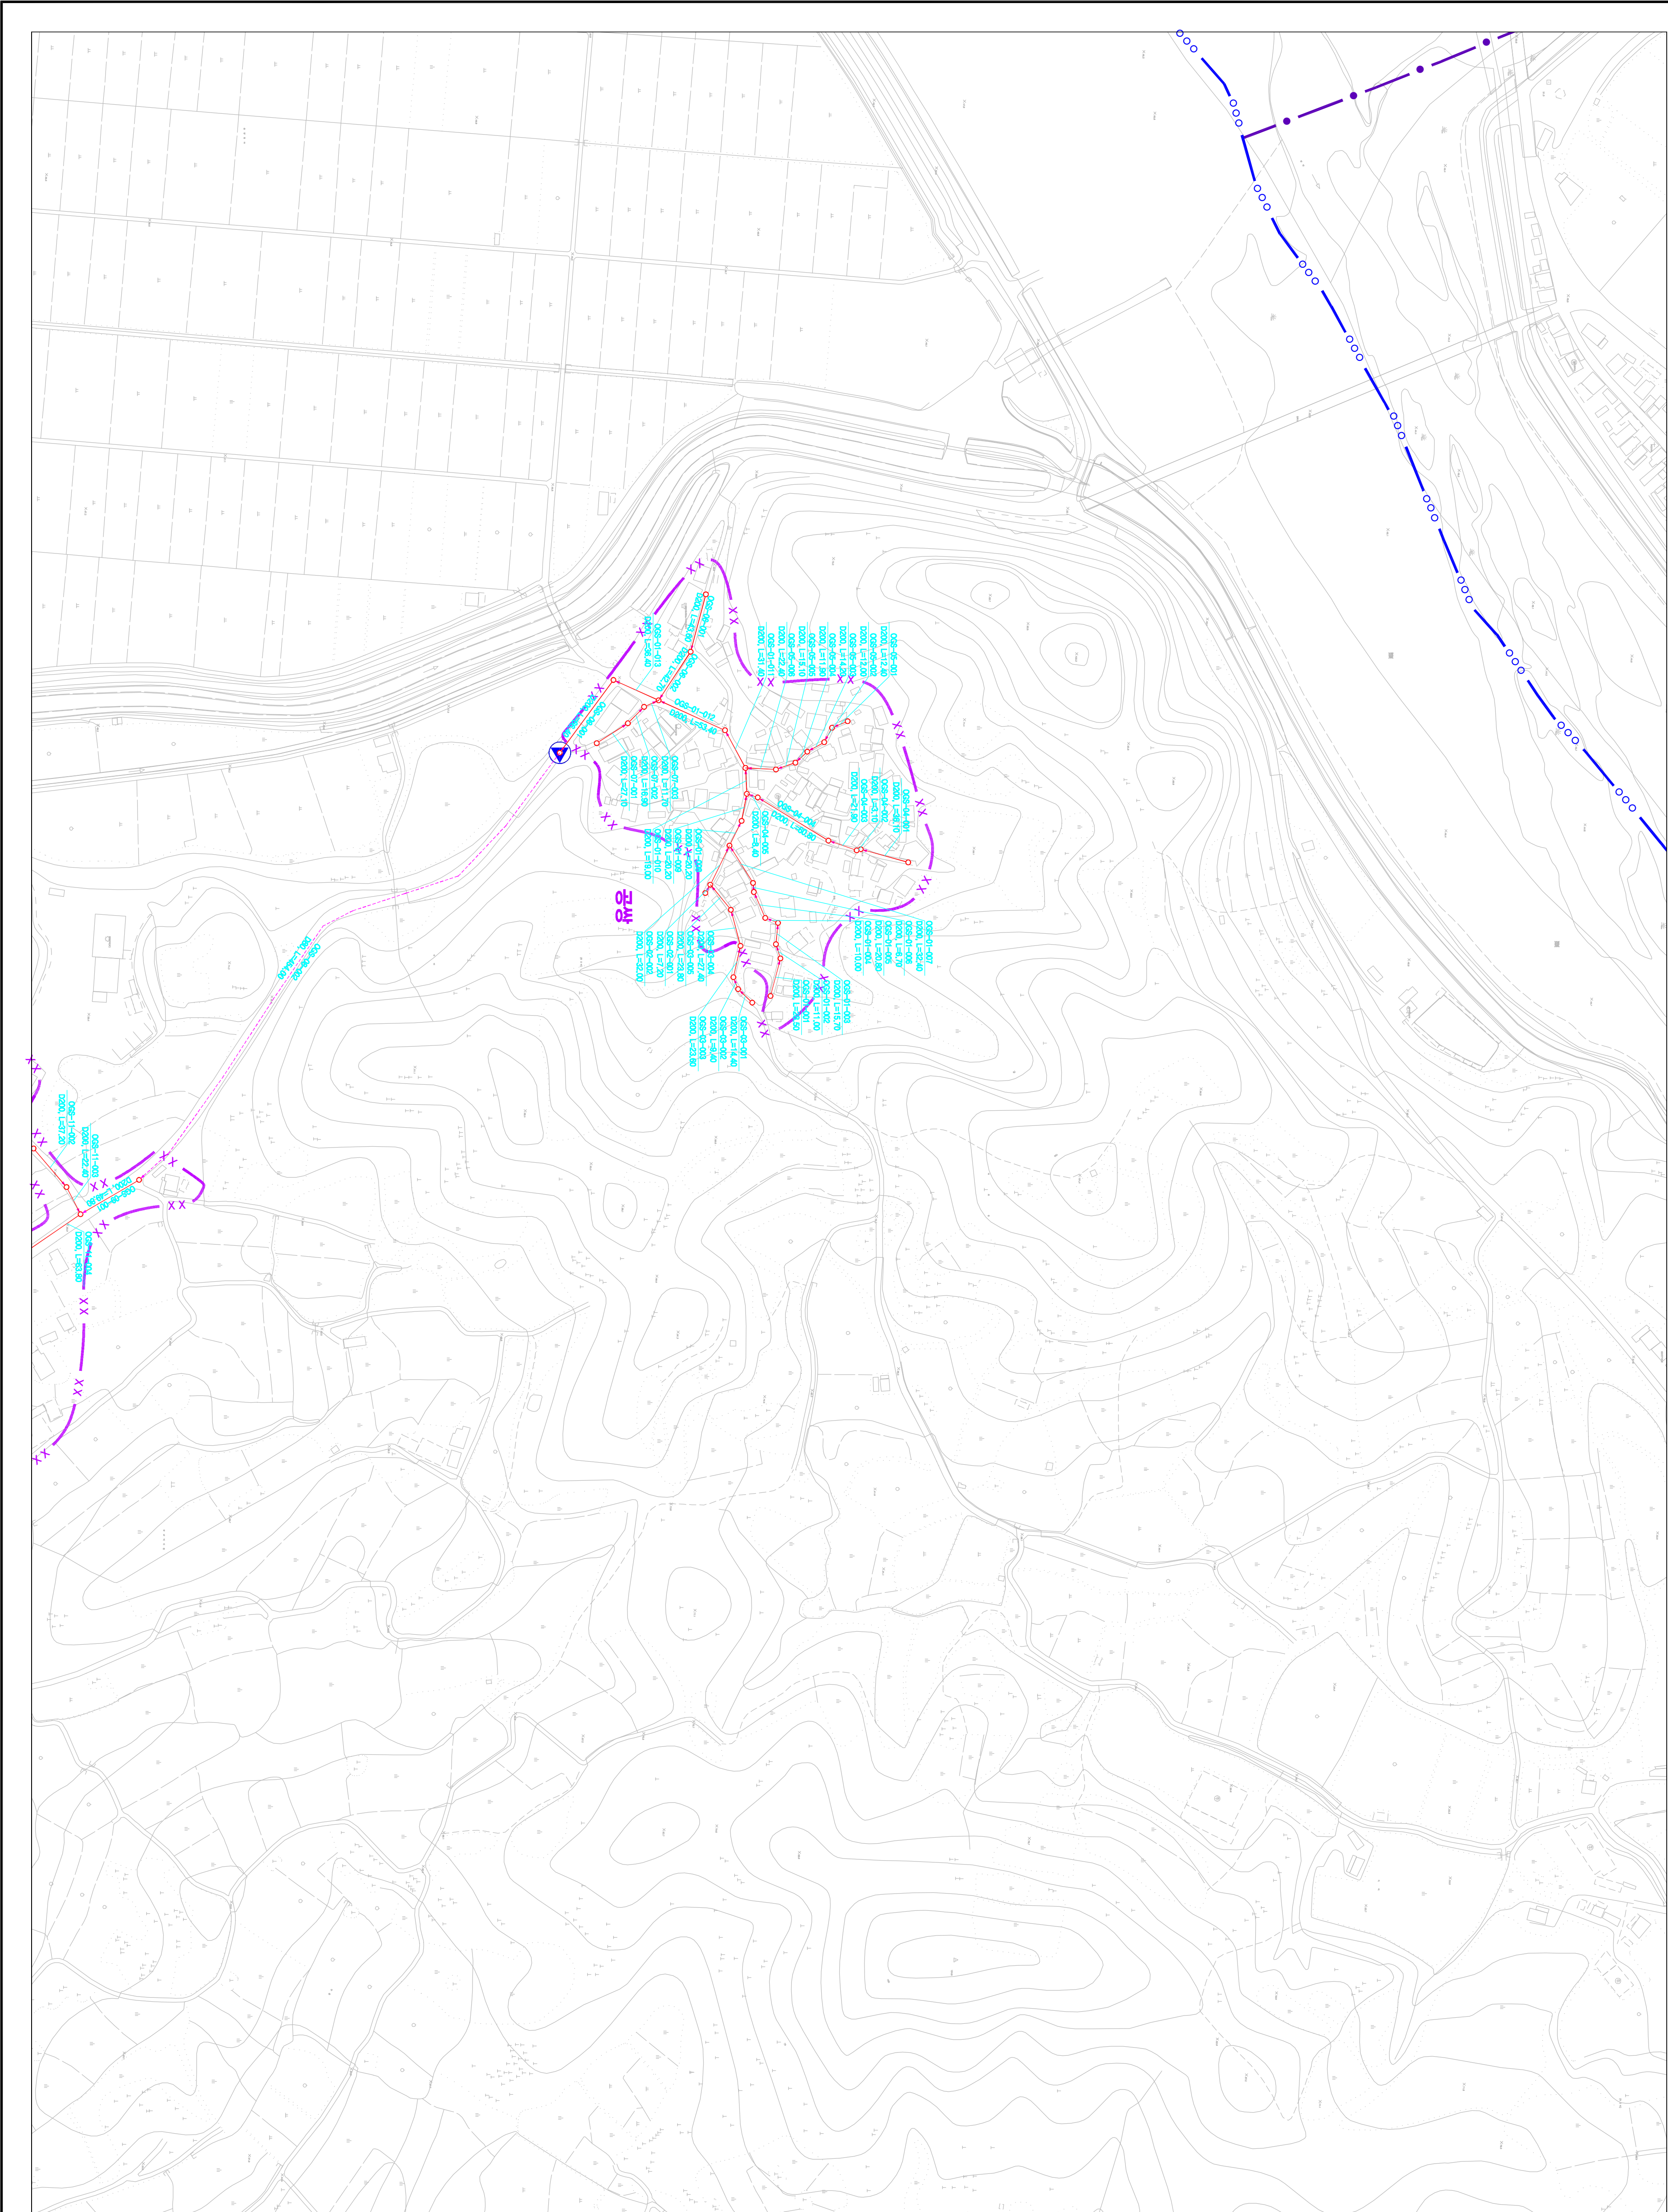


도면번호	
아포읍-01	
아포읍-02	

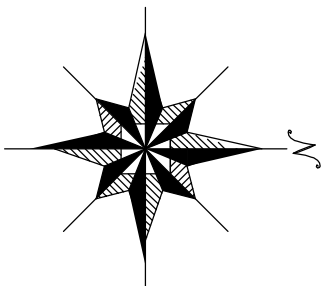

맨홀	관망	연장	맨홀
00S7-01-001			
관망			
도구			
처리분구(계측)			
수원(수위, 수위, 수위, 수위)			

기호	종류	설명
—●—●—●—	행정 구역 경계	
—●—●—●—	읍면동 경계	
—●—●—●—	배수 구역 경계	
—●—●—●—	처리 구역 경계	
—●—●—●—	처리 분구(계측)	
—●—●—●—	오수 관거(계측)	
—●—●—●—	암송 관거(계측)	
—●—●—●—	중계 펌프장	
—●—●—●—	하수 처리장	



발행처: 김천시
발행일: 2015. . .
편집 및 제도:
(주) 진성이앤씨, (주) 강동