

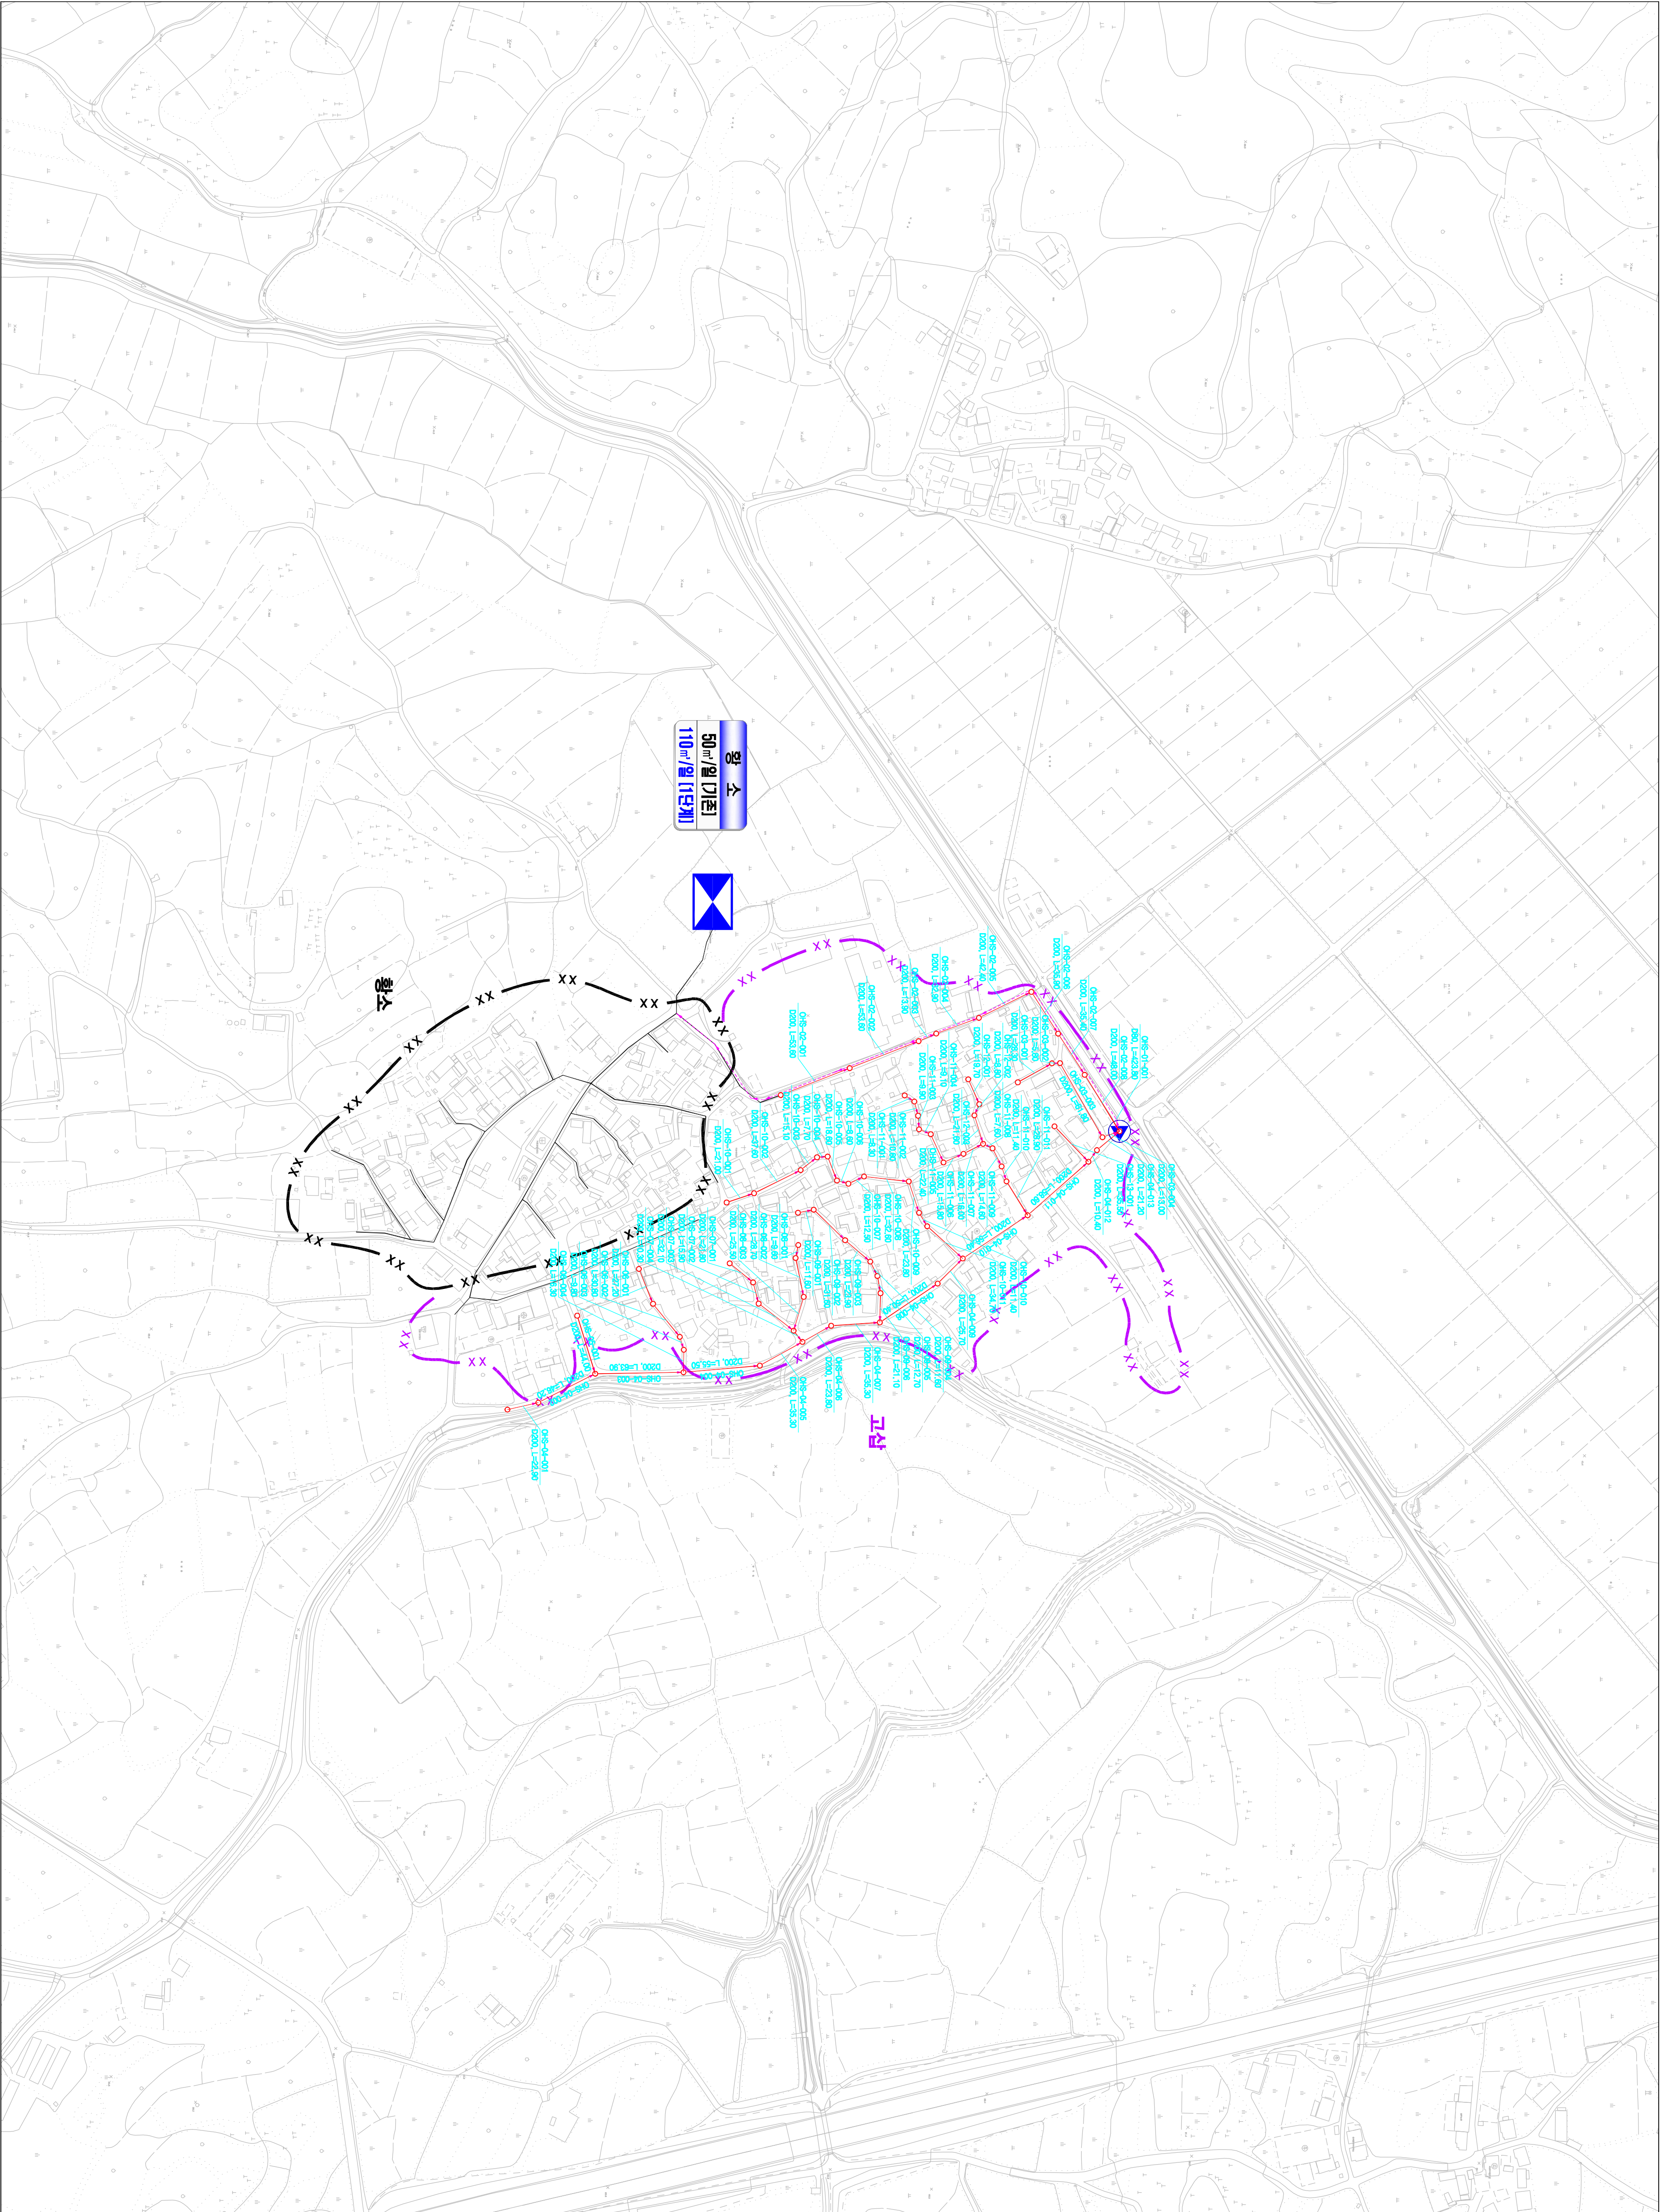


1 : 2,500


시설계획평면도 (황소 소규모 하수도)

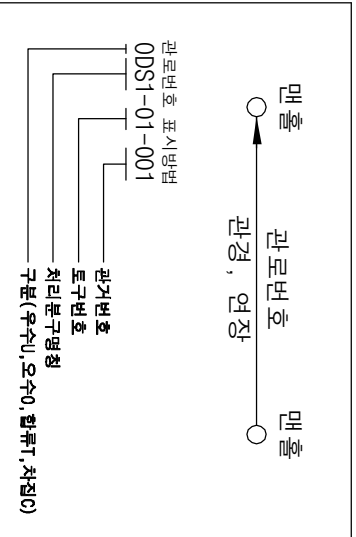

도면번호	
이도면-03	

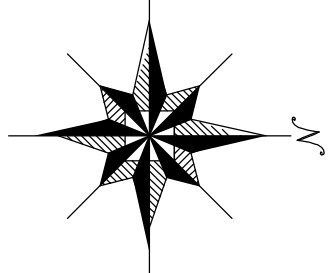

기호	종별
—	행정구역경계
—	읍면동경계
—	배수구역경계
—	처리분구(계)
—	처리분구(계)
—	오수관(계)
—	오수관(계)
—	암송관(계)
—	중계펌프장
—	하수처리장

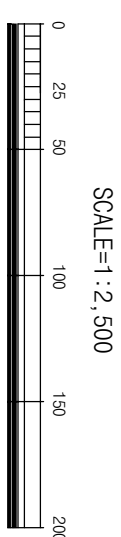

발행처: 김천시
 편집 및 제도: 2015. . .
 (주) 진성이앤씨, (주) 강릉