



1 : 2,500

시설계획평면도 (송천 처리분구)

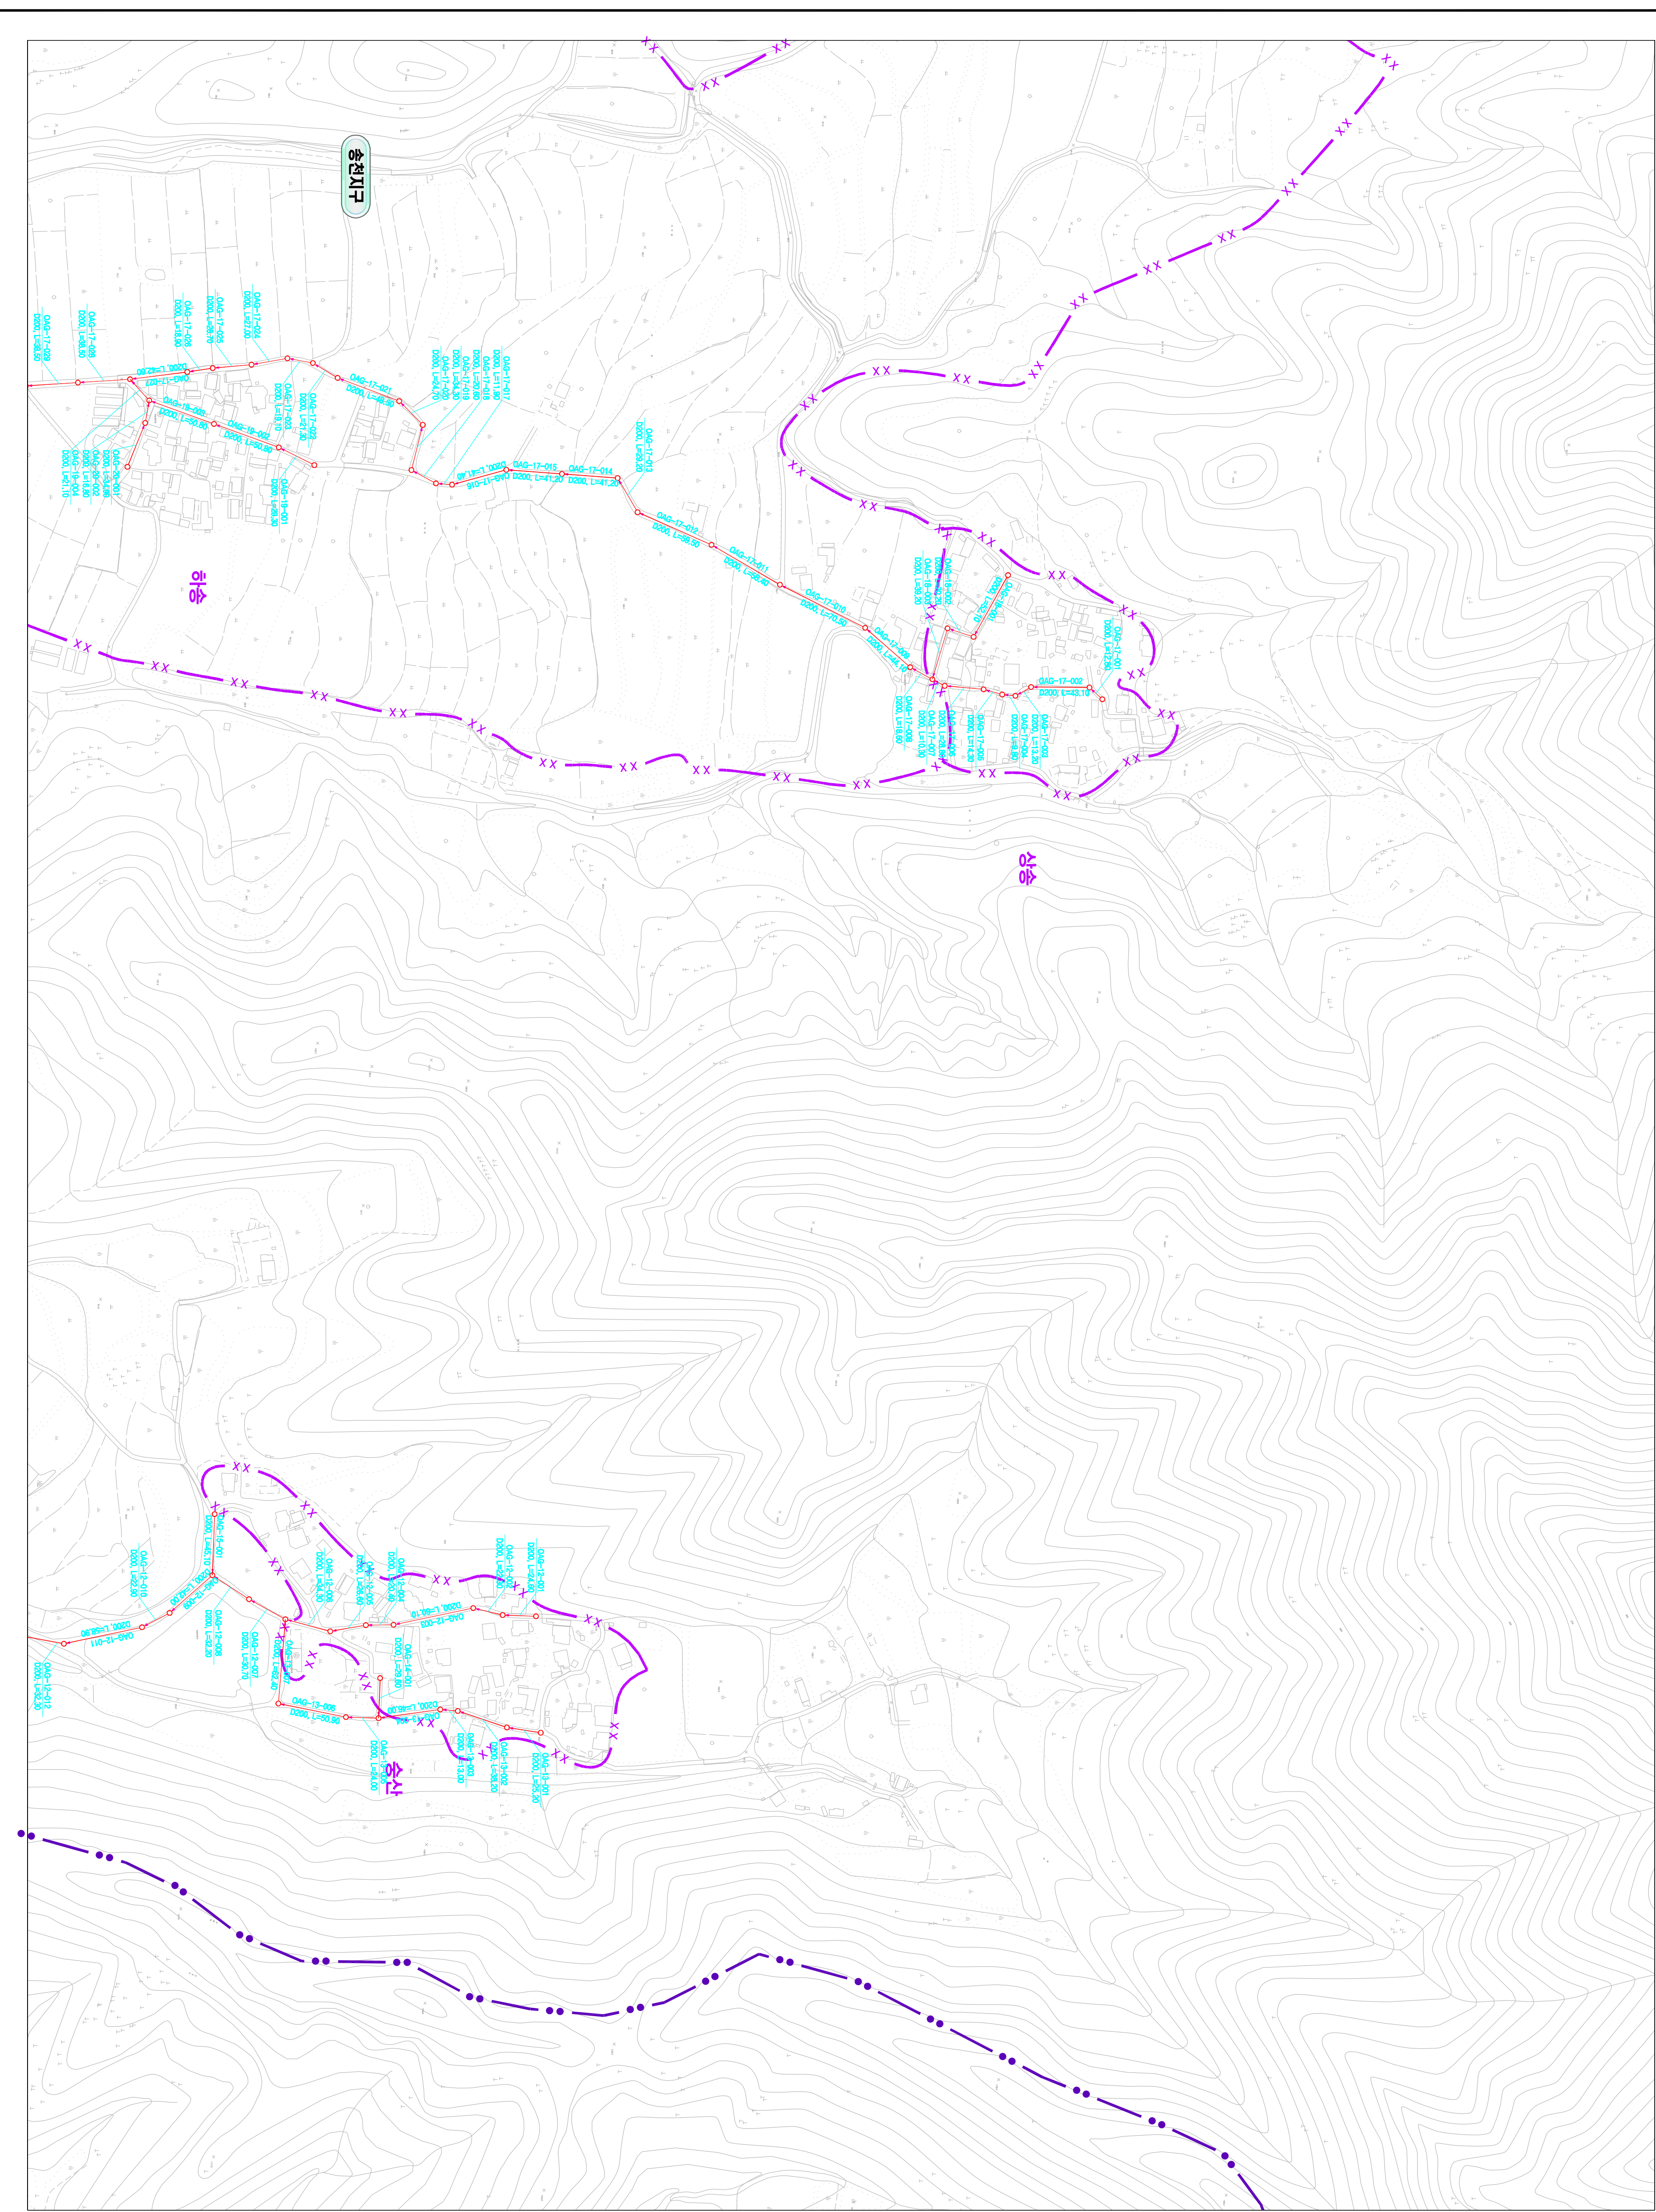

도면번호		
이도면-04	이도면-06	
이도면-05	이도면-07	

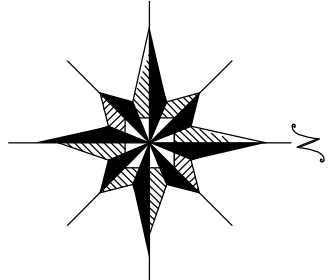

맨홀

관류번호

관정

연장

맨홀

00S1-01-001

00S1-01-001

00S1-01-001

00S1-01-001

00S1-01-001

SCALE=1:2,500

0 25 50 100 150 200

범	종	레
기 호	행 정 구 역 경 계	
	읍 면 동 경 계	
	배 수 구 역 경 계	
	처 리 구 역 경 계	
	처 리 분 구 (기 존)	
	처 리 분 구 (계 획)	
	오 수 관 (기 존)	
	오 수 관 (계 획)	
	암 송 관 (계 획)	
	중 계 펌 프 장	
	하 수	

발행처: 김천시
편집 및 제도: 2015. ...
(주) 진성이앤씨, (주) 강동