



시설계획평면도(능치 소규모 하수도)

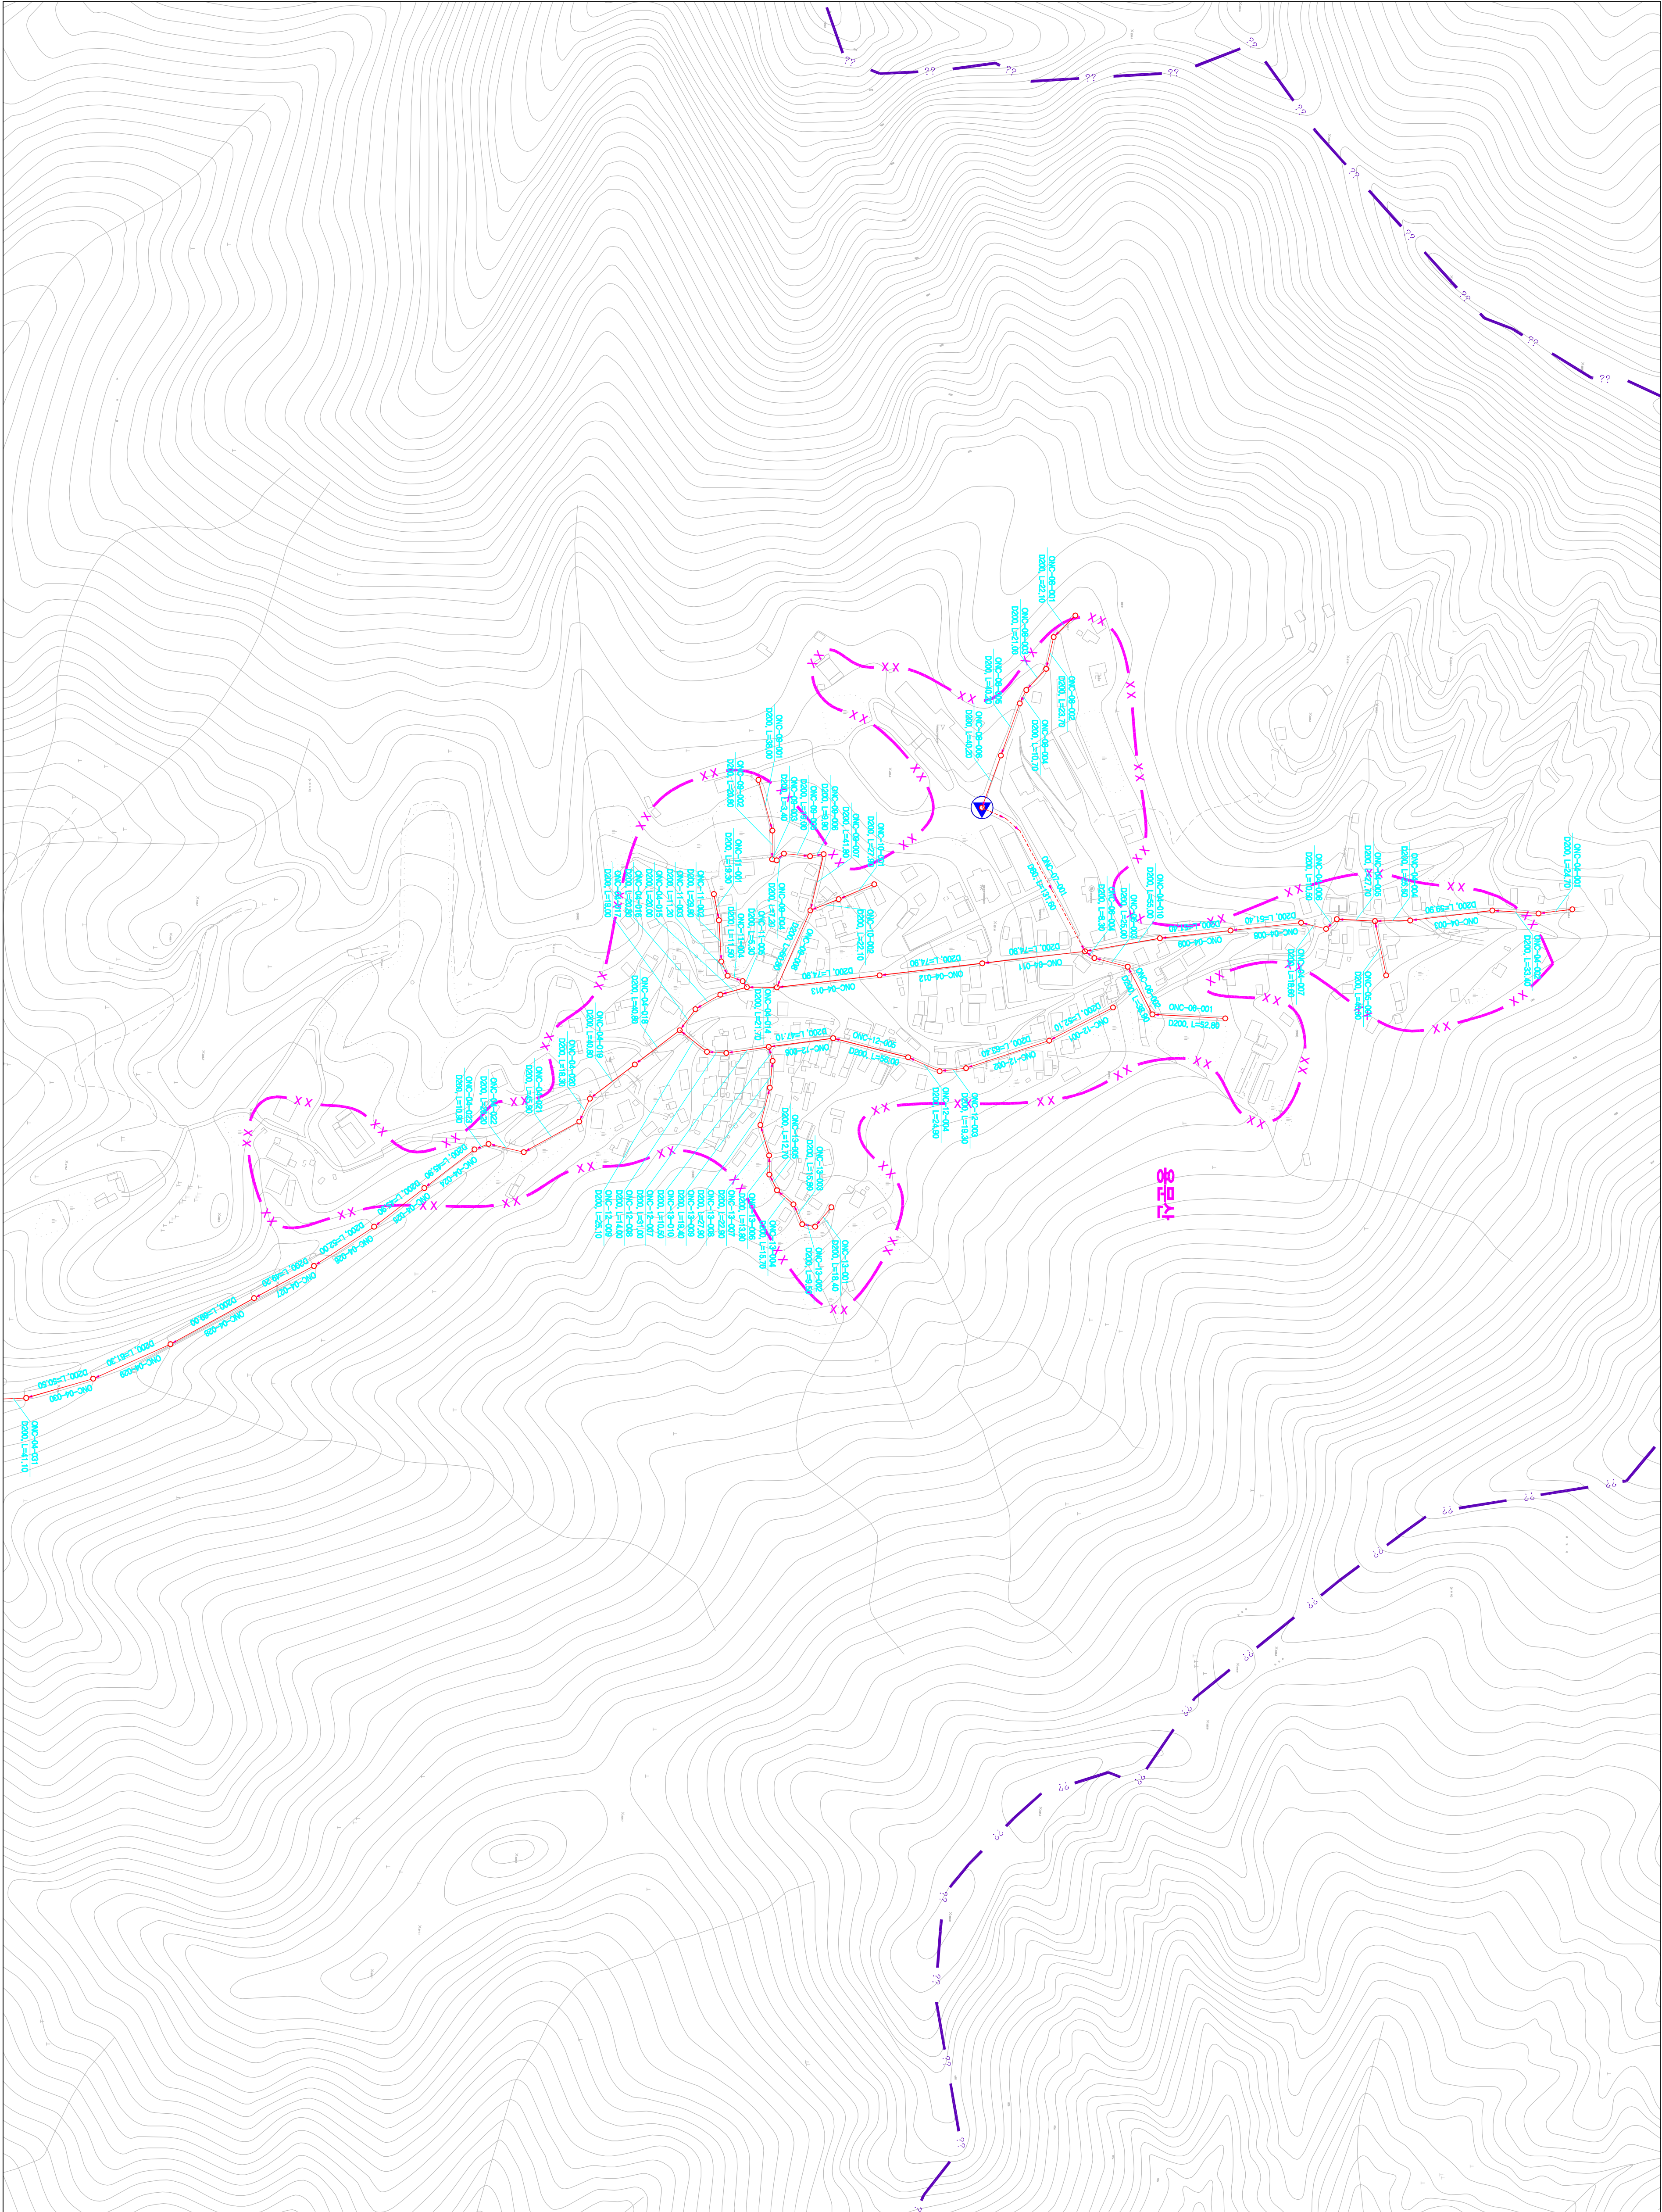

도면번호	
이로면-이	
이로면-2	이로면-4

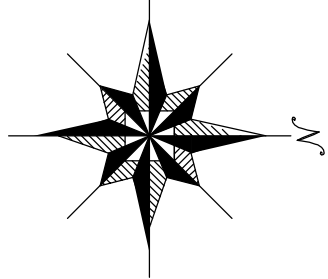

맨홀

관망번호

관망

연장

맨홀

표준번호: 00S1-01-001

도면번호

처리분구명칭

수관(구경, 노수, 물량, 1:2500)

범	종	례
기	호	별
—	—	행정 구역 경계
—	—	읍 면 동 경계
—	—	배 수 구 역 경 계
—	—	처리 구역 경 계
—	—	처리 분 구 (기 준)
—	—	처리 분 구 (계 획)
—	—	오 수 관 (기 준)
—	—	오 수 관 (계 획)
—	—	암 송 관 (계 획)
—	—	중 계 펌 프 장
—	—	하 수
—	—	처리 장

0 25 50 100 150 200

SCALE: 1:2,500

발행처: 김천시
발행일: 2015. . .
편집 및 제도:
(주) 진성이앤씨, (주) 강동