



1 : 2,500

시설계획평면도(능치 소규모 하수도)

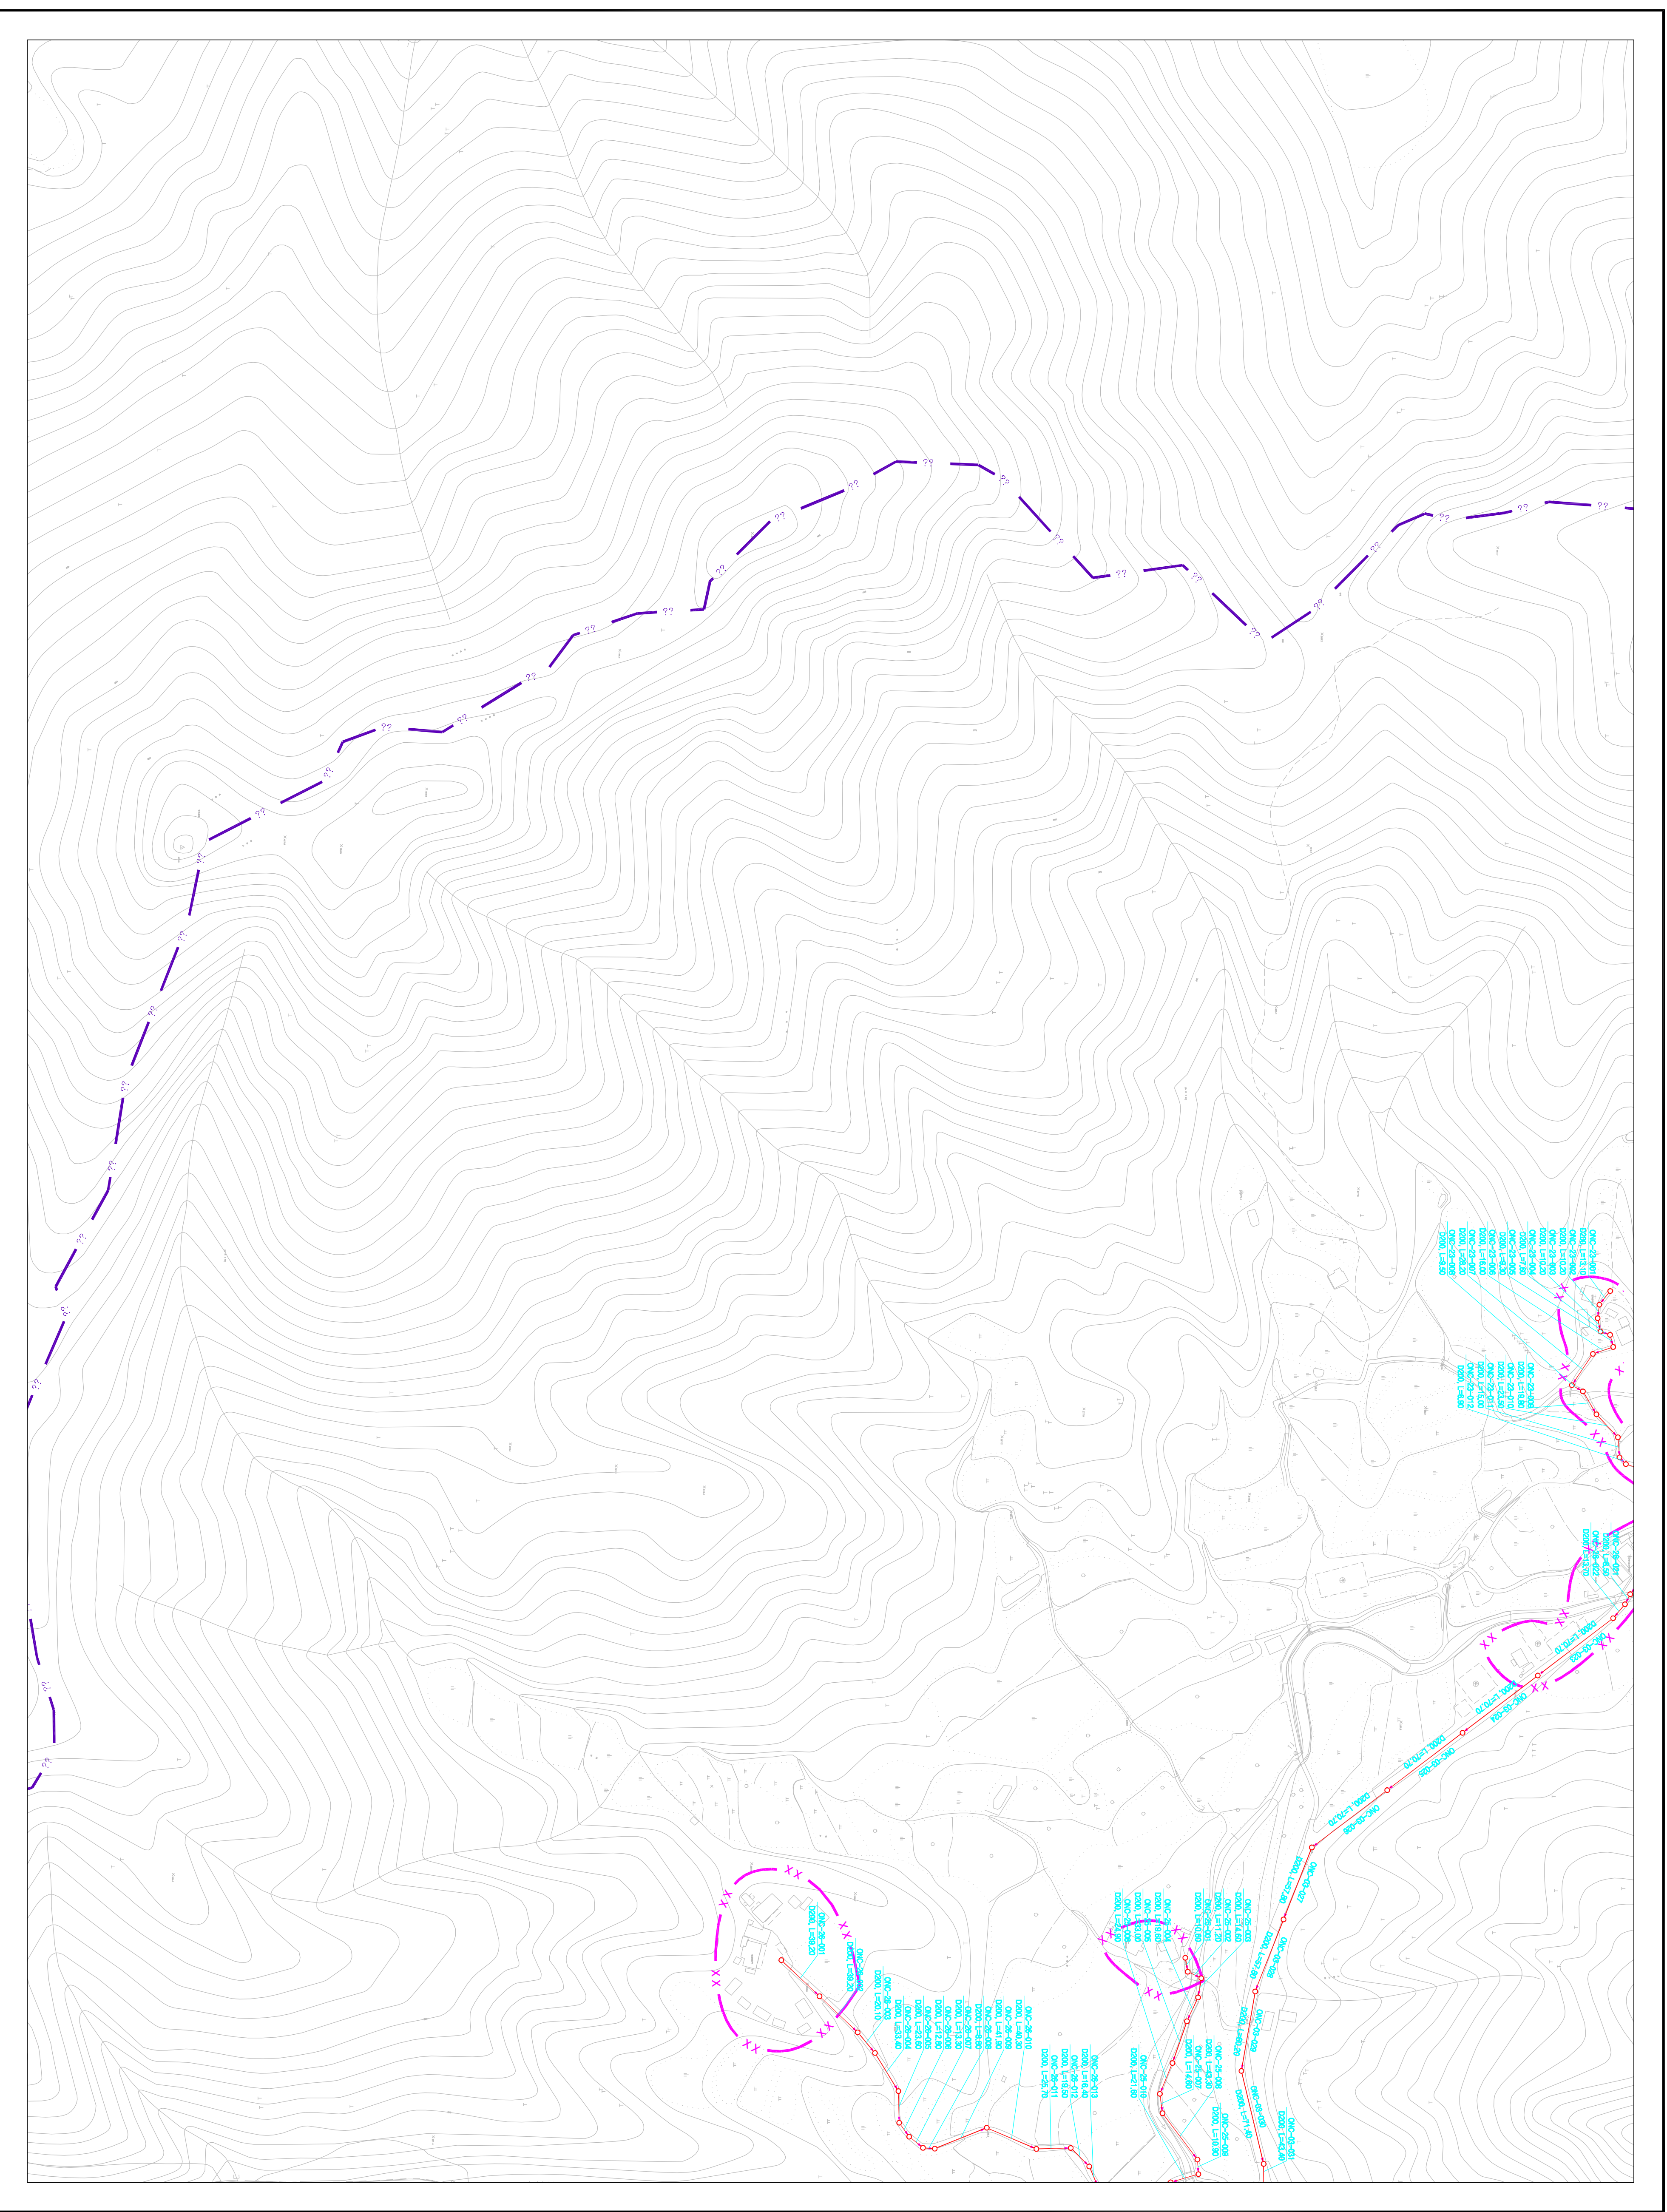

도면번호	
이로면-02	이로면-04
이로면-03	이로면-05

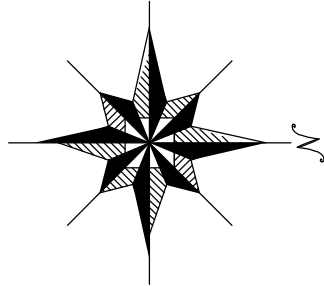

맨홀

관망·연장

맨홀

표고면적 표시(배치)

00S1-01-001

도구면적

수리관구(구·노수·통제·가설)

범례

행정 구역 경계

읍면동 경계

배수구역 경계

처리구역 경계

처리분구(개수)

오수관(개수)

암송관(개수)

중계펌프장

하수처리장

SCALE=1:2,500

0

25

50

100

150

200

발행처: 김천시
편집 및 제도: 2015. . .
(주) 진성이앤씨, (주) 강동