

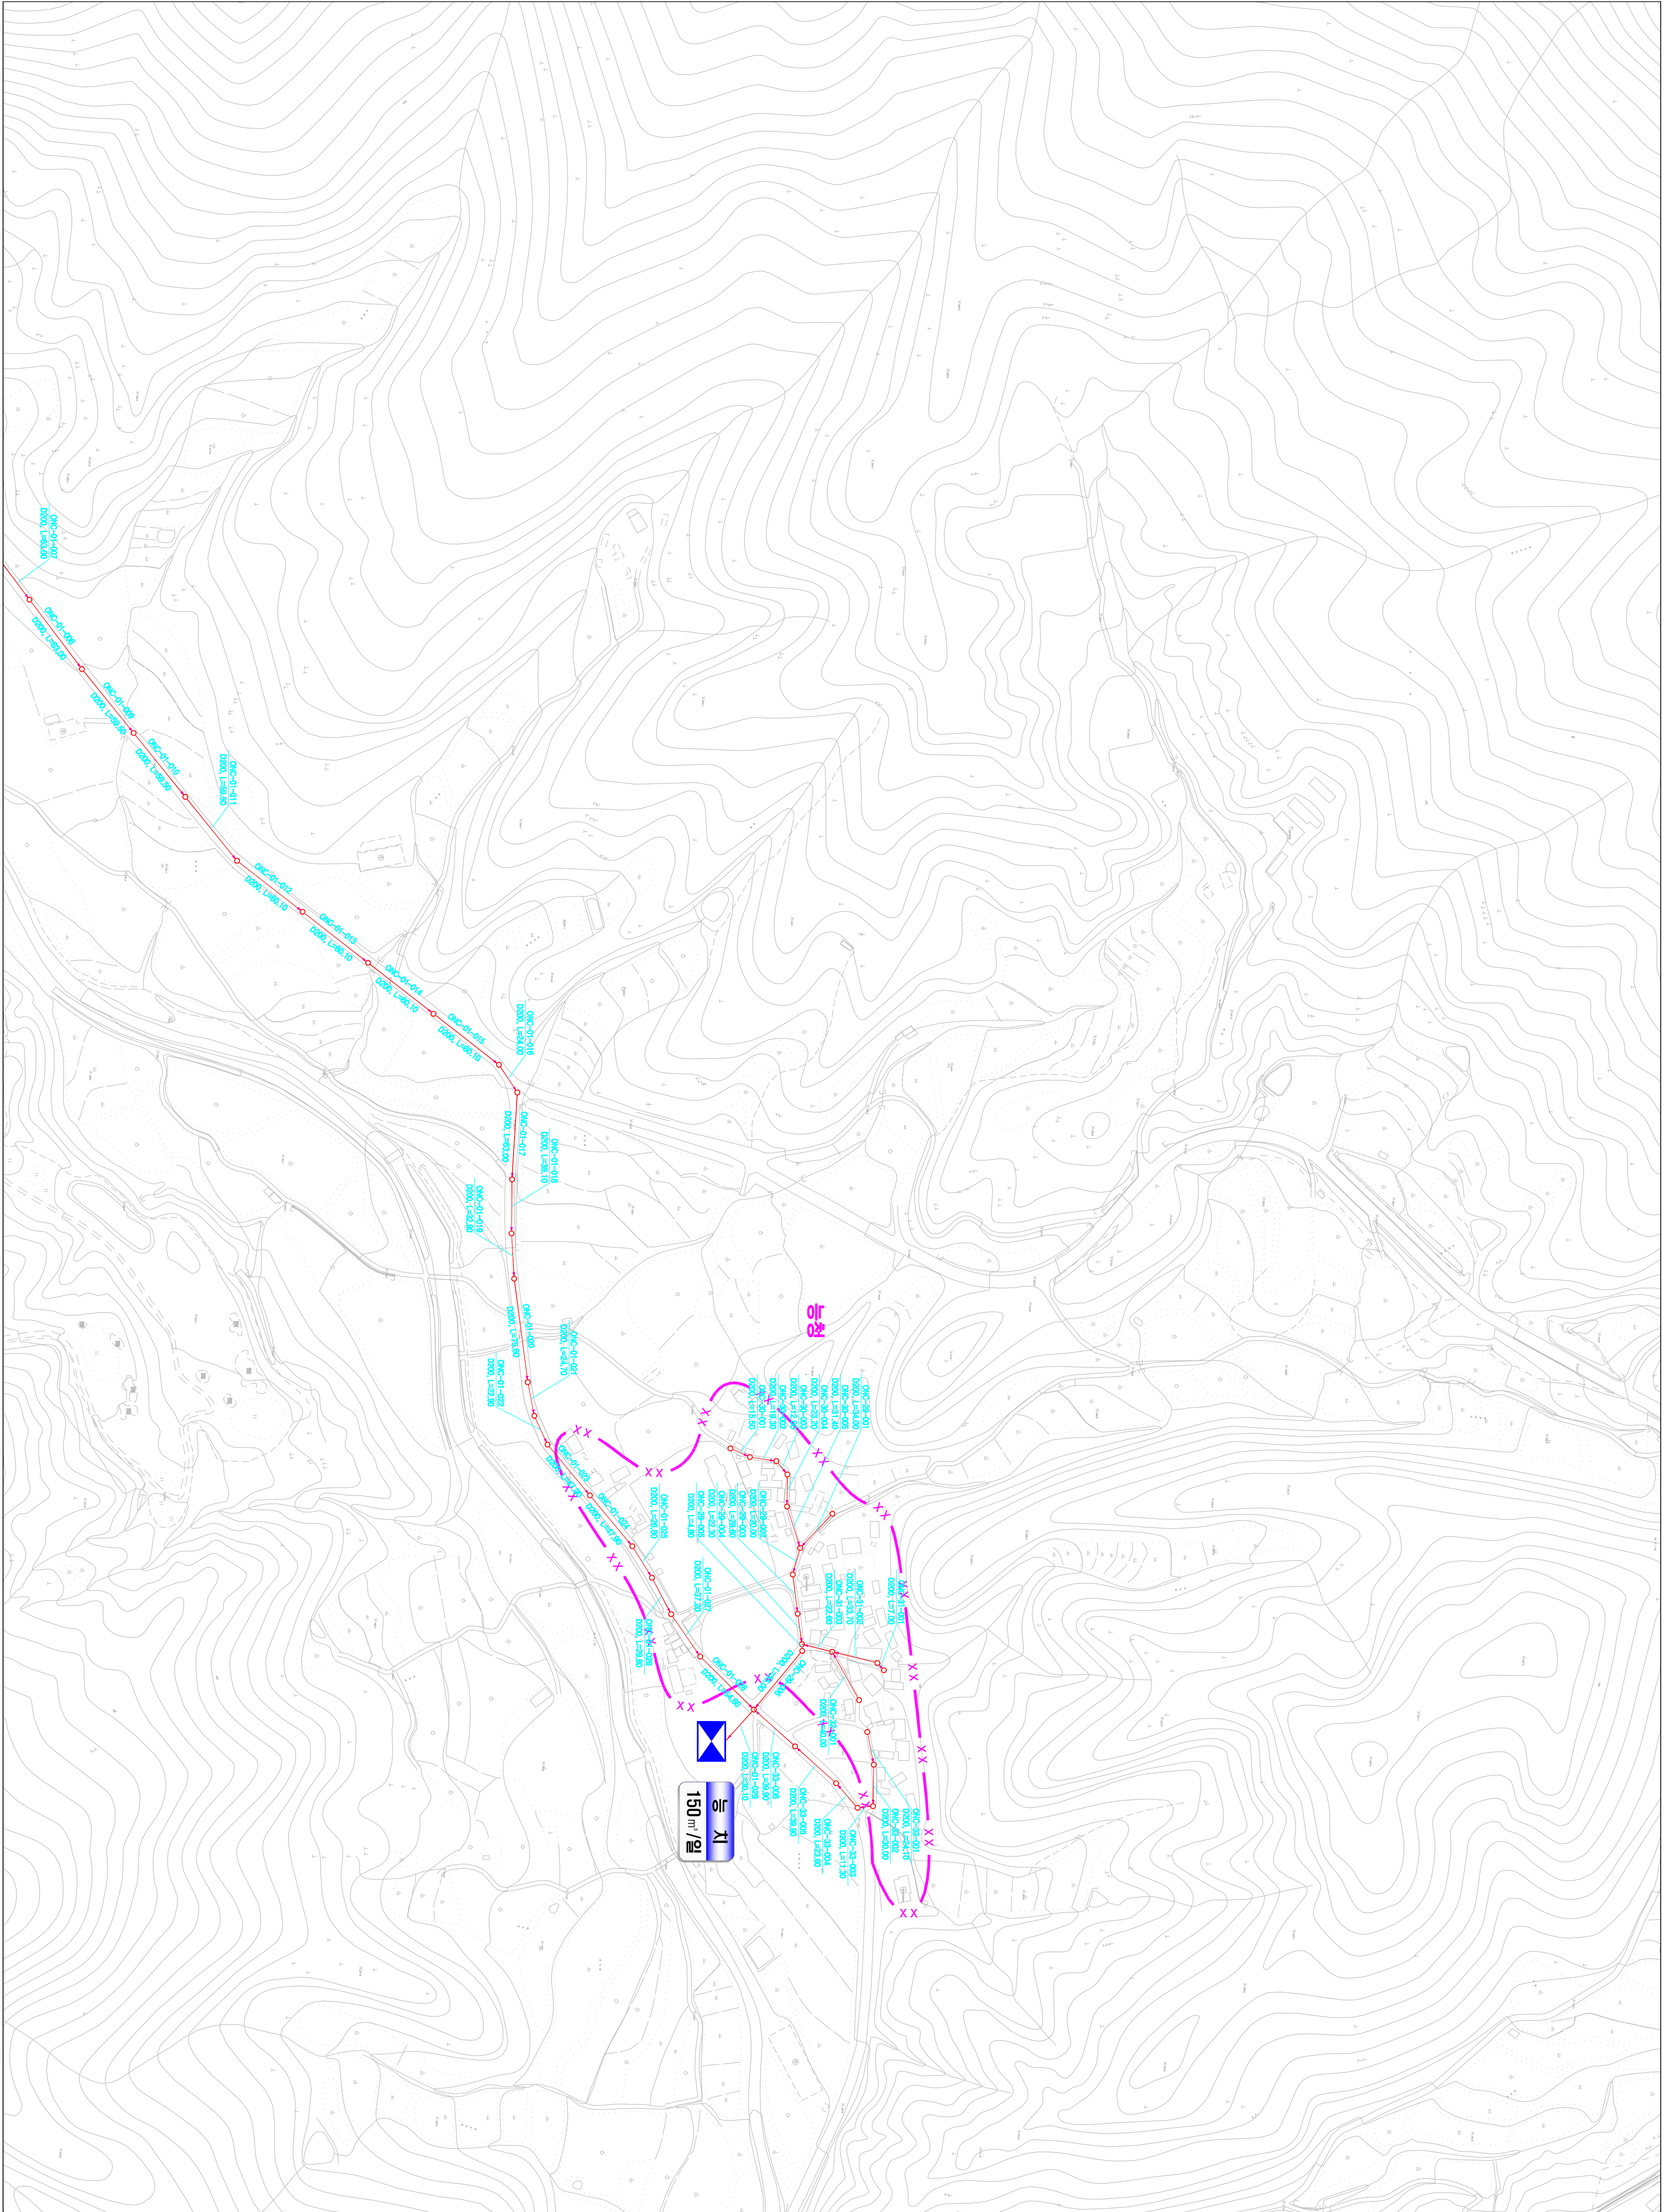


1 : 2,500

시설계획평면도(능치 소규모 하수도)

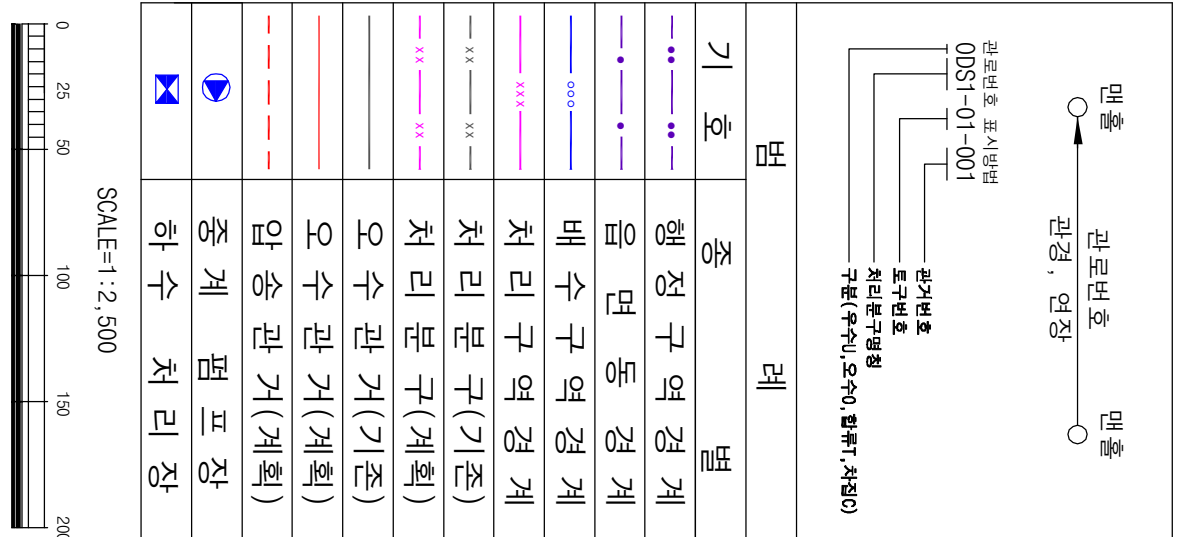

도면번호		
이로면-01		
이로면-02	이로면-04	
이로면-03	이로면-05	

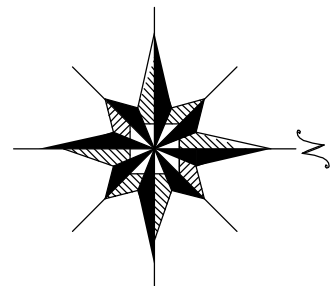

범	종	례
기	호	별
—	—	행정 구역 경계
—	—	읍면동 경계
—	—	배수구역 경계
—	—	처리구역 경계
—	—	처리분구(기준)
—	—	처리분구(계획)
—	—	오수관(기준)
—	—	암송관(계획)
—	—	중계펌프장
—	—	하수처리장

발행처: 김천시
발행일: 2015. . .
편집 및 제도:
(주) 진성이앤씨, (주) 강동