



1 : 2,500


시설계획평면도(능치 소규모 하수도)

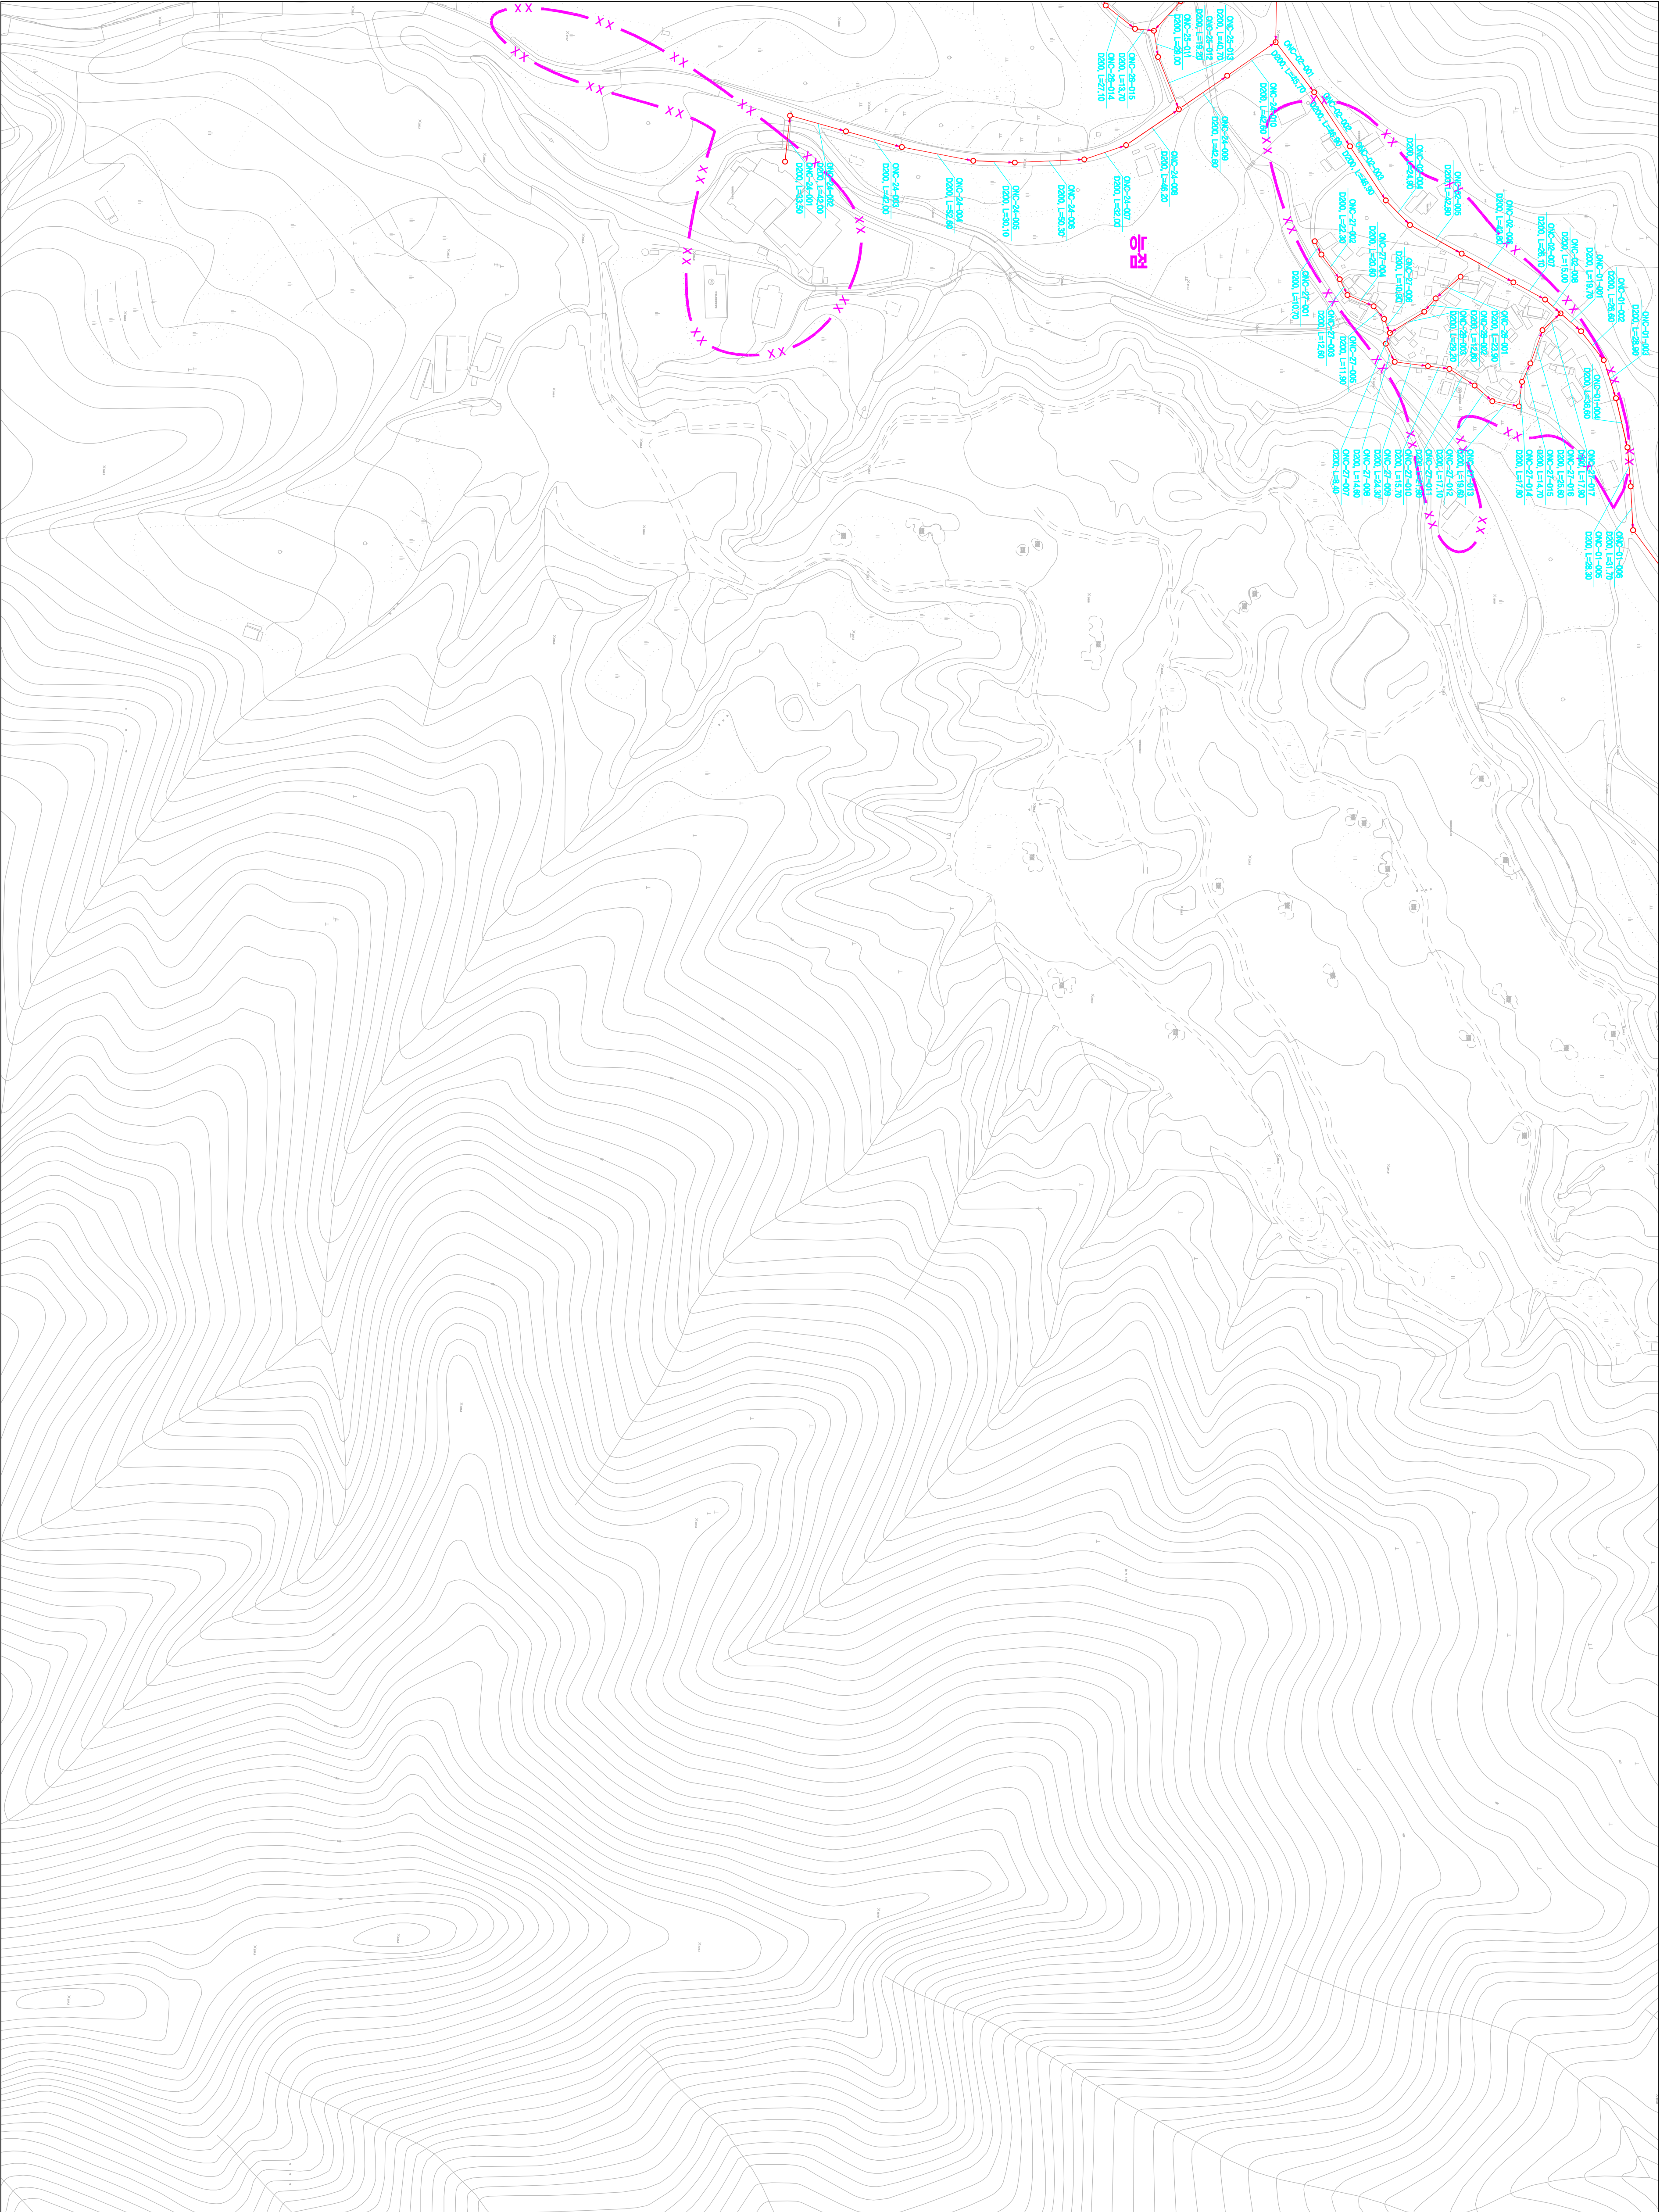

도면번호	
이도면-02	이도면-04
이도면-03	이도면-05

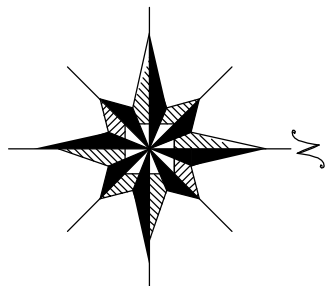

범	례
기호	종별
---X---	행정구역경계
---X---	읍면동경계
---X---	배수구역경계
---X---	처리구역경계
---X---	처리분구(기준)
---X---	처리분구(계획)
---	오수관(기존)
---	오수관(계획)
---	암송관(계획)
---X---	중계펌프장
---X---	하수처리장

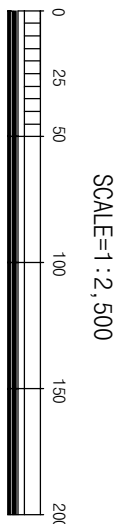

발행처: 김천시
발행일: 2015. . .
(주) 진성이앤씨, (주) 강릉