



1 : 2,500

시설계획평면도 (도암 소규모 하수도)

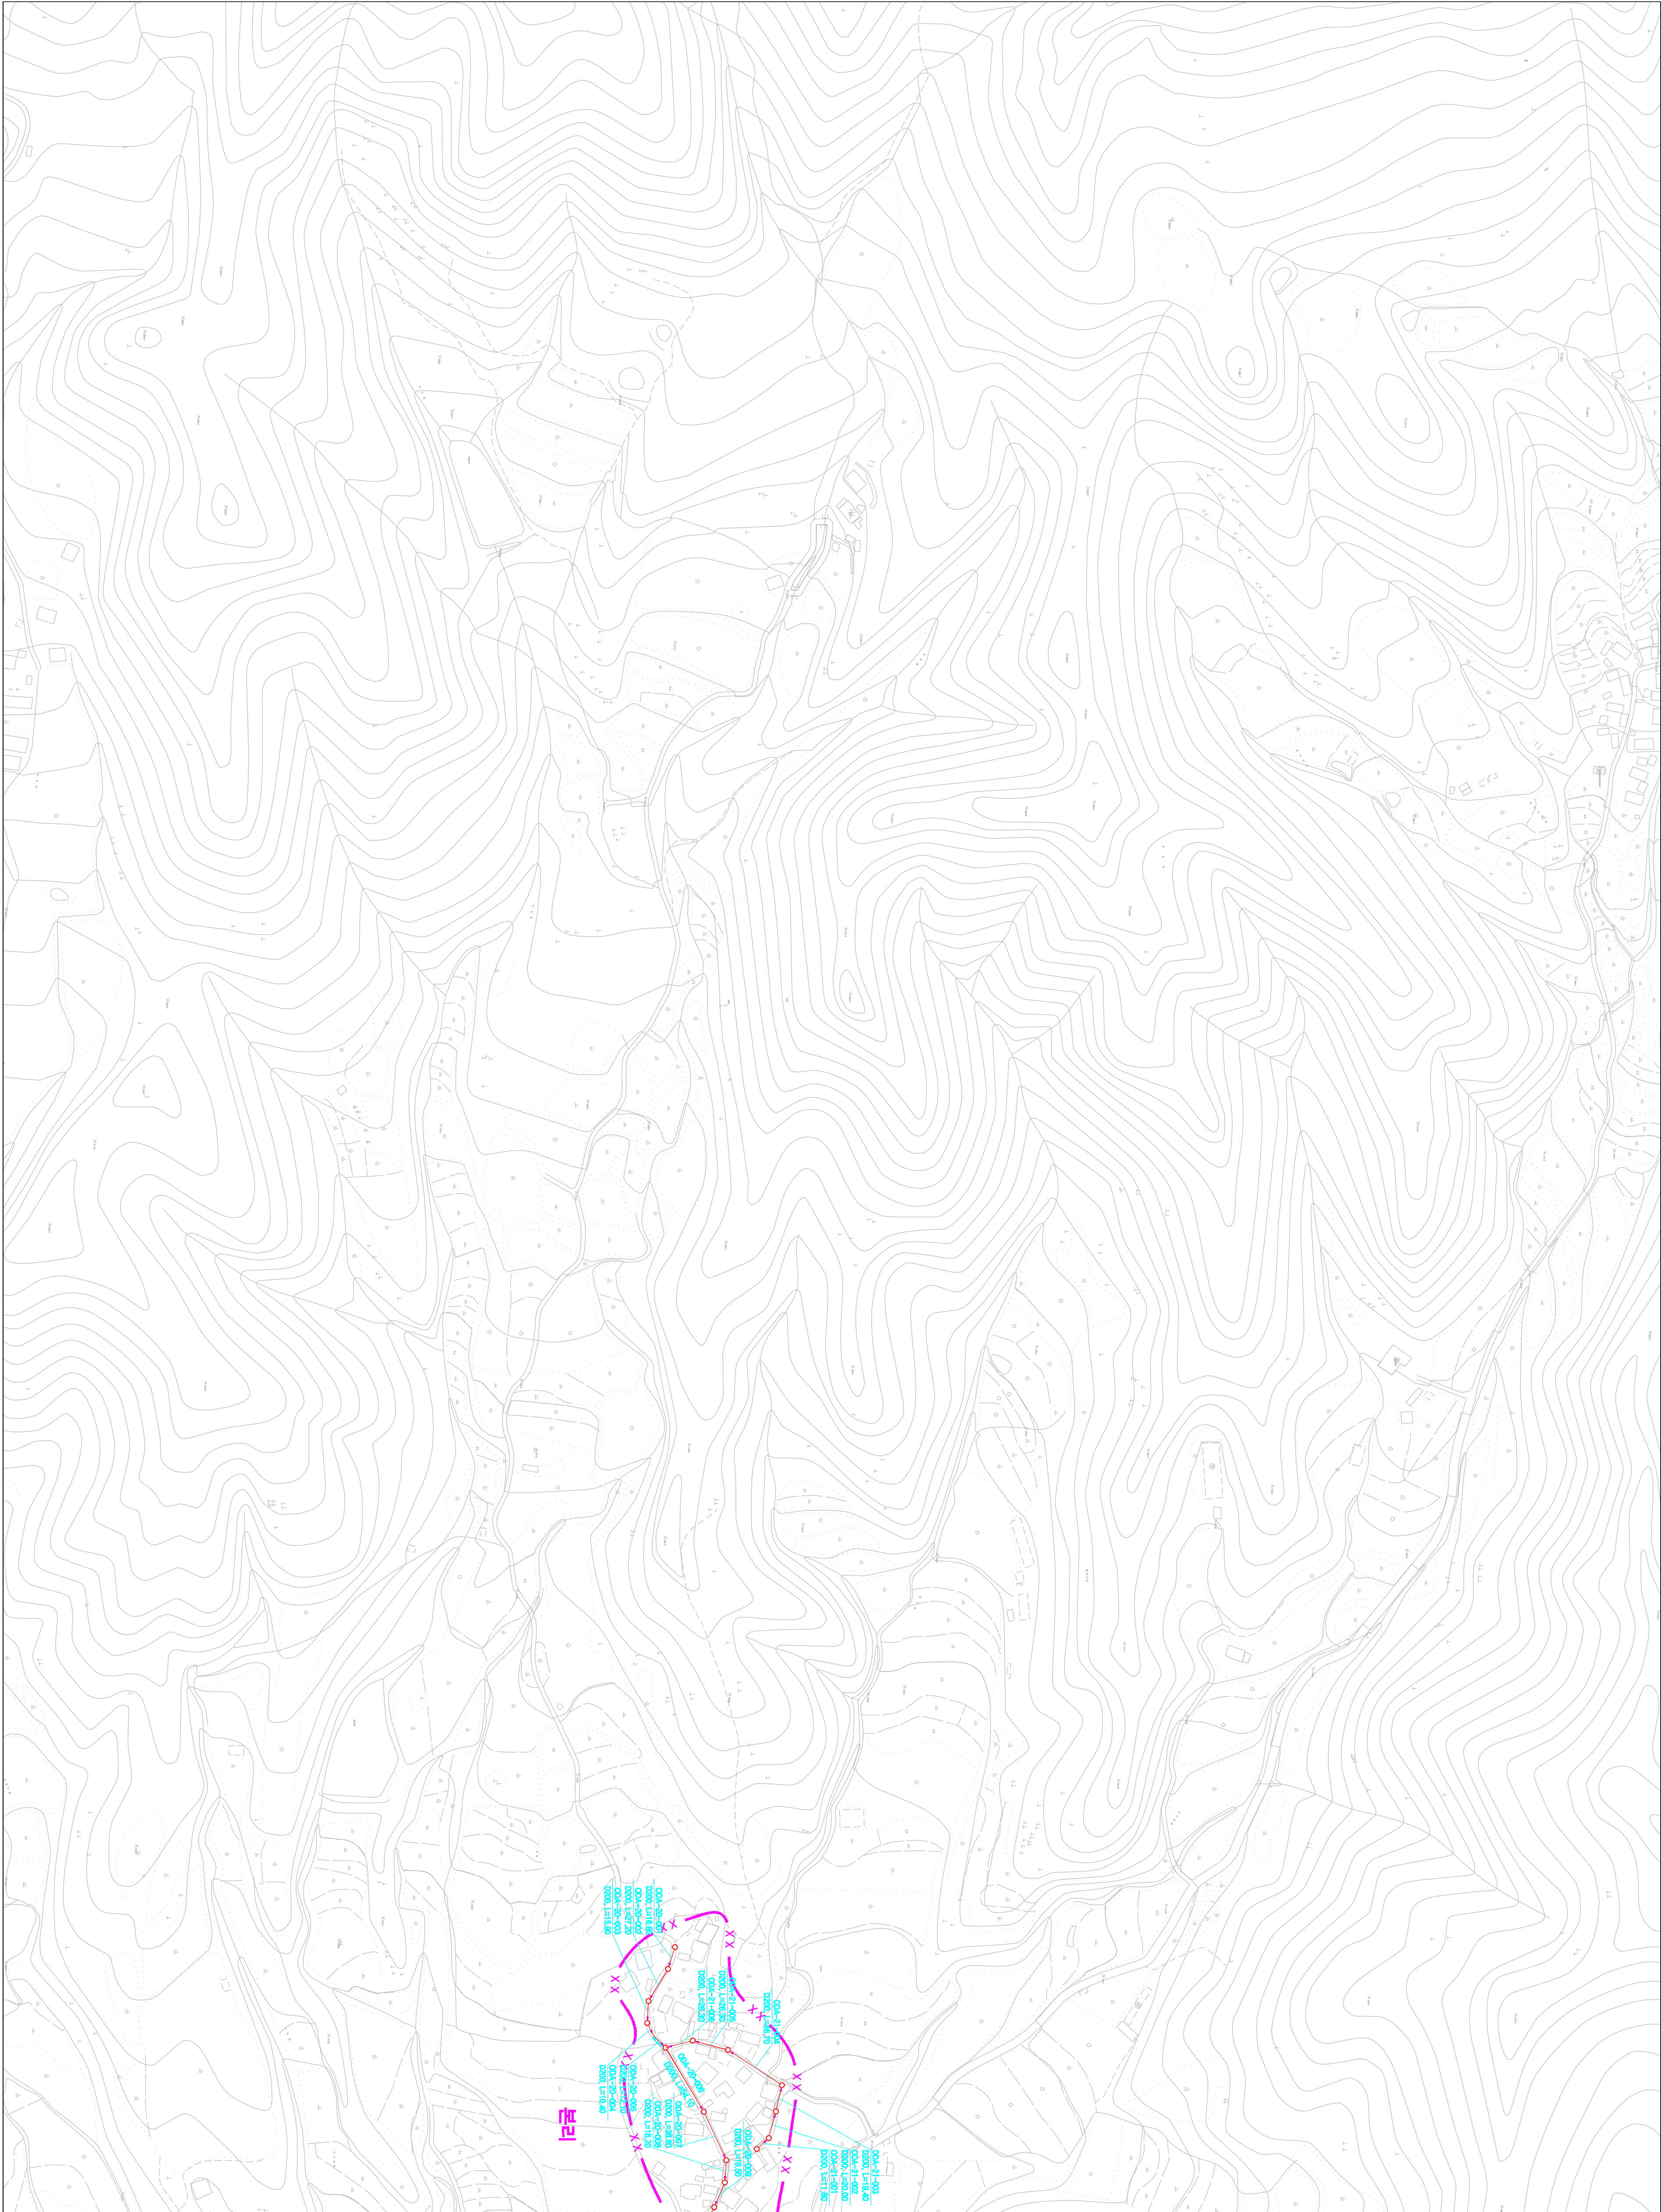

도면번호		
	이로판-06	이로판-08
	이로판-07	이로판-09

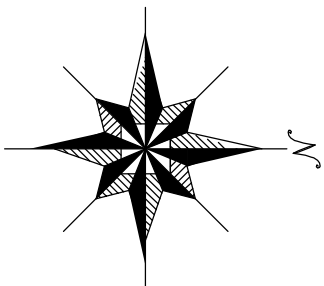

맨홀

관망, 연장

맨홀

00S7-01-001

도로변

차리분구경계

수원(우수,노수)출구:4500

범

별

행정 구역 경계

읍면동 경계

배수 구역 경계

처리 구역 경계

처리 분구(기준)

처리 분구(계획)

오수 관거(기준)

오수 관거(계획)

암송 관거(계획)

중계 펌프장

하수 처리장

SCALE=1:2,500

0

25

50

100

150

200

발행처: 김천시
편집 및 제도: 2015. . .
(주) 진성이앤씨, (주) 강동