




시설계획평면도 (도암 소규모 하수도)

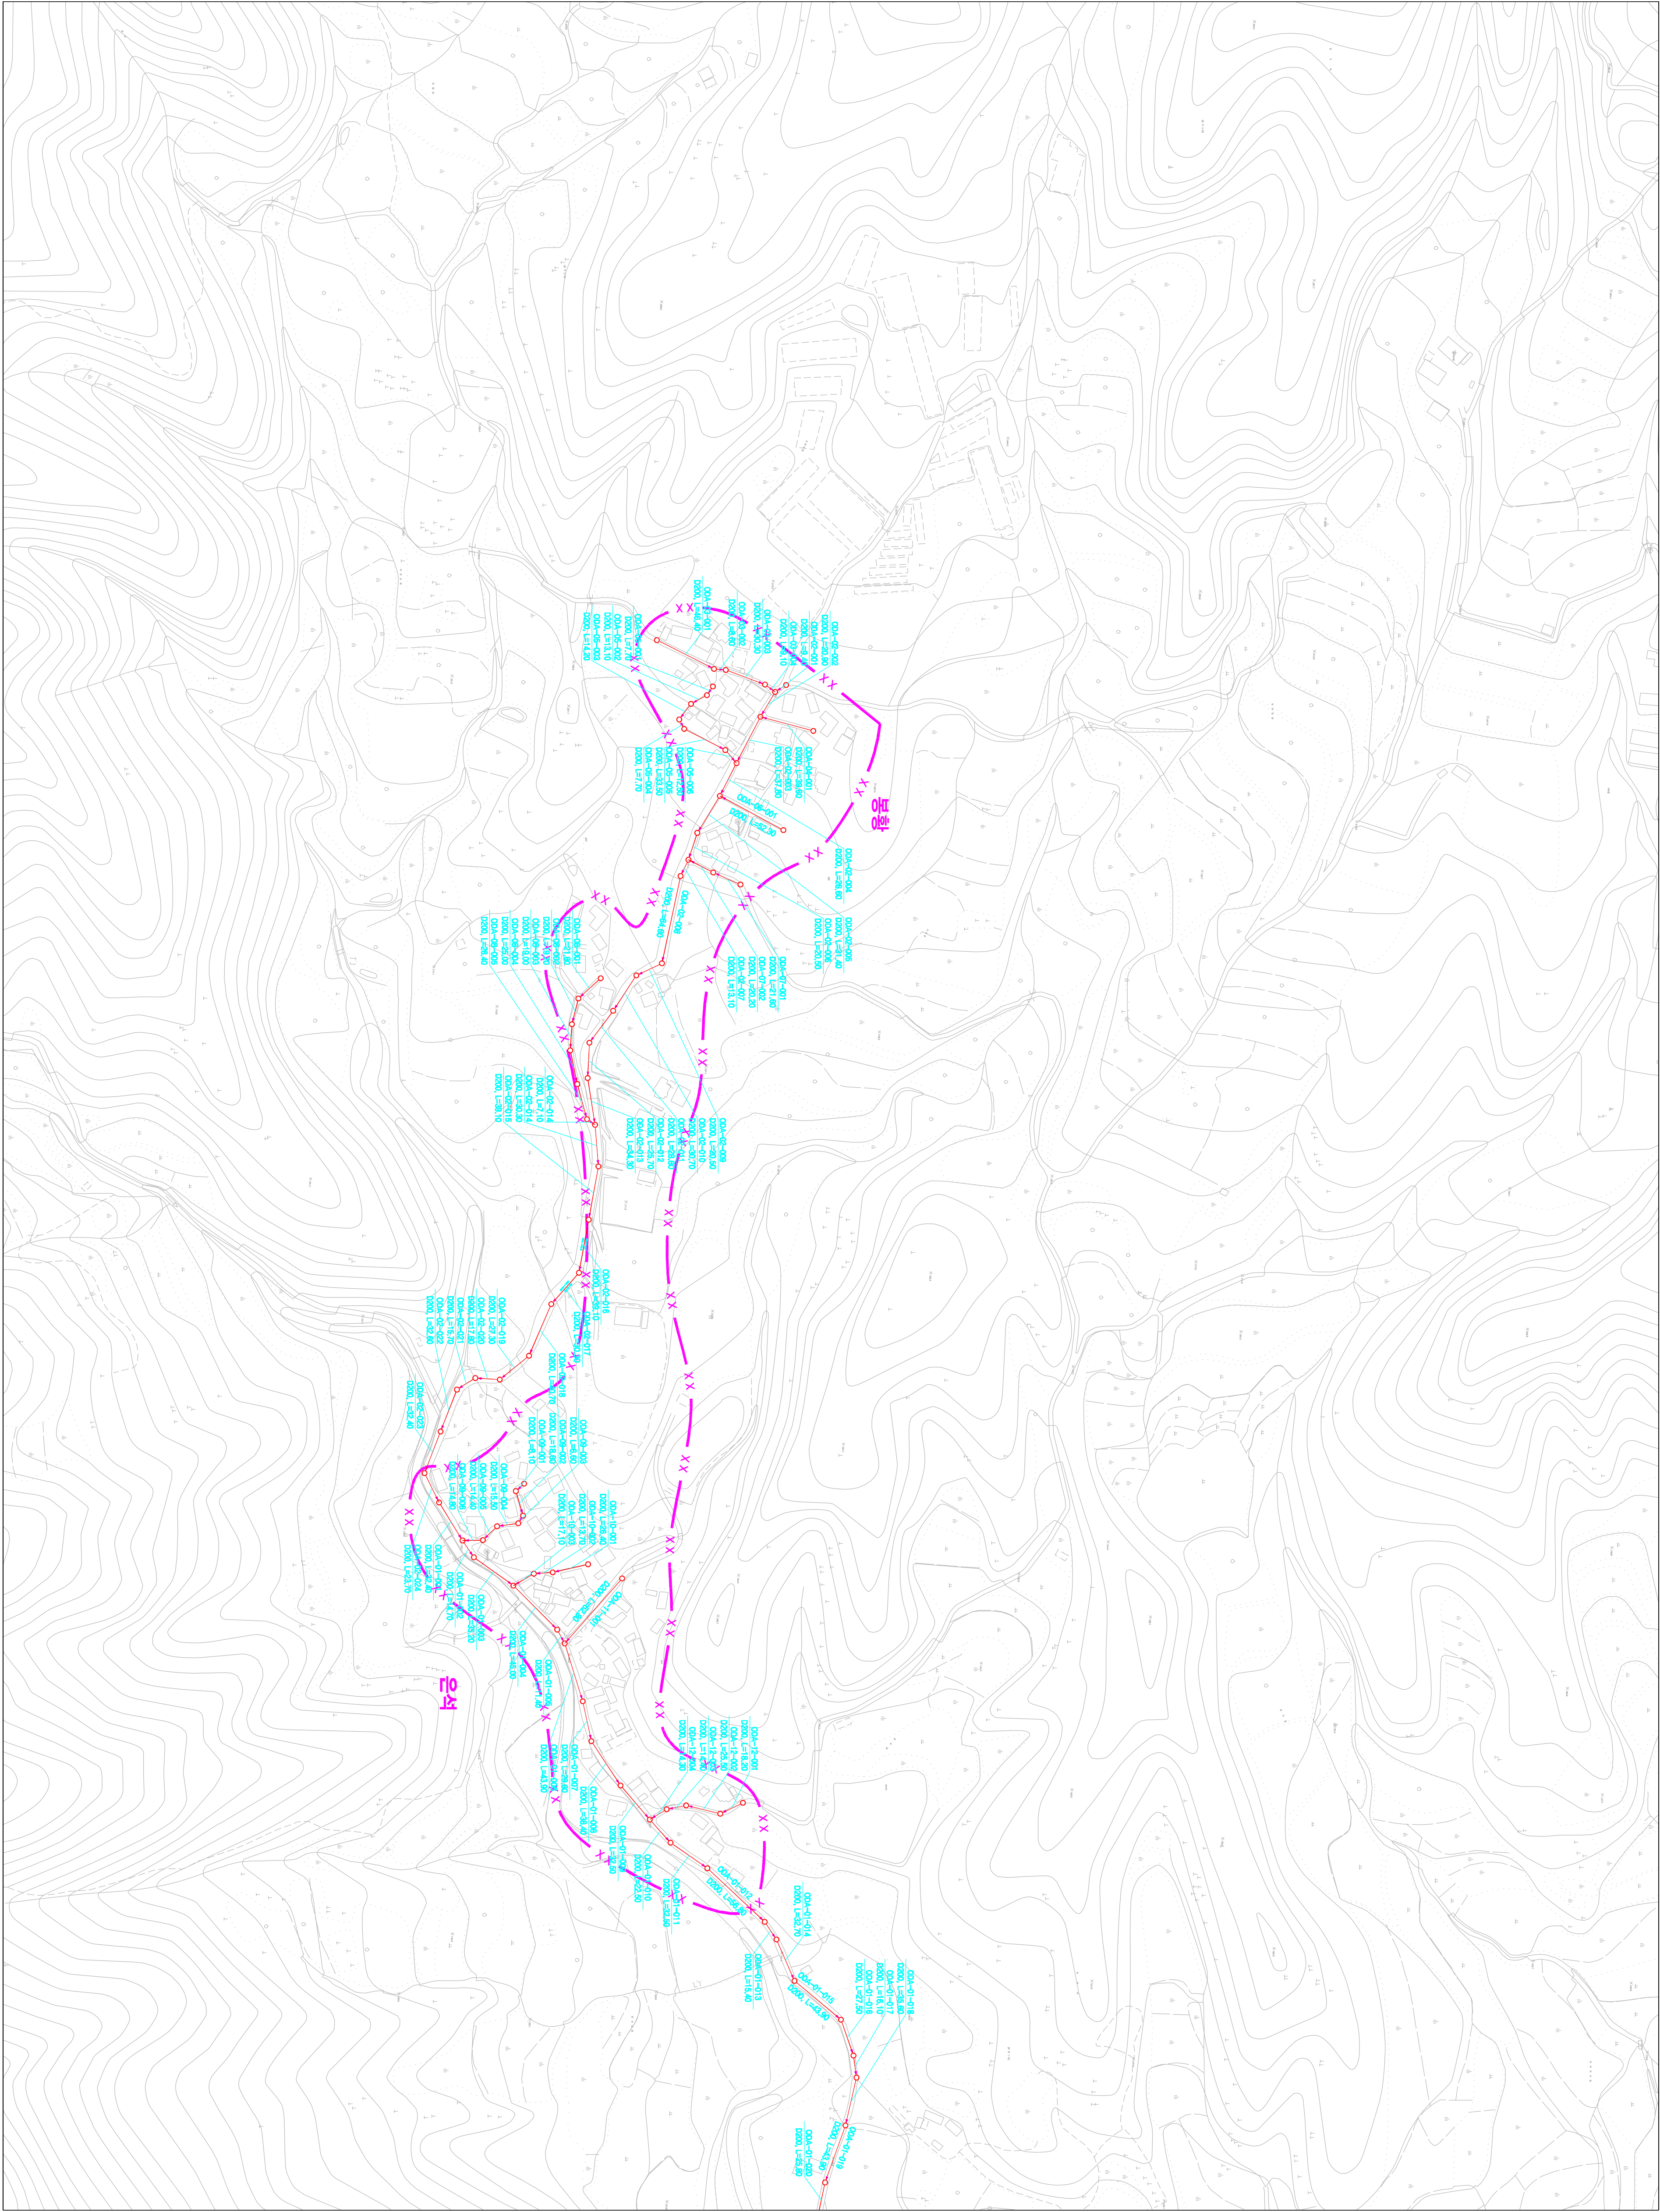

도면번호		
	이도면-06	이도면-08
	이도면-07	이도면-09

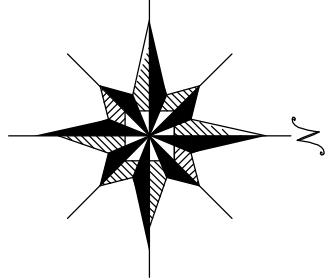

범례	
기호	종별
—●—●—●—	행정구역경계
—●—●—●—	읍면동경계
—●—●—●—	배수구역경계
—●—●—●—	처리구역경계
—●—●—●—	처리분구(기준)
—●—●—●—	오수관(거개)
—●—●—●—	오수관(거개)
—●—●—●—	암송관(거개)
—●—●—●—	중계펌프장
—●—●—●—	하수처리장

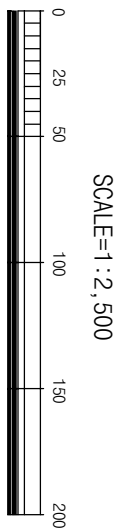

발행처: 김천시
편집 및 제도: 2015. . .
(주) 진성이앤씨, (주) 강동