




시설계획평면도(능치 소규모 하수도)

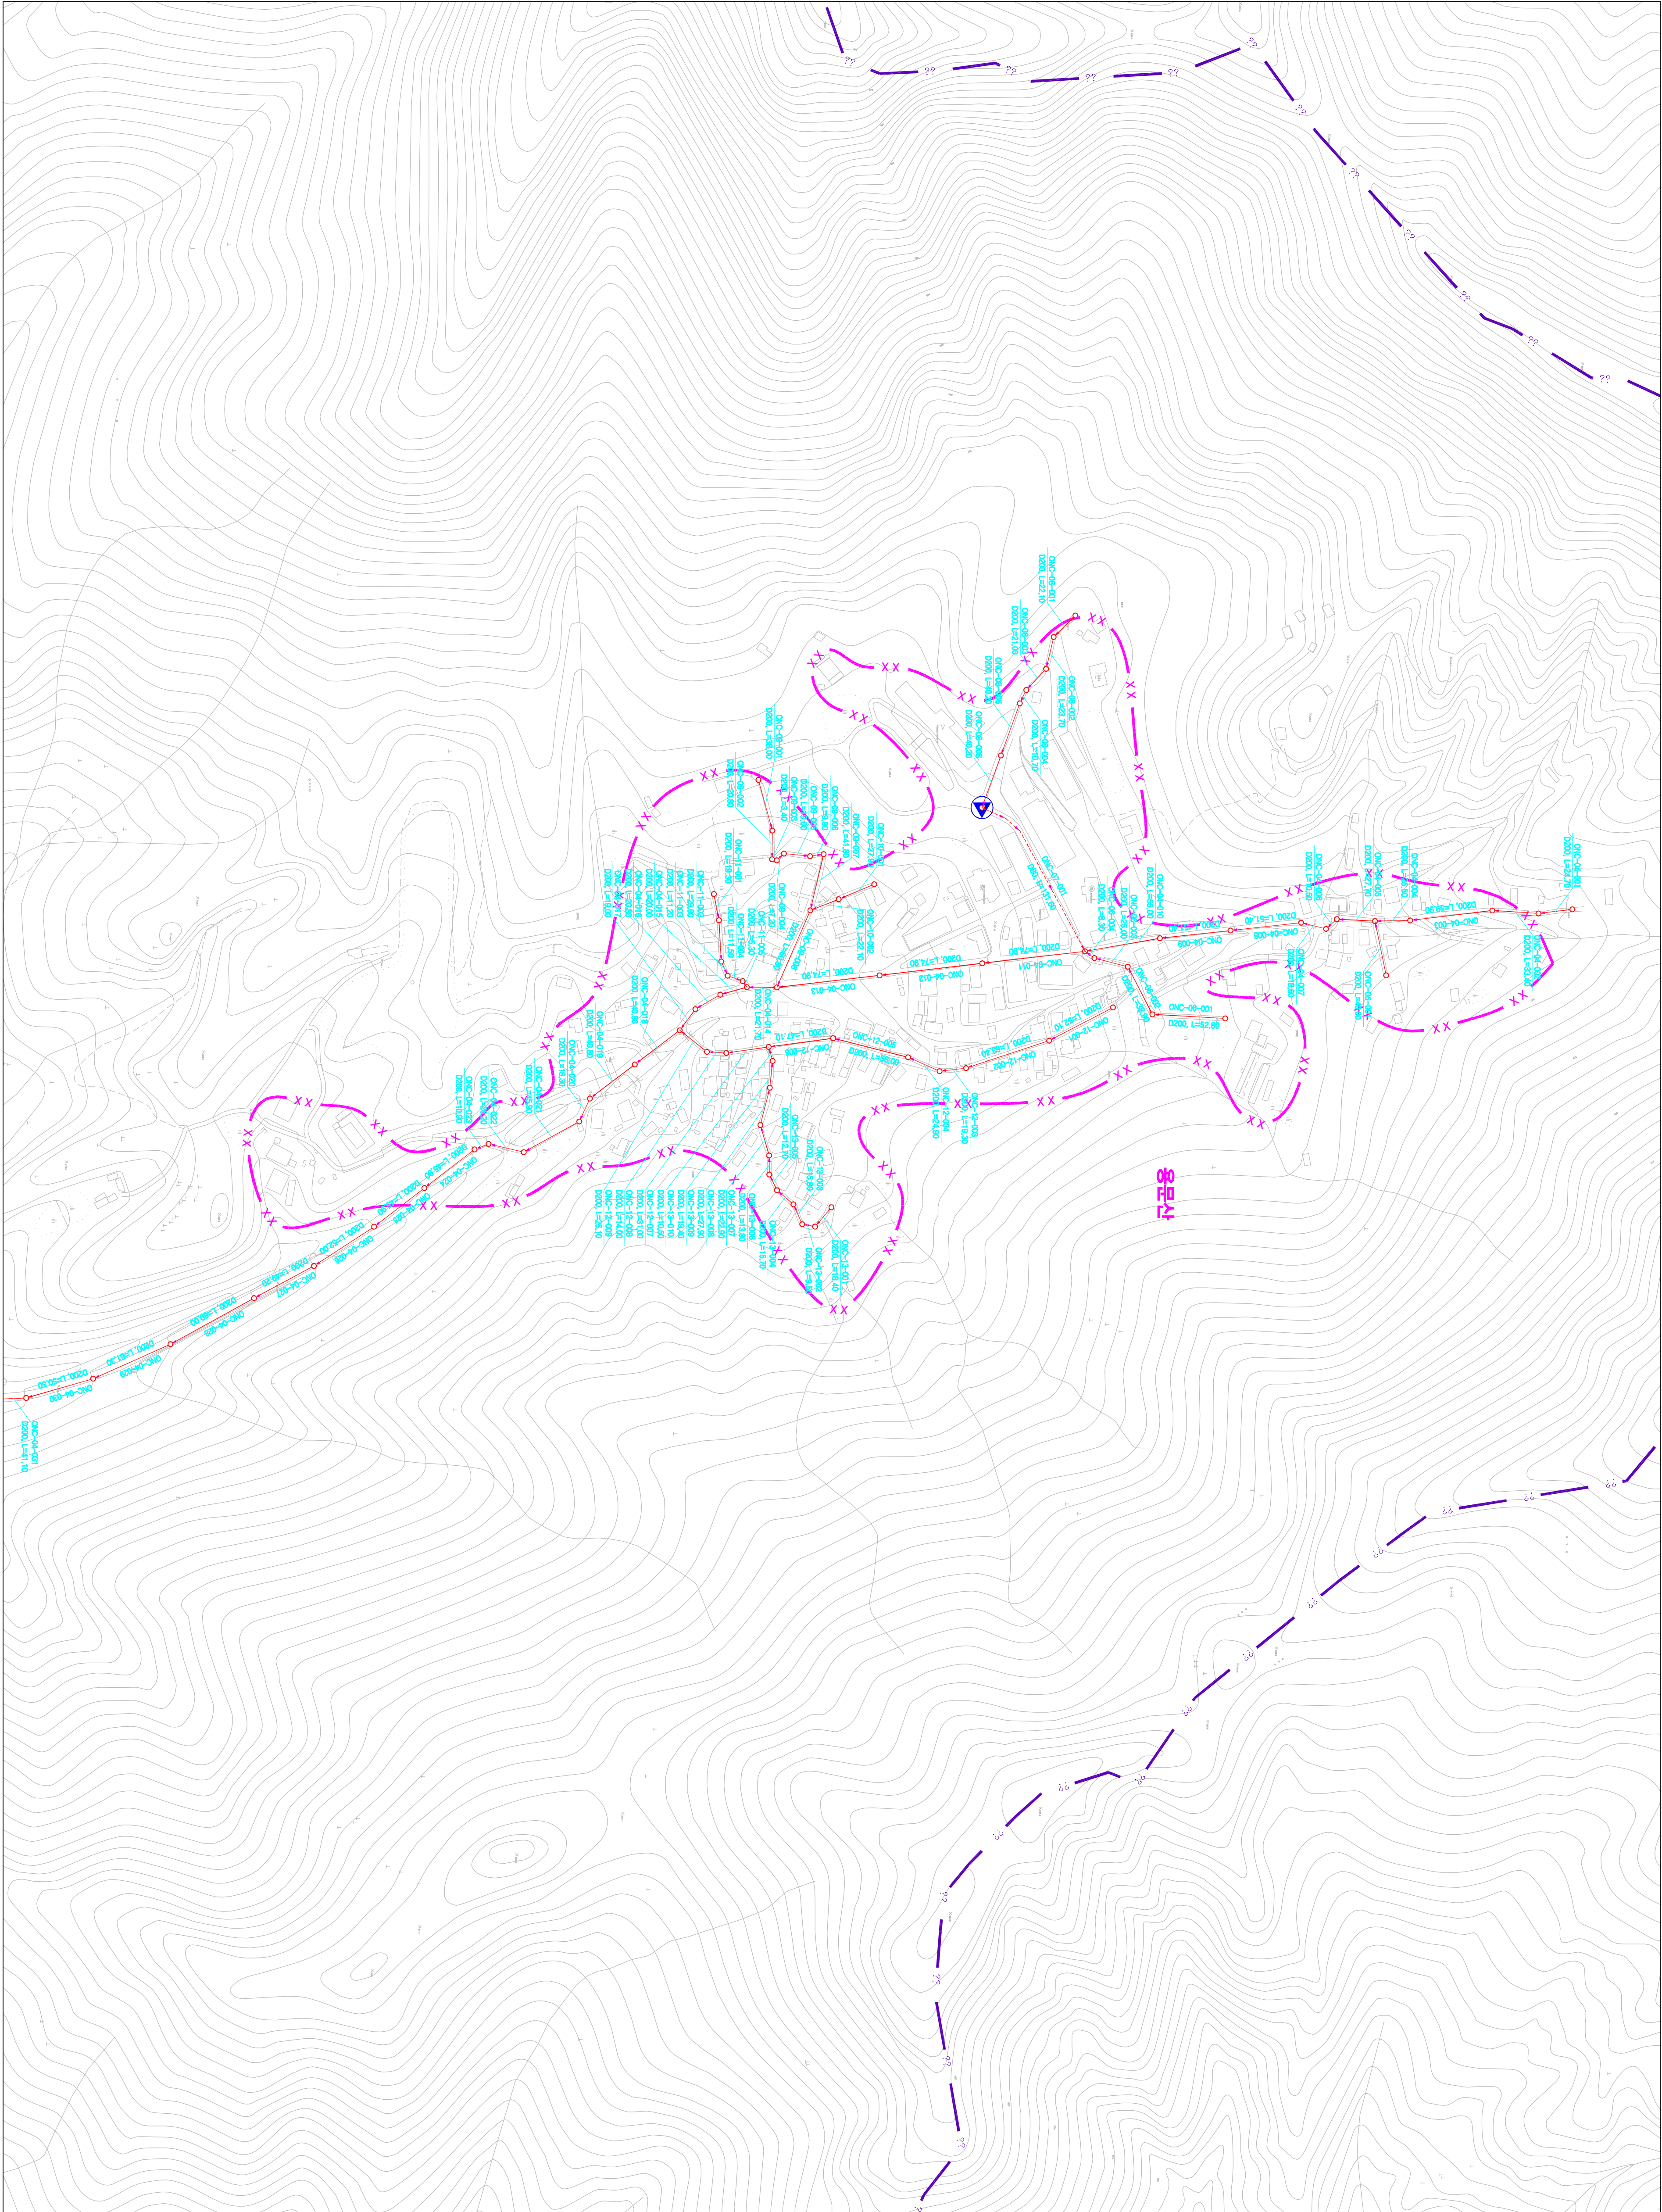

도면번호	
이로면-이	
이로면-2	이로면-4

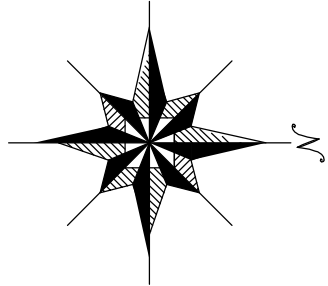


맨홀	
관망번호	맨홀
관망	인장
기호	
종	별
행정구역경계	
읍면동경계	
배수구역경계	
처리구역경계	
처리분구(계)	
오수관(거계)	
암송관(거계)	
중계펌프장	
하수처리장	

 


발행처: 김천시
발행일: 2015. ...
(주) 진성이앤씨, (주) 강릉

1 : 2,500

시설계획평면도(능치 소규모 하수도)

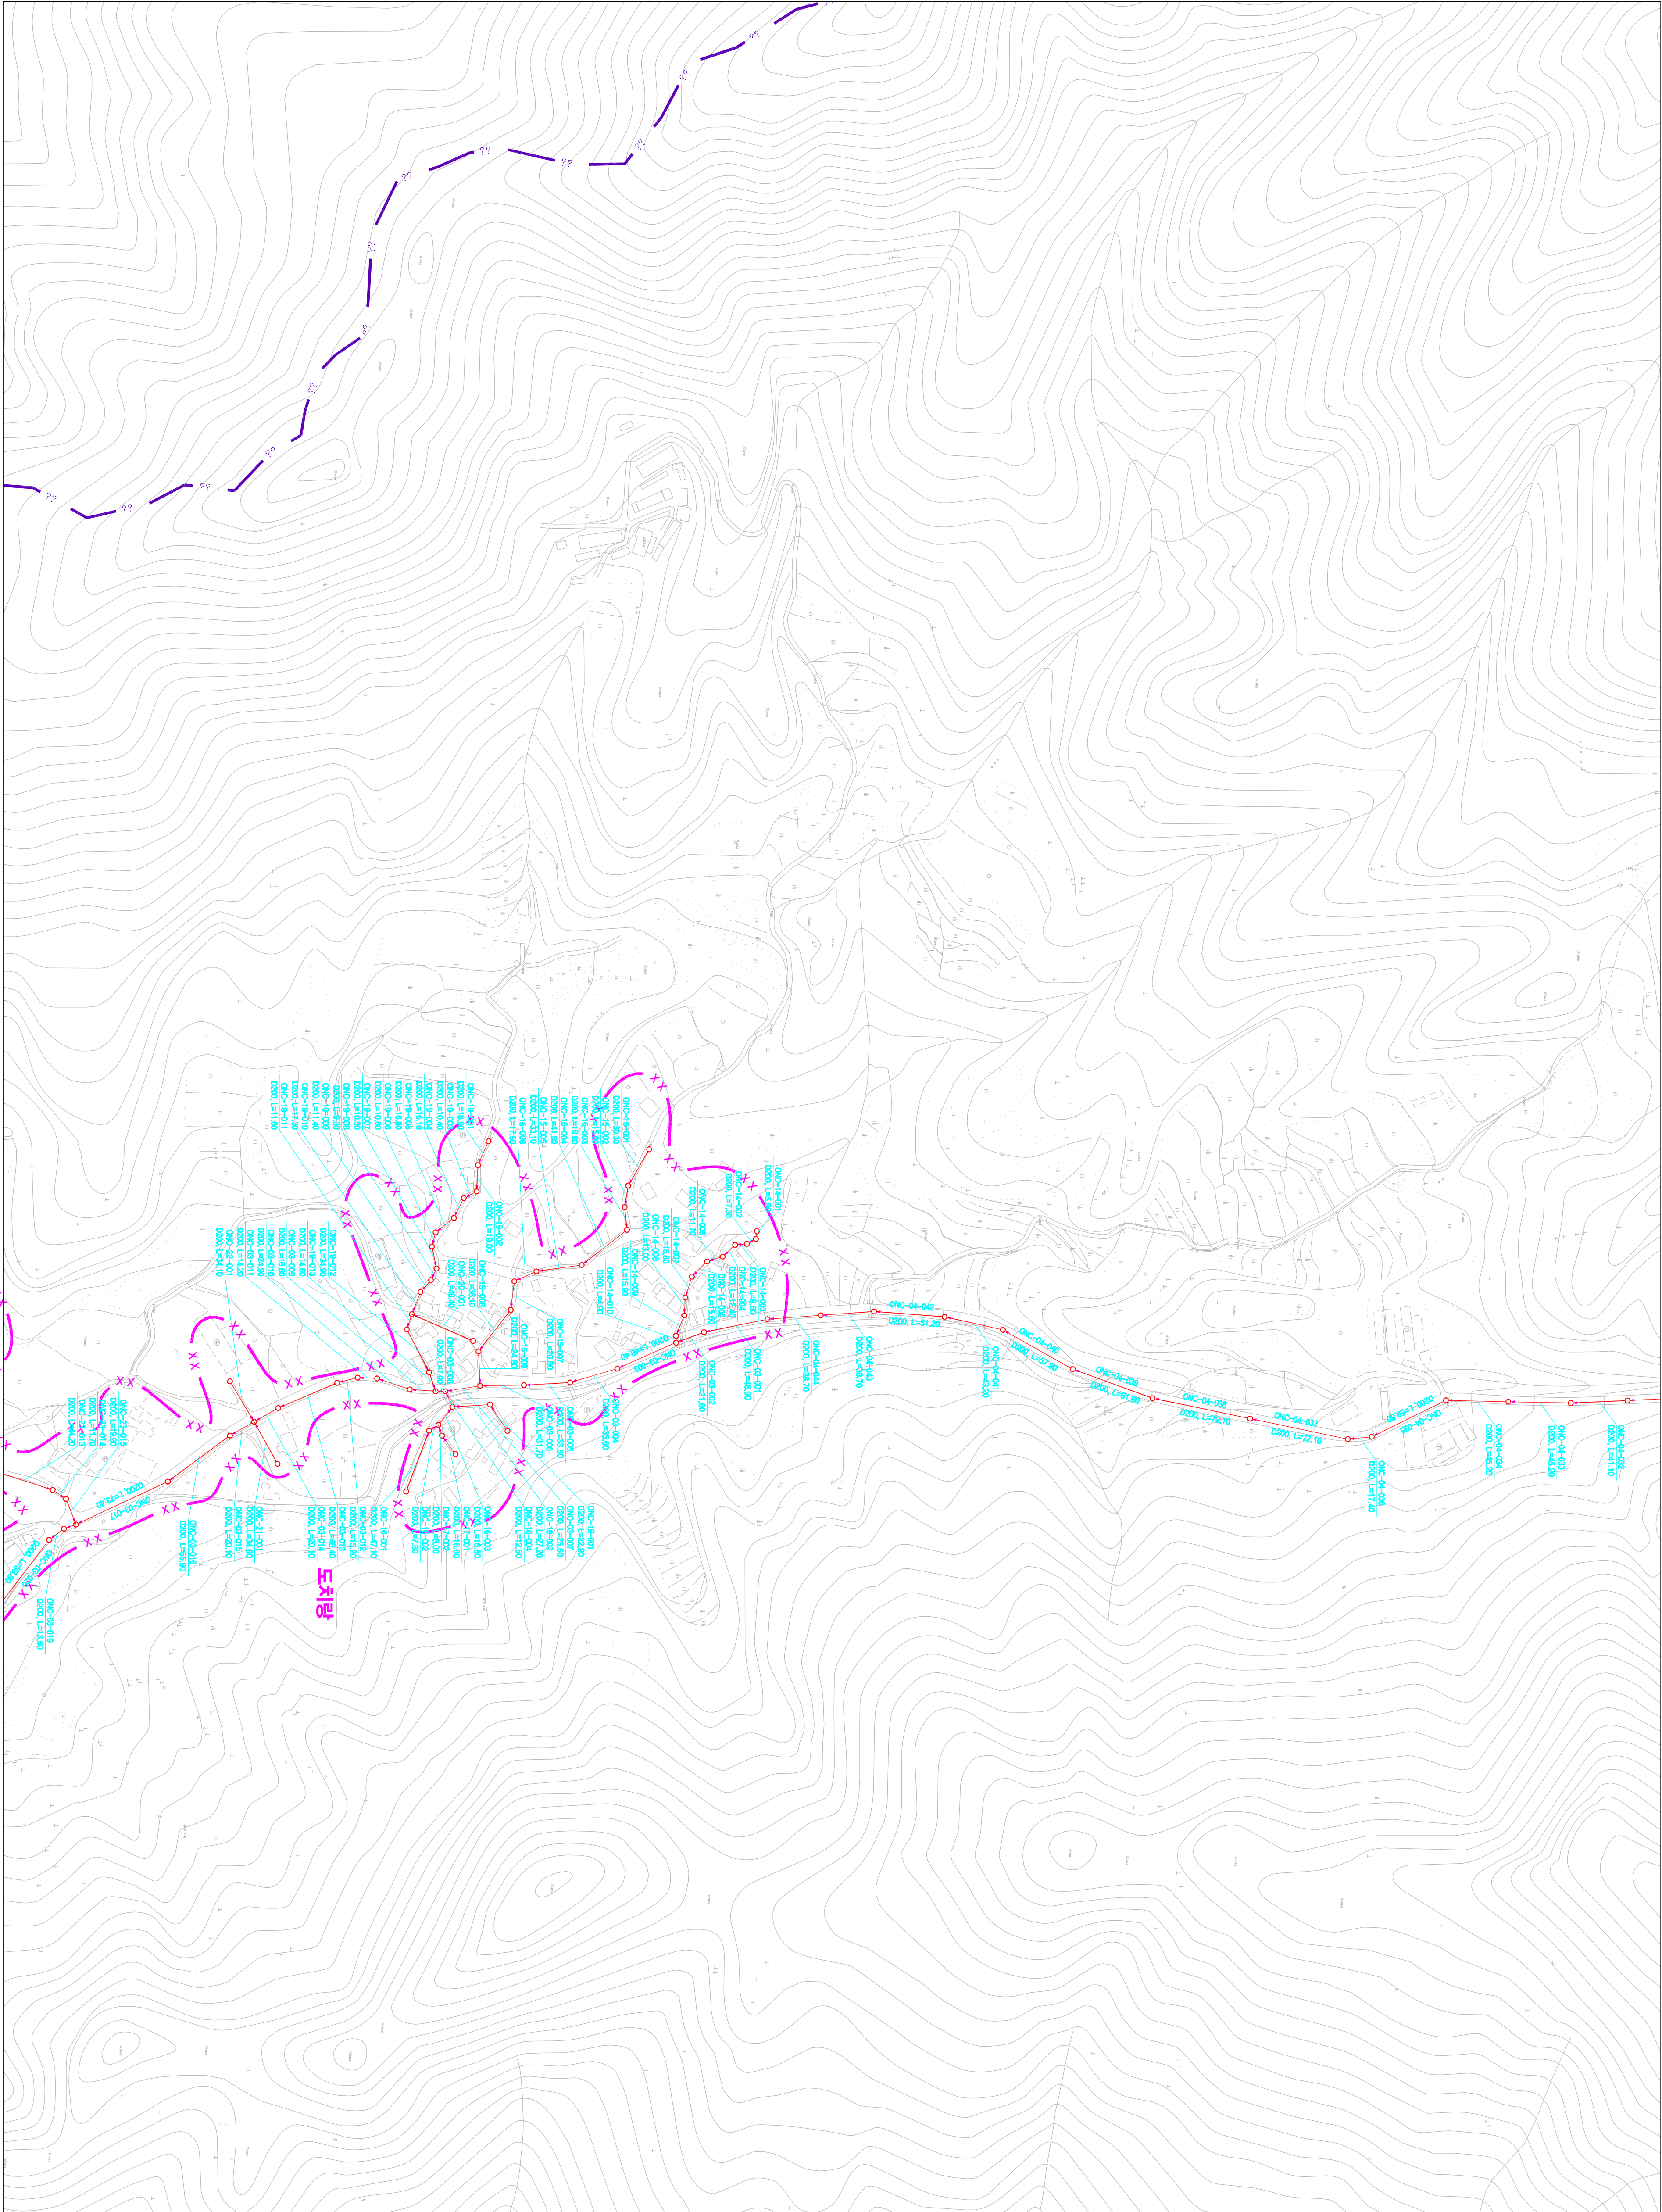

도면번호		
	이로면-01	
	이로면-02	이로면-04
	이로면-03	이로면-05

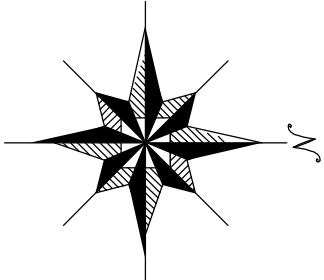

맨홀

관망, 연장

맨홀

00S7-01-001

관망

도리암

수리관거(구)도리암, 1.5km

번호	종류	별
—●—●—●—	행정 구역 경계	
—●—●—●—	읍면동 경계	
—●—●—●—	배수 구역 경계	
—●—●—●—	처리 구역 경계	
—●—●—●—	처리 분구(기준)	
—●—●—●—	오수 관거(계획)	
—●—●—●—	암송 관거(계획)	
—●—●—●—	중계 펌프장	
—●—●—●—	하수 처리장	


0 20 40 60 80 100 120 140 160 180 200

SCALE: 1:2,500


발행처: 김천시
발행일: 2015. . .
편집 및 제도:
(주) 진성이앤씨, (주) 강동

1 : 2,500

시설계획평면도(능치 소규모 하수도)

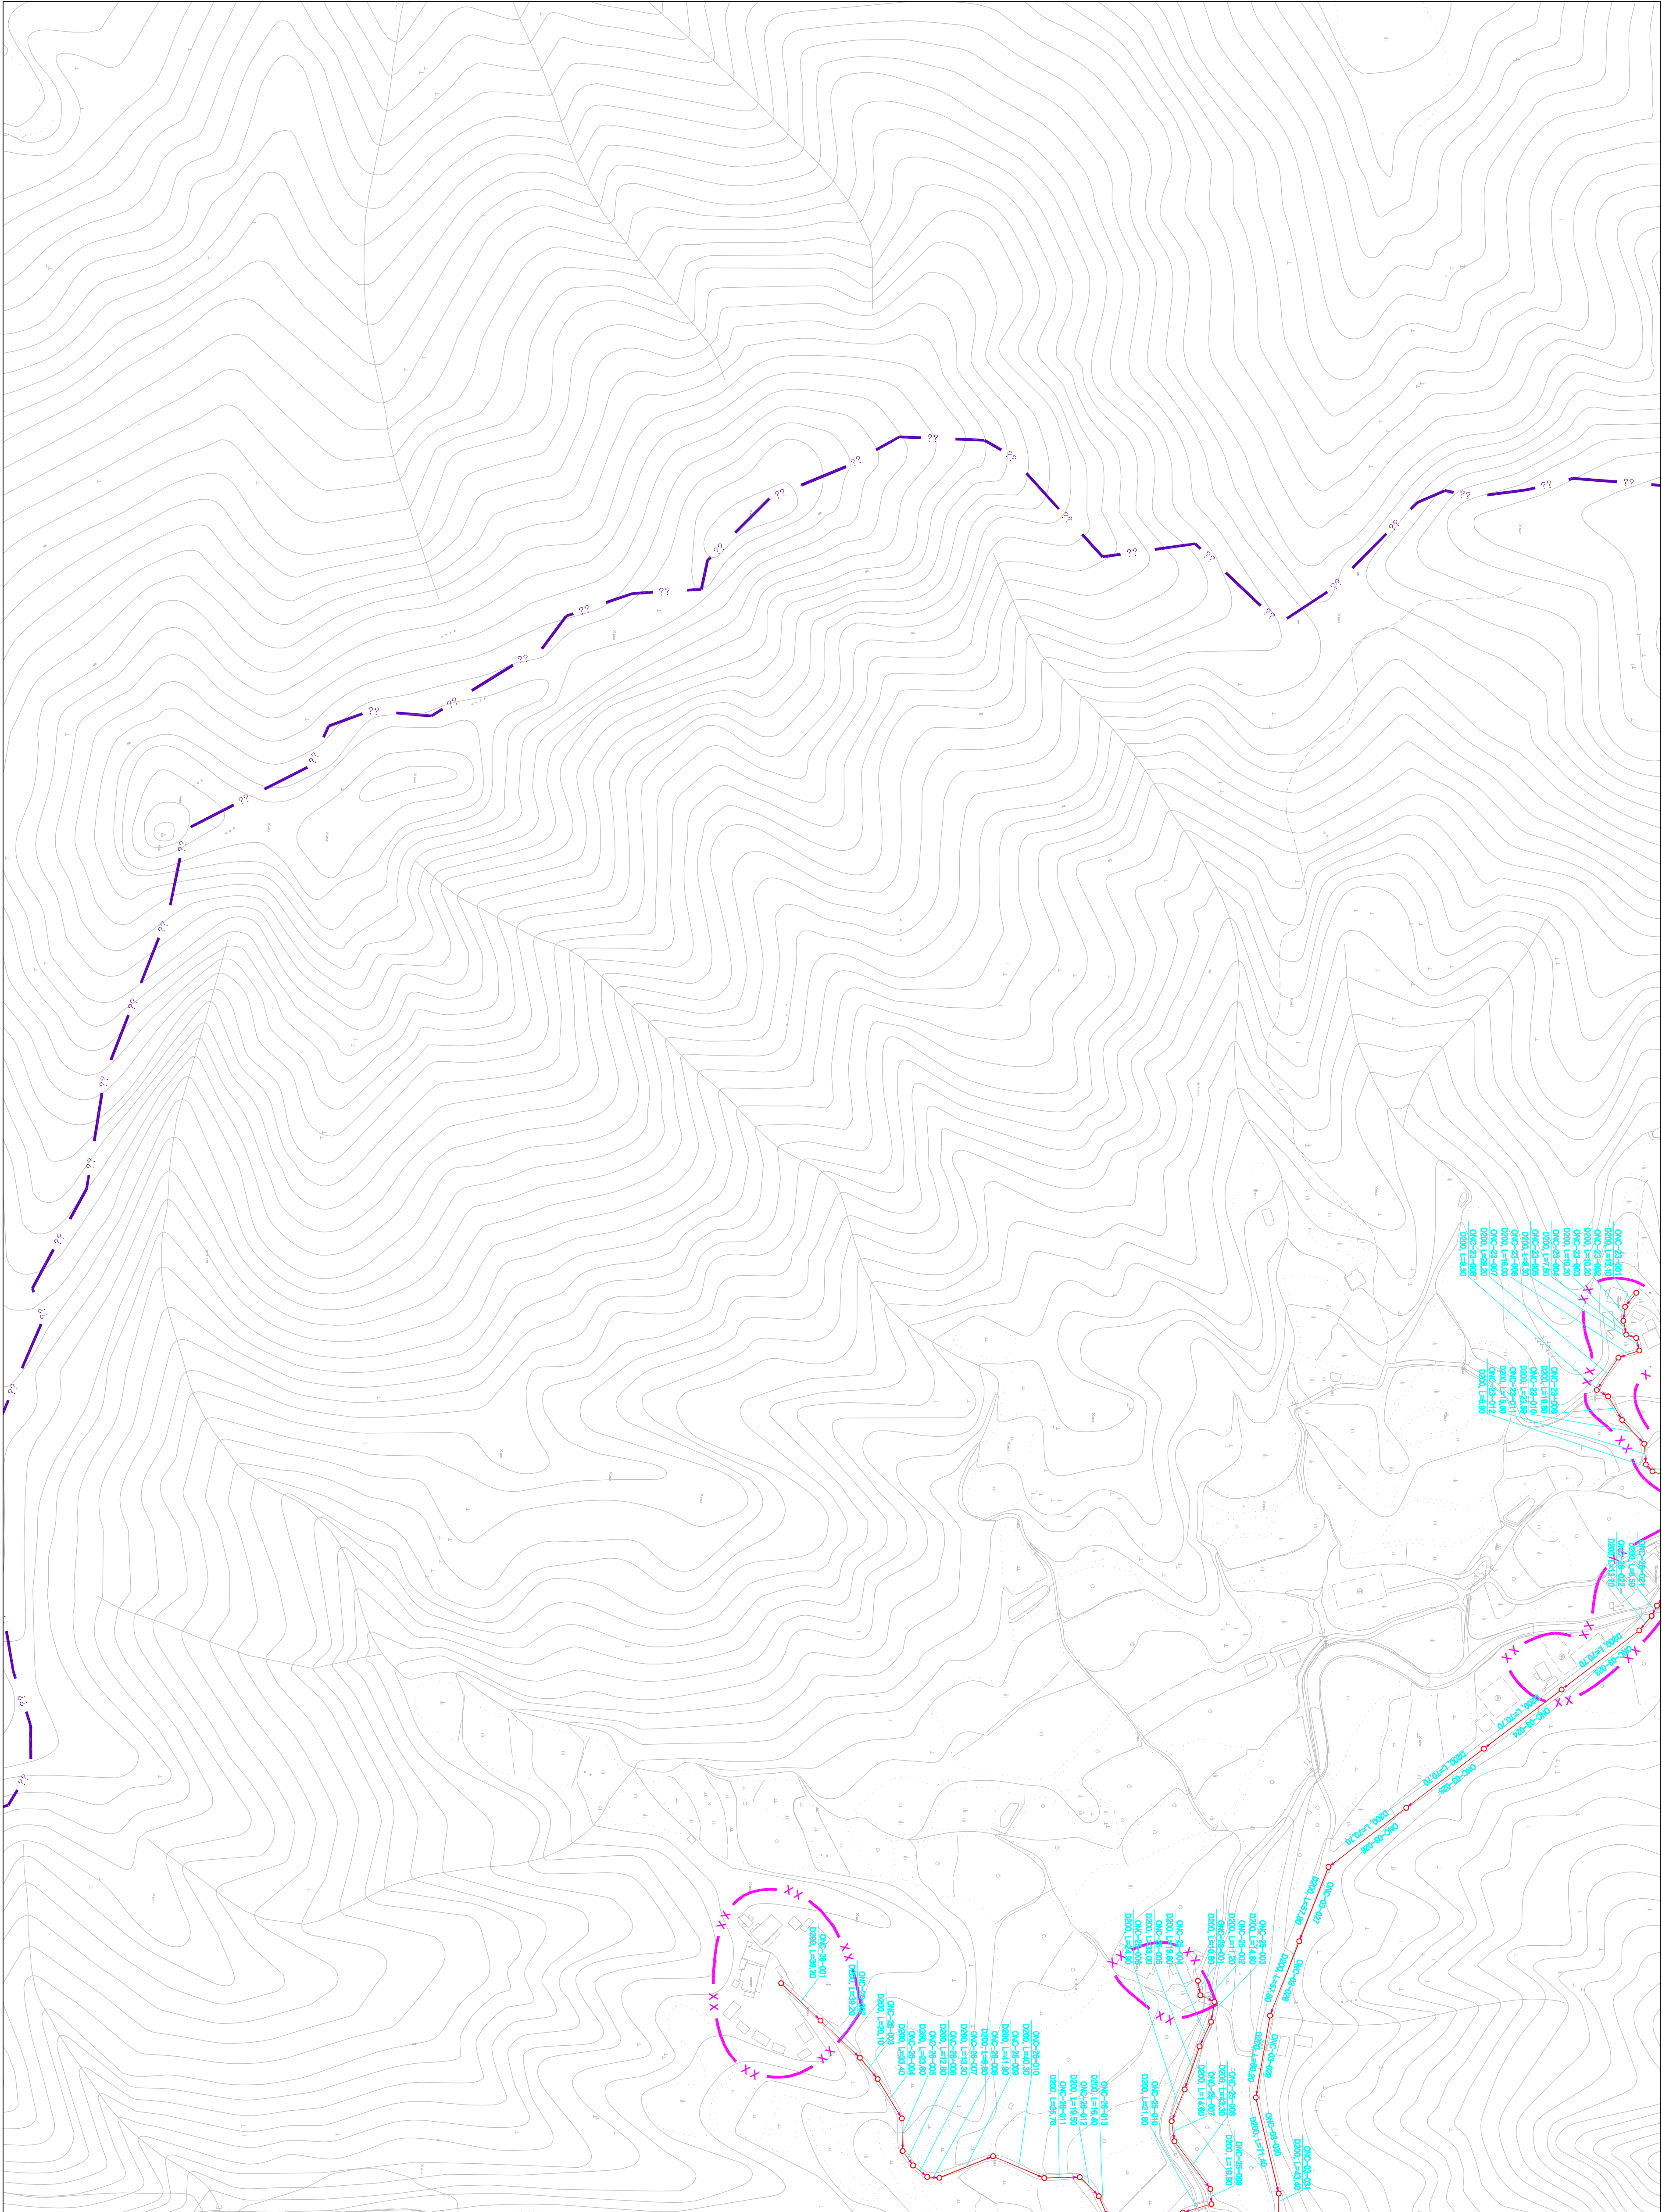

도면번호	
이로면-02	이로면-04
이로면-03	이로면-05

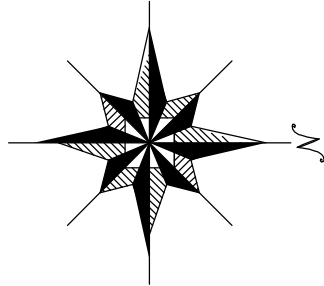

맨홀

관망·연장

맨홀

표고면적 표시(배치)

00S1-01-001

도구면적

수리관구(구·노수·통계·사정)

범	종	례
기	호	별
—	—	행정 구역 경계
—	—	읍면동 경계
—	—	배수구역 경계
—	—	처리구역 경계
—	—	처리분구(계)
—	—	오수관(거계)
—	—	암송관(거계)
—	—	중계 펌프장
—	—	하수 처리장

0

25

50

100

150

200


SCALE=1:2,500

발행처: 김천시
편집 및 제도: 2015. . .
(주) 진성이앤씨, (주) 강동

1 : 2,500

인식계획면모(체)선규모하수모)

노	영	면	하
아모면-01			
아모면-02	아모면-04		
아모면-03	아모면-05		

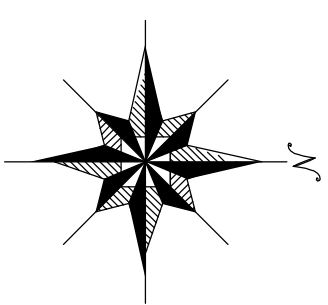

교육부장관

교육과학기술부

교육정책처

과학기술정책처

직업교육처

특수교육처

국제교육처

평생교육처

교육연구처

교육정보처

교육시설처

교육행정처

교육평가처

교육개발처

교육협력처

교육혁신처

교육개혁처

교육현대화처


교육국제화처

교육디지털화처

교육친환경화처

교육스마트화처


교육미래처

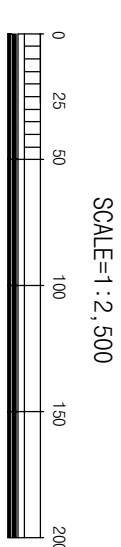


발행처: 김천시
발행일: 2015. . .
편집 및 제도:
(주) 진성이앤씨, (주) 강동
(주) 건화

1 : 2,500


시설계획평면도 (도암 소규모 하수도)

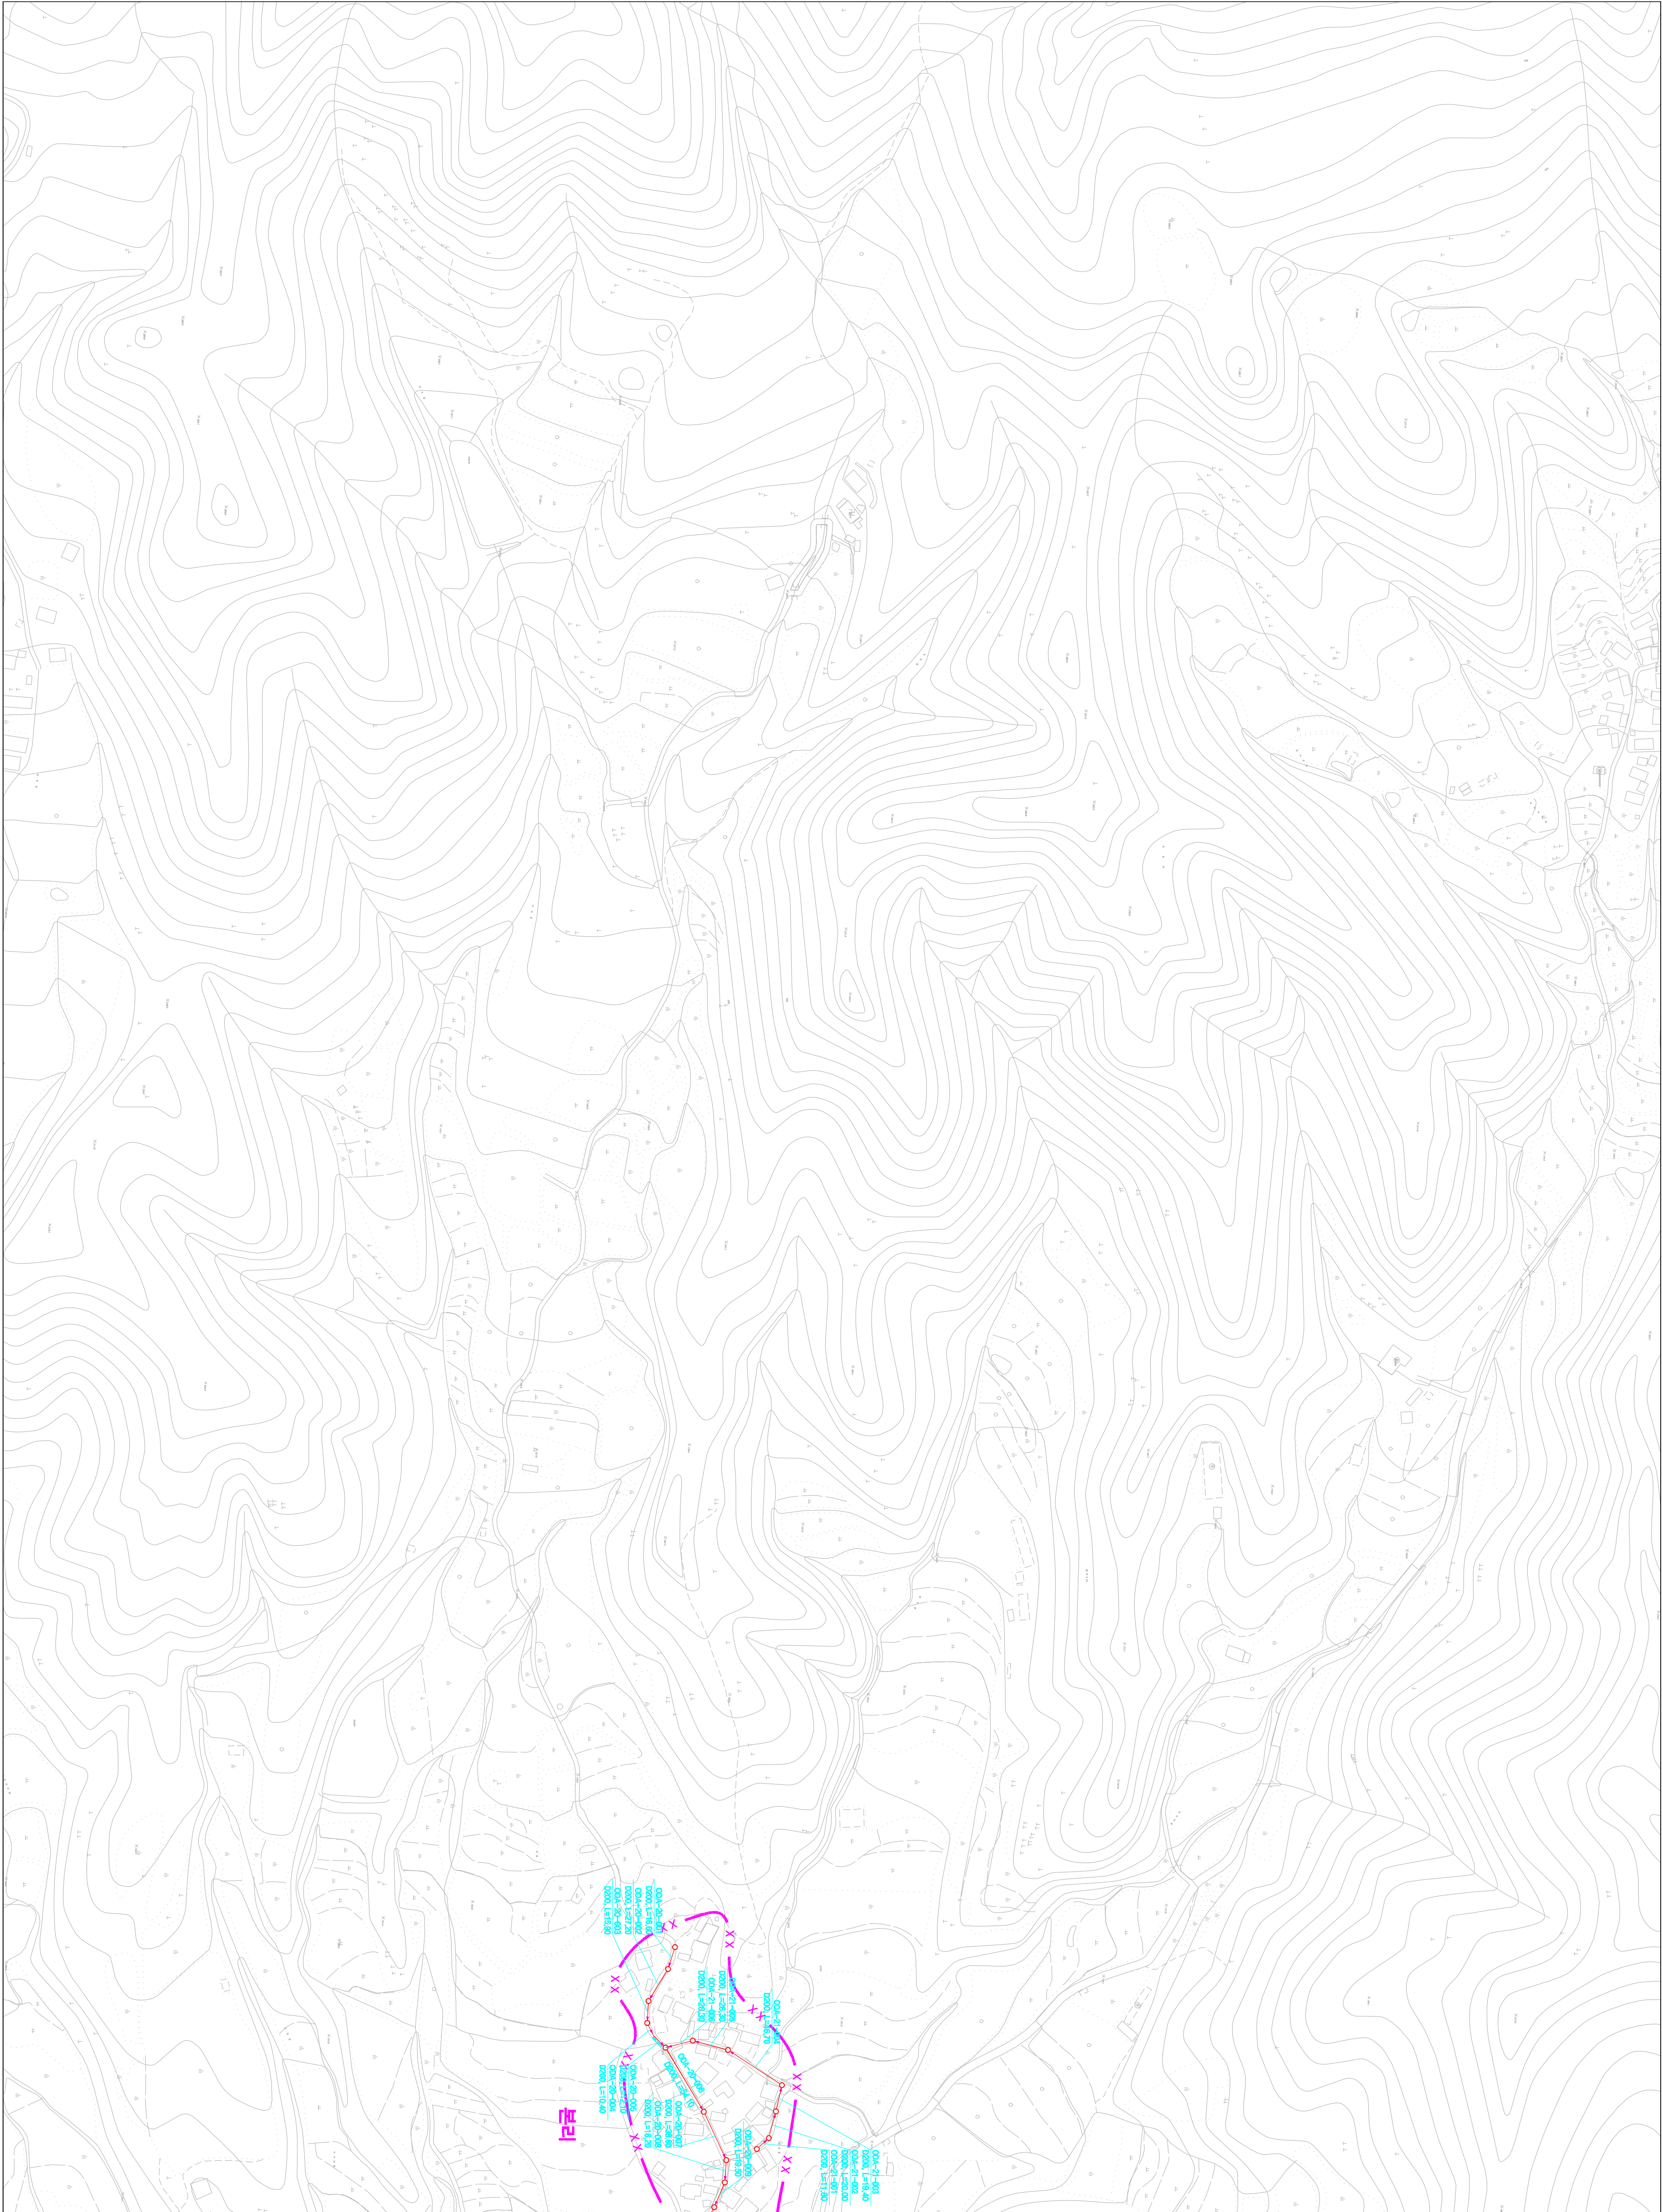

도면번호		
	이도면-06	이도면-08
	이도면-07	이도면-09

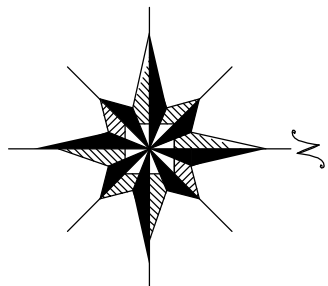


범례	
기호	종별
---X---	행정구역경계
---X---	읍면동경계
---X---	배수구역경계
---X---	처리구역경계
---X---	처리분구(기준)
---X---	처리분구(계획)
---X---	오수관거(기준)
---X---	오수관거(계획)
---X---	암송관거(계획)
---X---	중계펌프장
---X---	하수처리장

 


발행처: 김천시
발행일: 2015. . .
편집 및 제도:
(주) 진성이앤씨, (주) 강동

1 : 2,500

시설계획평면도 (도암 소규모 하수도)

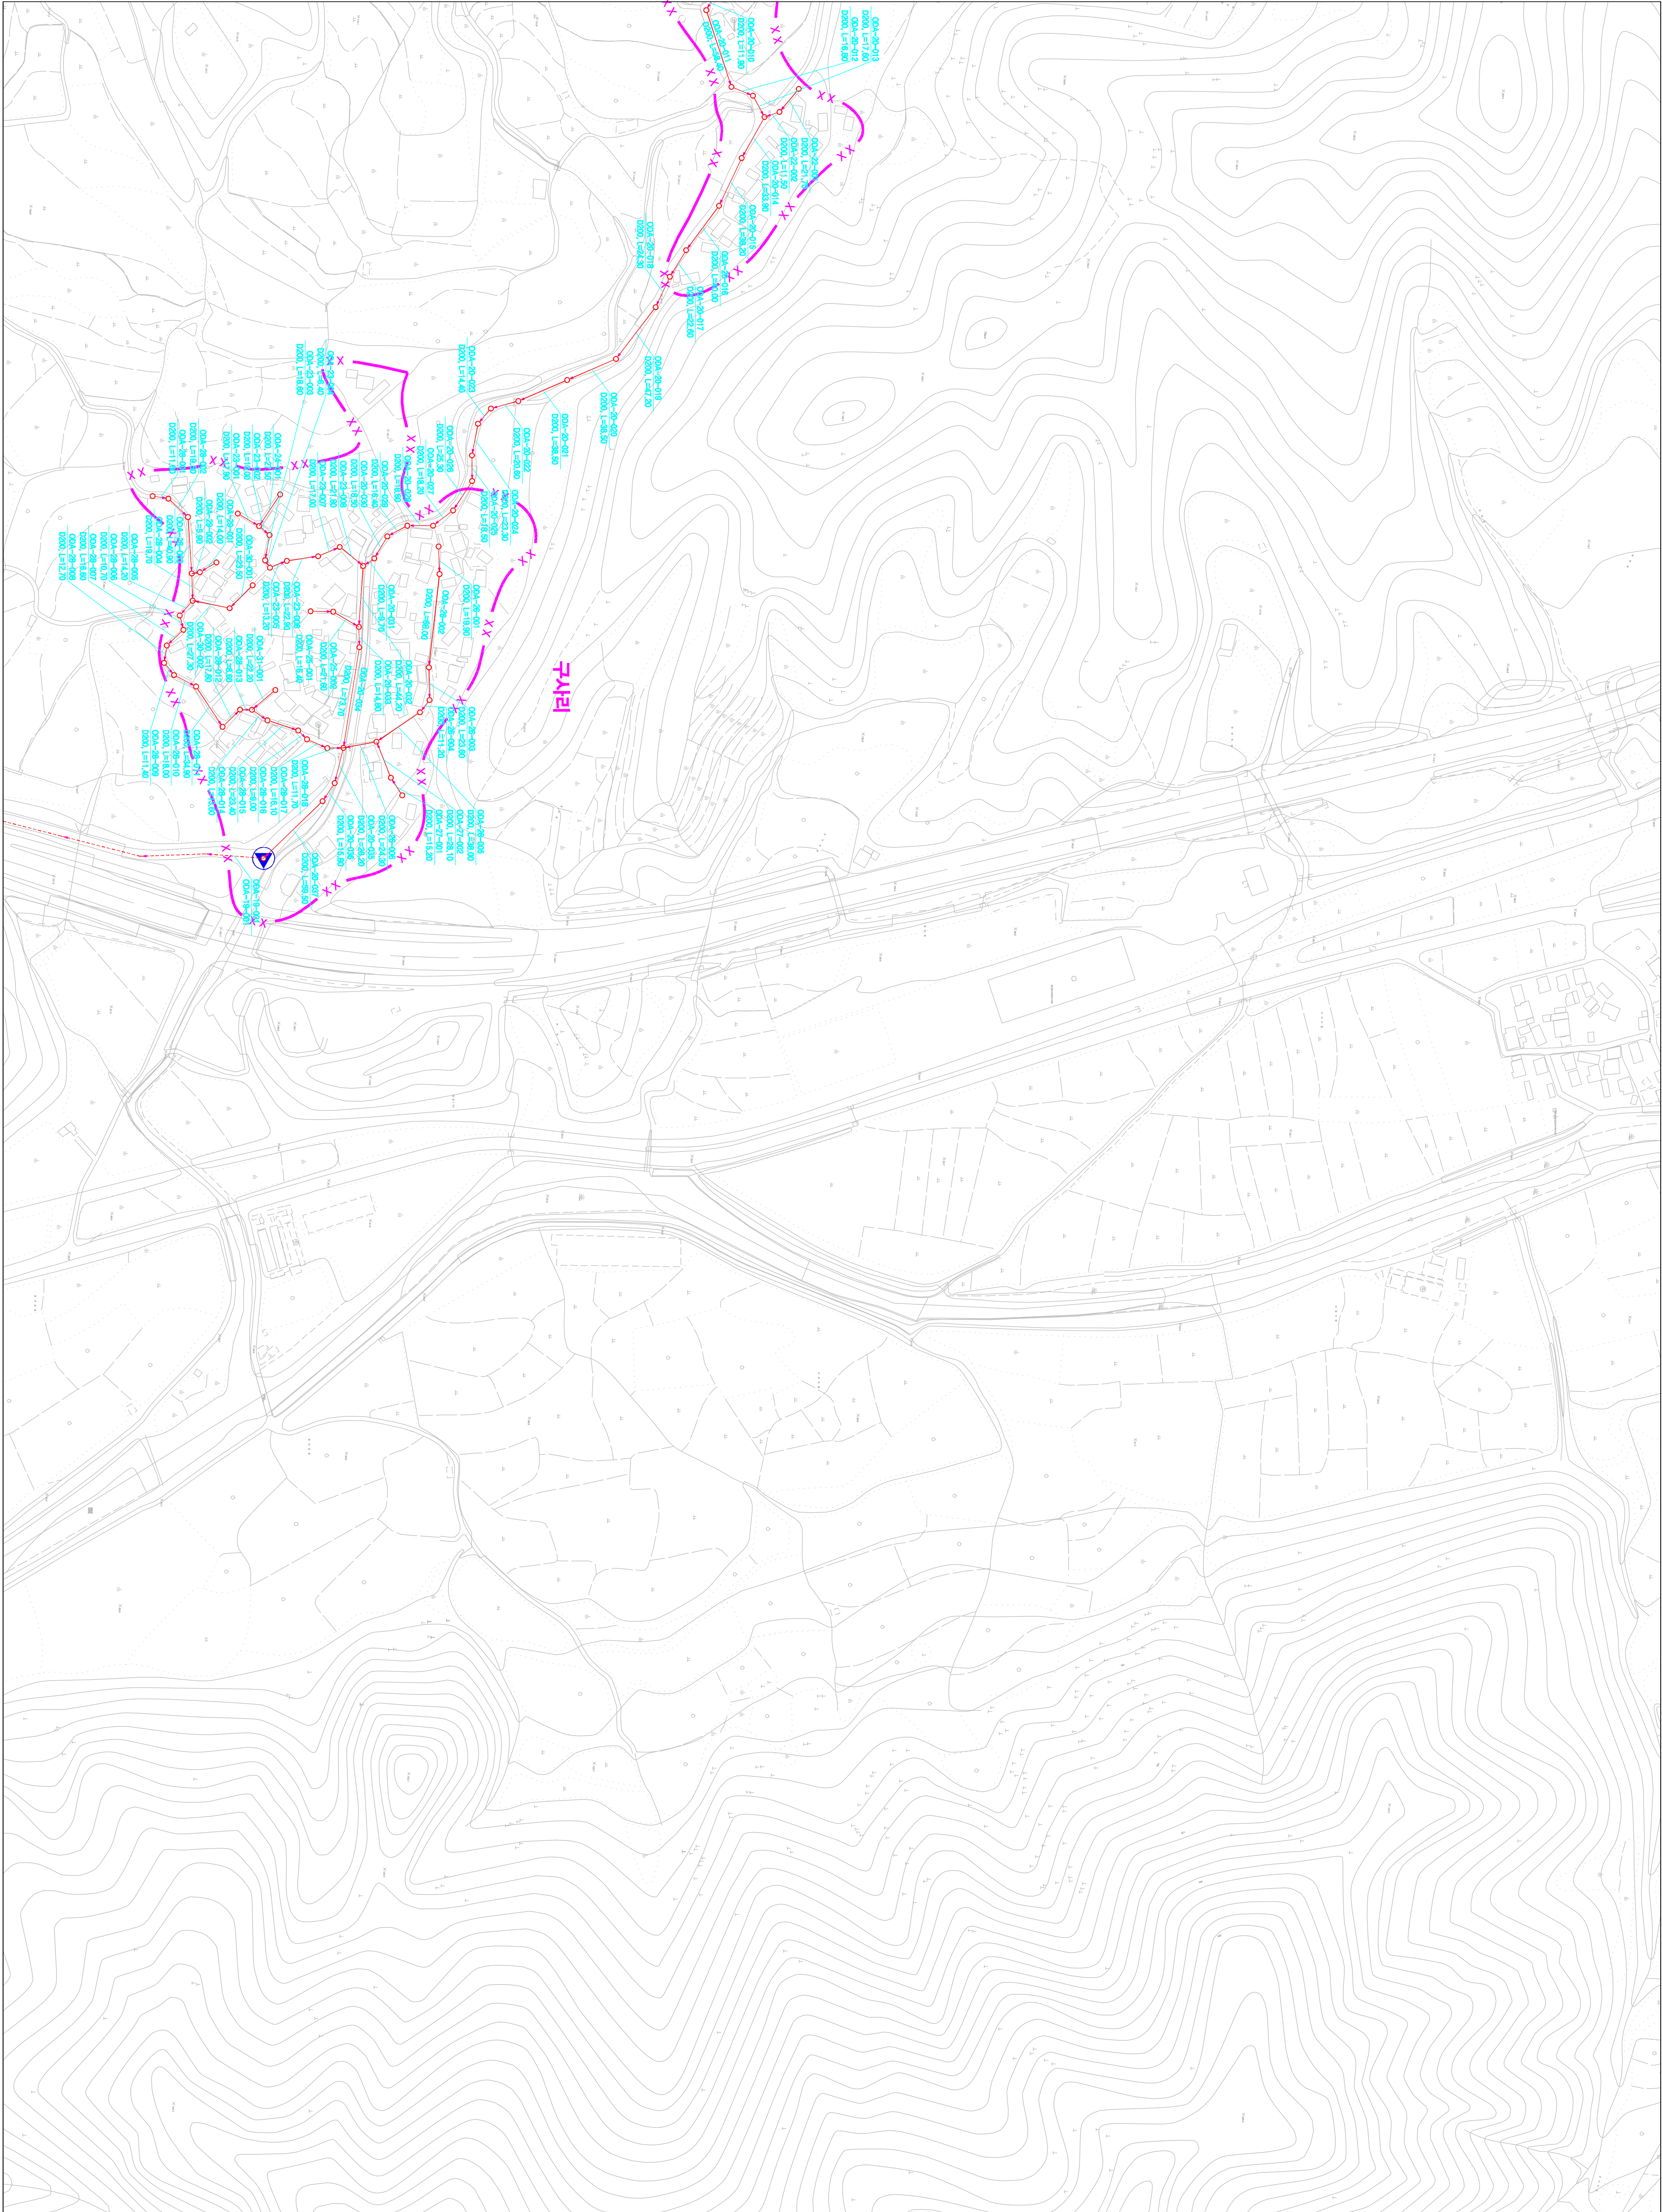

도면번호	
이도면-06	이도면-08
이도면-07	이도면-09

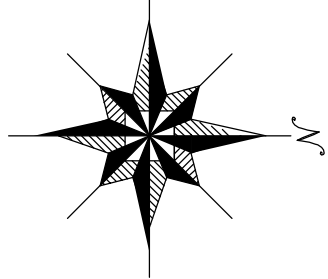


기호	종별
—	행정 구역 경계
—	읍면동 경계
—	배수구역 경계
—	처리구역 경계
—	처리분구(기존)
—	처리분구(계획)
—	오수관거(기존)
—	오수관거(계획)
—	암송관거(계획)
—	중계펌프장
—	하수처리장


발행처: 김천시
발행일: 2015. . .
(주) 진성이앤씨, (주) 강동

1 : 2,500

시설계획평면도 (도암 소규모 하수도)

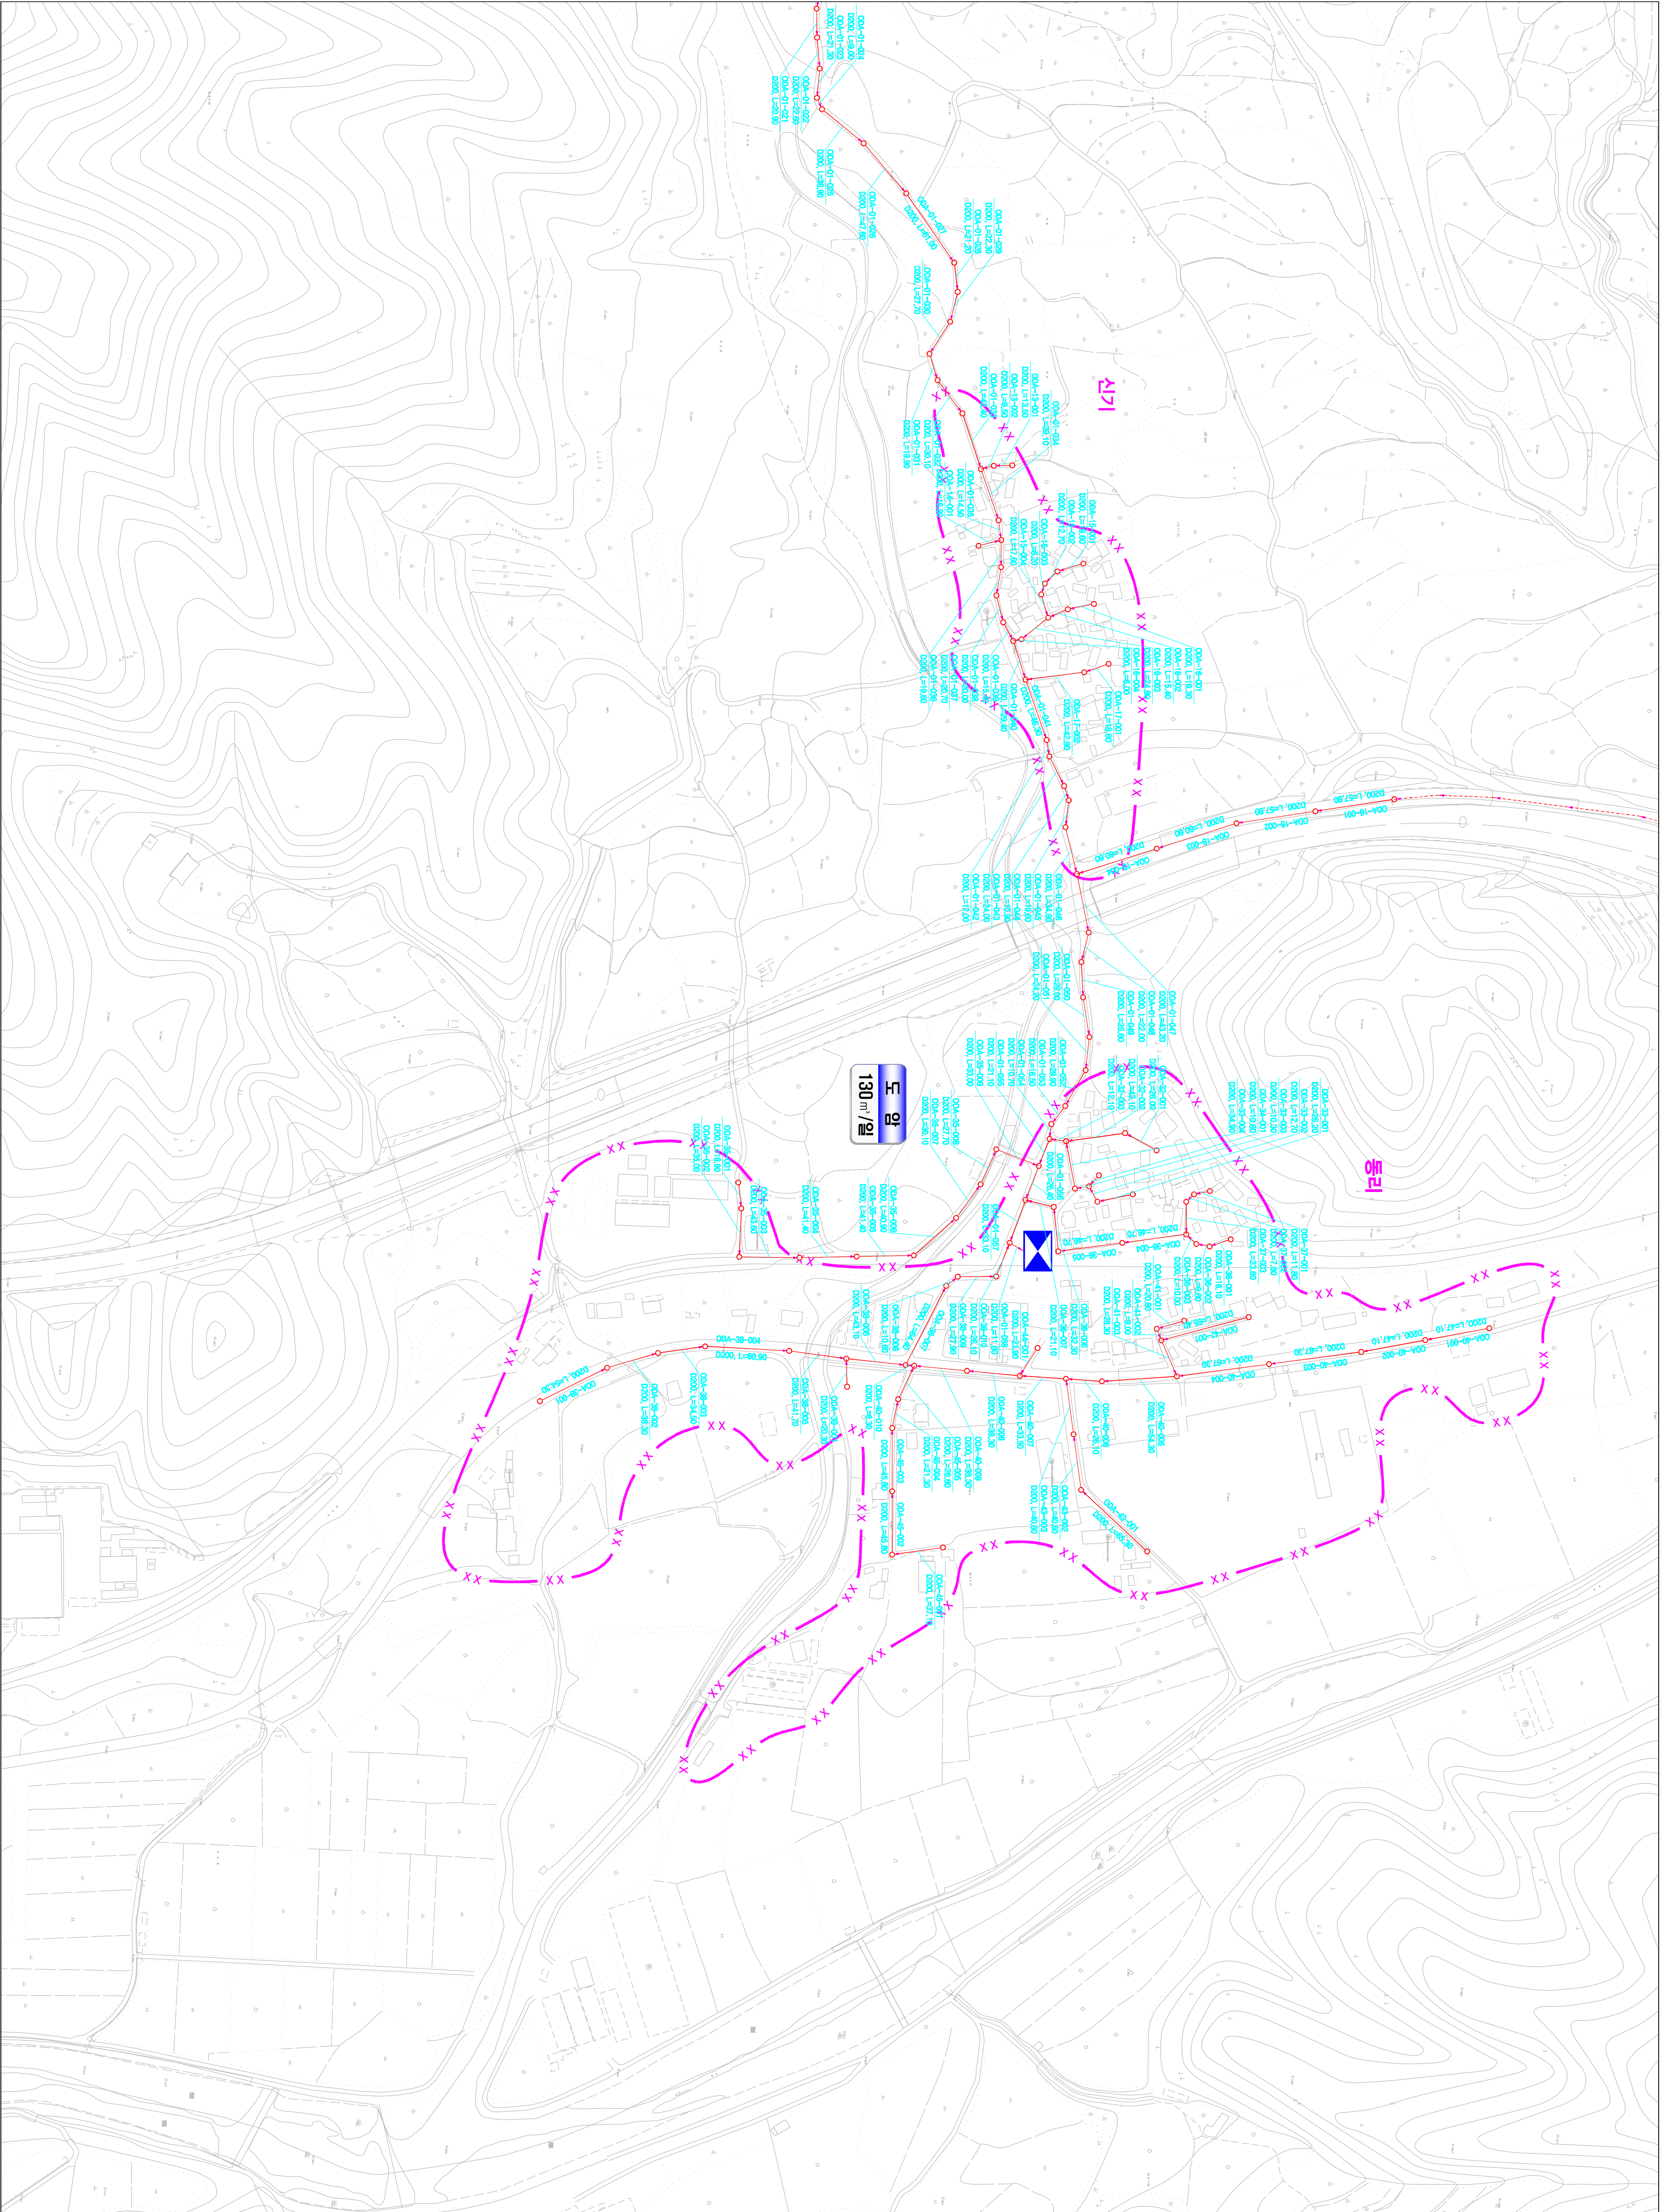

도면번호	
이도면-06	이도면-08
이도면-07	이도면-09

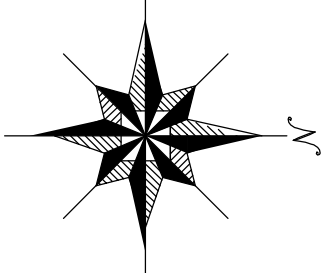

맨홀

관망·연장

맨홀

00S1-01-001

도암마을

수리관거(구)·도암마을1·사당리

기호	종류
—●—●—●—	행정구역경계
—+—+—+—	읍면동경계
—□—□—□—	배수구역경계
—X—X—X—	처리구역(계)
—X—X—X—	처리분구(계)
—X—X—X—	오수관거(계)
—X—X—X—	암송관거(계)
—X—X—X—	중계펌프장
—X—X—X—	하수처리장

0 20 40 60 80 100 120 140 160 180 200

SCALE=1:2,500

발행처: 김천시
발행일: 2015. ...
(주) 진성이앤씨, (주) 강동

