



1 : 2,500

시설계획평면도(신안 소규모 하수도)

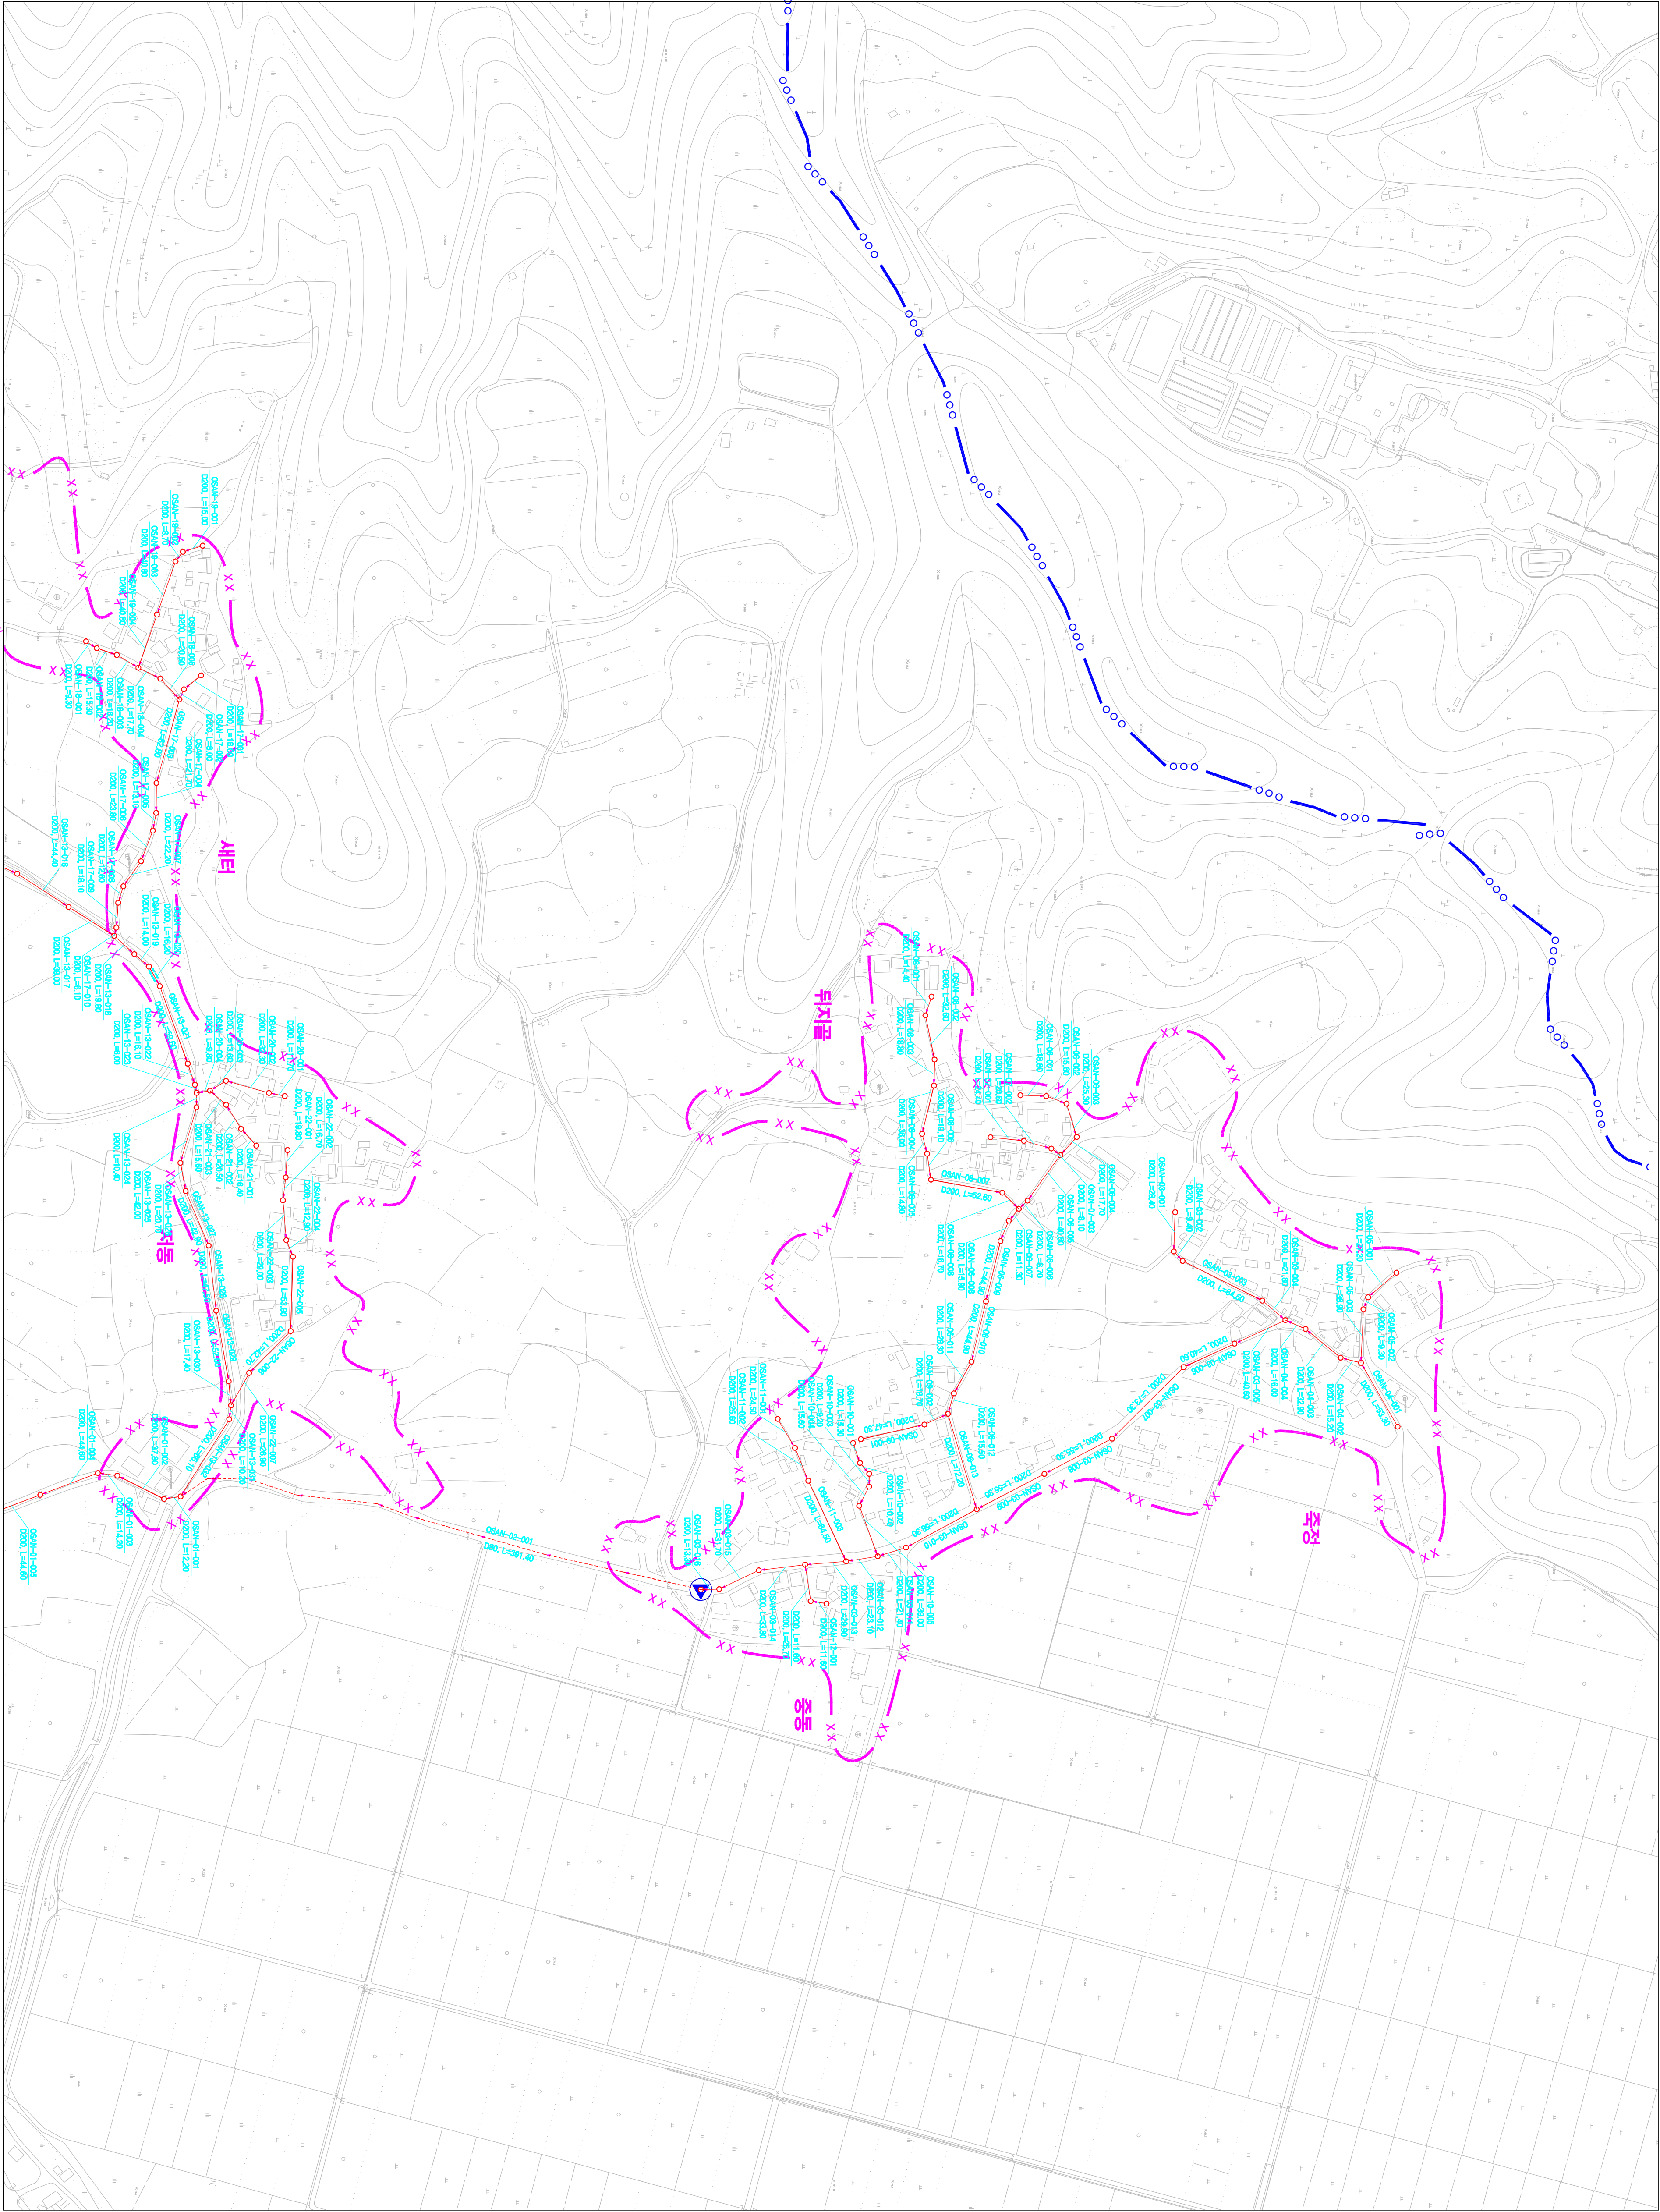

도면번호	
조례면-1	
조례면-12	

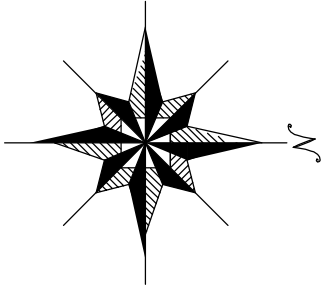

맨홀

관망, 연장

맨홀

00S1-01-001

조리분구(계측)

조리분구(계측)

조리분구(계측)

범	종	레
기	호	별
—	—	행정 구역 경계
—	—	읍면동 경계
—	—	배수구역 경계
—	—	처리구역 경계
—	—	처리분구(계측)
—	—	오수관거(기준)
—	—	오수관거(계획)
—	—	암송관거(계획)
—	—	중계펌프장
—	—	하수처리장

0 25 50 100 150 200

SCALE: 1:2,500

발행처: 김천시
판행일: 2015. . .
편집및제도:
(주)진성이앤씨, (주)강동