



1 : 2,500

시설계획평면도(신안 소규모 하수도)

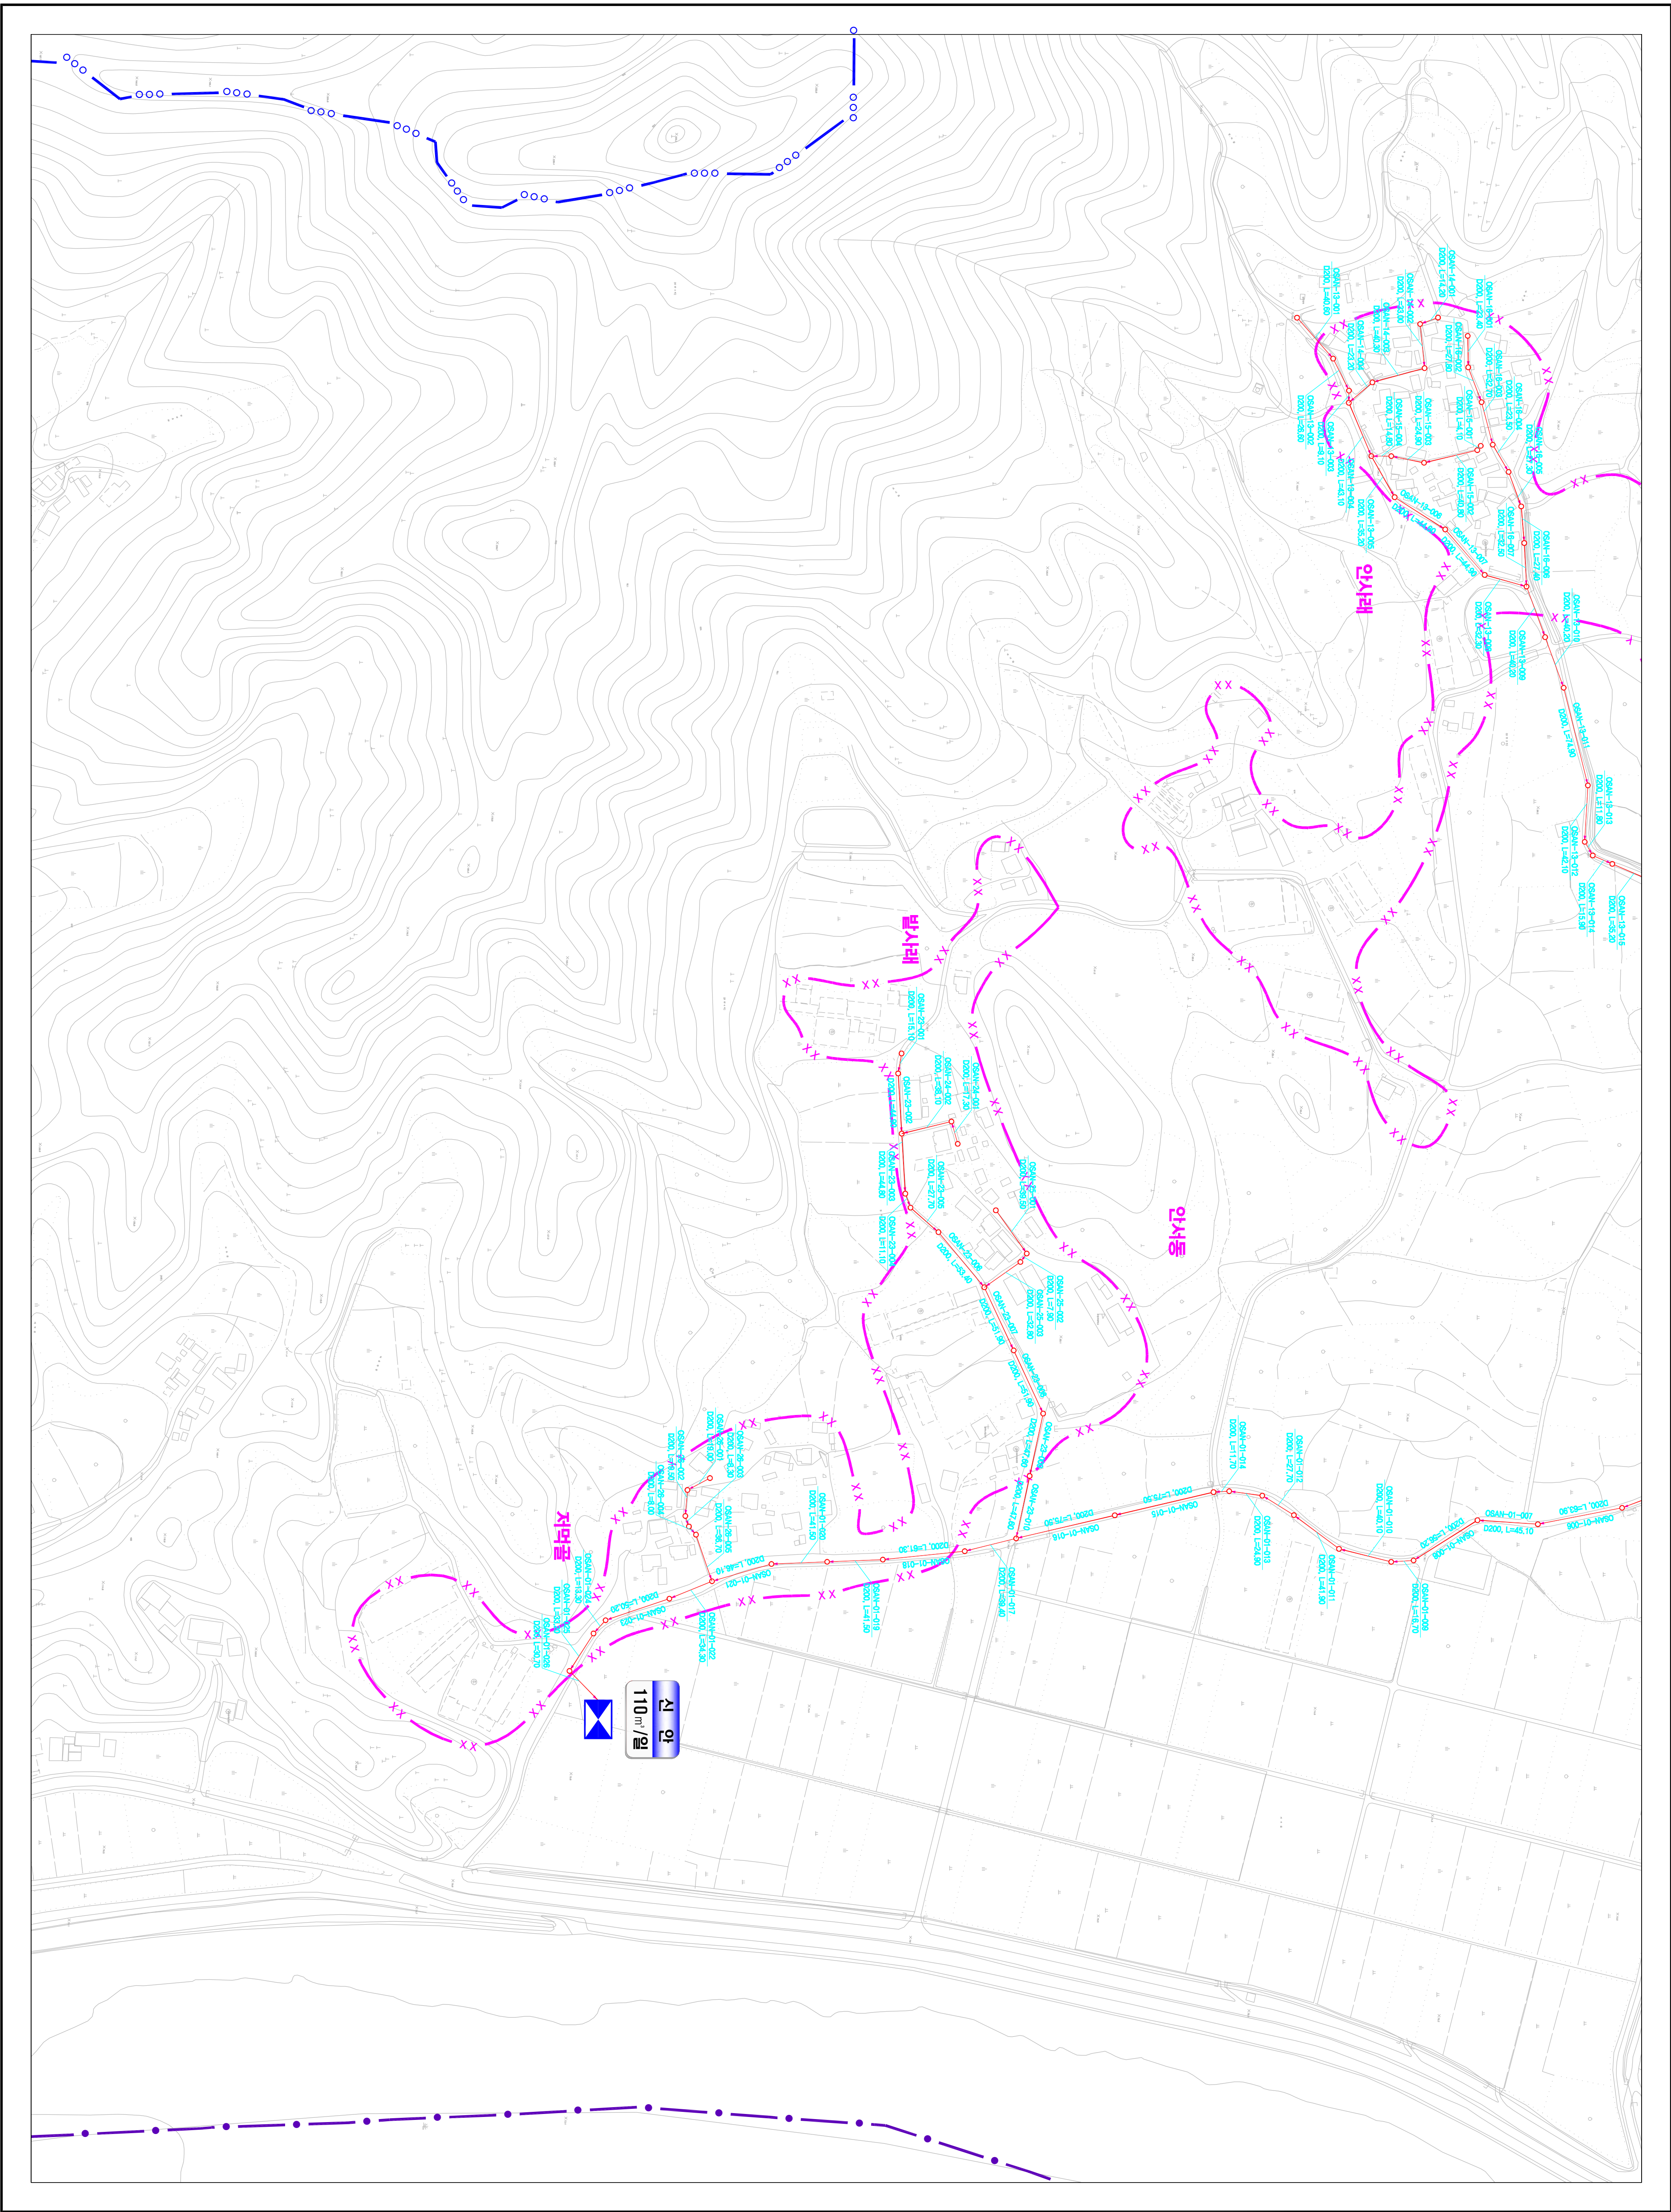

도면번호	조면번호
	조면번호-02

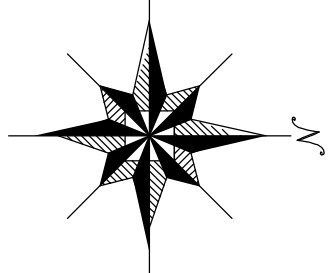

맨홀

관망, 연장

맨홀

00S7-01-001

관망

도면번호

조면번호

수계번호

범	종	례
기	호	별
—	—	행정 구역 경계
—	—	읍면동 경계
—	—	배수구역 경계
—	—	처리구역 경계
—	—	처리분구(기)
—	—	처리분구(계획)
—	—	오수관(기)
—	—	오수관(계획)
—	—	암송관(계획)
—	—	중계펌프장
—	—	하수처리장

0 20 40 60 80 100 120 140 160 180 200

SCALE: 1:2,500

발행처: 김천시
발행일: 2015. . .
(주) 진성이앤씨, (주) 강동