

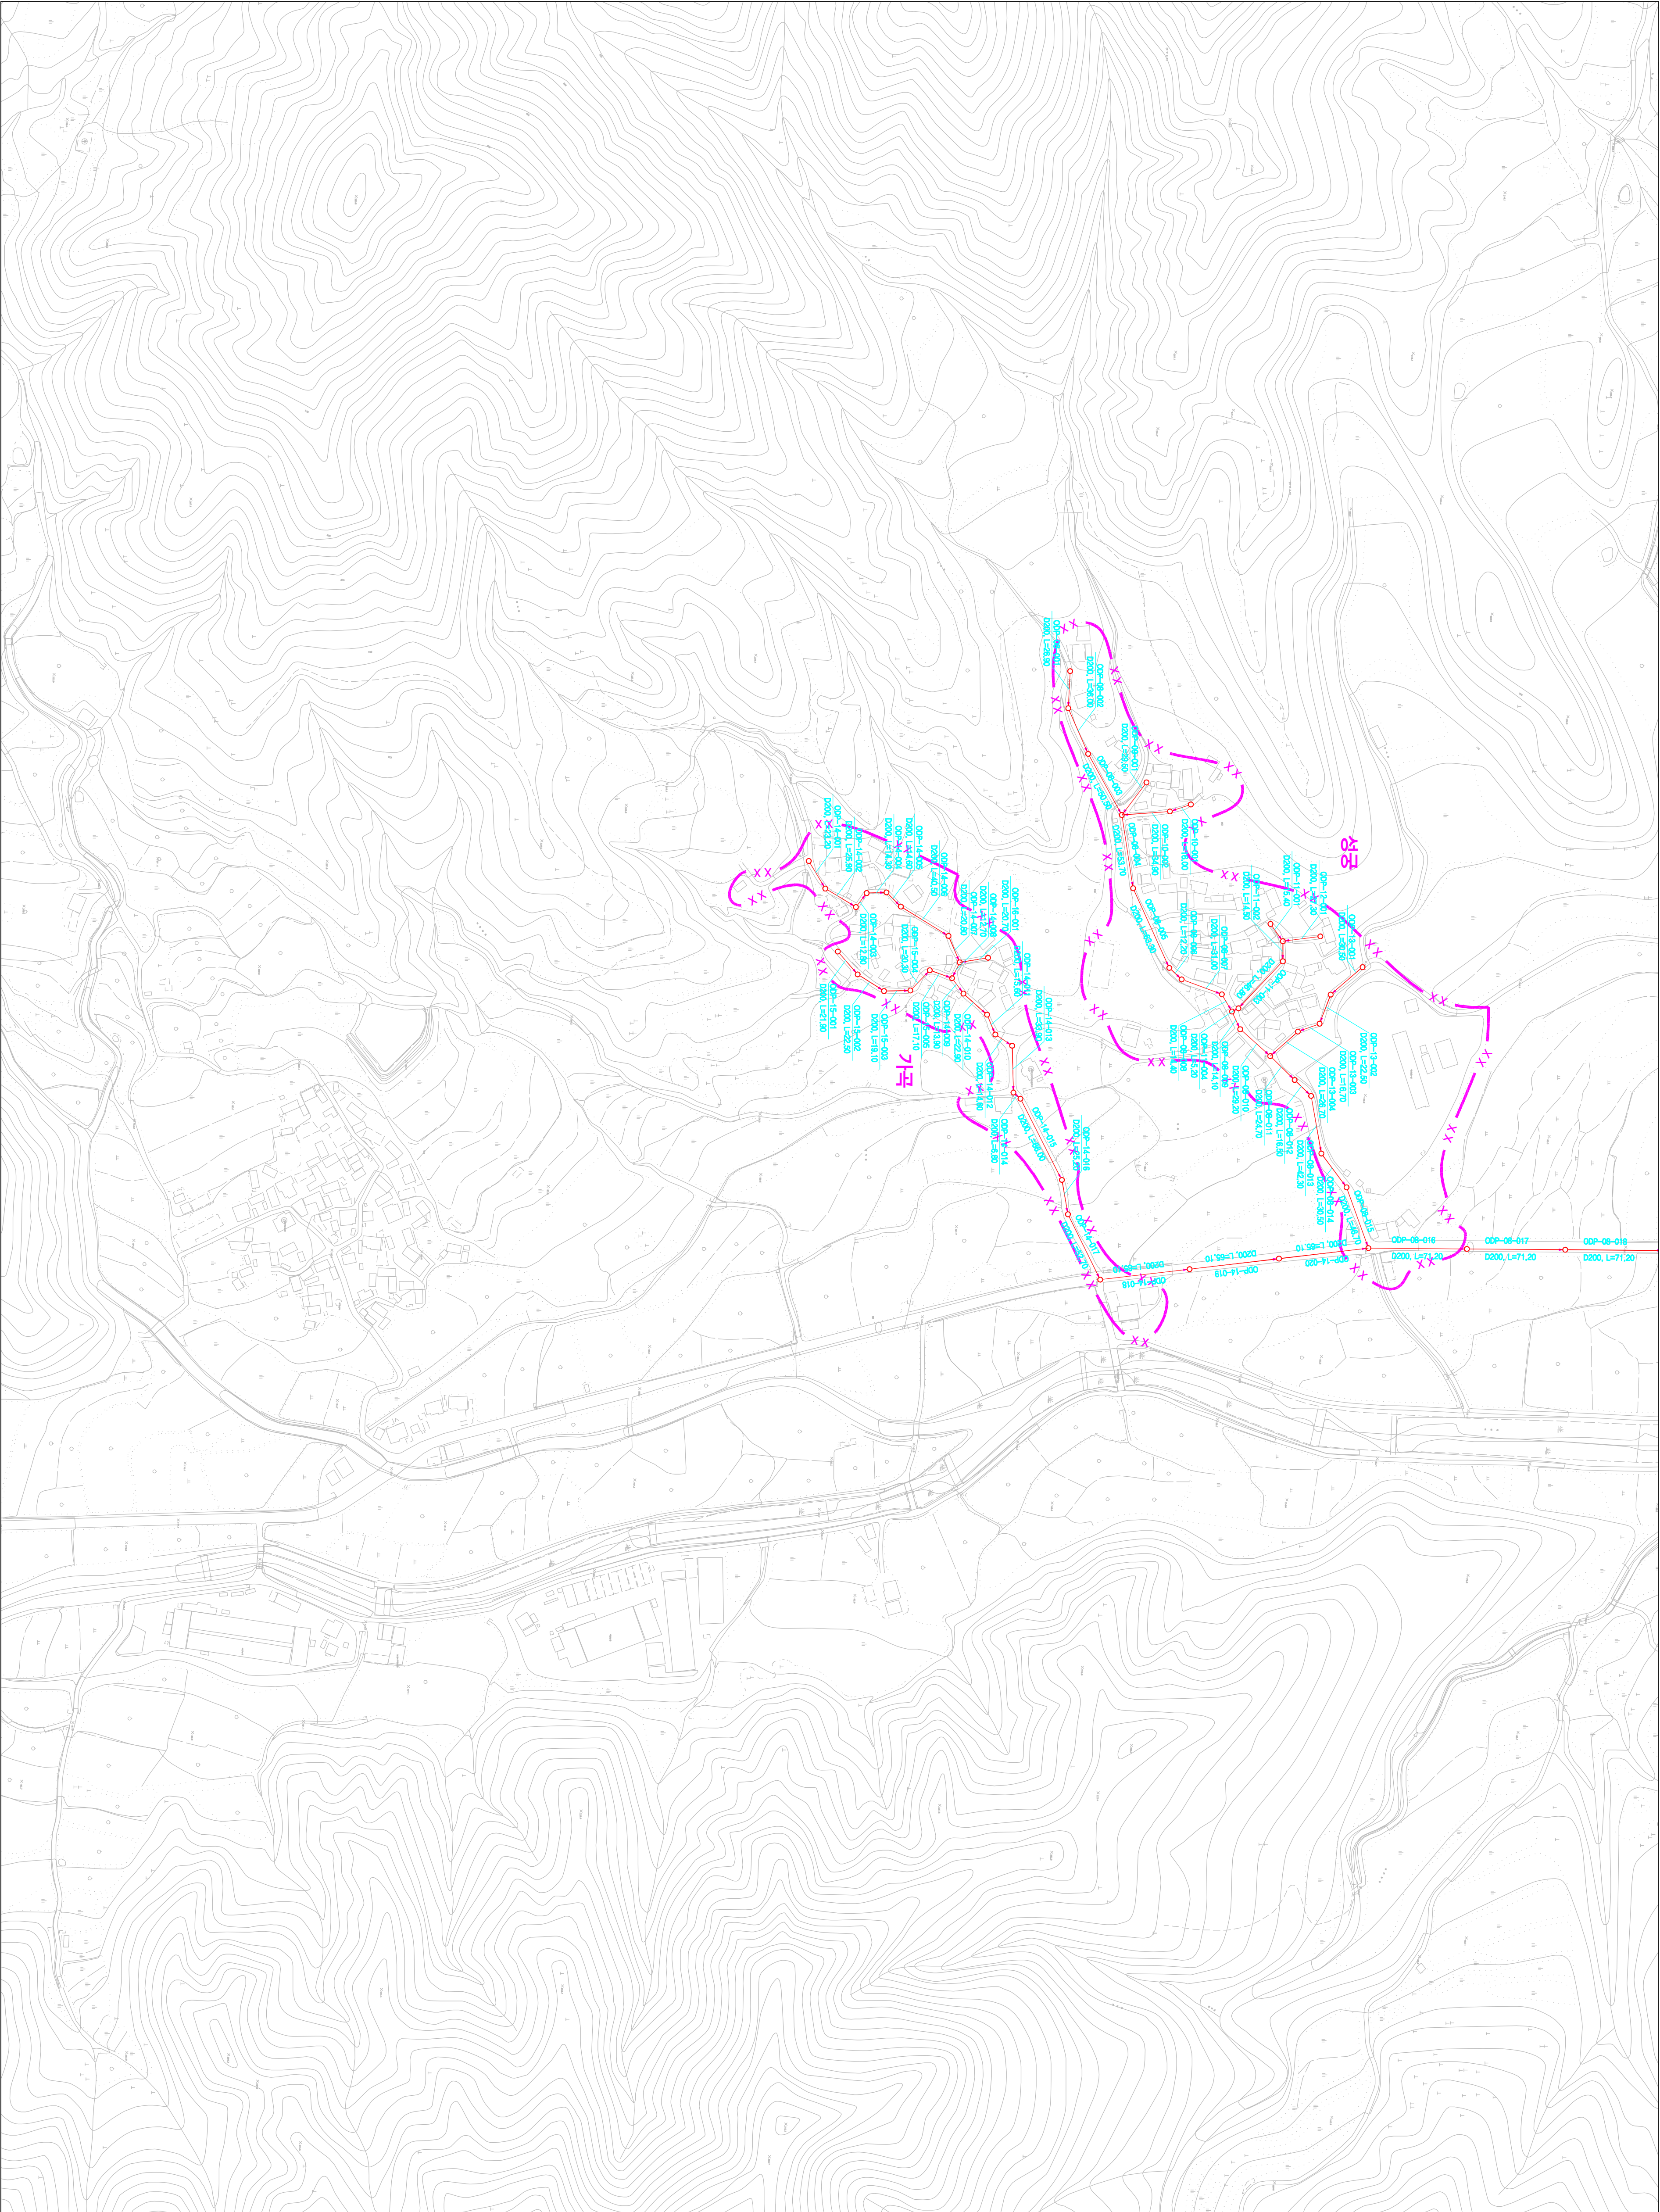


1 : 2,500

시설계획평면도 (대평 소규모 하수도)

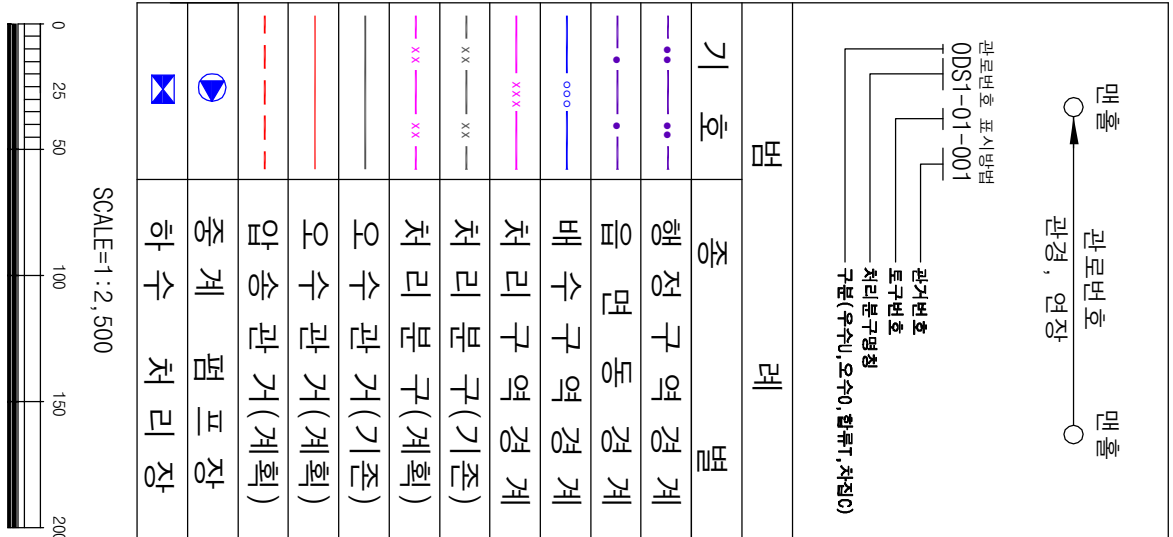

도면번호	조례면-03	
조례면-04		

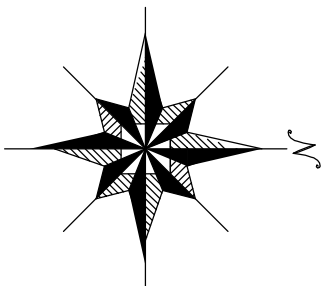

기호	종류	설명
—	행정 구역 경계	
—	읍면동 경계	
—	배수구역 경계	
—	처리구역 경계	
—	처리분구(기준)	
—	처리분구(계획)	
—	오수관(기준)	
—	오수관(계획)	
—	암송관(계획)	
—	중계펌프장	
—	하수처리장	

발행처: 김천시
편집 및 제도: 2015. . .
(주) 진성이앤씨, (주) 강동