



1 : 2,500

시설계획평면도(신안 소규모 하수도)

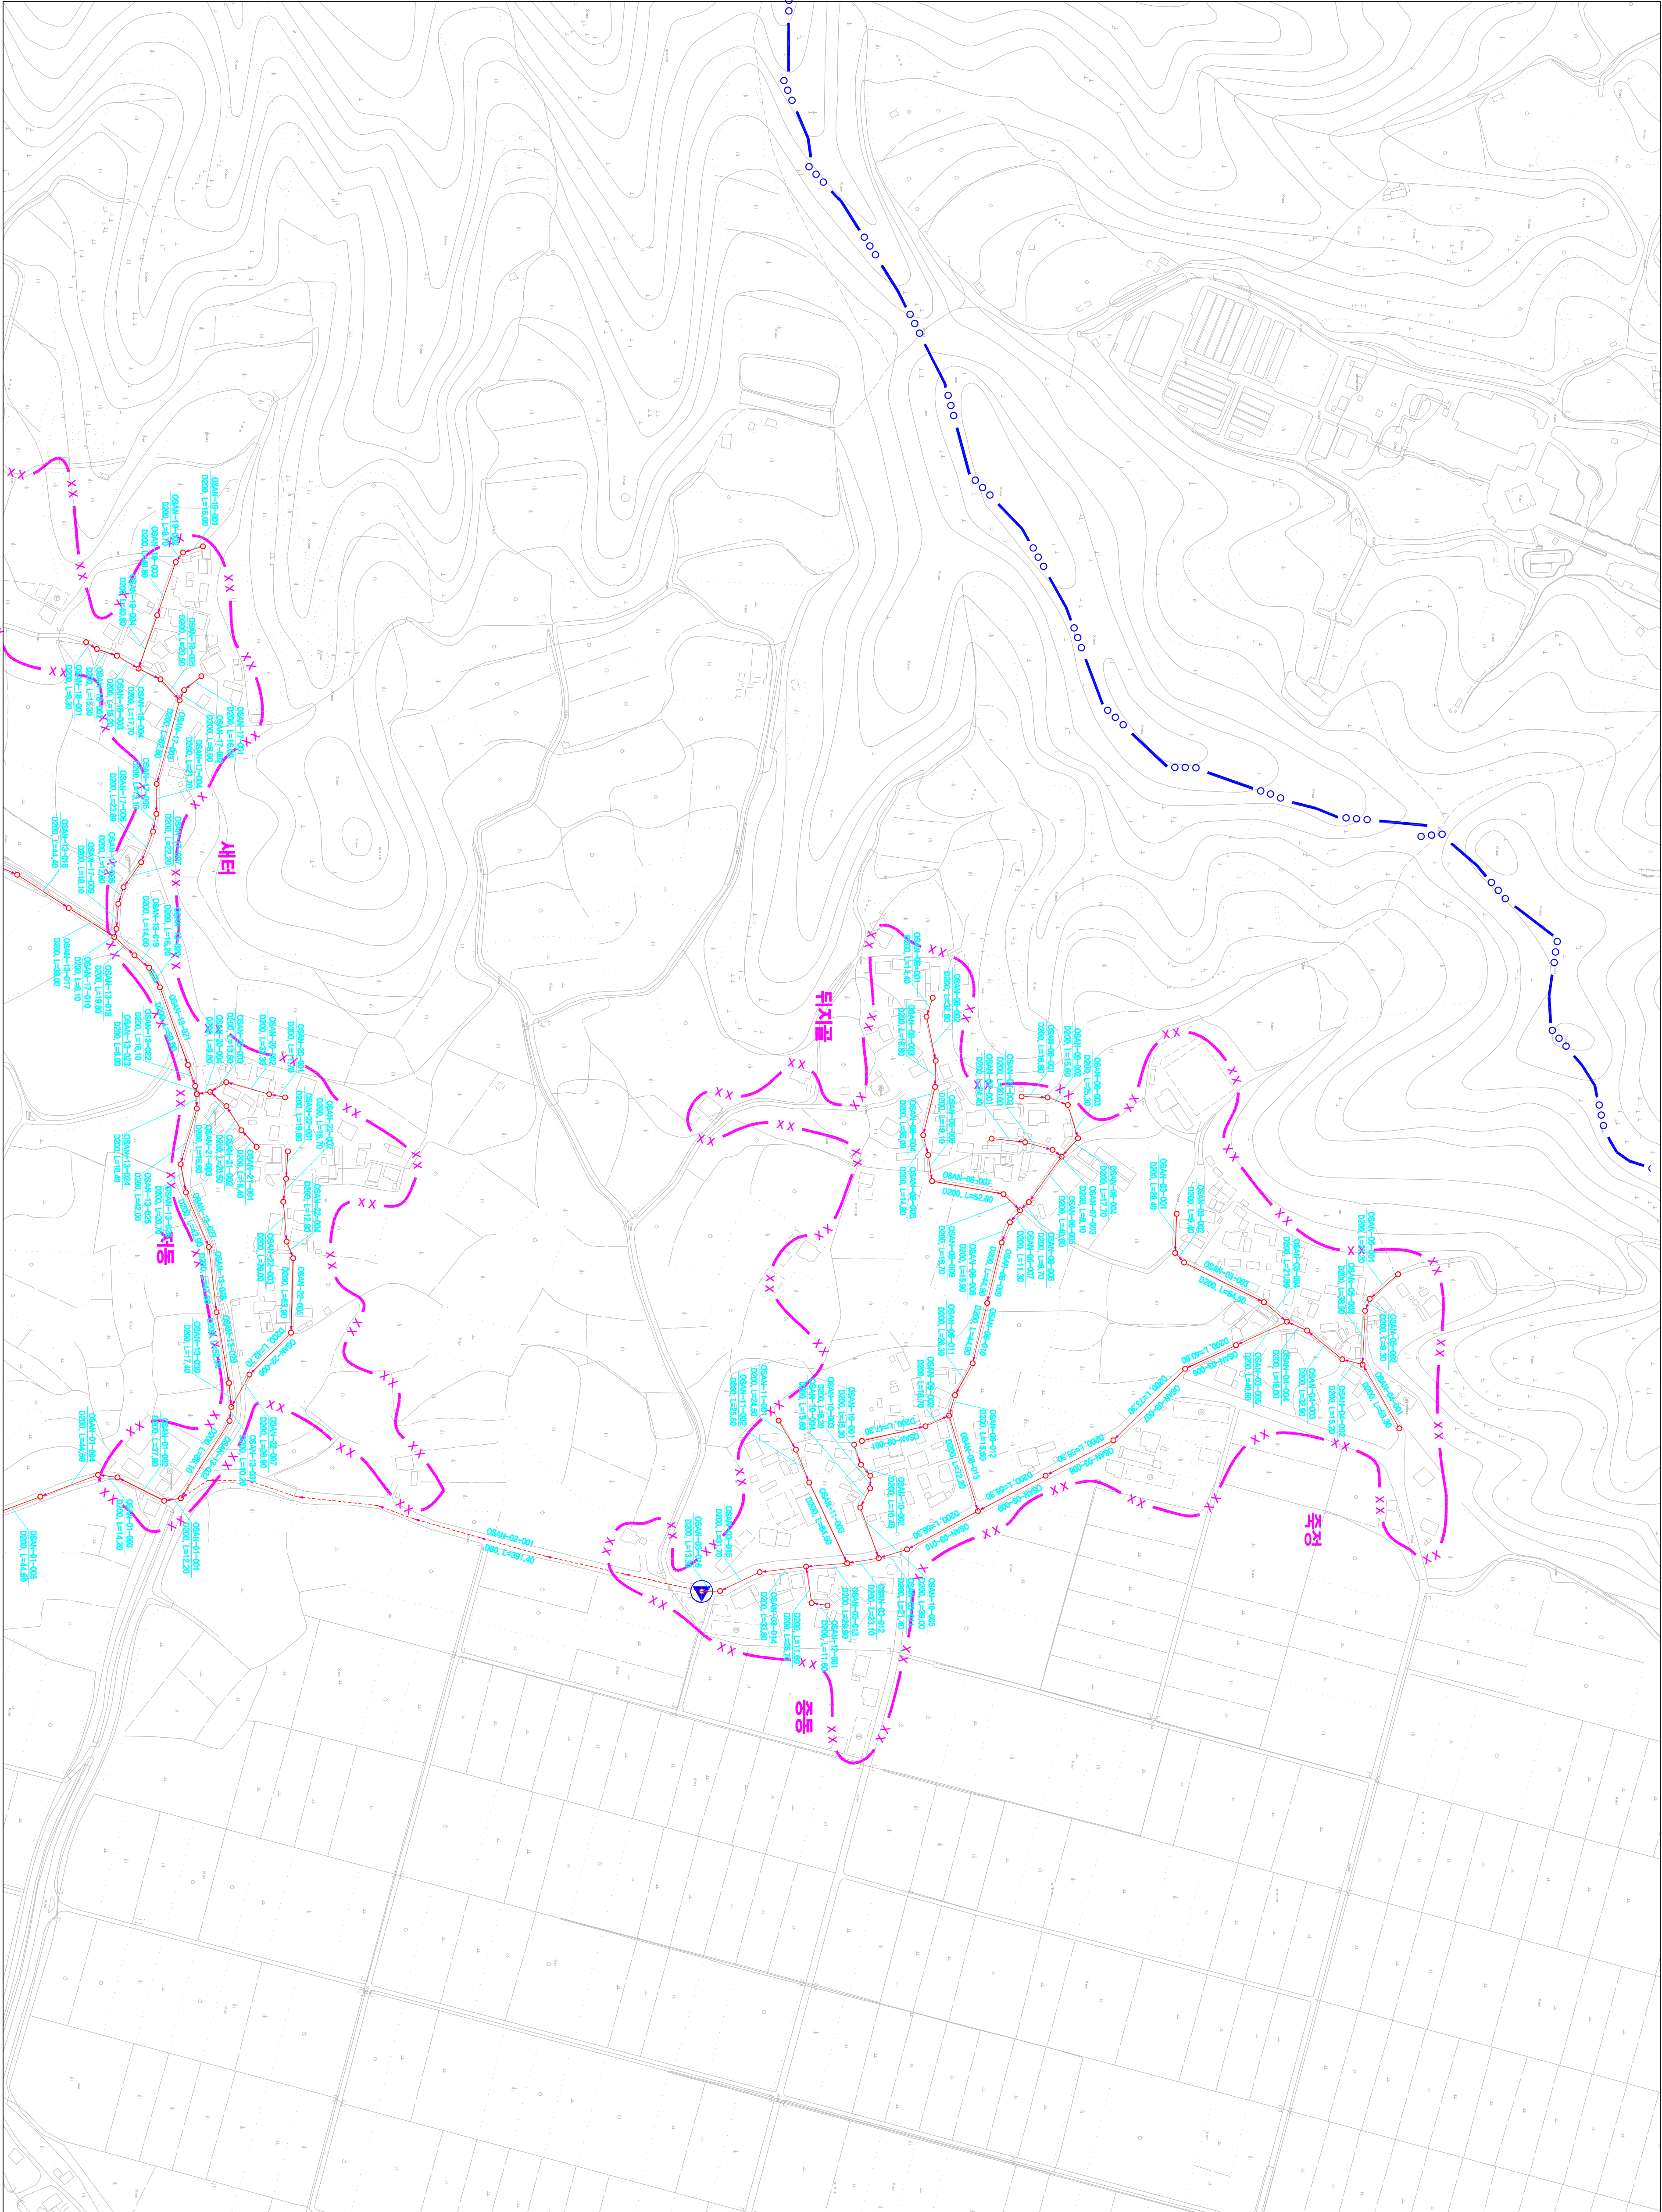

도면번호	
조례면-1	
조례면-12	

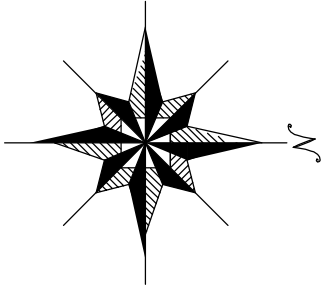

맨홀

관망, 연장

맨홀

00S1-01-001

조리분구(계측)

조리분구(계측)

조리분구(계측)

범	종	레
기	호	별
—	—	행정 구역 경계
—	—	읍면동 경계
—	—	배수구역 경계
—	—	처리구역 경계
—	—	처리분구(계측)
—	—	오수관거(기준)
—	—	오수관거(계획)
—	—	암송관거(계획)
—	—	중계펌프장
—	—	하수처리장


0 25 50 100 150 200

SCALE: 1:2,500


발행처: 김천시
판행일: 2015. . .
편집및제도:
(주)진성이앤씨, (주)강동

1 : 2,500

시설계획평면도(신안 소규모 하수도)

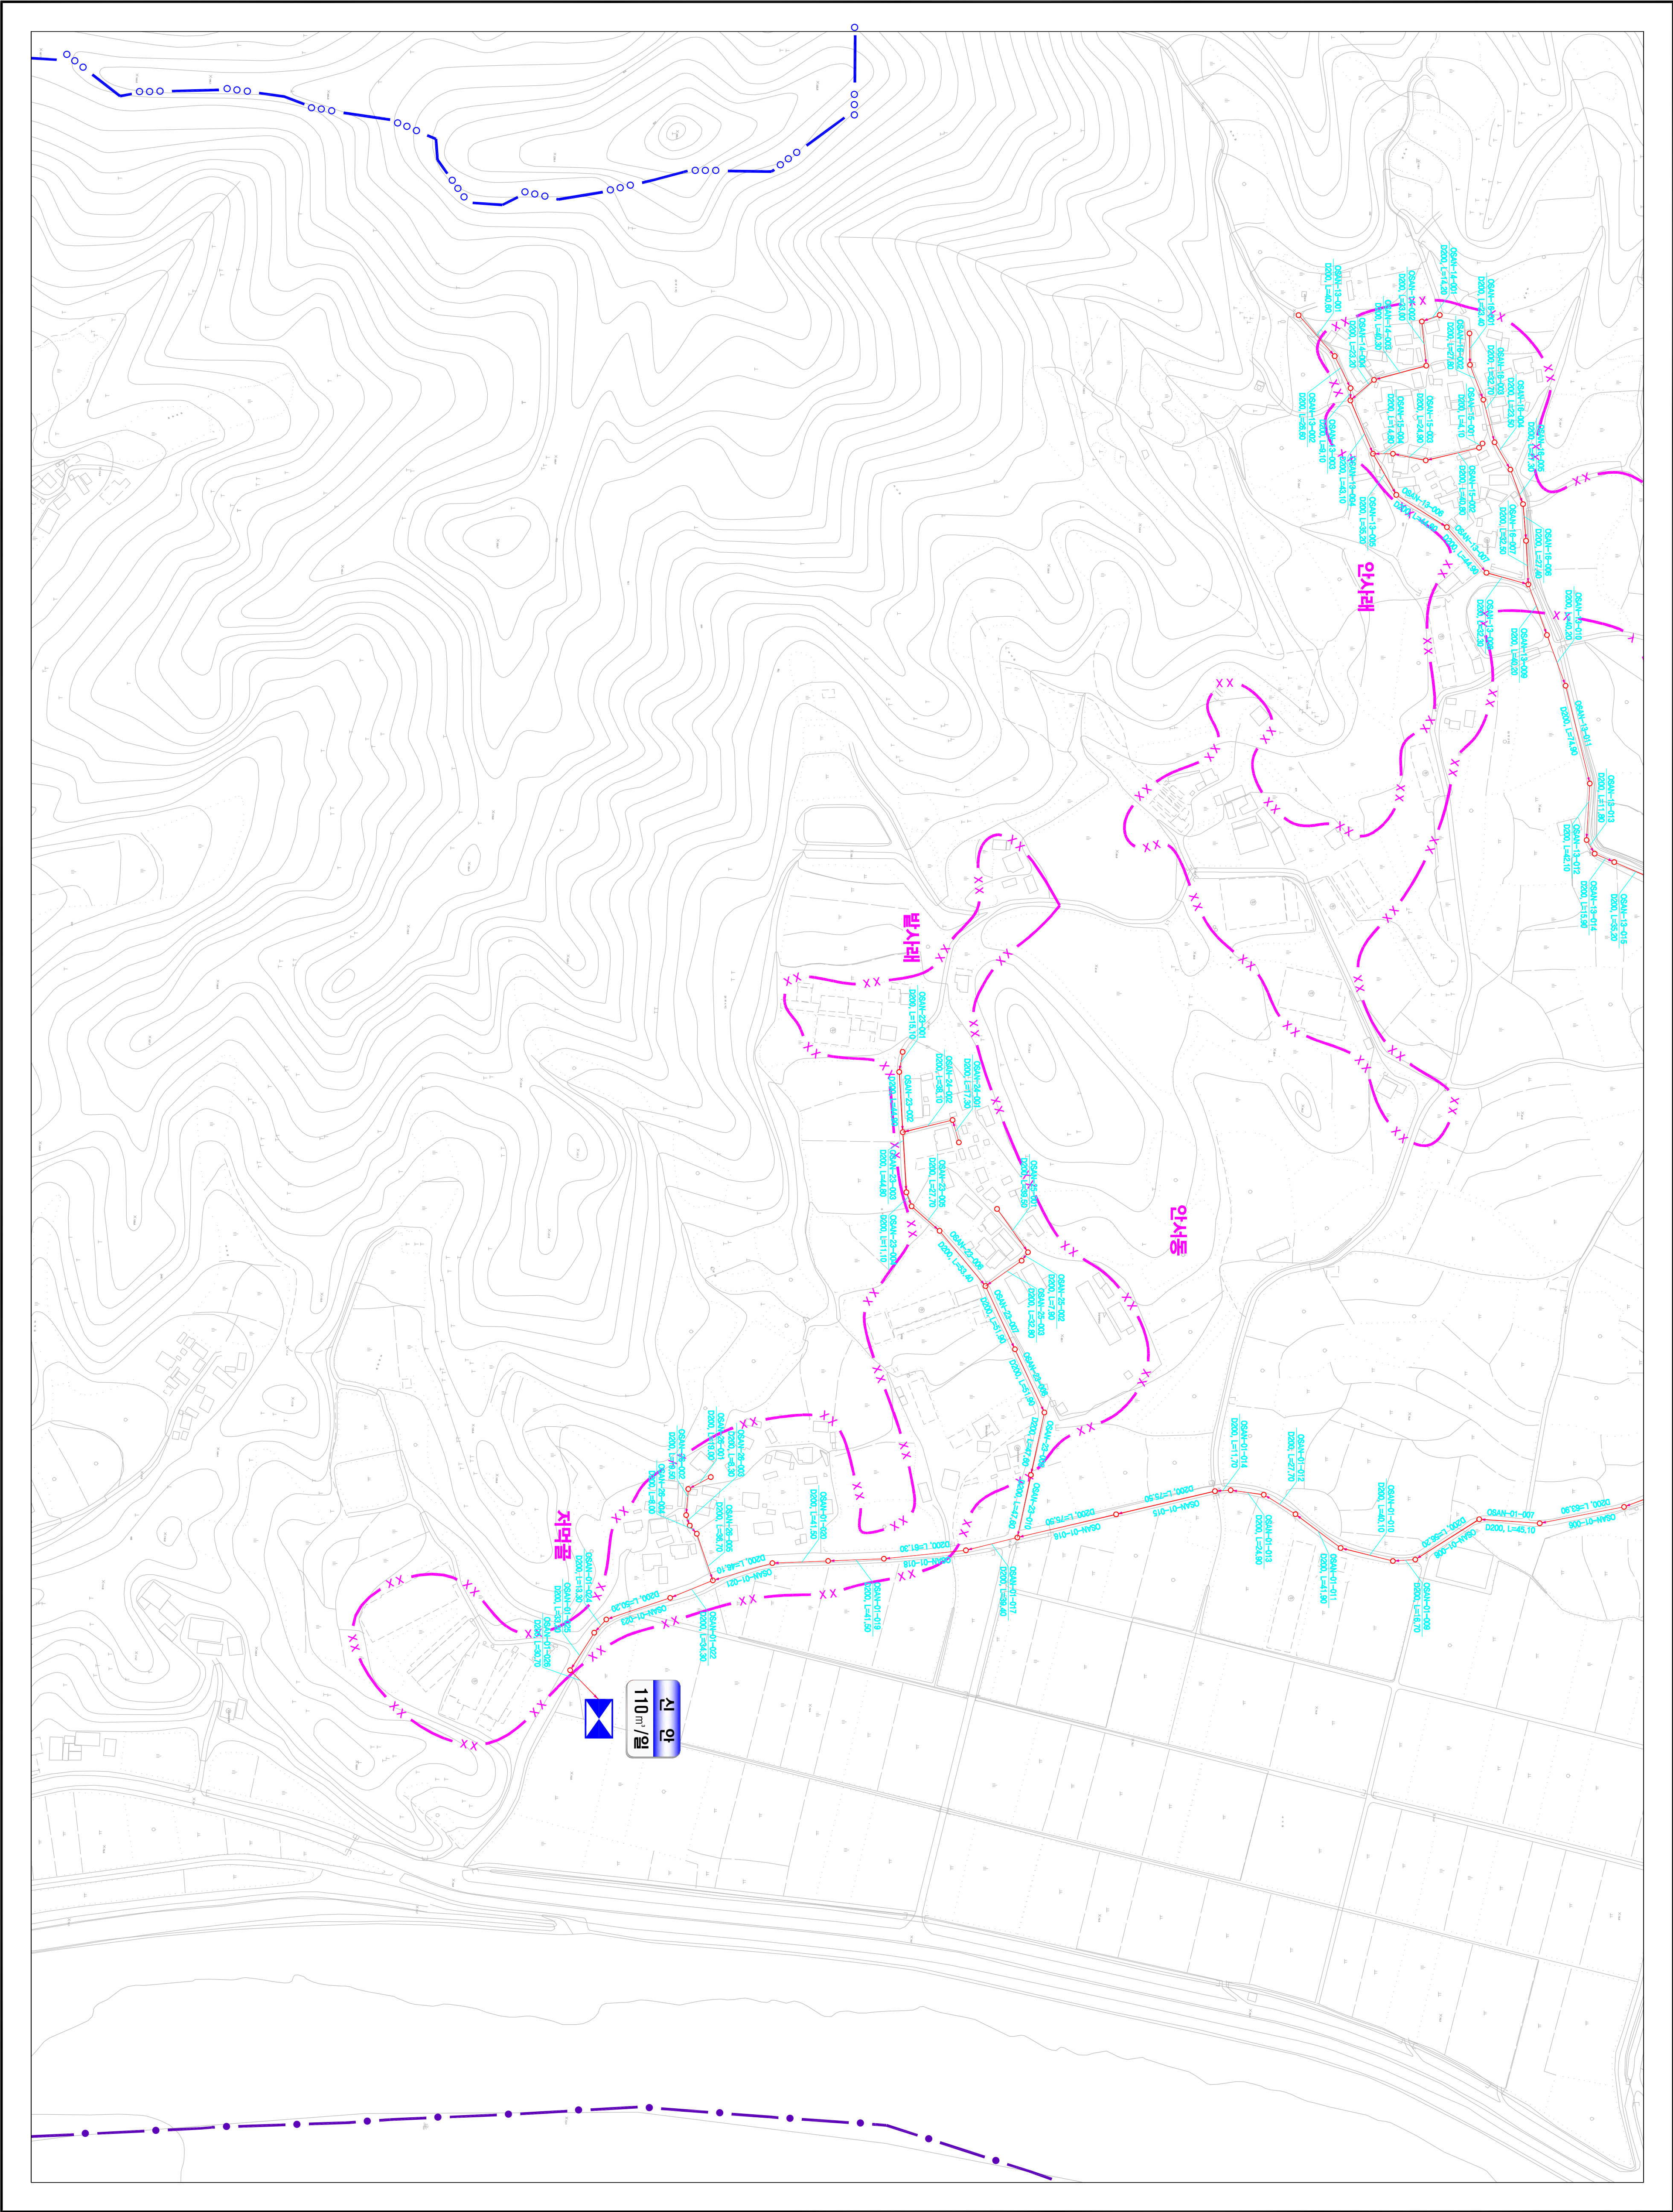

도면번호	조례면-이
	조례면-02

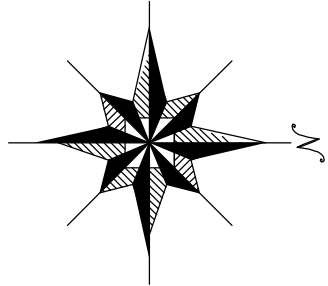

맨홀

관망, 연장

맨홀

00S7-01-001

관망, 연장

00S7-01-001

관망, 연장

관망, 연장

관망, 연장

관망, 연장

관망, 연장

관망, 연장

SCALE: 1:2,500


0 25 50 100 150 200

범	종	례
기	호	별
—	—	행정 구역 경계
—	—	읍면동 경계
—	—	배수구역 경계
—	—	처리구역 경계
—	—	처리분구(기)
—	—	처리분구(계획)
—	—	오수관거(기)
—	—	오수관거(계획)
—	—	암송관거(계획)
—	—	중계펌프장
—	—	하수처리장


발행처: 김천시
발행일: 2015. . .
관청 및 제도:
(주) 진성이앤씨, (주) 강동

1 : 2,500

시설계획평면도 (대평 소규모 하수도)

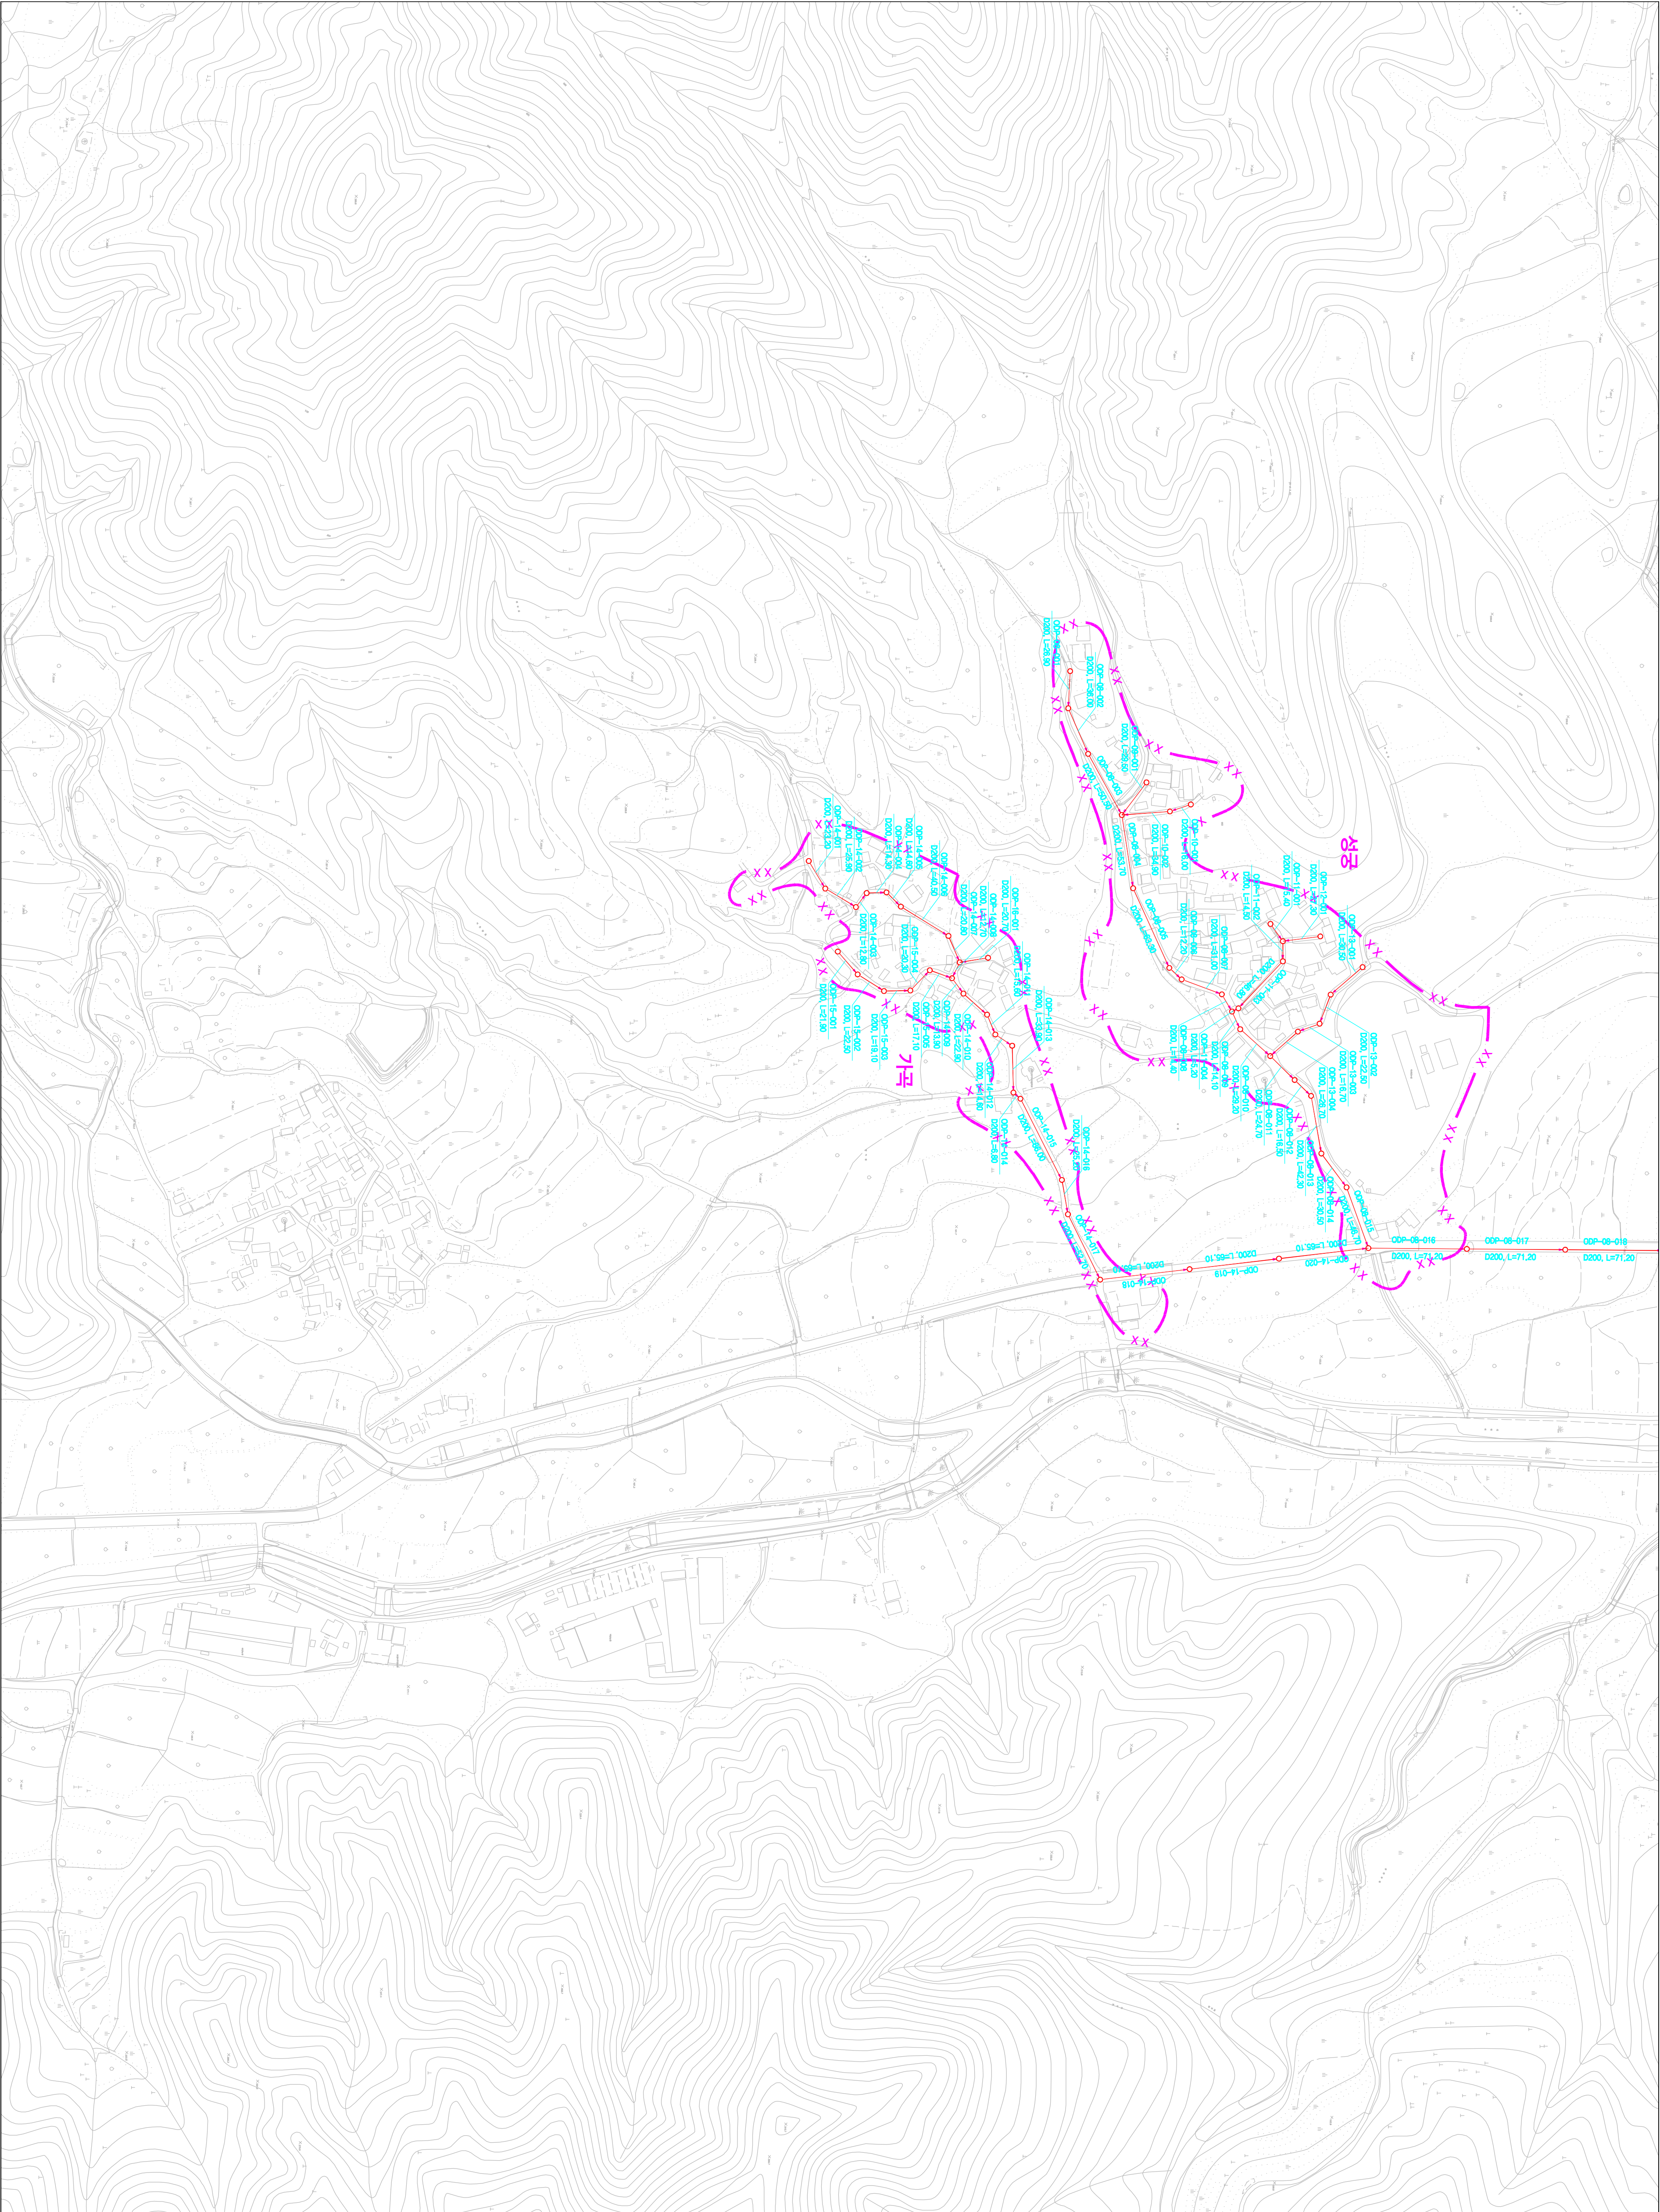

도면번호	조례면-03	
조례면-04		

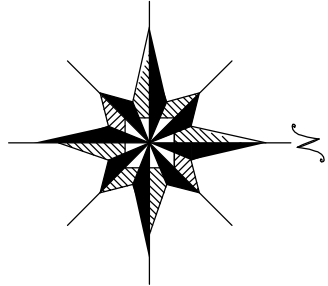

맨홀

관망, 연장

맨홀

00S+01-001

00S+01-001

00S+01-001

정기점검

정기점검

정기점검

정기점검

정기점검

정기점검

SCALE=1:2,500

0 25 50 100 150 200

기호	종류	설명
—●—●—●—	행정 구역 경계	행정 구역 경계
—●—●—●—	읍면동 경계	읍면동 경계
—●—●—●—	배수구역 경계	배수구역 경계
—●—●—●—	처리구역 경계	처리구역 경계
—●—●—●—	처리분구(기준)	처리분구(기준)
—●—●—●—	오수관(거제)	오수관(거제)
—●—●—●—	암송관(거제)	암송관(거제)
—●—●—●—	중계 펌프장	중계 펌프장
—●—●—●—	하수처리장	하수처리장

발행처: 김천시
편집 및 제도: 2015. . .
(주) 진성이앤씨, (주) 강동