



1 : 2,500


시설계획평면도(옥동 소규모 하수도)

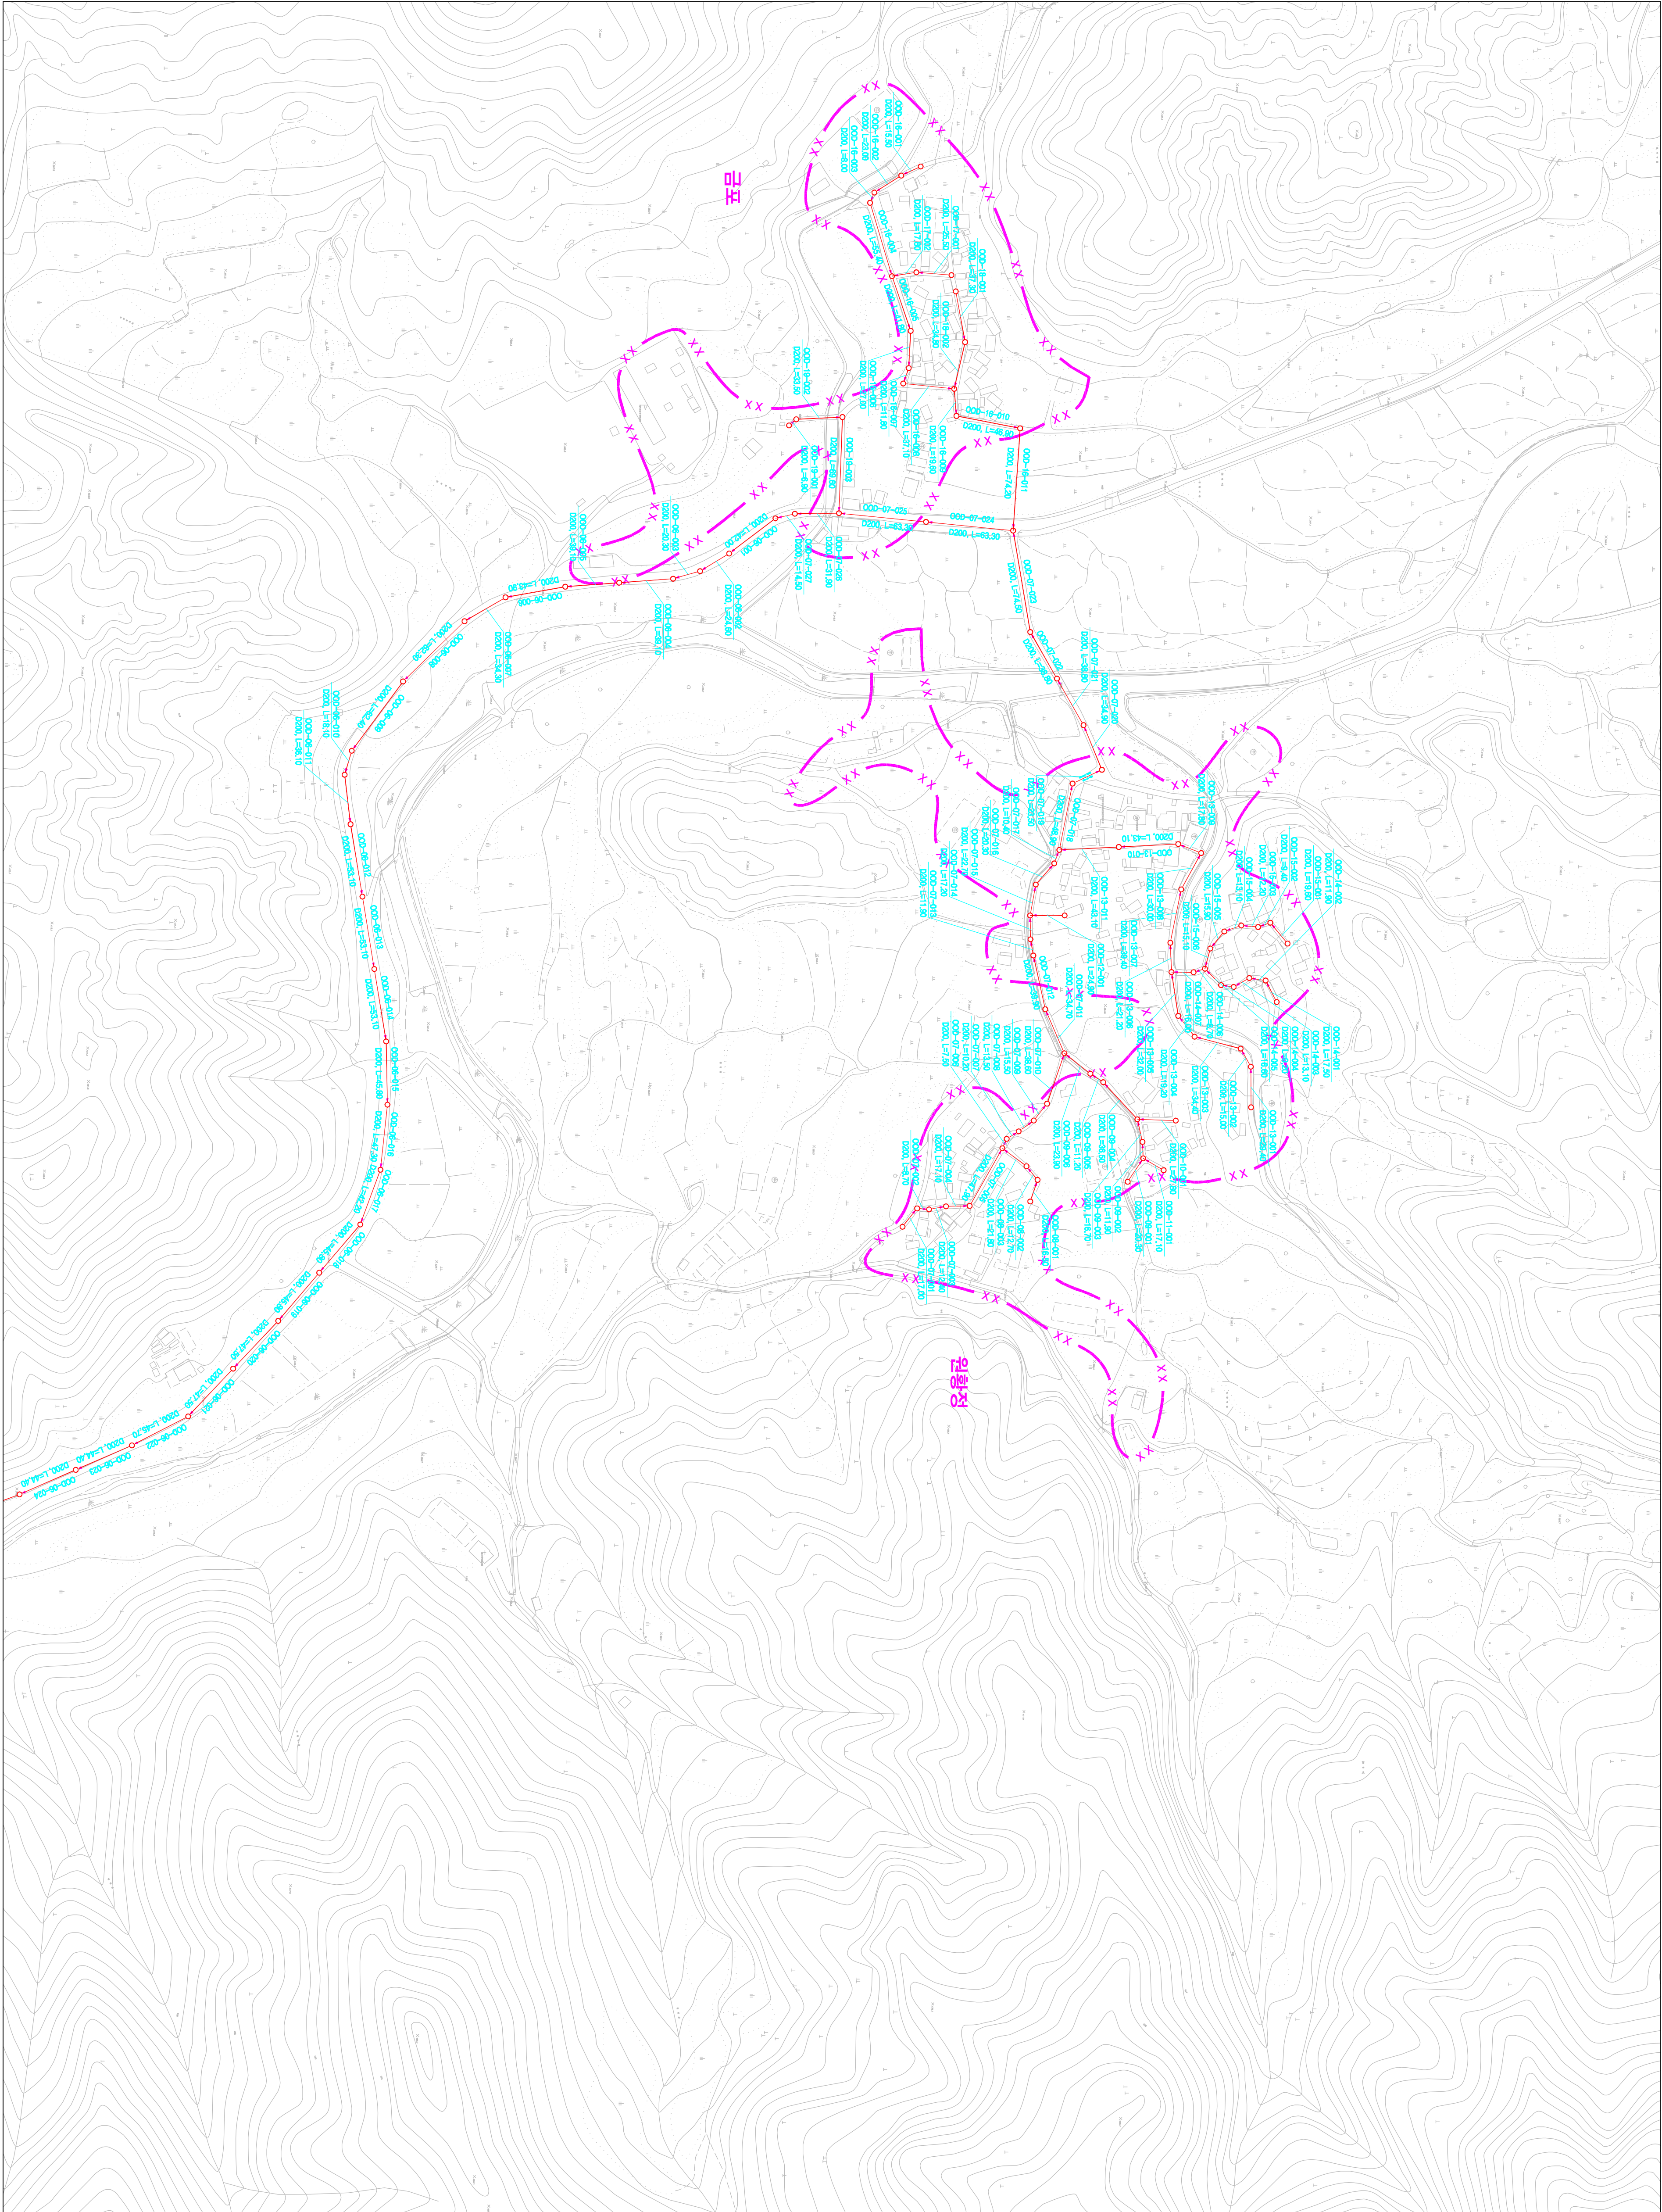

도면번호		
	중간면-1	
	중간면-2	중간면-3

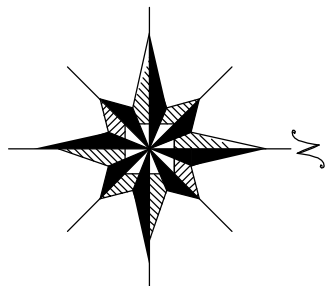

범례	
기호	종별
—●—●—●—	행정구역경계
—●—●—●—	읍면동경계
—●—●—●—	배수구역경계
—●—●—●—	처리구역경계
—●—●—●—	처리분구(계)
—●—●—●—	오수관거(계)
—●—●—●—	암송관거(계획)
—●—●—●—	중계펌프장
—●—●—●—	하수처리장

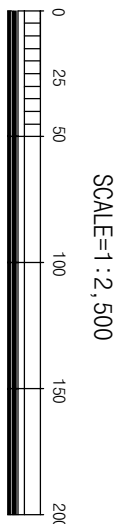

발행처: 김천시
발행일: 2015. ...
(주) 진성이앤씨, (주) 강동