

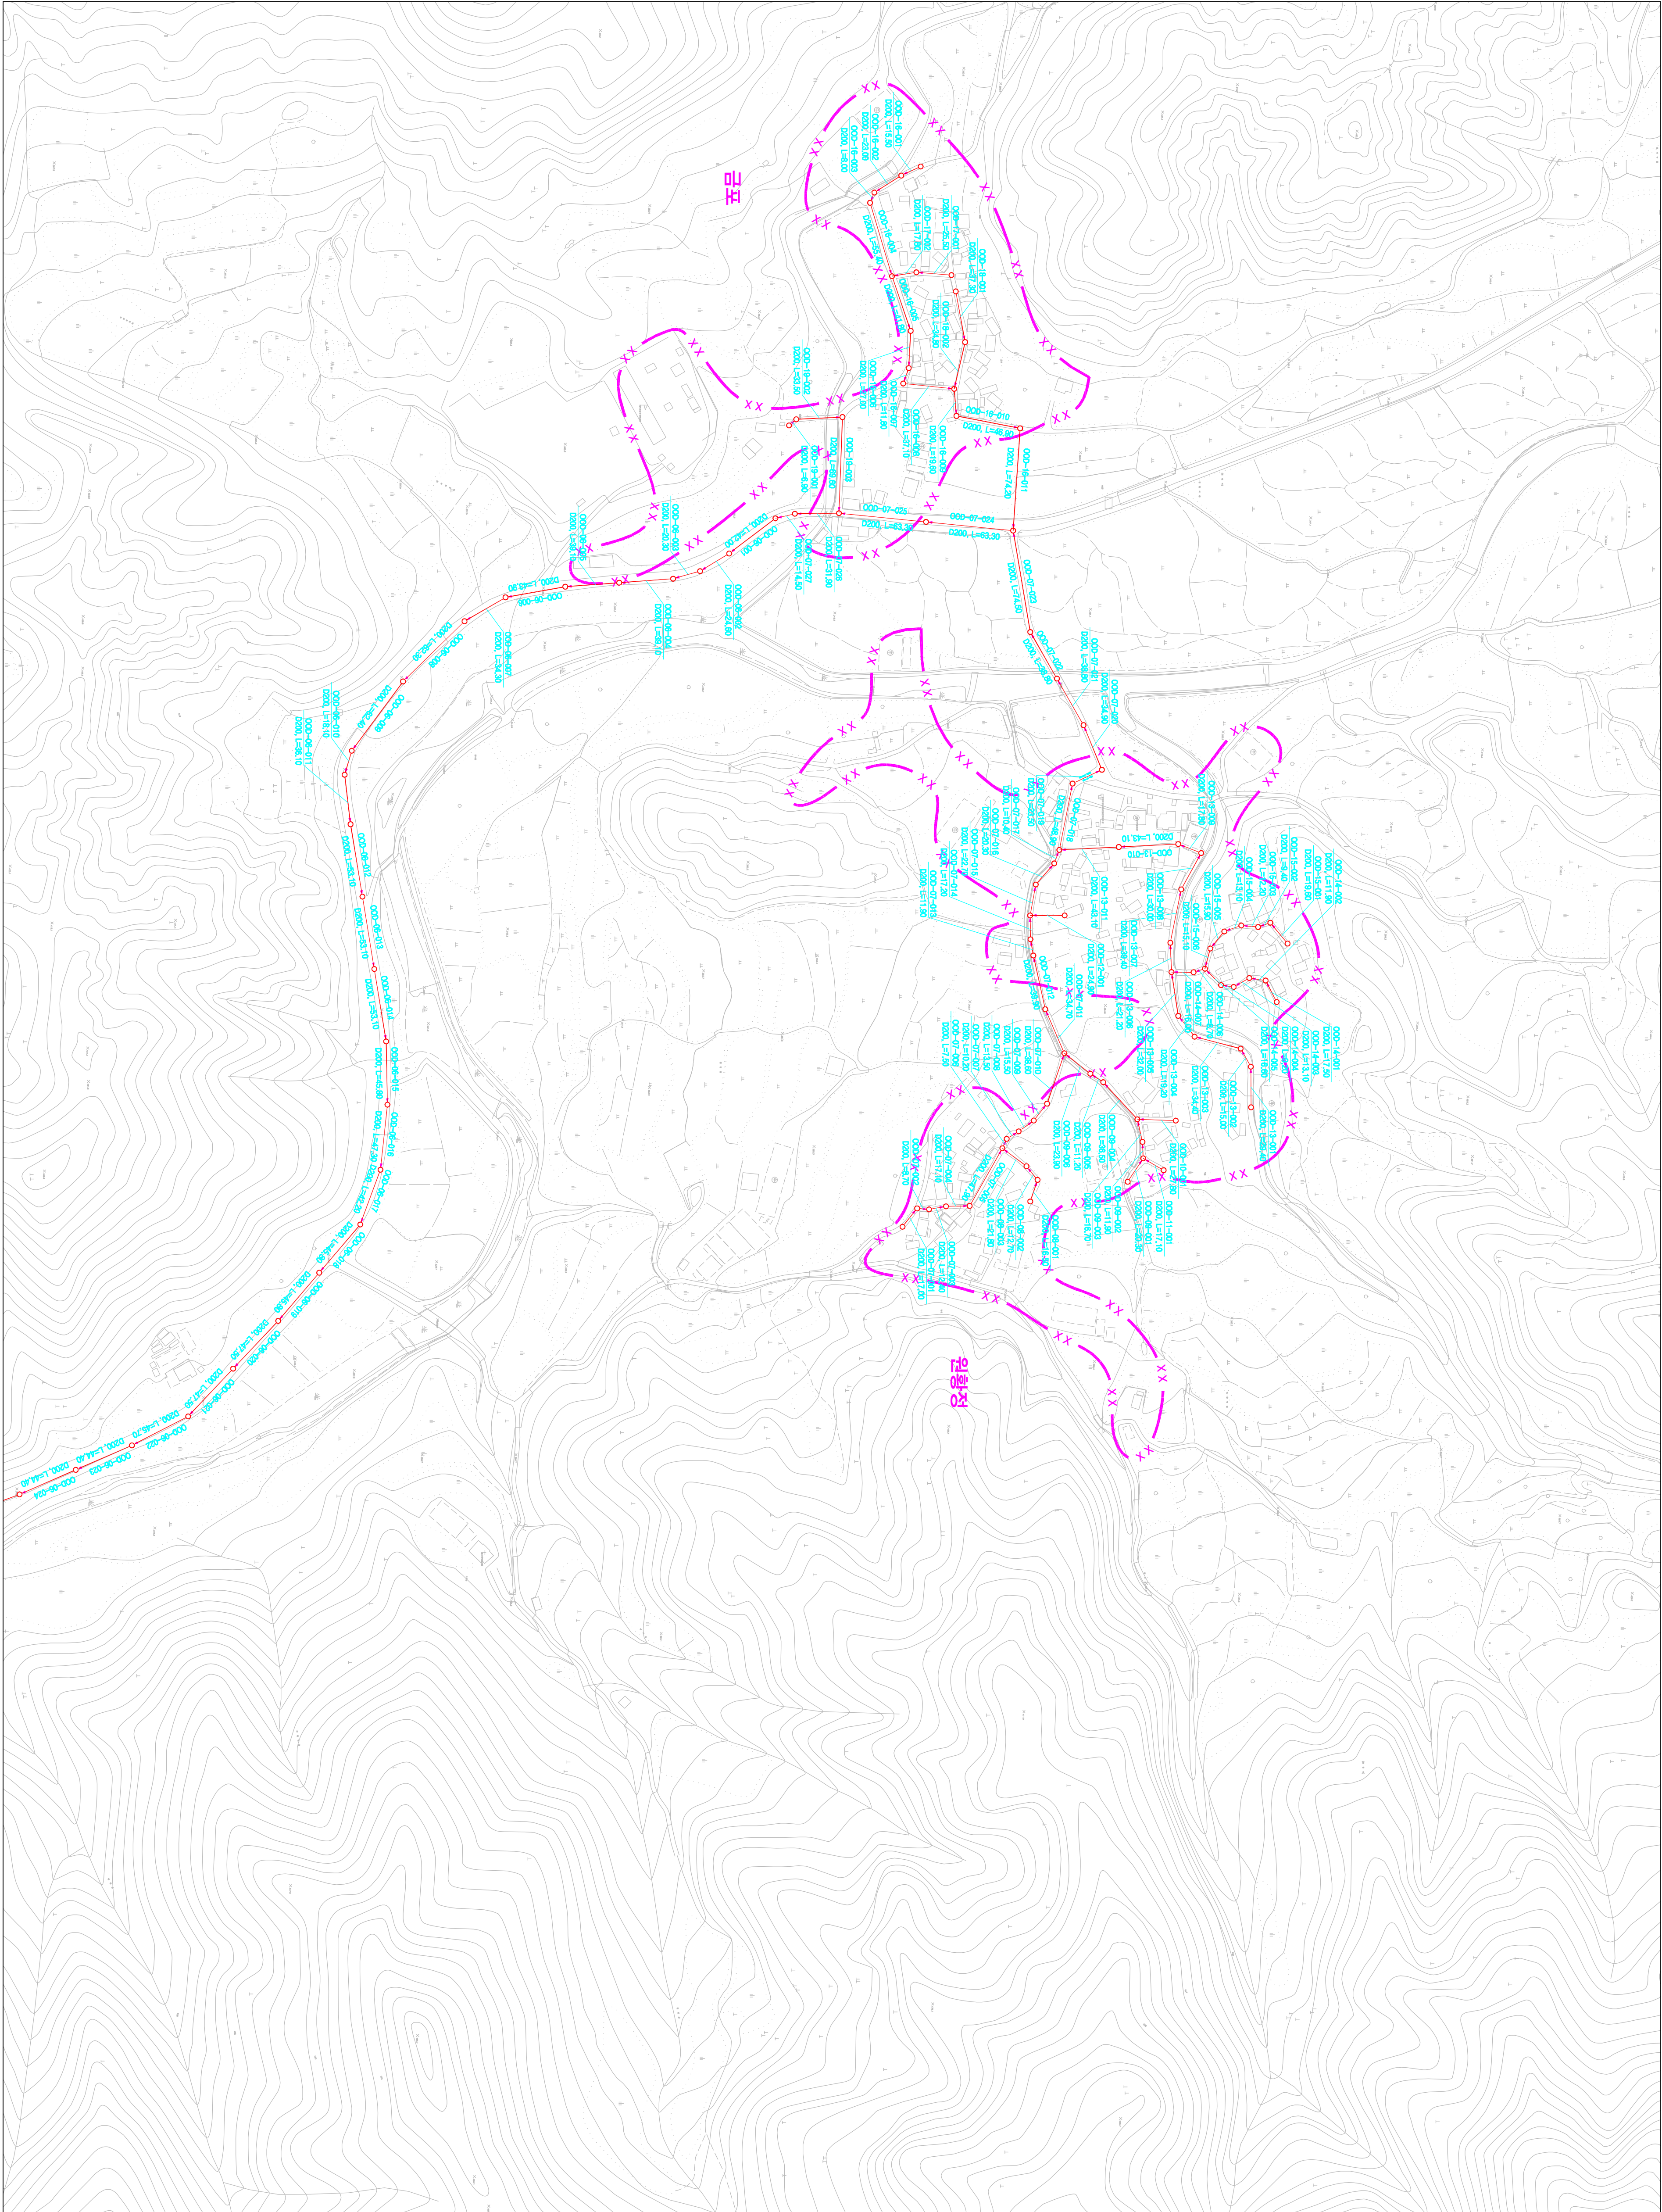


1 : 2,500


시설계획평면도(옥동 소규모 하수도)

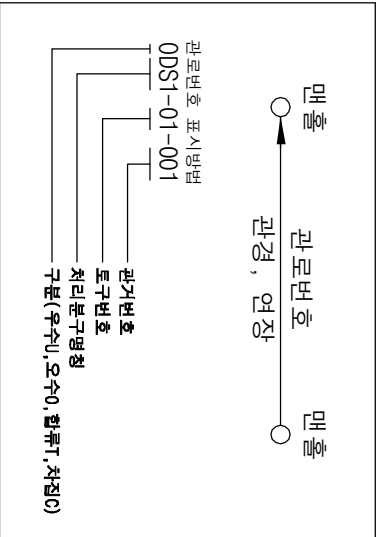

도면번호		
중단면-1		
중단면-2		중단면-3

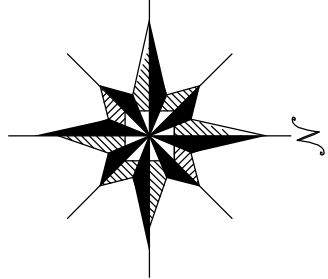


번호	종별
001-01-001	행정 구역 경계
001-01-002	읍면동 경계
001-01-003	배수구역 경계
001-01-004	처리구역 경계
001-01-005	처리분구(계측)
001-01-006	오수관(계측)
001-01-007	암송관(계측)
001-01-008	중계펌프장
001-01-009	하수처리장

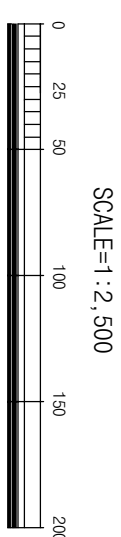


발행처: 김천시
발행일: 2015. ...
(주) 진성이앤씨, (주) 강동

1 : 2,500

시설계획평면도(옥동 소규모 하수도)

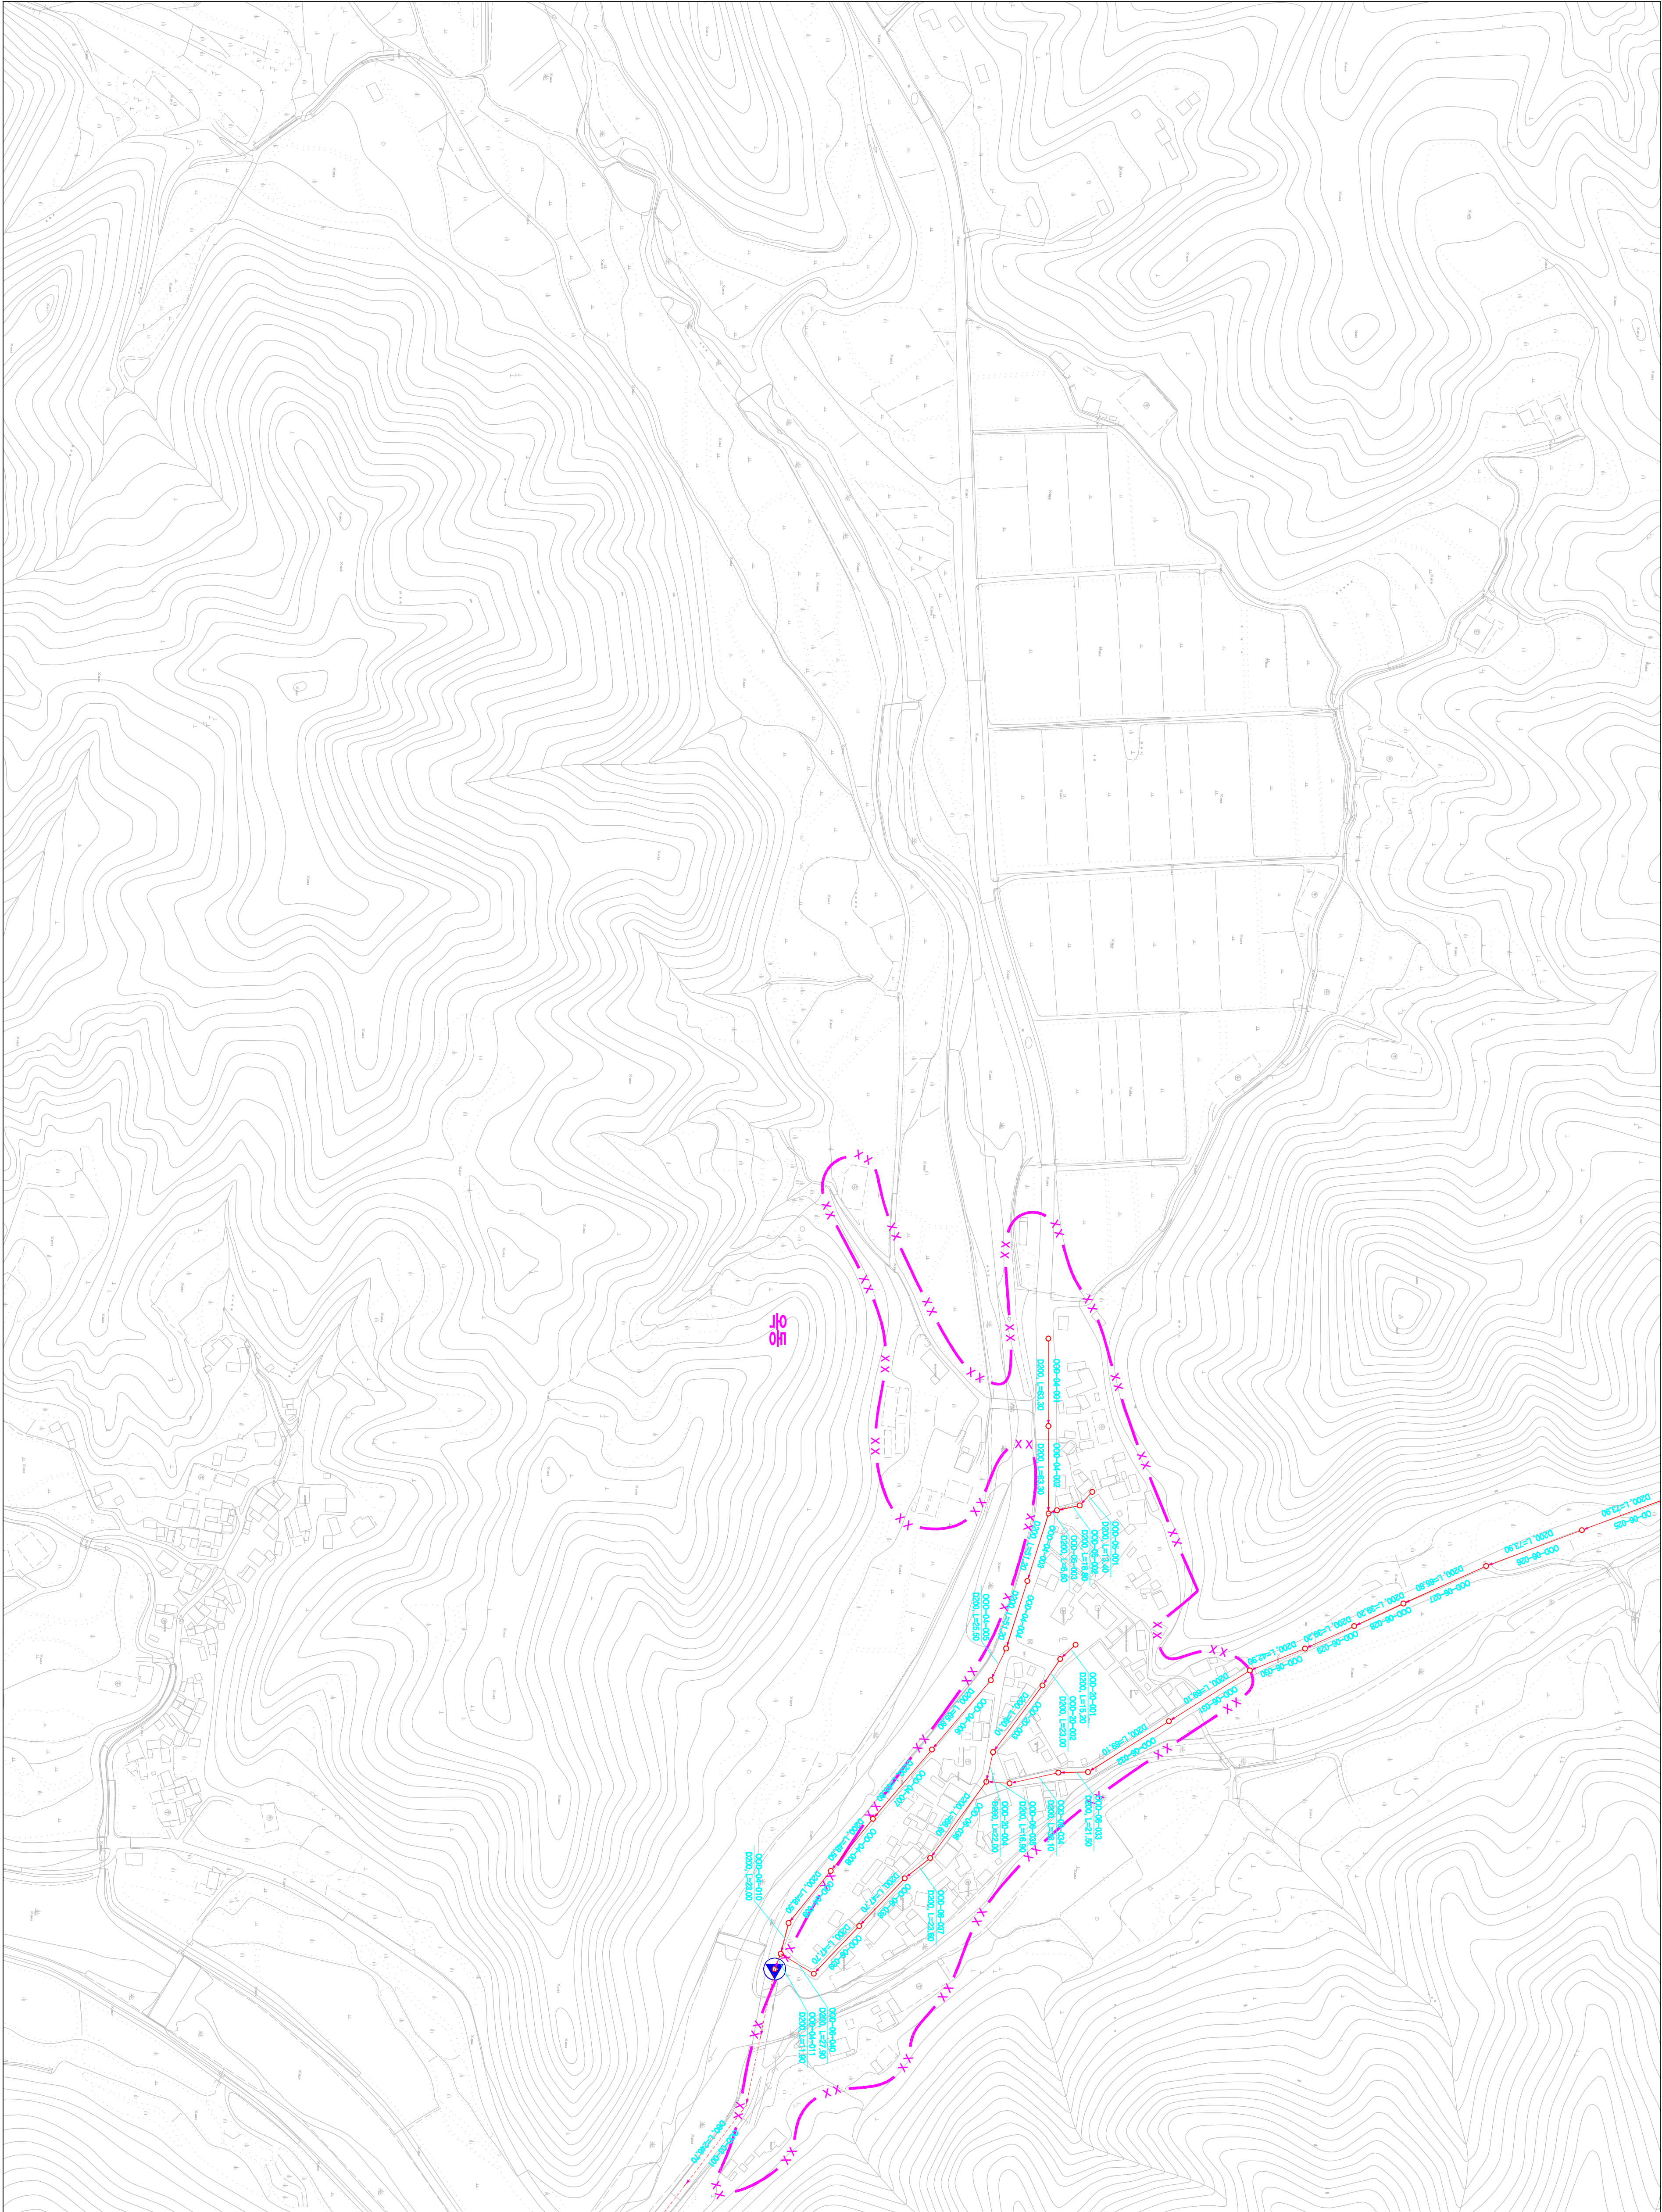


도면번호	중안면-01	
	중안면-02	중안면-03

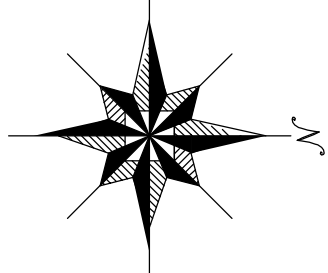



기호	종별
—	행정 구역 경계
—	읍면동 경계
—	배수구역 경계
—	처리구역 경계
—	처리분구(계)
—	오수관거(계)
—	암송관거(계)
—	중계펌프장
—	하수처리장

발행처: 김천시
발행일: 2015. . .
(주) 진성이앤씨, (주) 강릉

시설계획평면도(옥동 소규모 하수도)

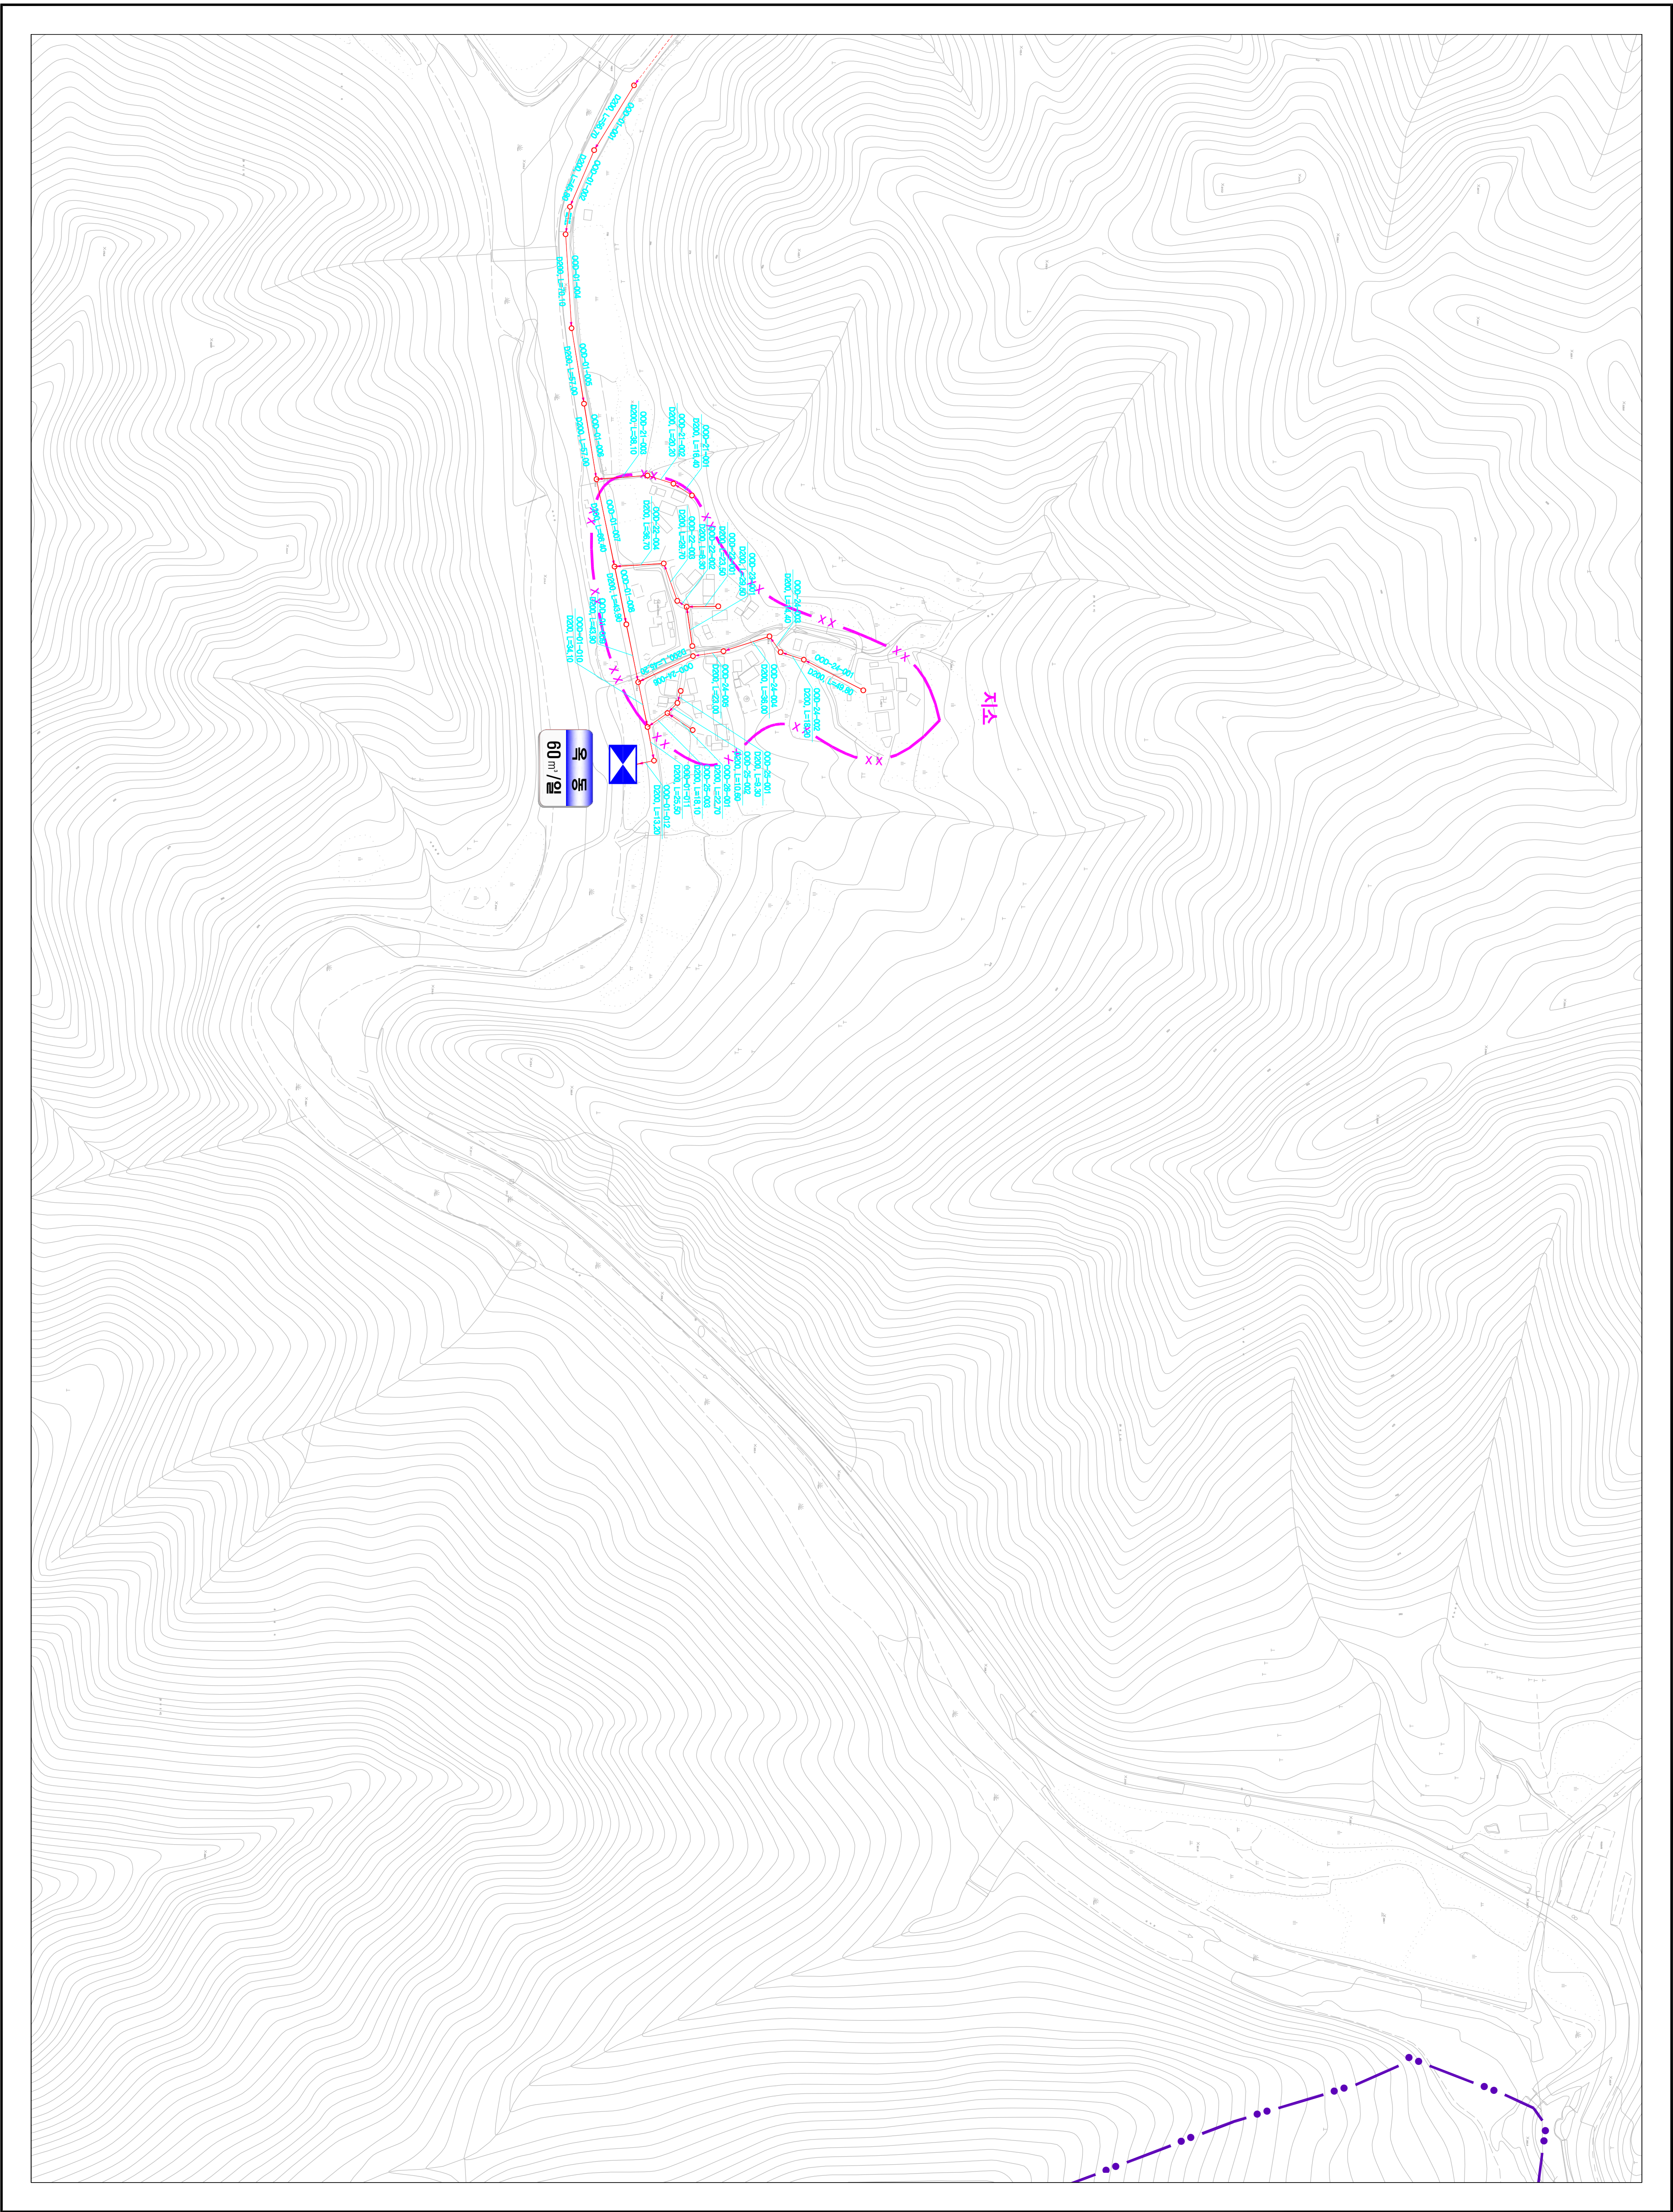

도면번호			
중안면-01			
중안면-02	중안면-03		

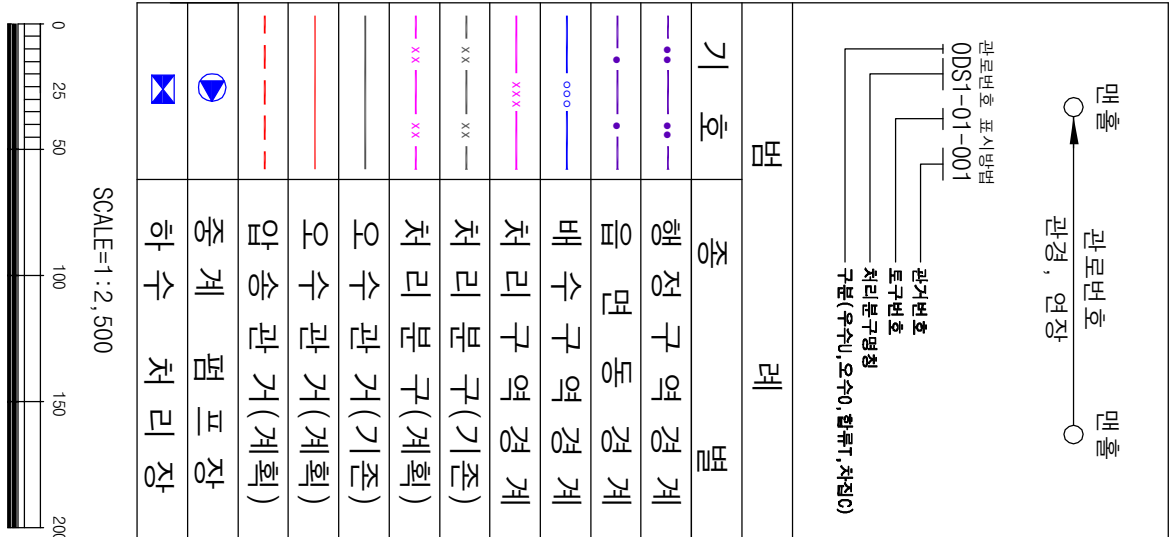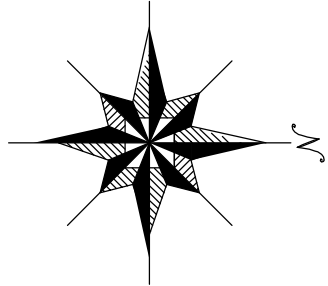

발행처: 김천시
발행일: 2015. . .
(주) 진성이앤씨, (주) 강동