



1 : 2,500

시설계획평면도 (구야 소규모 하수도)

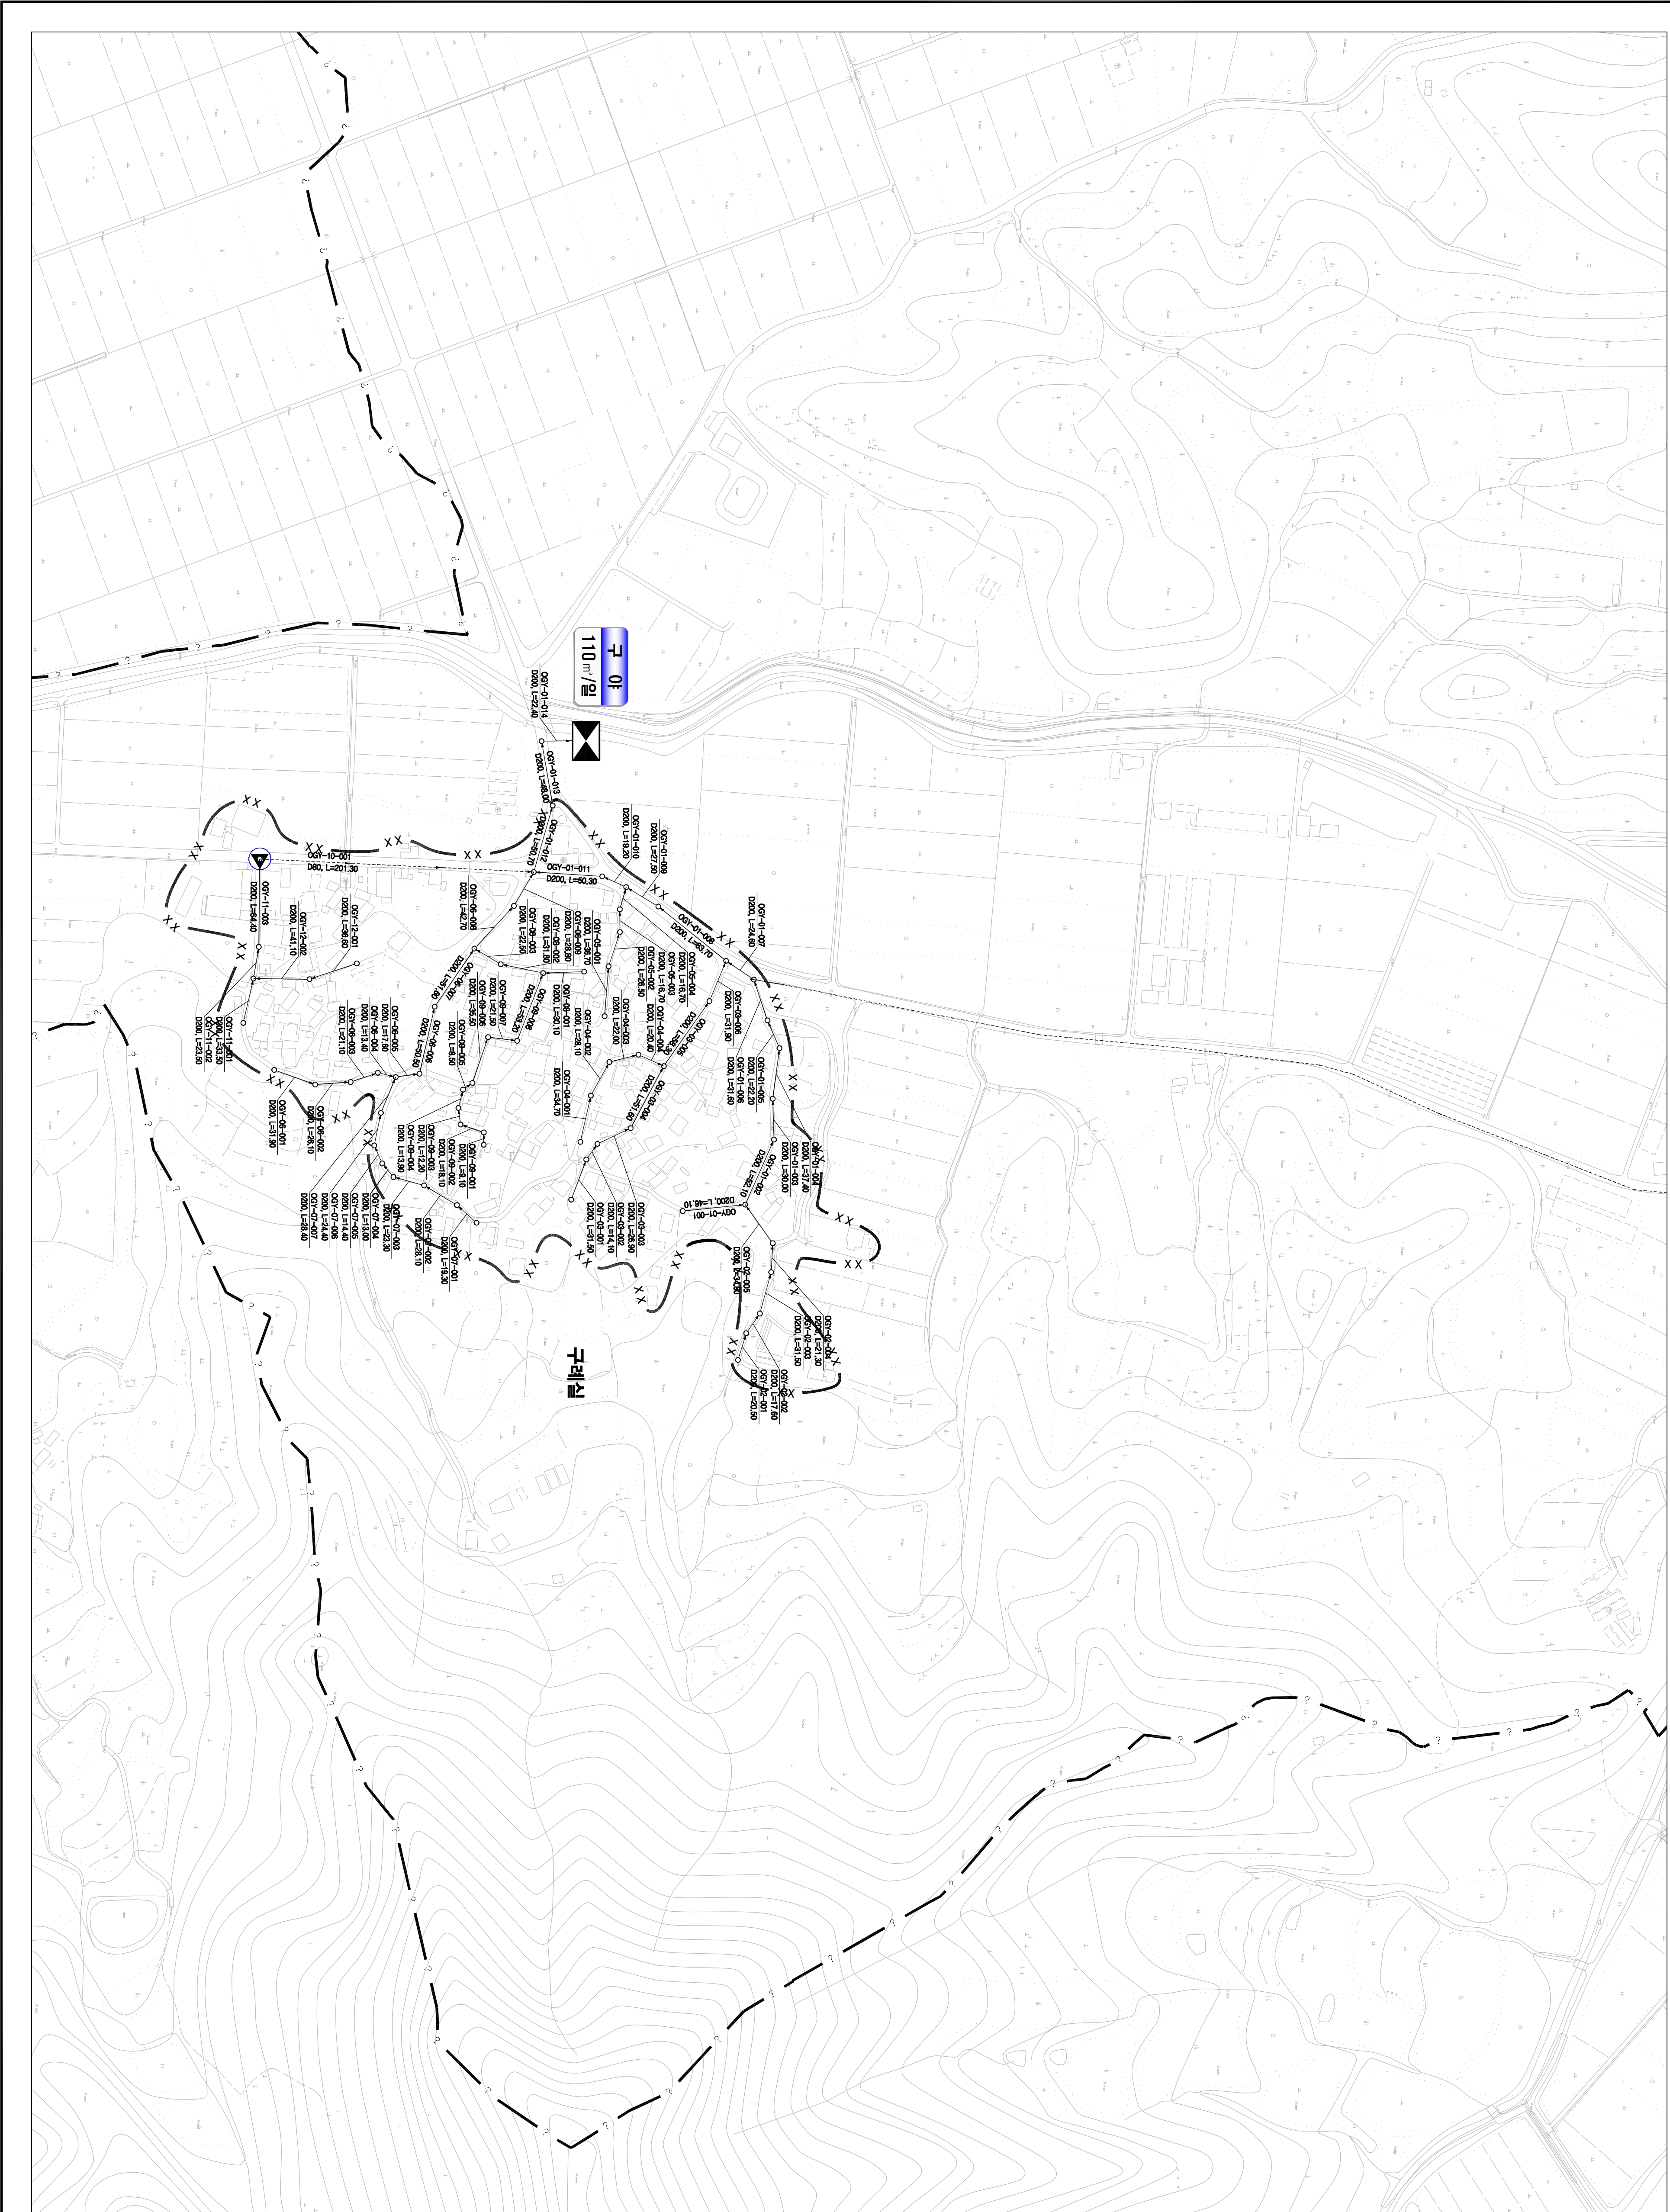

도면번호	
검문관-03	
검문관-04	

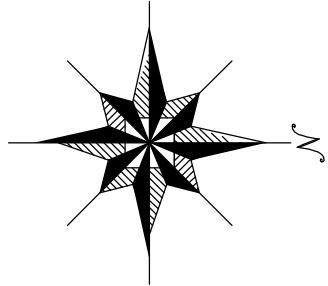

맨홀

관망, 연결

맨홀

00S7-01-001

관망

도구번호

구역번호

범례

행정 구역 경계

읍면동 경계

배수구역 경계

처리구역 경계

처리분구(개소)

처리분구(개소)

오수관거(개소)

오수관거(개소)

암송관거(개소)

중계펌프장

하수처리장

0 20 40 60 80 100 120 140 160 180 200

SCALE: 1:2,500

발행처: 김천시
발행일: 2015. . .
(주) 진성이앤씨, (주) 강동