



시설계획평면도(문무 소규모 하수도)

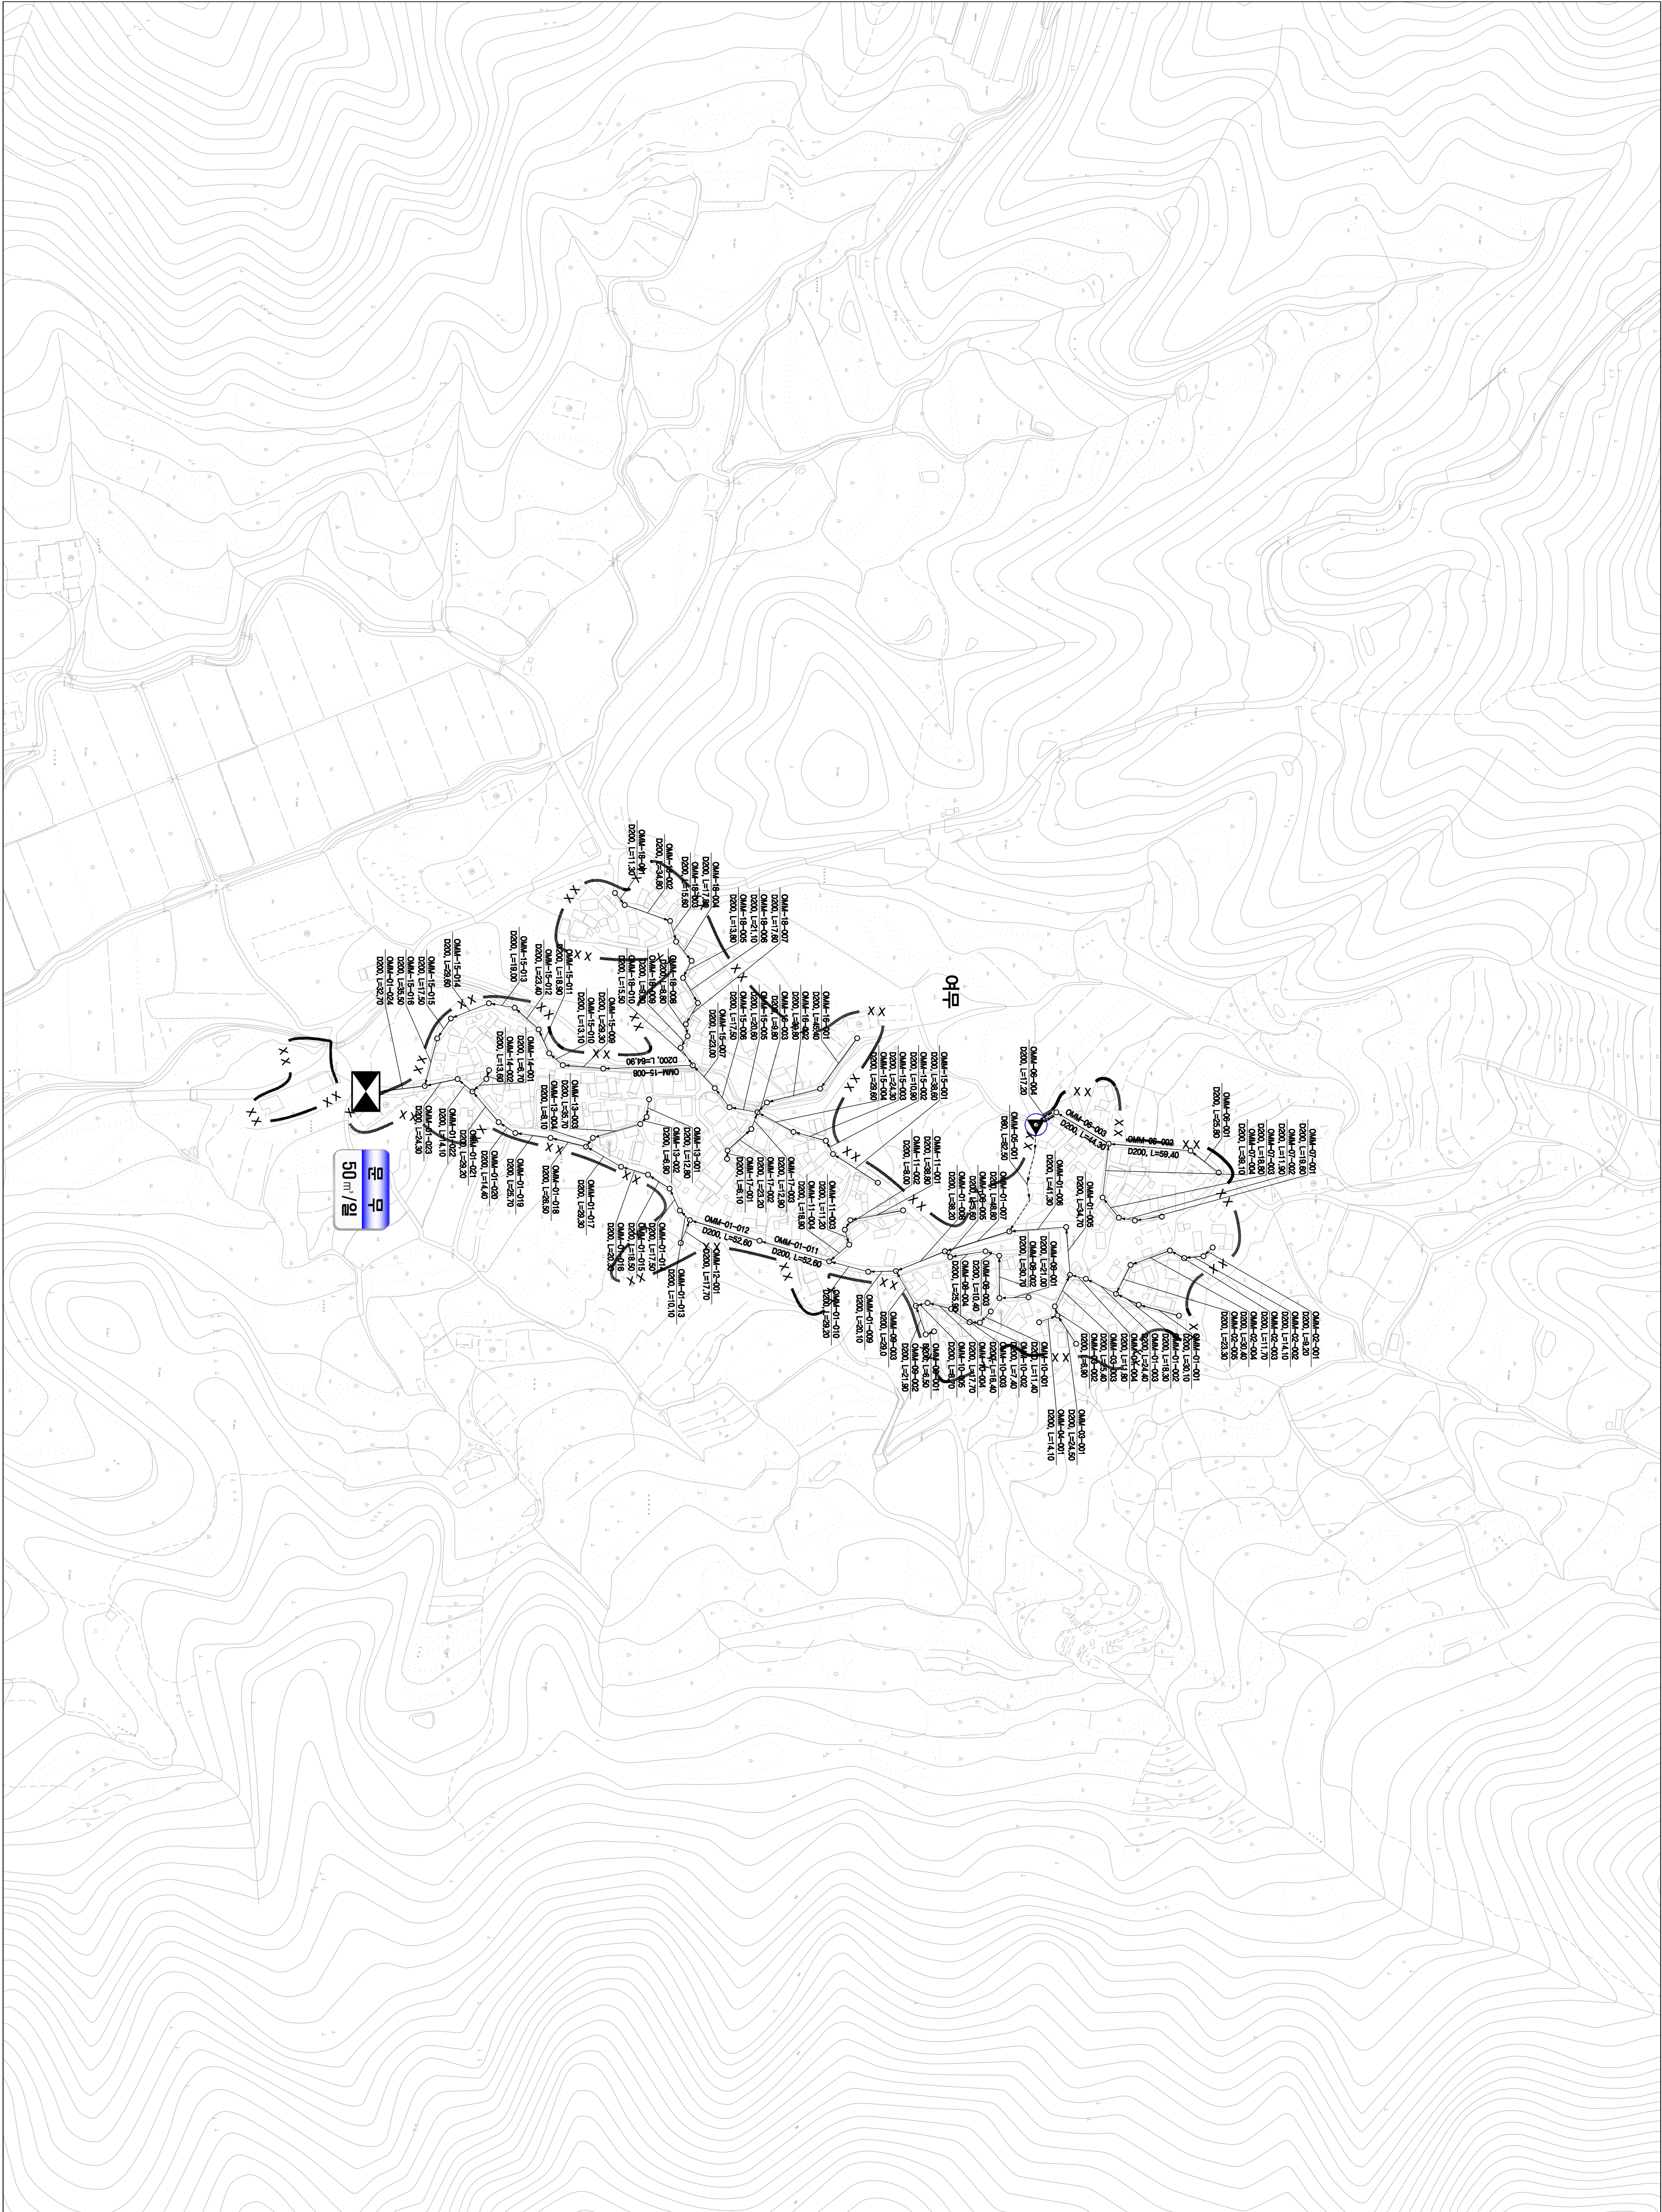


도면번호	
	검문관-이

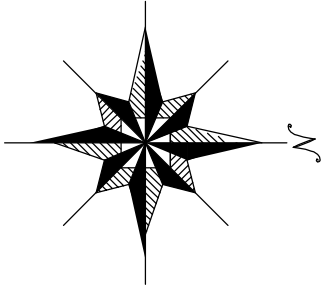

맨홀	관류번호	맨홀
○	관경 / 연장	○
표준도로 표시방법		
00S+01-001		
→ 관구번호		
→ 도구번호		
→ 처리분구명칭		
구분(구/리/동/읍/면/시/군/도) : 관구번호		


범	종	례
기호	행정 구역 경계	— · — · —
	읍면동 경계	— · — · —
	배수구역 경계	— · — · —
	처리구역 경계	— · — · —
	처리분구(계획)	— · — · —
	오수관거(기준)	— · — · —
	암송관거(계획)	— · — · —
	중계펌프장	— · — · —
	하수처리장	— · — · —

 


발행처: 김천시
발행일: 2015. ...
(주) 진성이앤씨, (주) 강동

1 : 2,500

시설계획평면도 (구야 소규모 하수도)

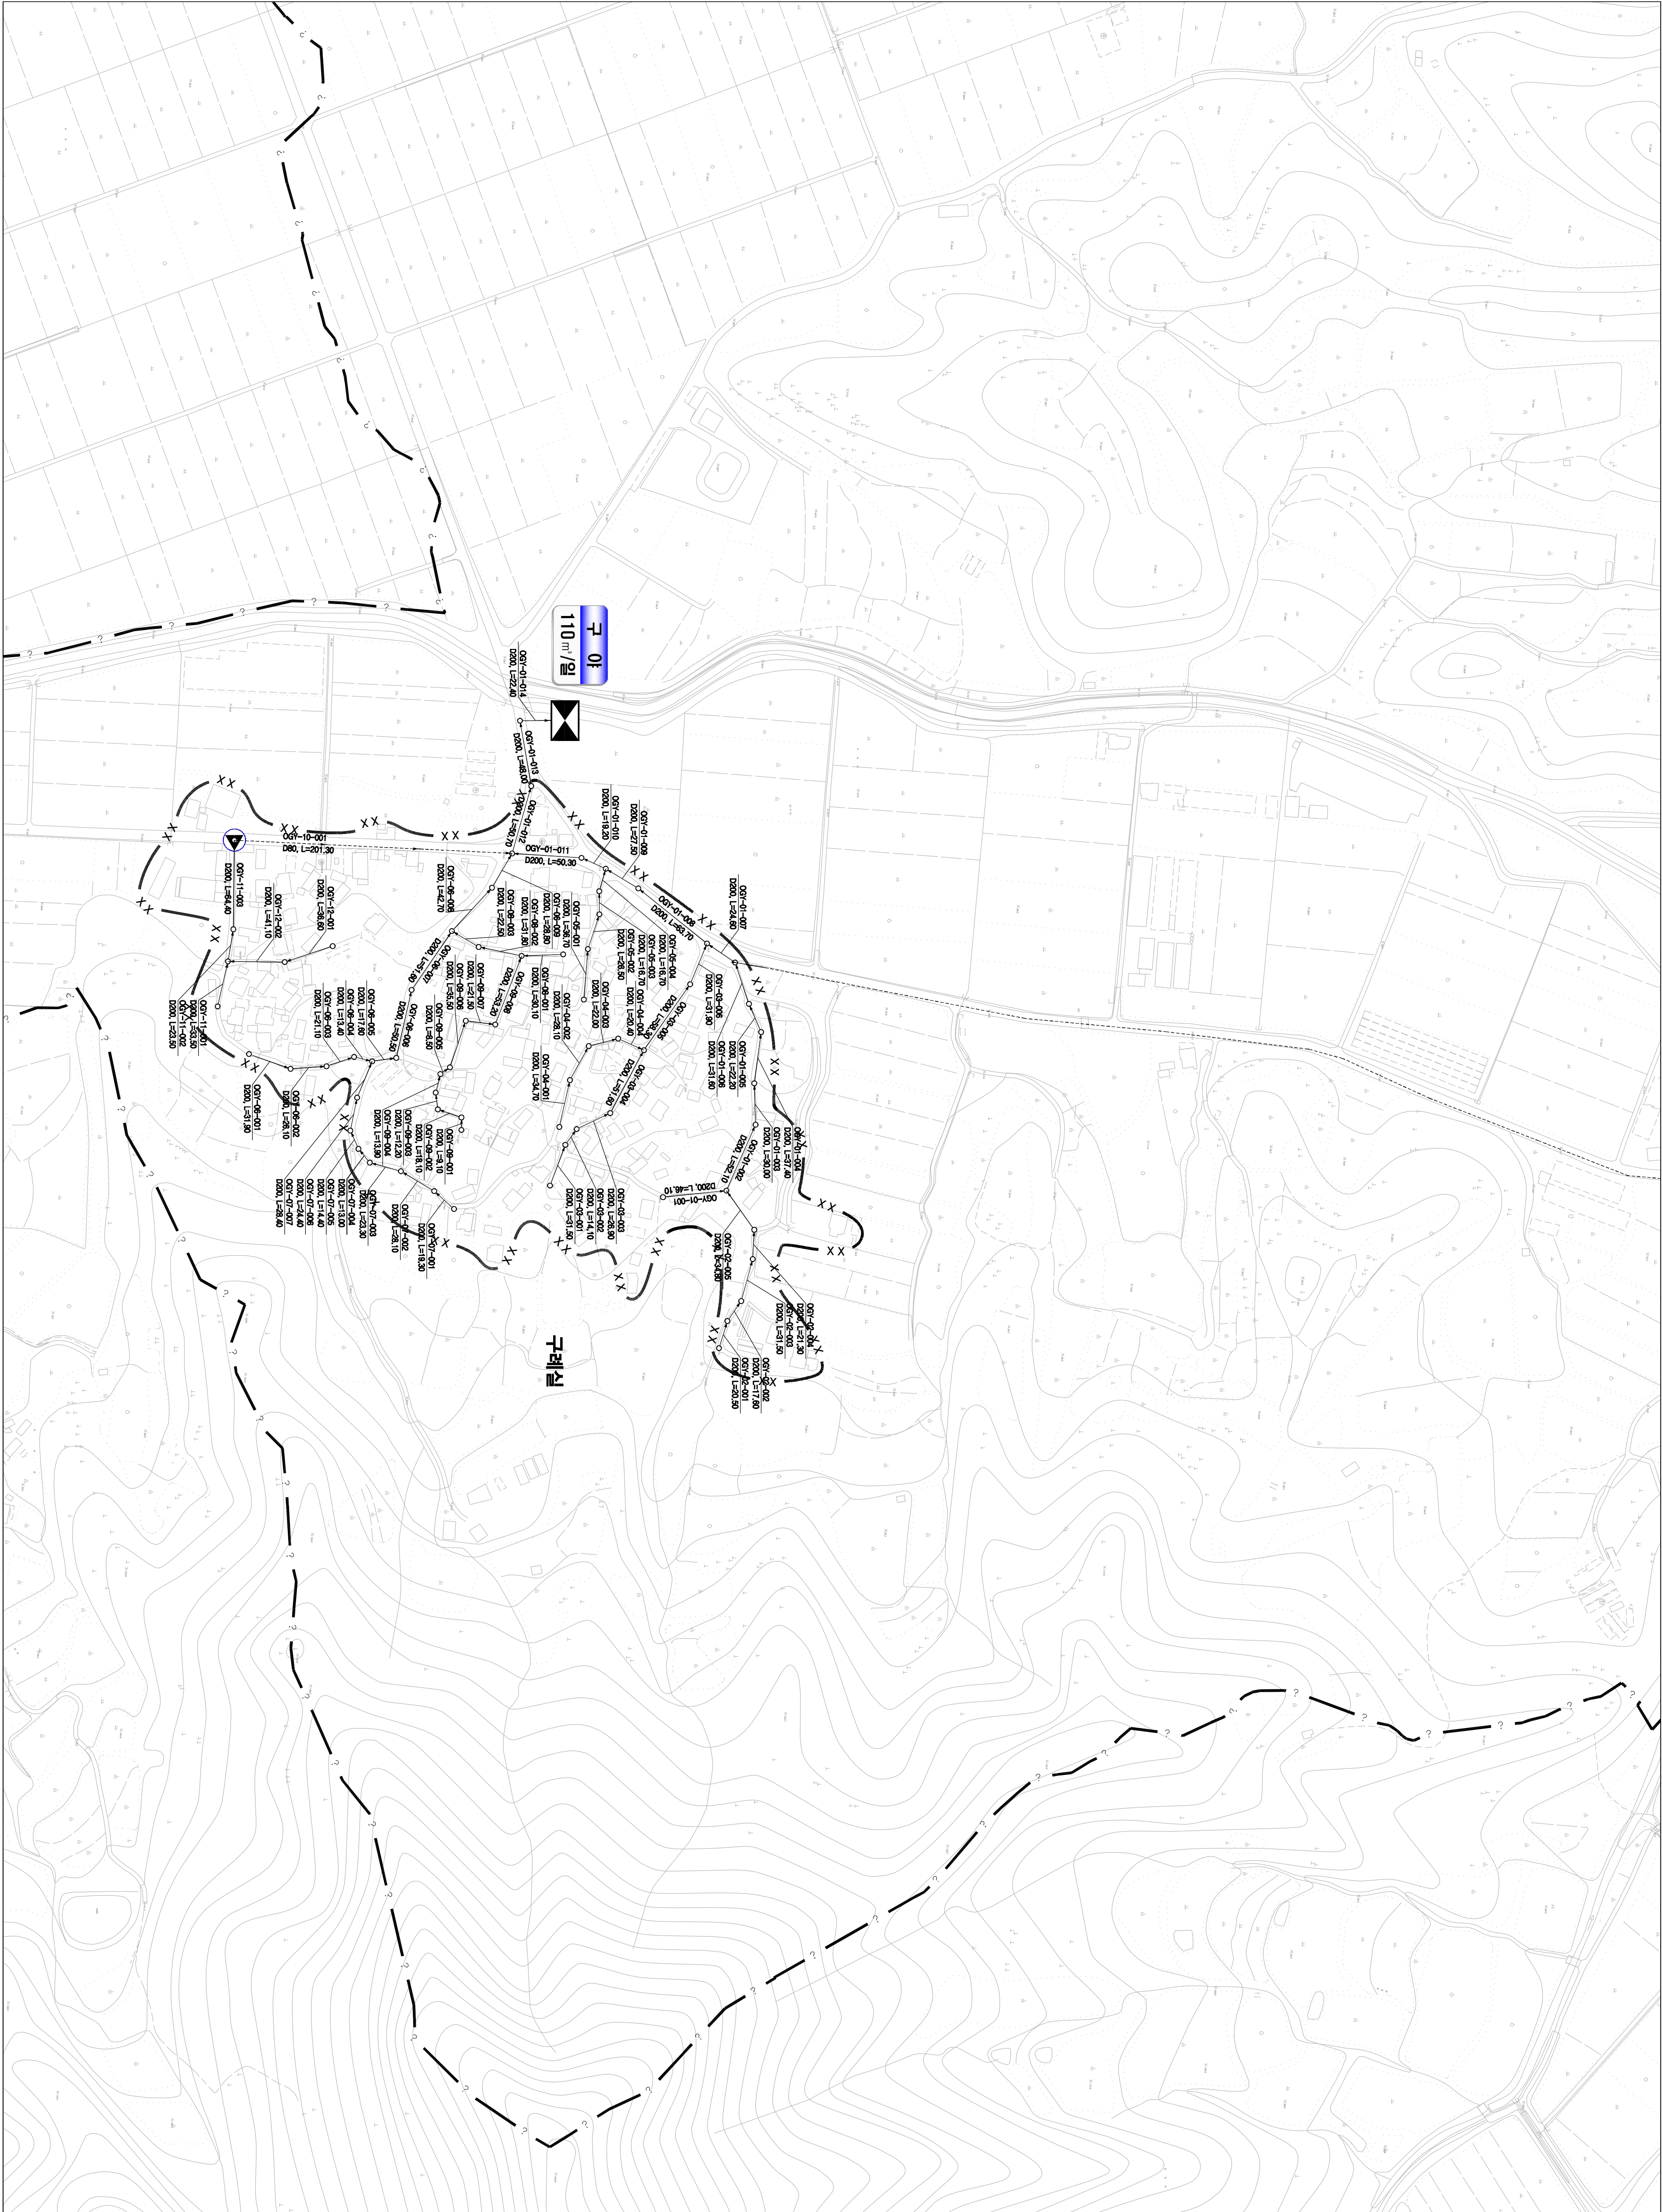

도면번호	
검문관-03	
검문관-04	

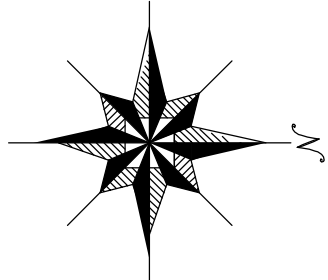

맨홀

관망, 안장

맨홀

00S7-01-001

관망

도구번호

구야(구야, 구야, 구야, 구야)


범	레
기호	종별
— · — · —	행정 구역 경계
— · — · —	읍면동 경계
— · — · —	배수구역 경계
— · — · —	처리구역 경계
— · — · —	처리분구(기초)
— · — · —	처리분구(계획)
— · — · —	오수관거(기초)
— · — · —	오수관거(계획)
— · — · —	암송관거(계획)
— · — · —	중계펌프장
— · — · —	하수처리장

0 20 40 60 80 100 120 140 160 180 200



SCALE=1:2,500

발행처: 김천시
발행일: 2015. . .
편집 및 제도:
(주) 진성이앤씨, (주) 강동

인식계면도 (구분 하수도)

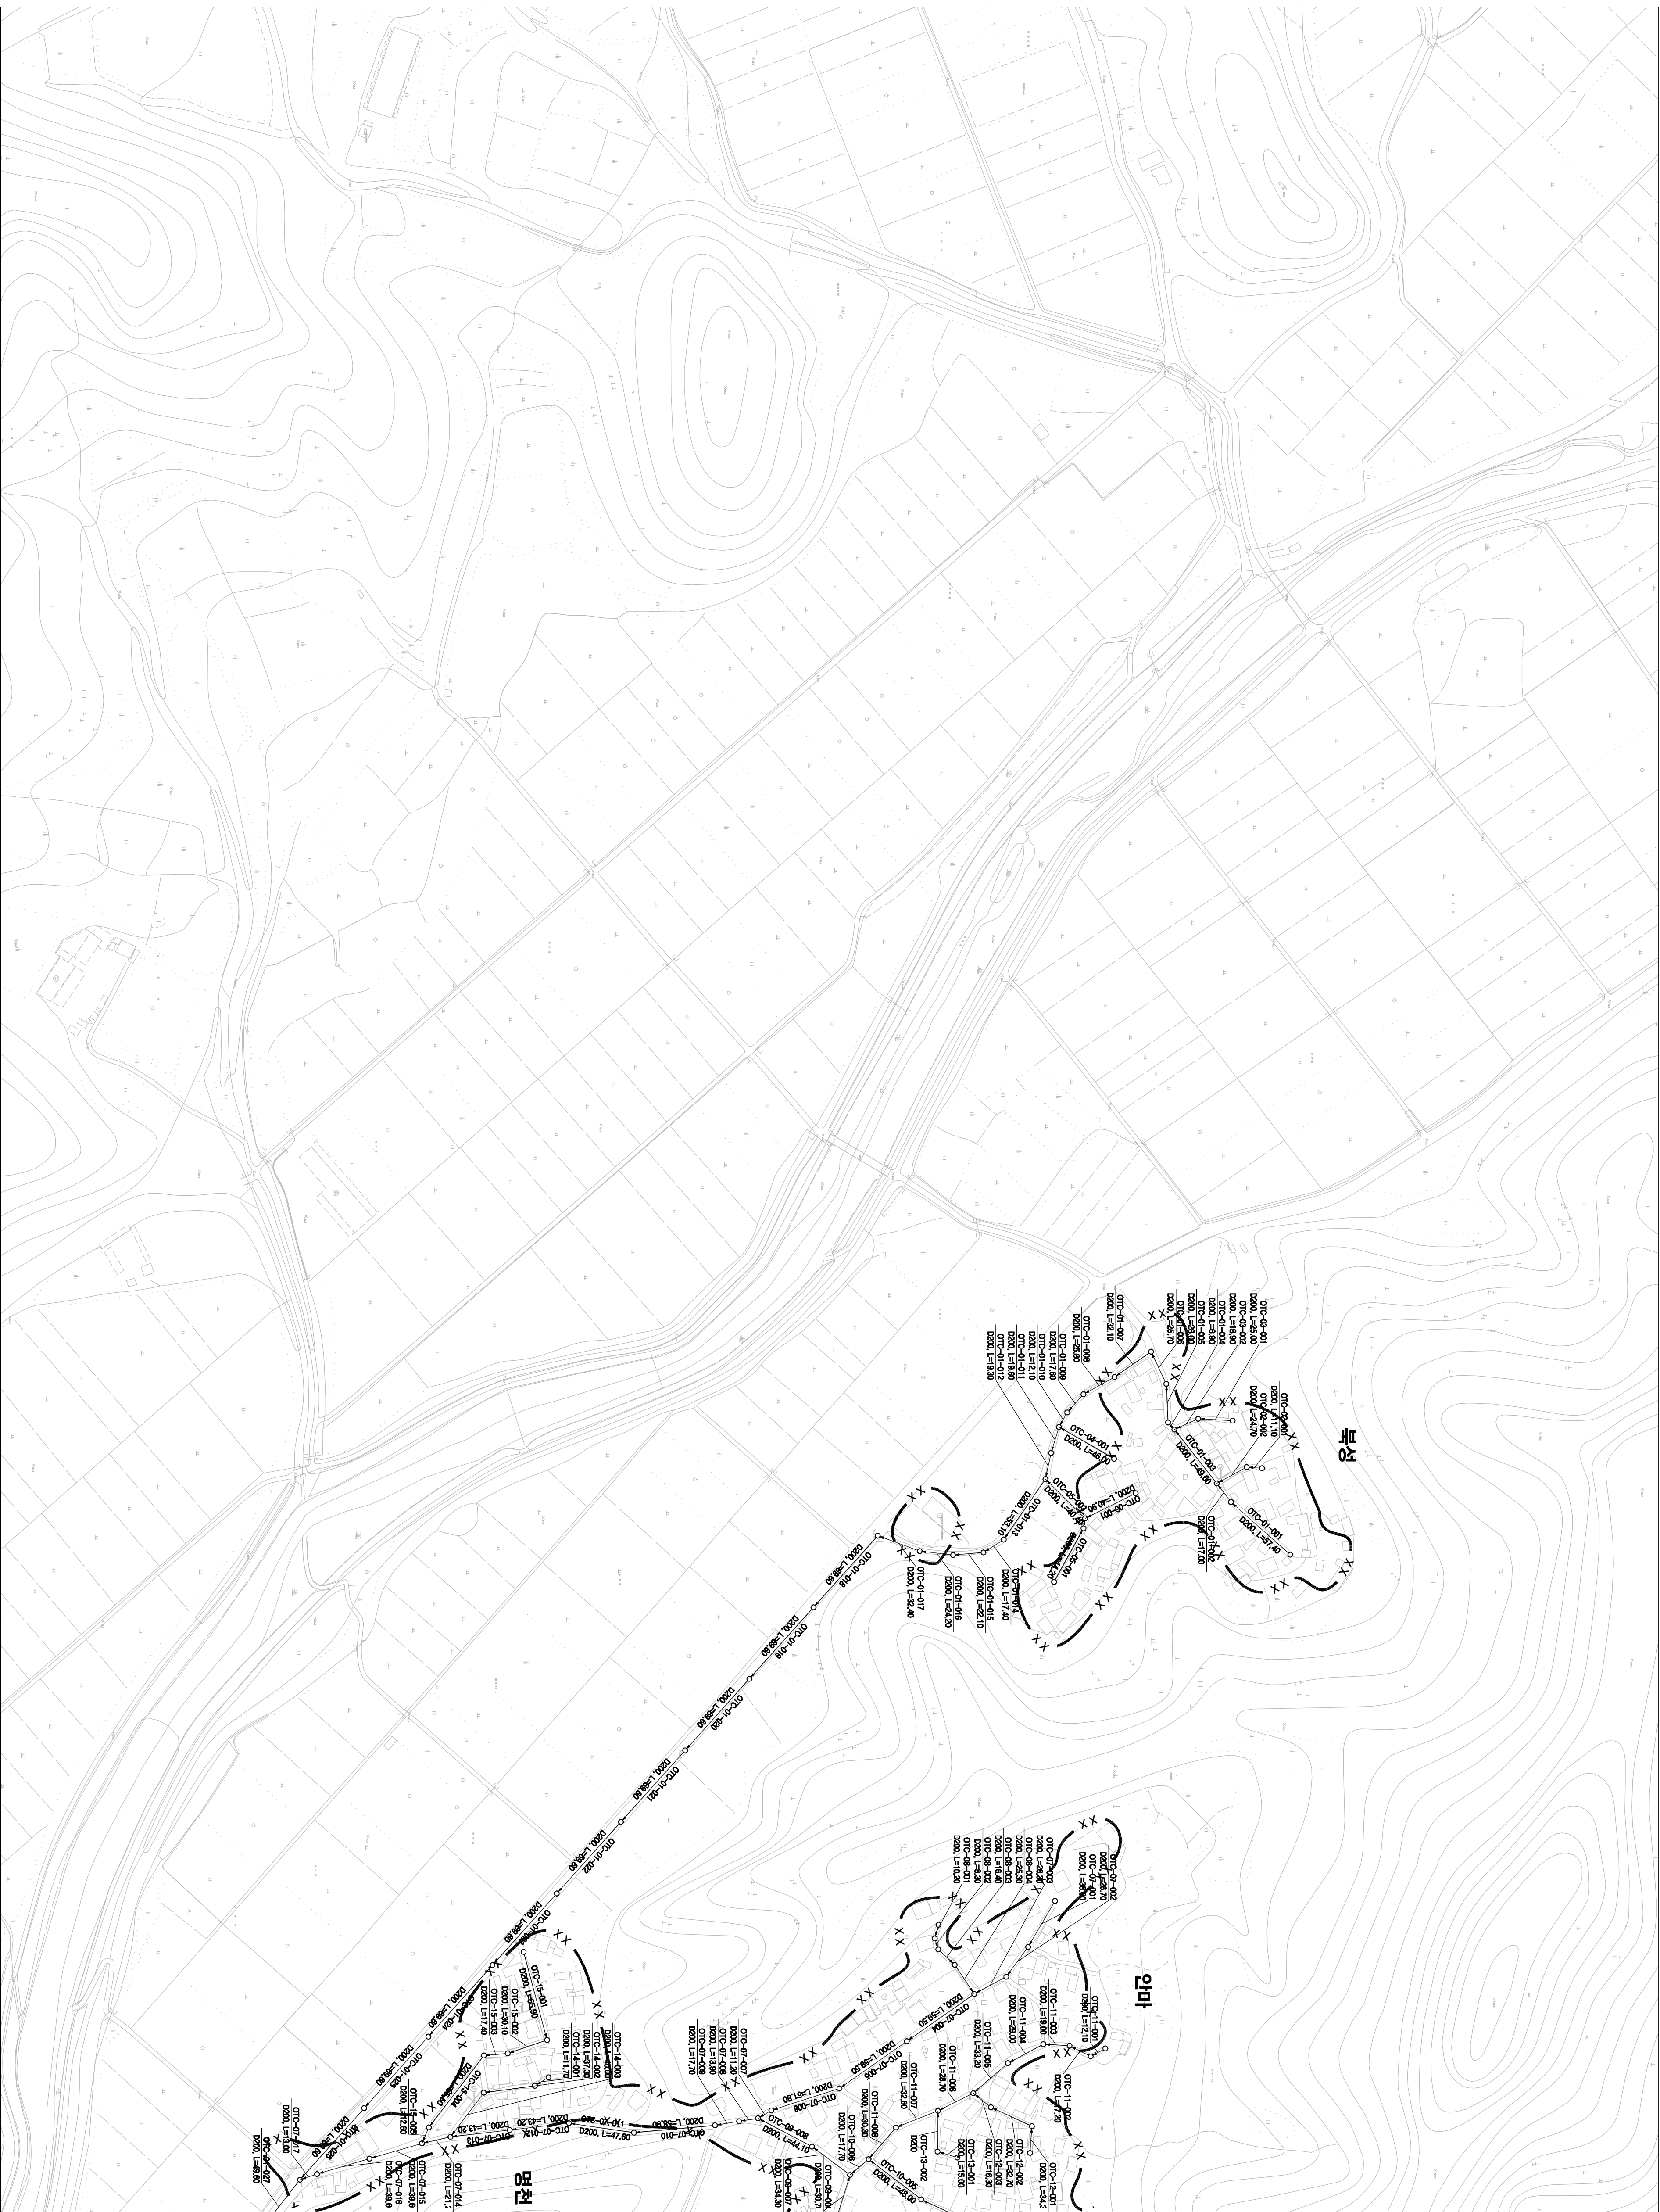

			하
	70-등급관		표
60-등급관		80-등급관	하

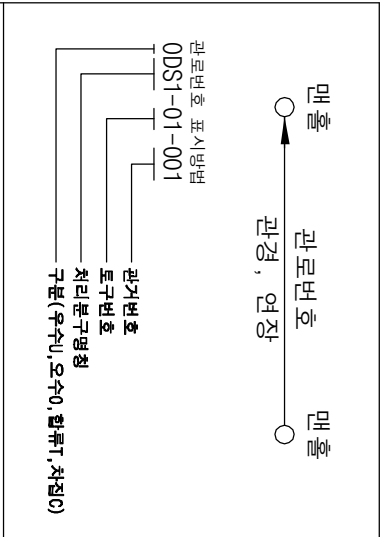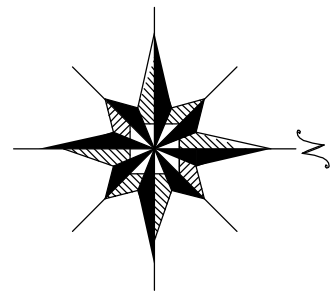


기호	종	별
—•—•—•—	행정 구역 경계	
—•—•—•—	읍 면 동 경계	
—○○○—	배수구역 경계	
—R/R—	처리 분구(개척)	
—R/R— R/R—	처리 분구(개척)	
—R/R— R/R—	오수 관 개(개척)	
—	오수 관 개(개척)	
—	암송 관 개(개척)	
—	중개 관 개(개척)	
—	하수 처리장	




발행처: 김천시
발행일: 2015. . .
편집 및 제도:
(주) 건축
(주) 진성이앤씨, (주) 강등

인식계면도 (단, 구성요소)

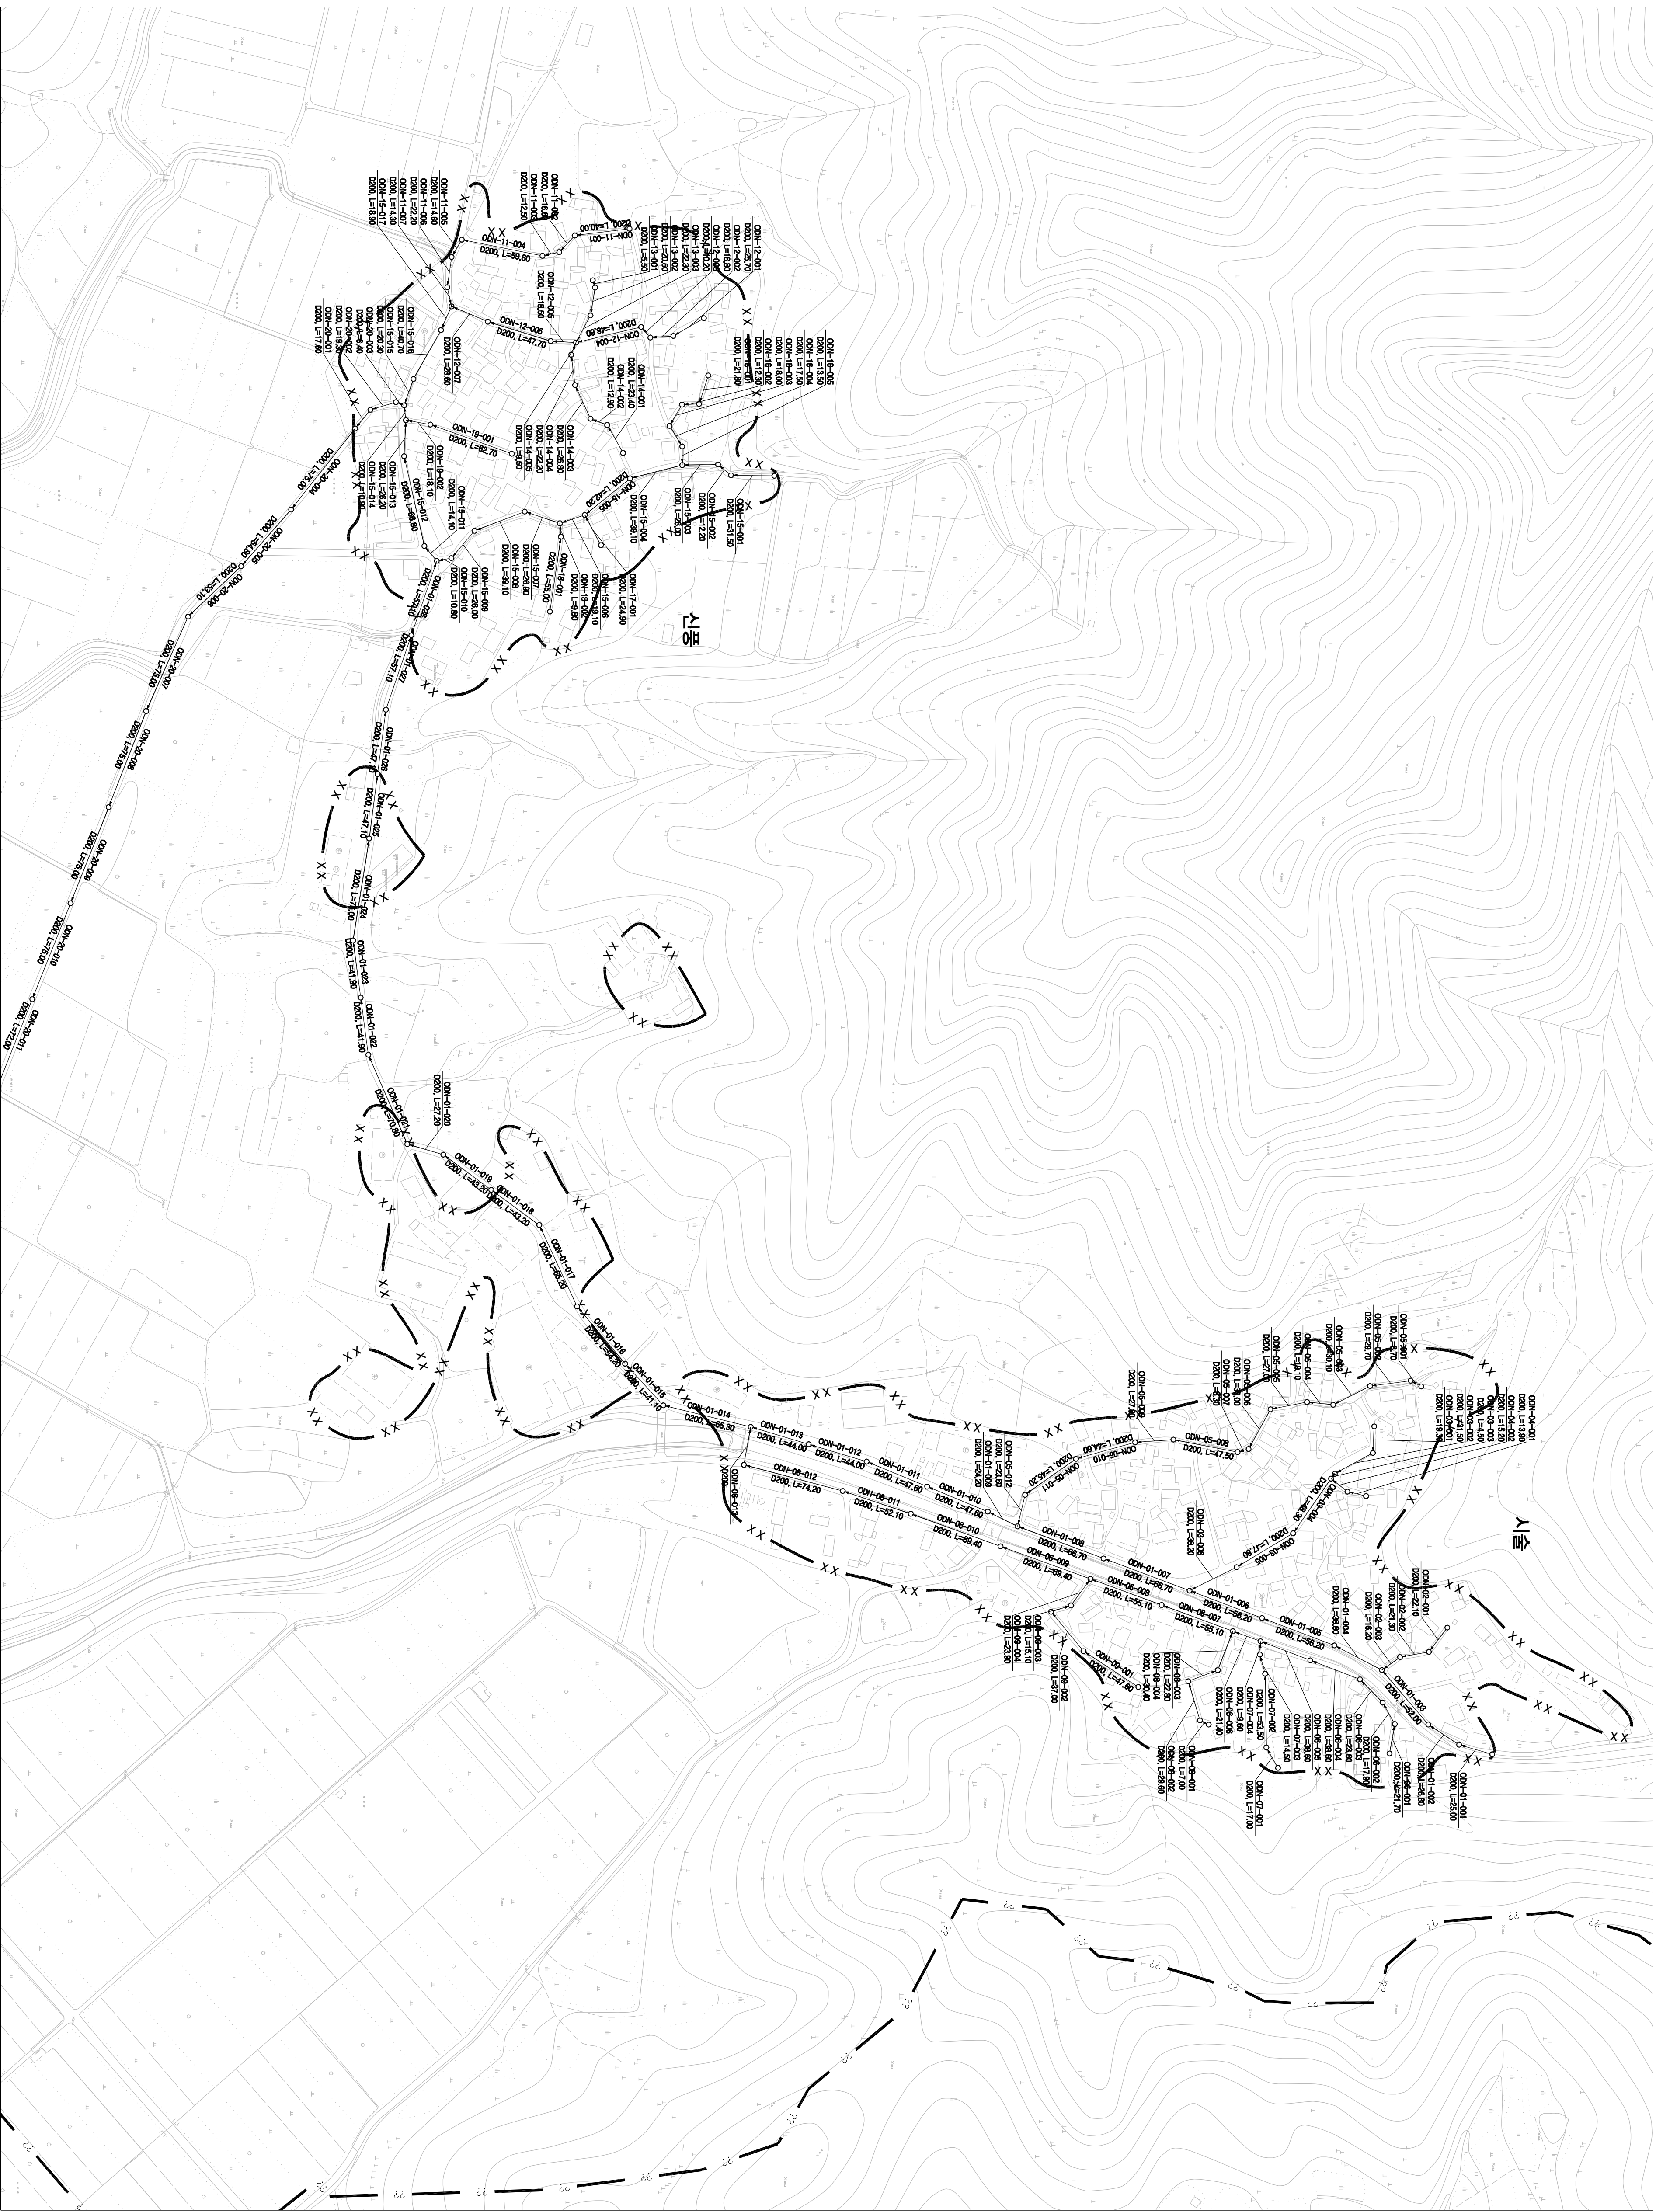


간월면-07	간월면-08	간월면-09	간월면-10

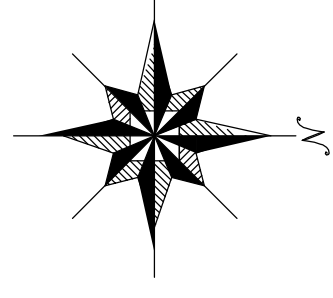


발행처: 김천시
발행일: 2015. . .
발행권 및 제도:
(주) 건강화
(주) 진성이앤씨, (주) 강동

1 : 2,500

시설계획평면도 (덕남 소규모 하수도)

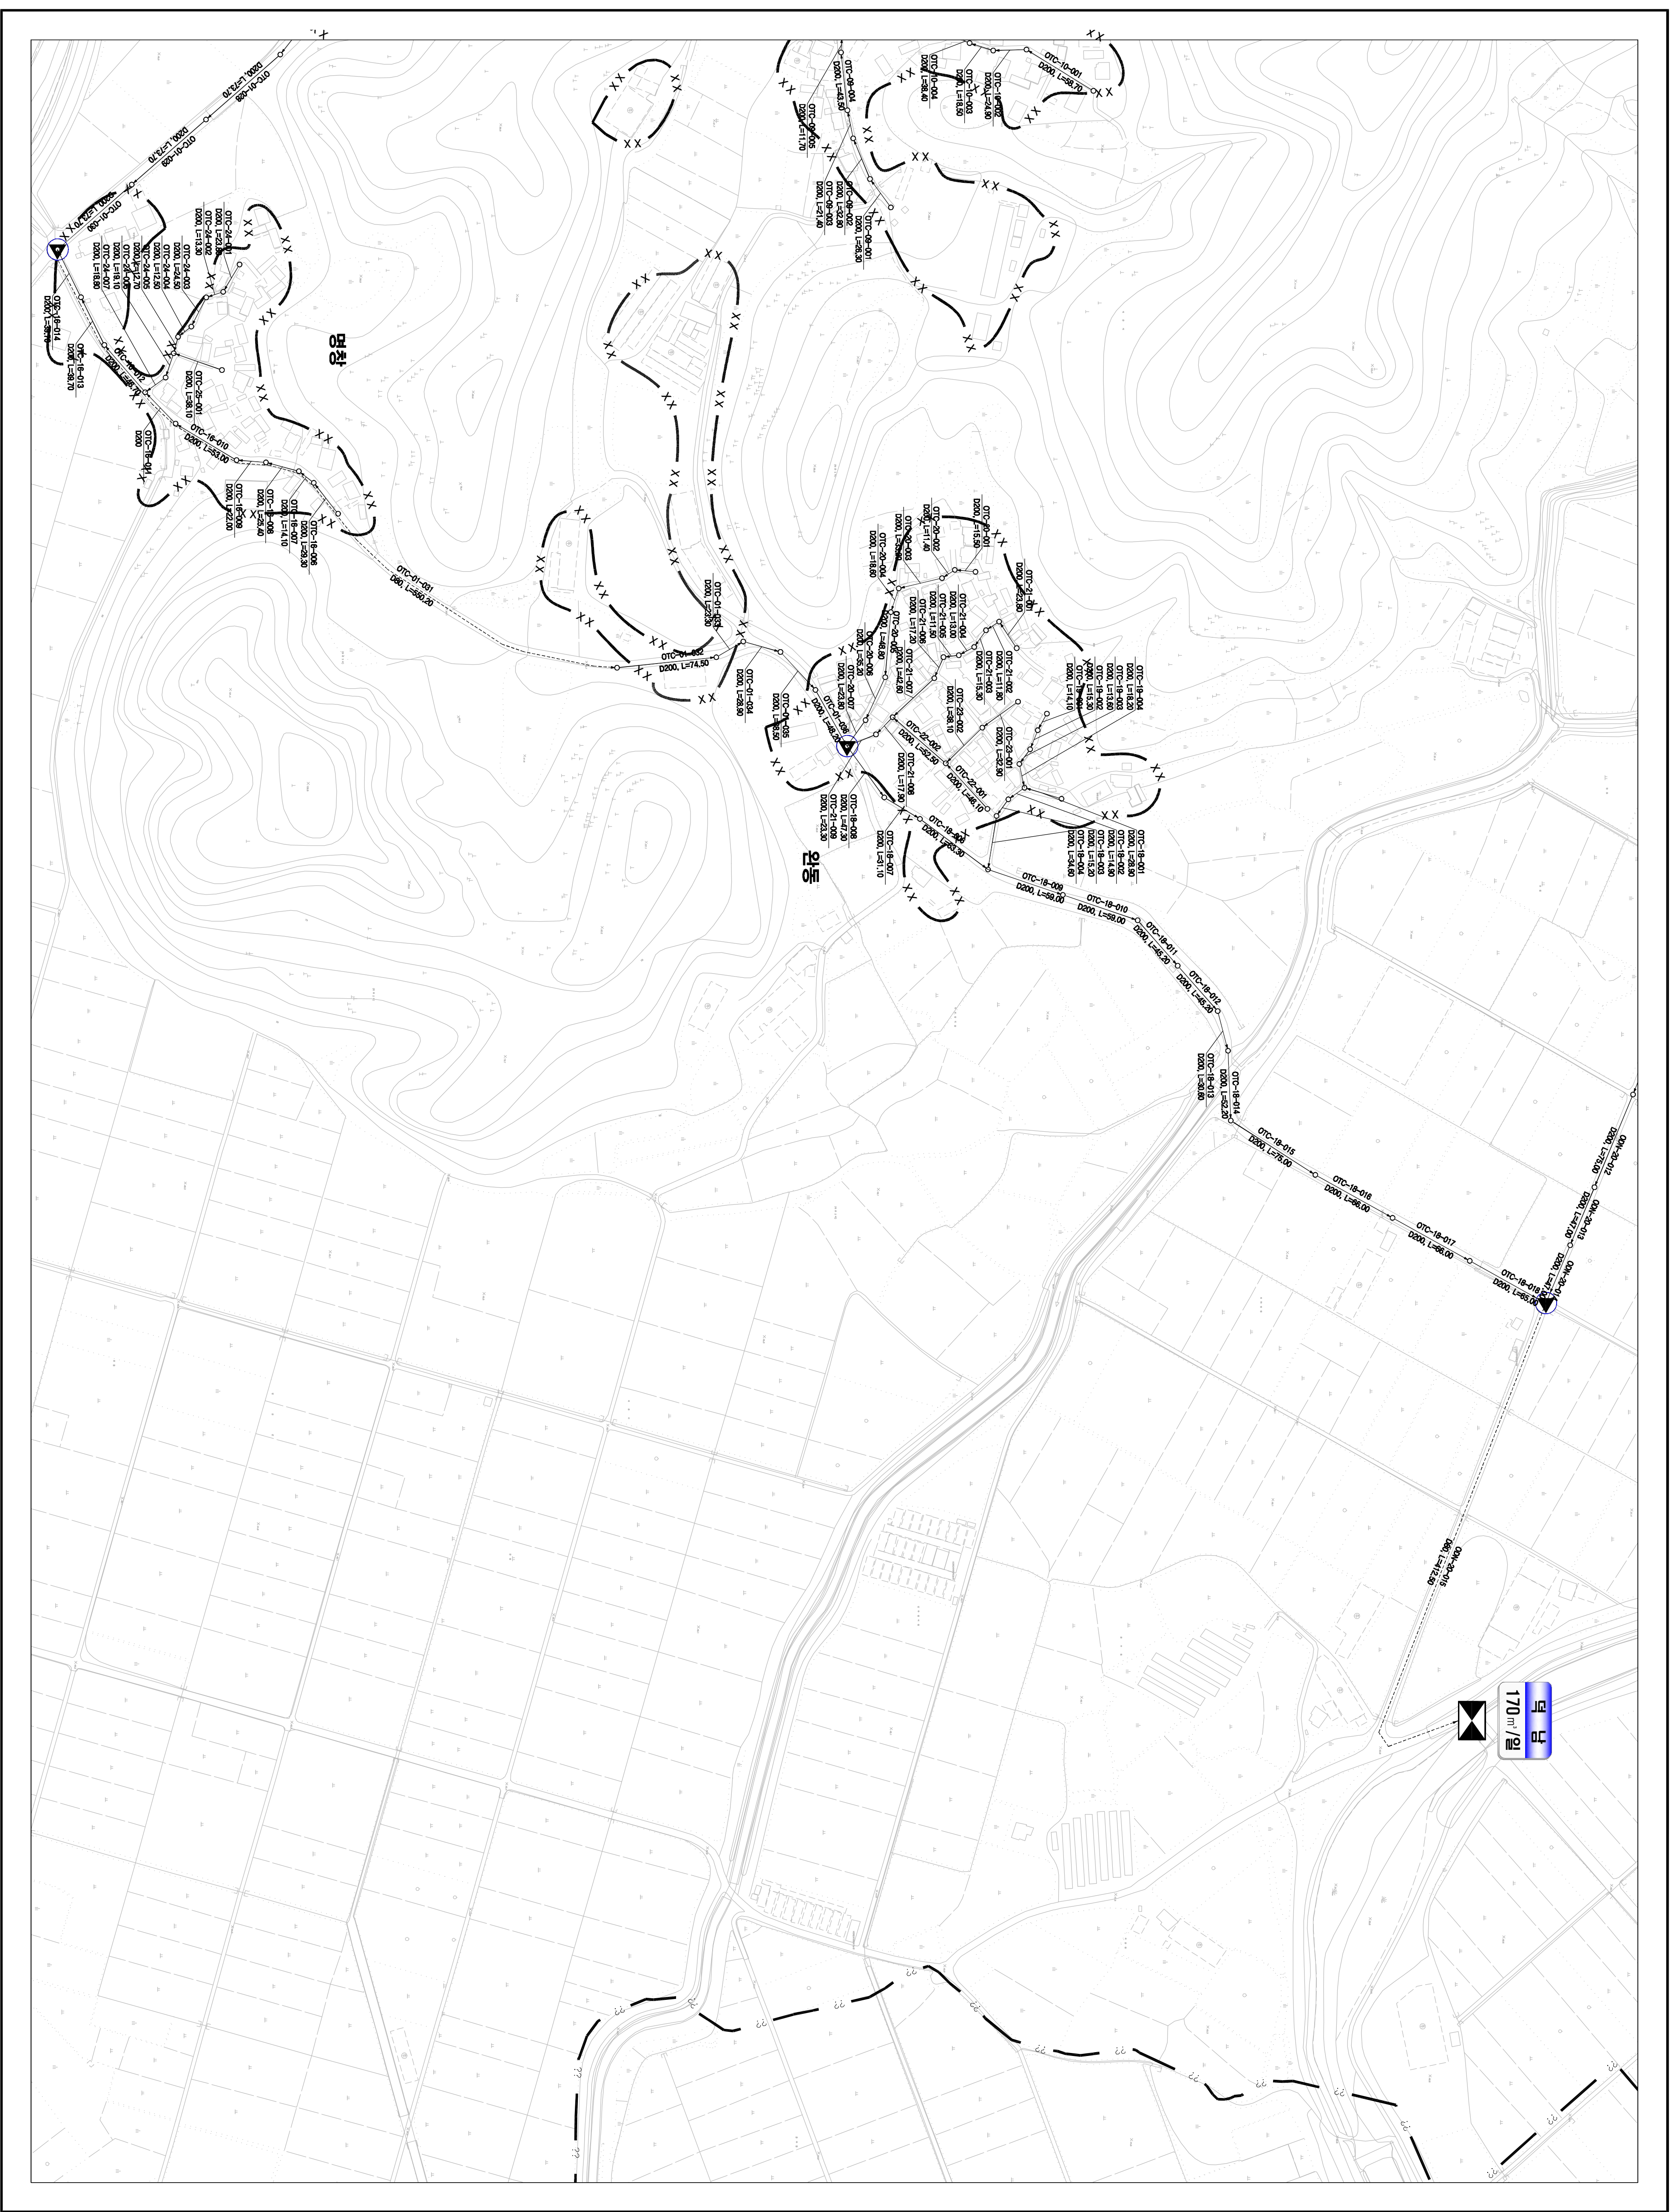

도면번호	검문관-08	
	검문관-07	검문관-09

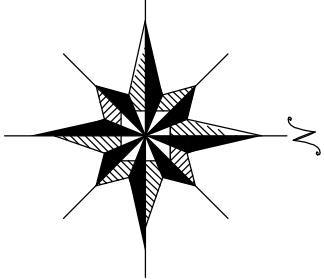

맨홀
관류방향
관경, 연장
맨홀

003-01-001

관류방향

수관(수위), 보수, 불발, 3.550

범	종	레	별
기호	행정구역경계		
	읍면동경계		
	배수구역경계		
	처리구역경계		
	처리분구(기존)		
	처리분구(계획)		
	오수관(기존)		
	오수관(계획)		
	암송관(계획)		
	중계펌프장		
	하수처리장		

SCALE=1:2,500

0 25 50 100 150 200

발행처: 김천시
 편집 및 제도: 2015. ...
 (주) 진성이앤씨, (주) 강동