



1 : 2,500

시설계획평면도(지좌 처리분구)

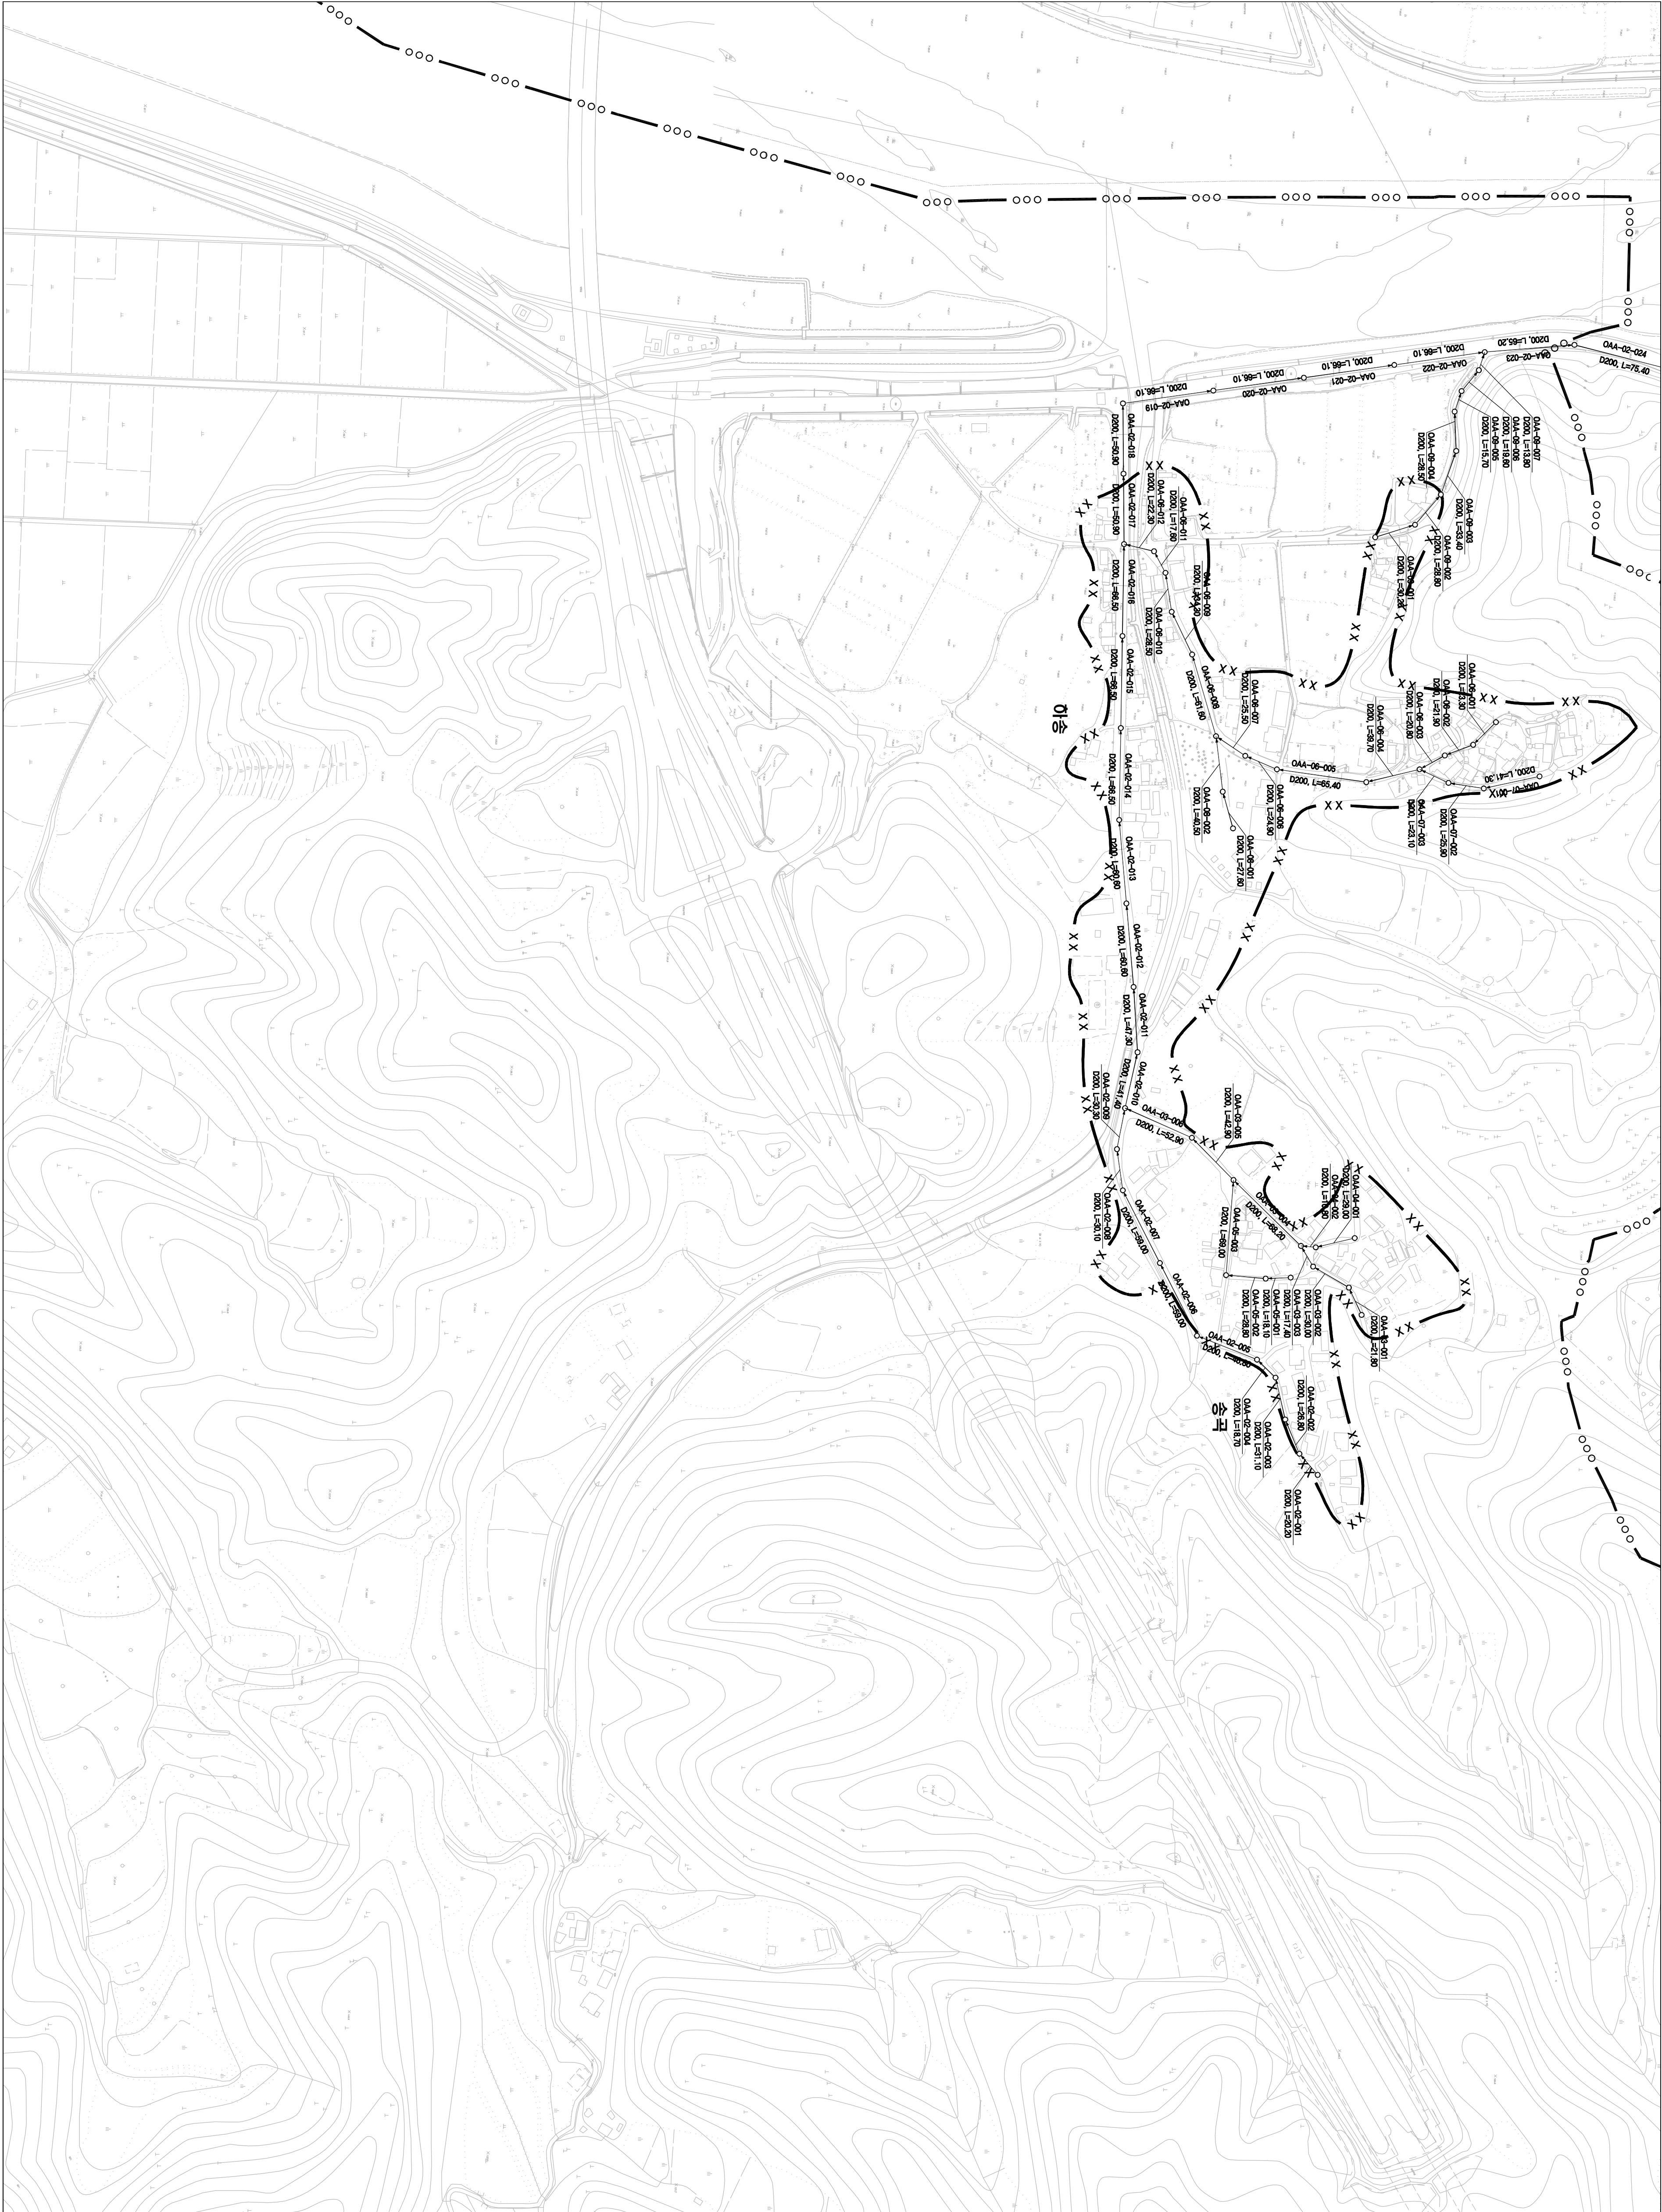

도면번호	
검안면-이	

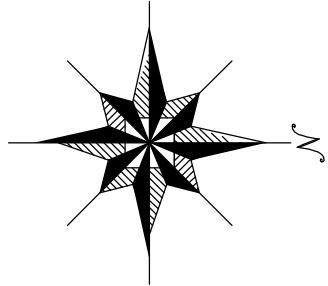

맨홀

관망·연장

맨홀

00S7-01-001

도로변물

저리분구계획

수변(우하·노하)물위: 4.550

범	종	례
기 호	행정 구역 경계	— · — · —
	읍 면 동 경 계	— · — · —
	배 수 구역 경 계	— 0 — 0 —
	치 리 구역 경 계	— X — X —
	저 리 분 구 (기 준)	— X — X —
	오 수 관 거 (계 획)	— — — —
	암 송 관 거 (계 획)	— · — · —
	중 계 펌 프 장	⬮
	하 수	하 수

0 25 50 100 150 200

SCALE=1:2,500

발행처: 김천시
편집 및 제도: 2015. . .
(주) 진성이앤씨, (주) 강동