



1 : 2,500


시설계획평면도 (광기 소규모 하수도)

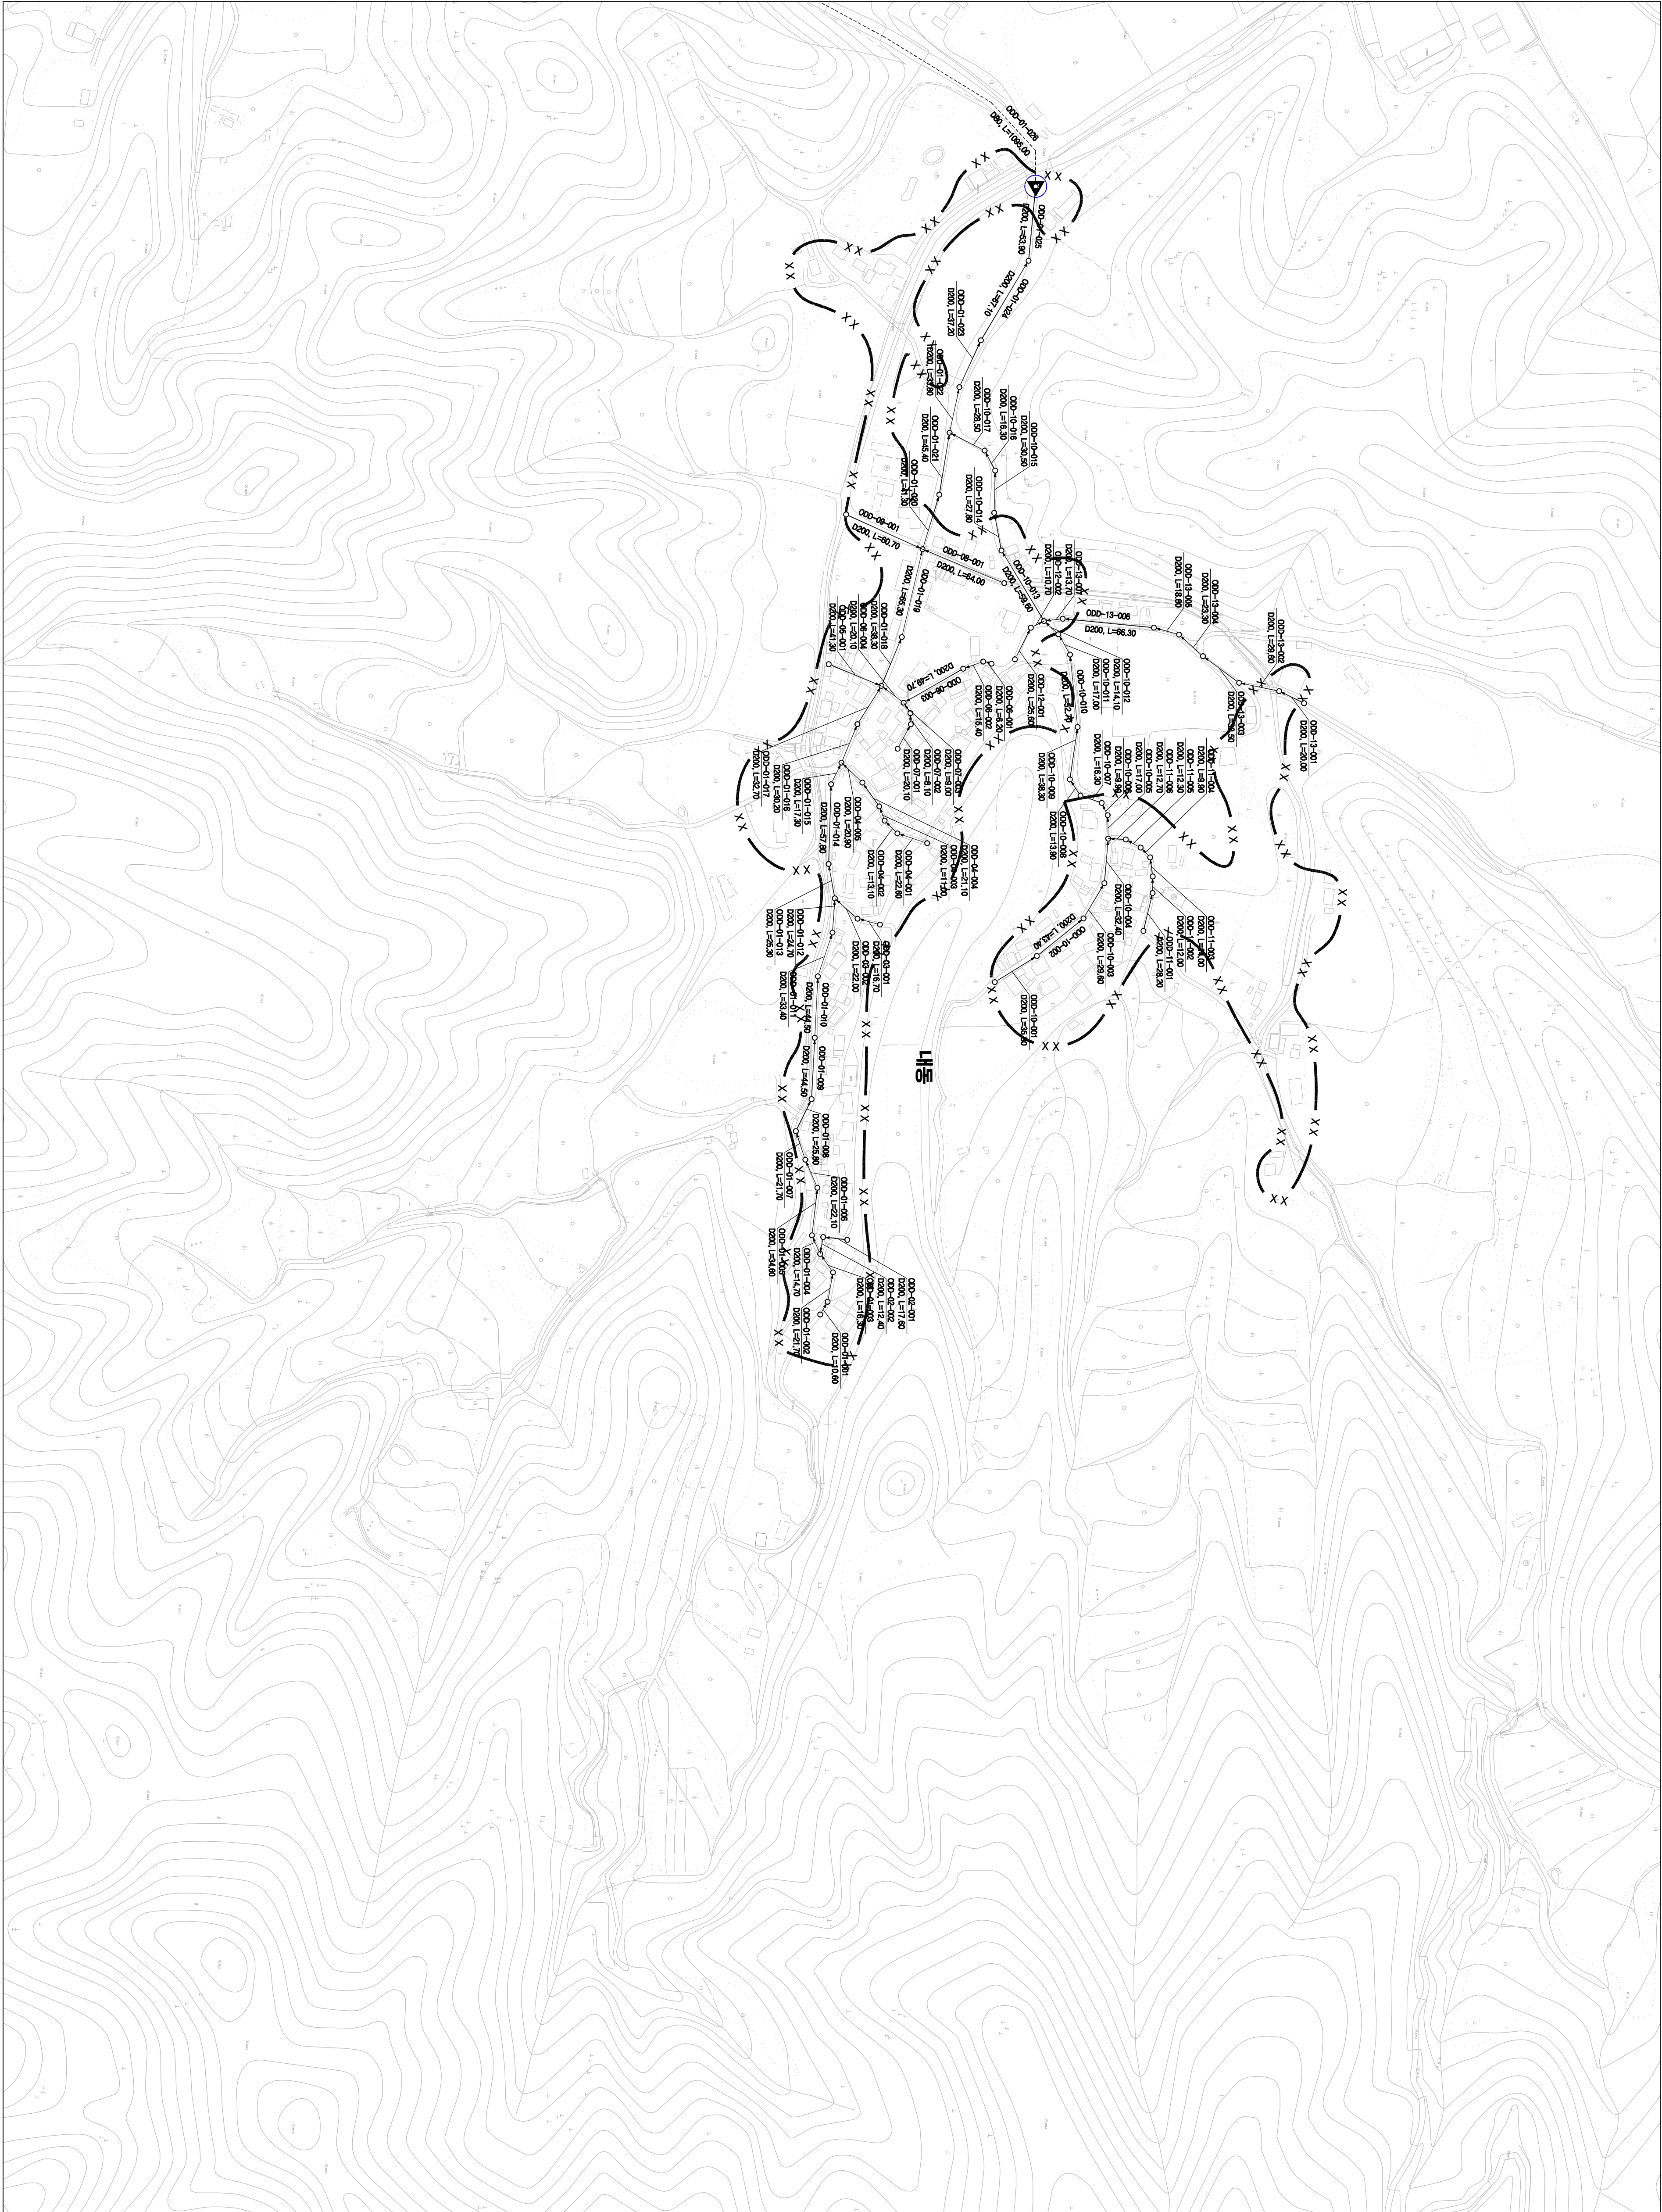

도면번호	
검정면-02	검정면-03

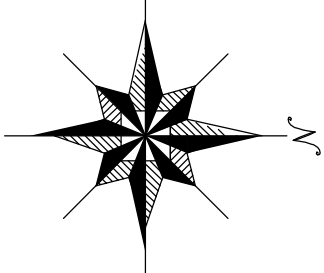

범례	
기호	종별
—●—●—	행정구역경계
-.-.-.-	읍면동경계
—+—+—	배수구역경계
—X—X—	처리구역경계
—X—X—	처리분구(기준)
—X—X—	오수관거(계획)
—X—X—	오수관거(개황)
—X—X—	암송관거(계획)
—X—X—	중계펌프장
—X—X—	하수처리장

 

발행처: 김천시
일: 2015. . .
(주) 진성이앤씨, (주) 강동