



1 : 2,500


시설계획평면도(지좌 처리분구)

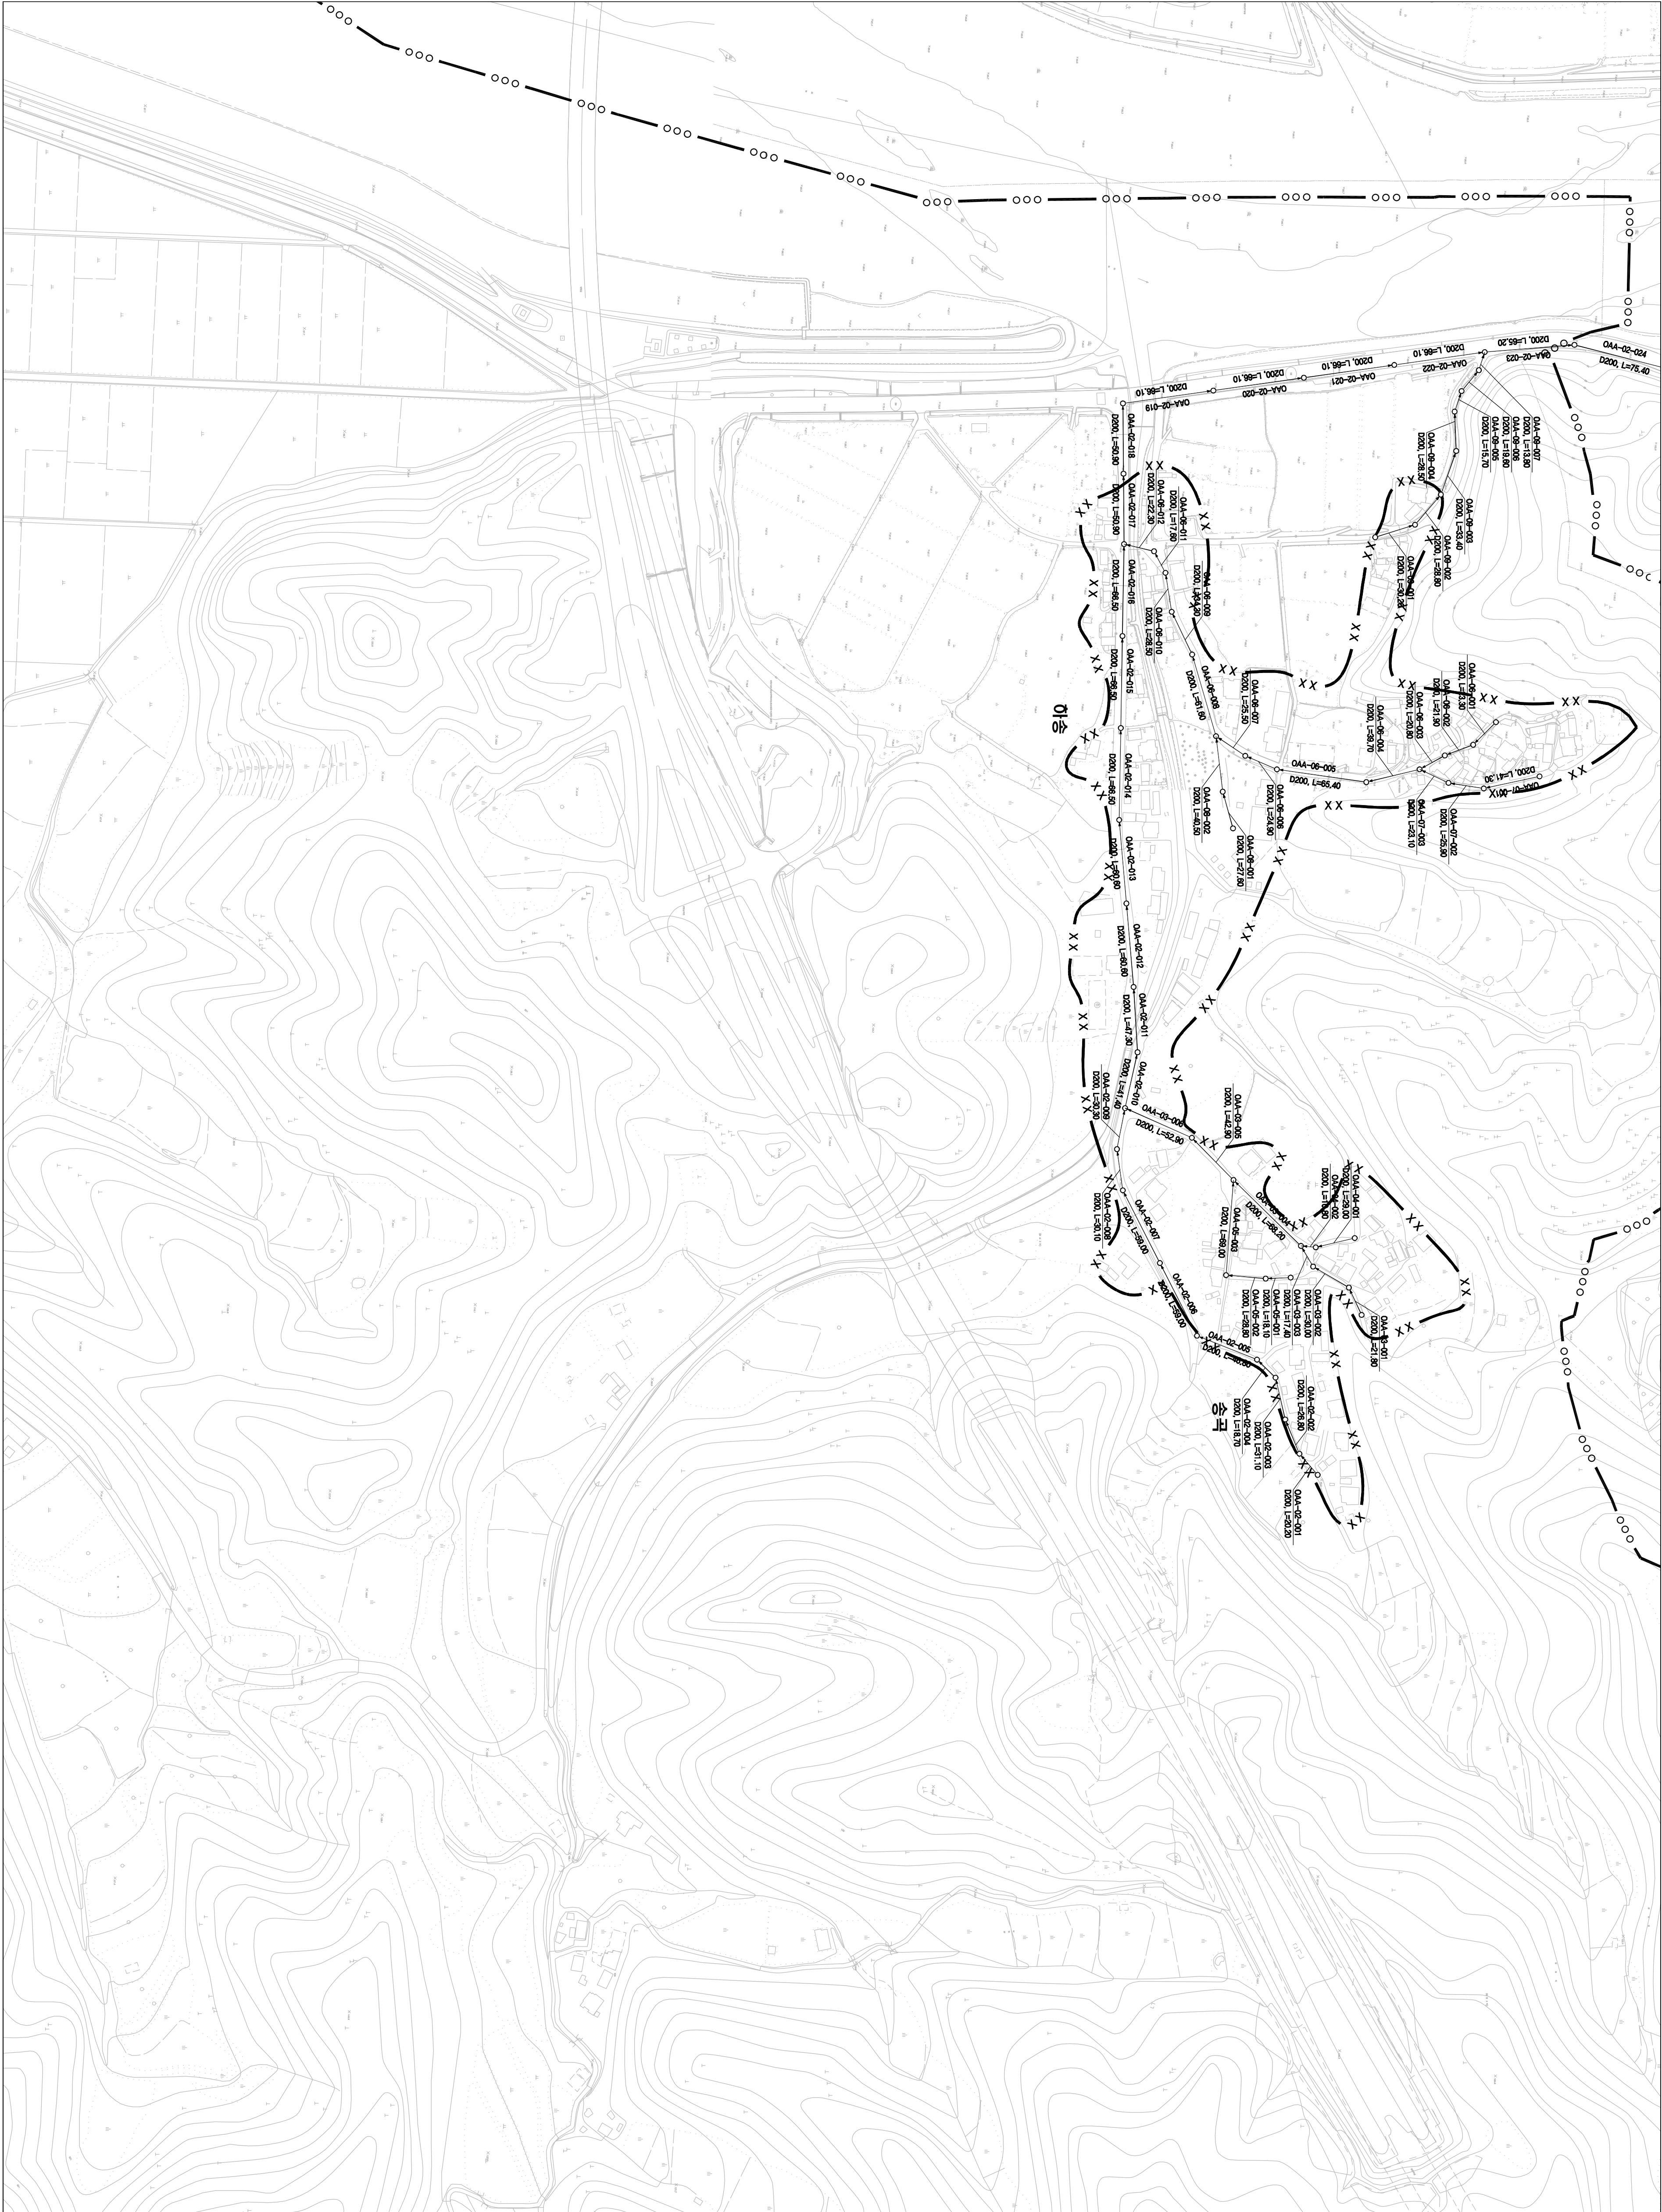

도면번호	
검안면-이	

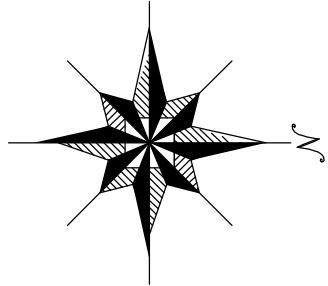


맨홀	관류번호	맨홀
○	관경, 연장	○
표고면치 표기방법 00S7-01-001		
○표고면치		
○지리분구경계		
○수변(수위), 조수, 홍수, 하수		
범례		
기호	종별	
— · — · —	행정 구역 경계	
— · — · —	읍면동 경계	
— · — · —	배수 구역 경계	
— · — · —	처리 구역 경계	
— · — · —	처리 분구(기준)	
— · — · —	처리 분구(계획)	
— · — · —	오수 관거(기준)	
— · — · —	오수 관거(계획)	
— · — · —	암송 관거(계획)	
— · — · —	중계 펌프장	
— · — · —	하수 처리장	

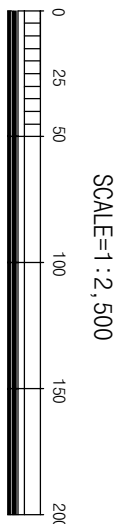


발행처: 김천시
편집 및 제도: 2015. . .
(주) 진성이앤씨, (주) 강동

1 : 2,500


시설계획평면도 (광기 소규모 하수도)

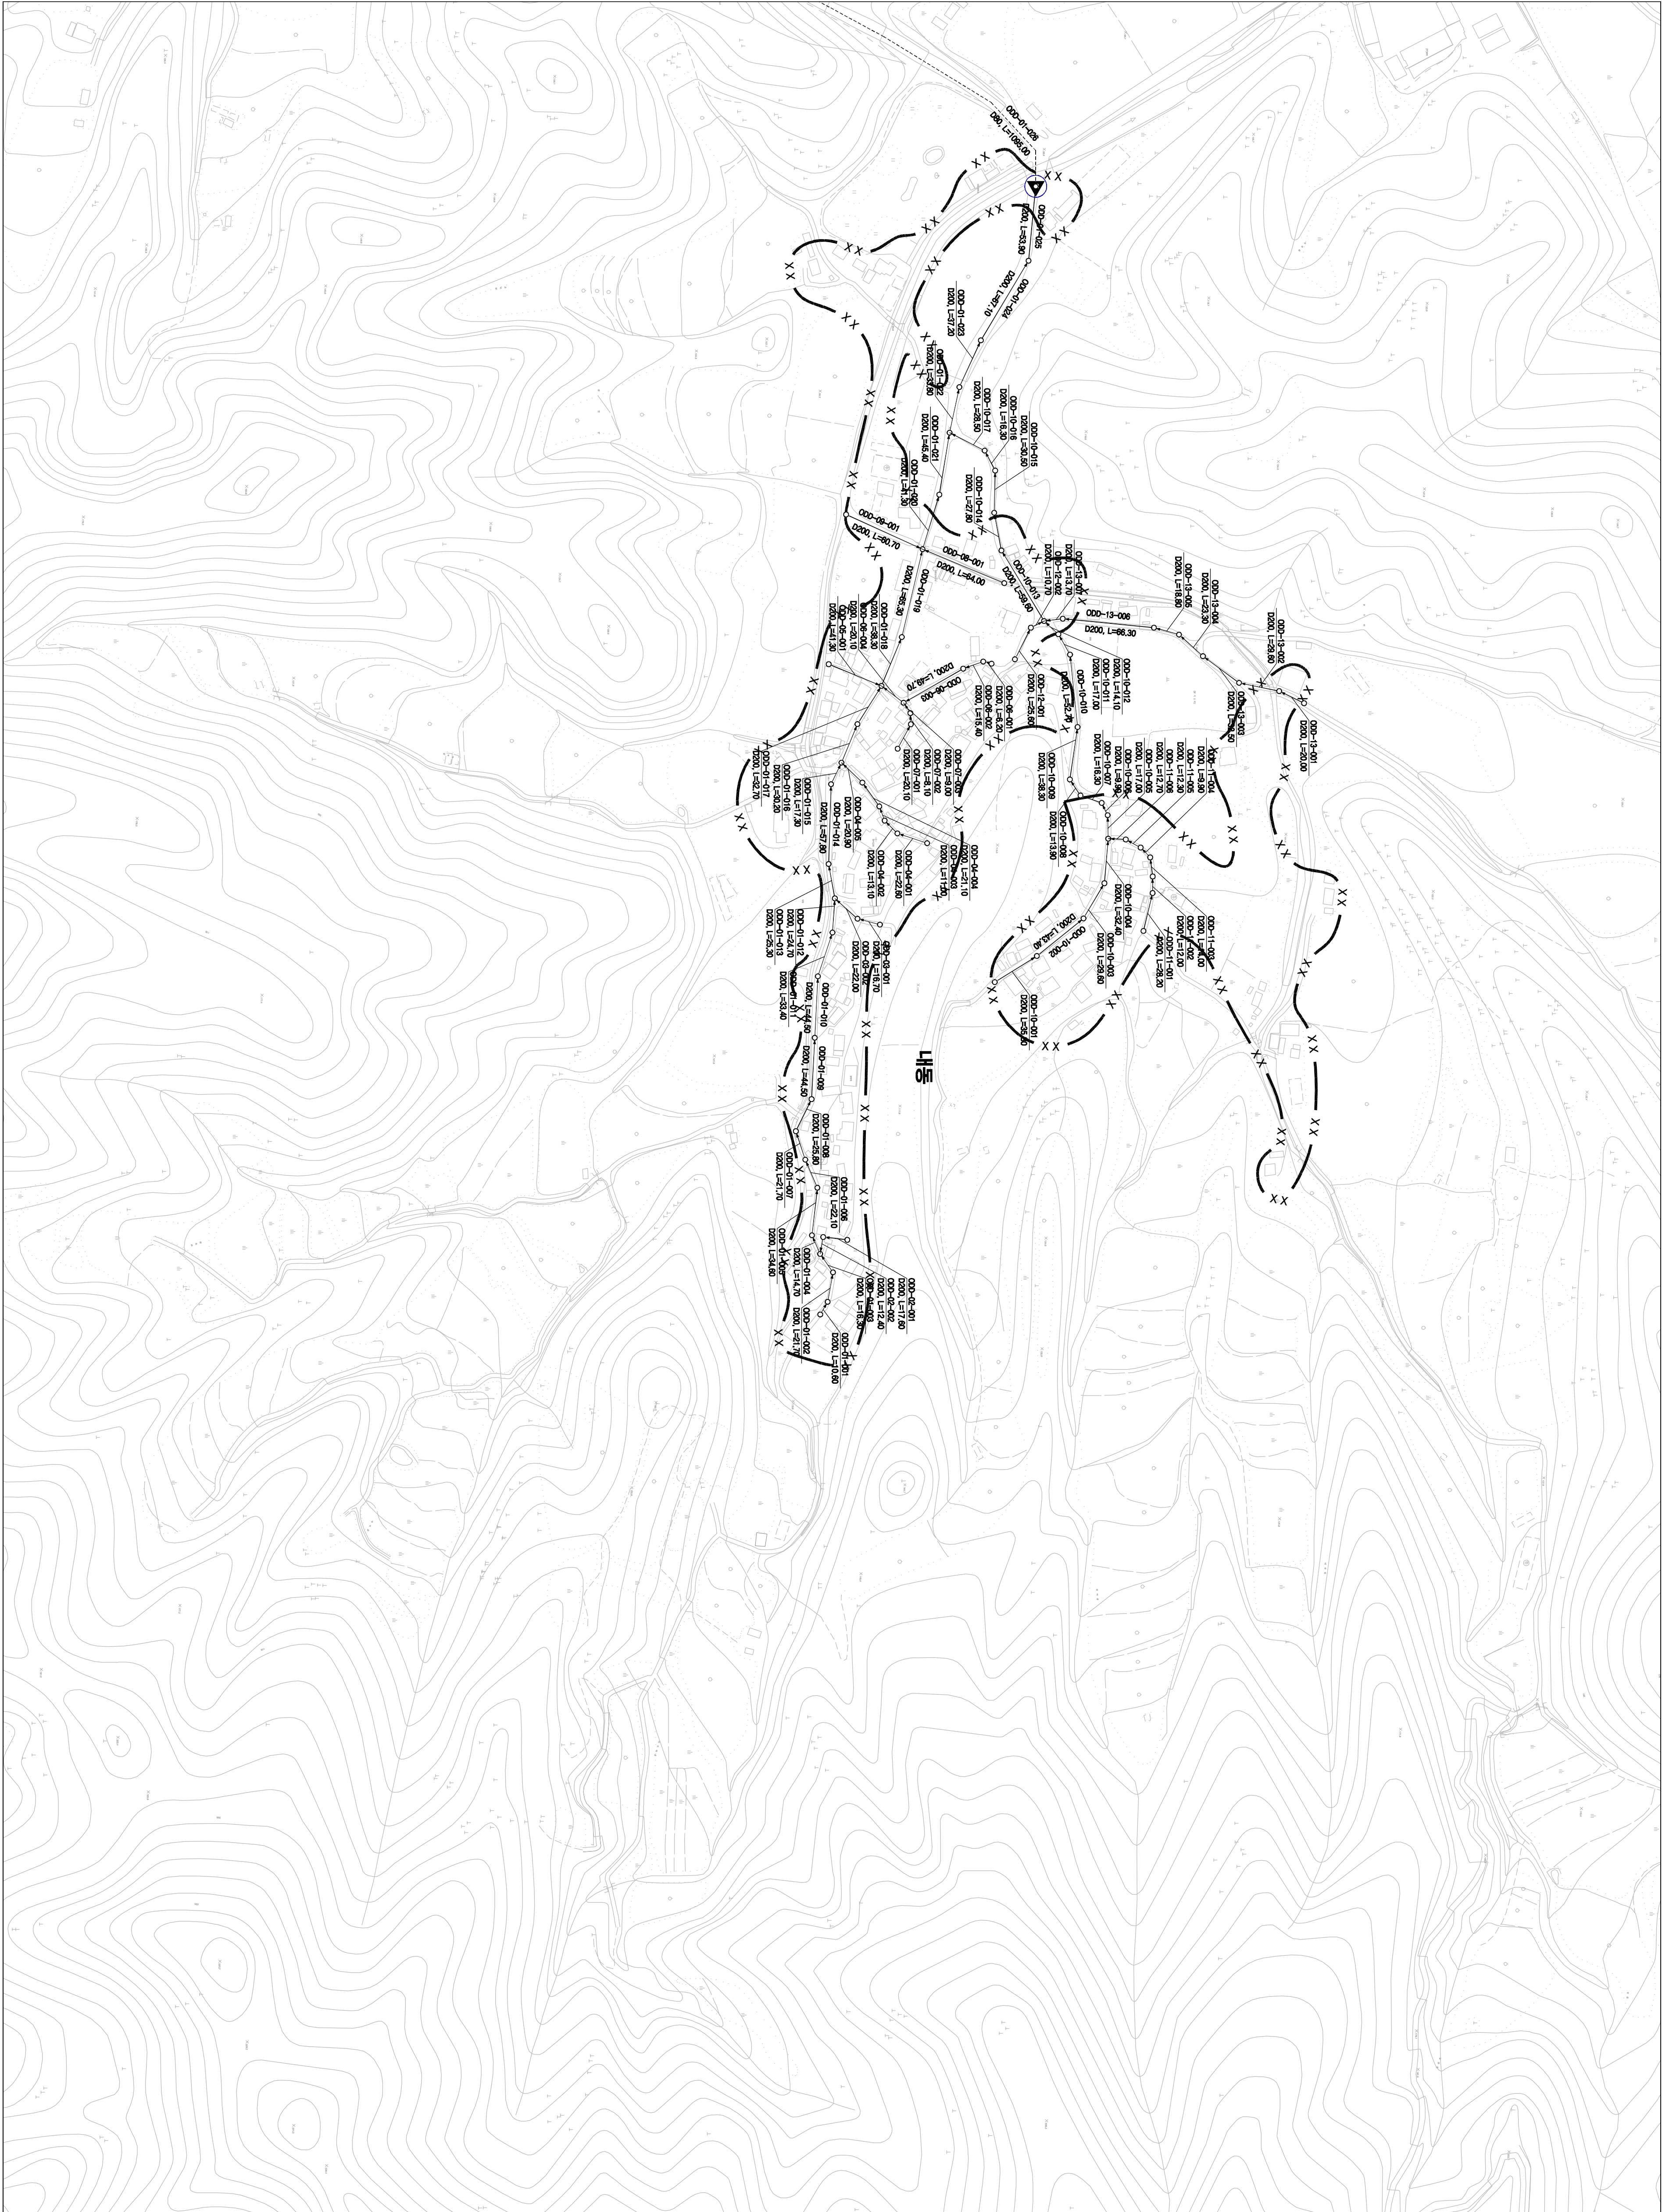

도면번호	
검정면-02	검정면-03

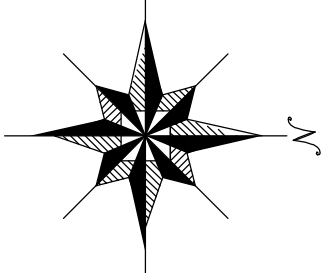

범례	
기호	종별
—●—●—	행정구역경계
-.-.-.-	읍면동경계
—+—+—	배수구역경계
—X—X—	처리구역경계
—○—○—	처리분구(기준)
—X—X—	오수관거(계획)
—○—○—	암송관거(계획)
—+—+—	중계펌프장
⬮	하수처리장

 

발행처: 김천시
발행일: 2015. . .
편집 및 제도:
(주) 진성이앤씨, (주) 강동