





1 : 2,500

# 시설계획평면도(대광 처리분구)

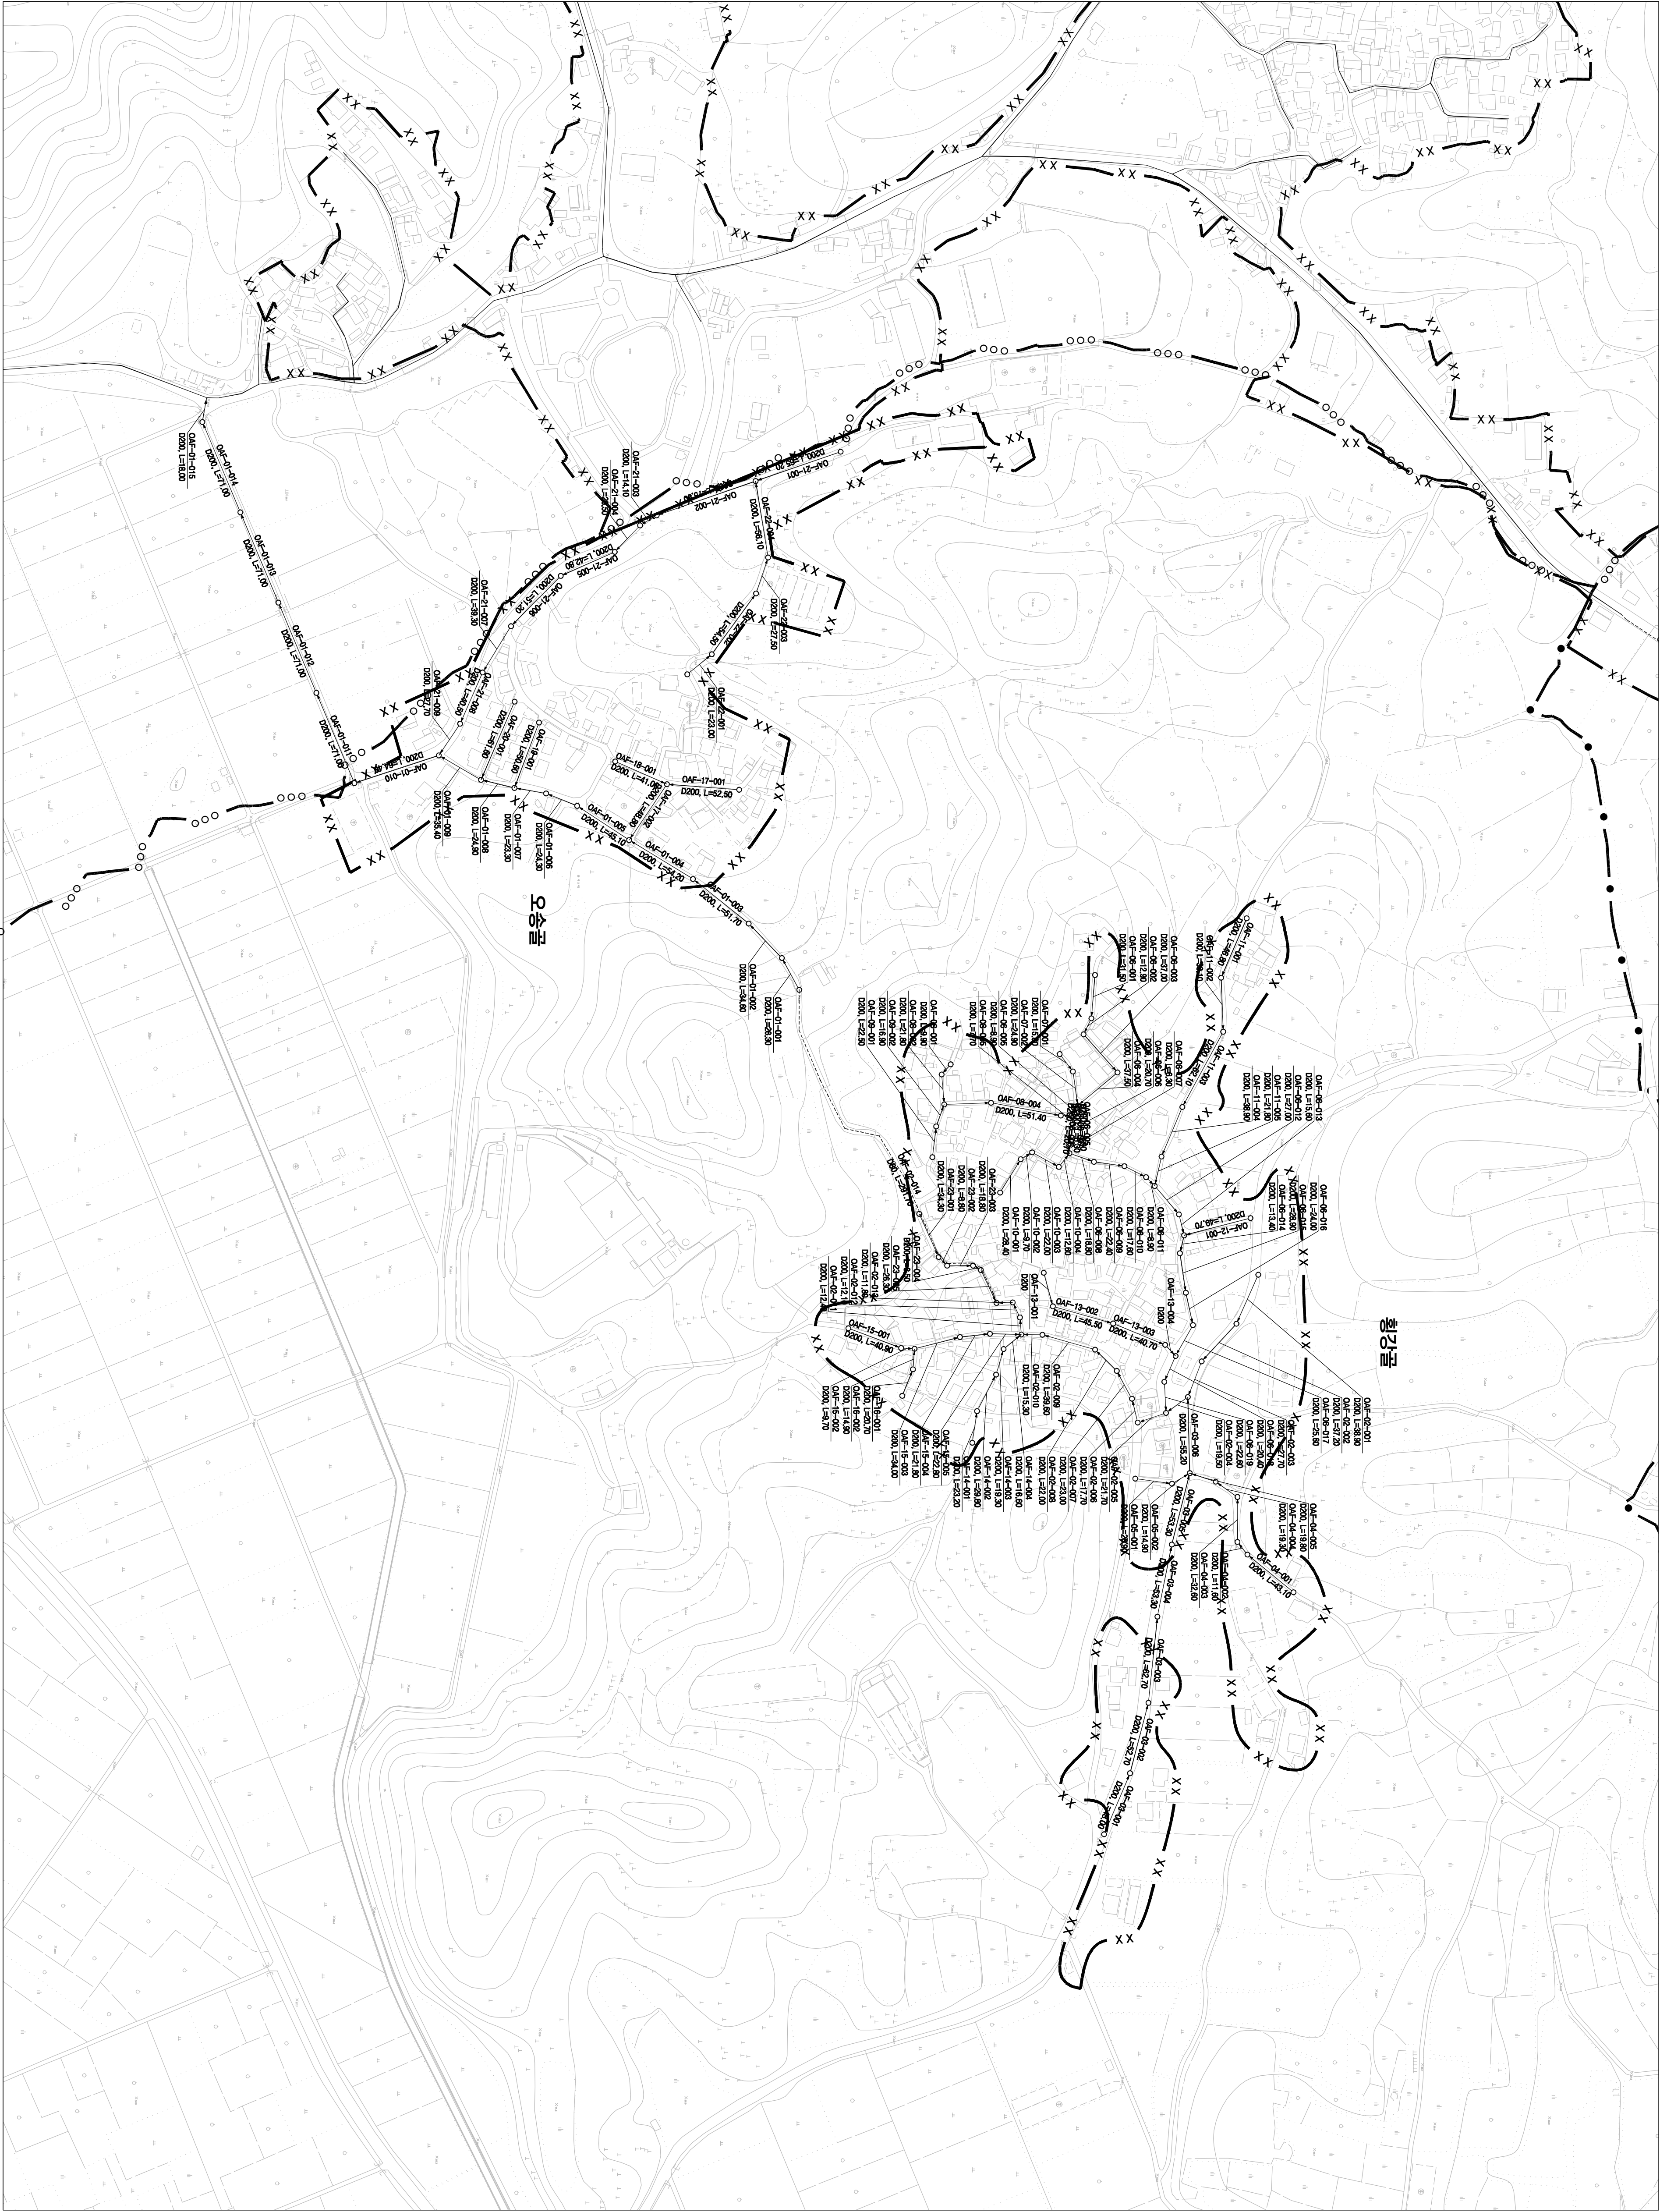

|        |  |
|--------|--|
| 도면번호   |  |
| 개량면-01 |  |
| 개량면-02 |  |
|        |  |

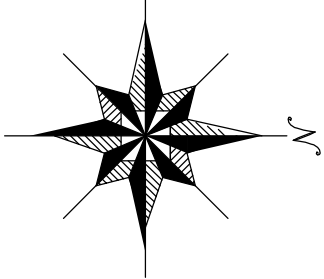

맨홀

관류번호

관경

연장

맨홀

표고면적 표시방법

00S1-01-001

도구면적

관류면적

처리분구(처리부) 표시방법: 04E01

| 번호      | 종류       | 설명 |
|---------|----------|----|
| —●—●—●— | 행정 구역 경계 |    |
| —+—+—+— | 읍면동 경계   |    |
| —0—0—0— | 배수구역 경계  |    |
| —X—X—X— | 처리구역 경계  |    |
| —○—○—○— | 처리분구(기존) |    |
| —X—X—X— | 처리분구(계획) |    |
| —○—○—○— | 오수관거(기존) |    |
| —○—○—○— | 오수관거(계획) |    |
| —+—+—+— | 담수관거(계획) |    |
| —+—+—+— | 중계펌프장    |    |
| —+—+—+— | 하수처리장    |    |

0 20 40 60 80 100 120 140 160 180 200

SCALE=1:2,500

발행처: 김천시  
발행일: 2015. . .  
(주) 진성이앤씨, (주) 강동