



1 : 2,500


시설계획평면도(하강 소규모 하수도)

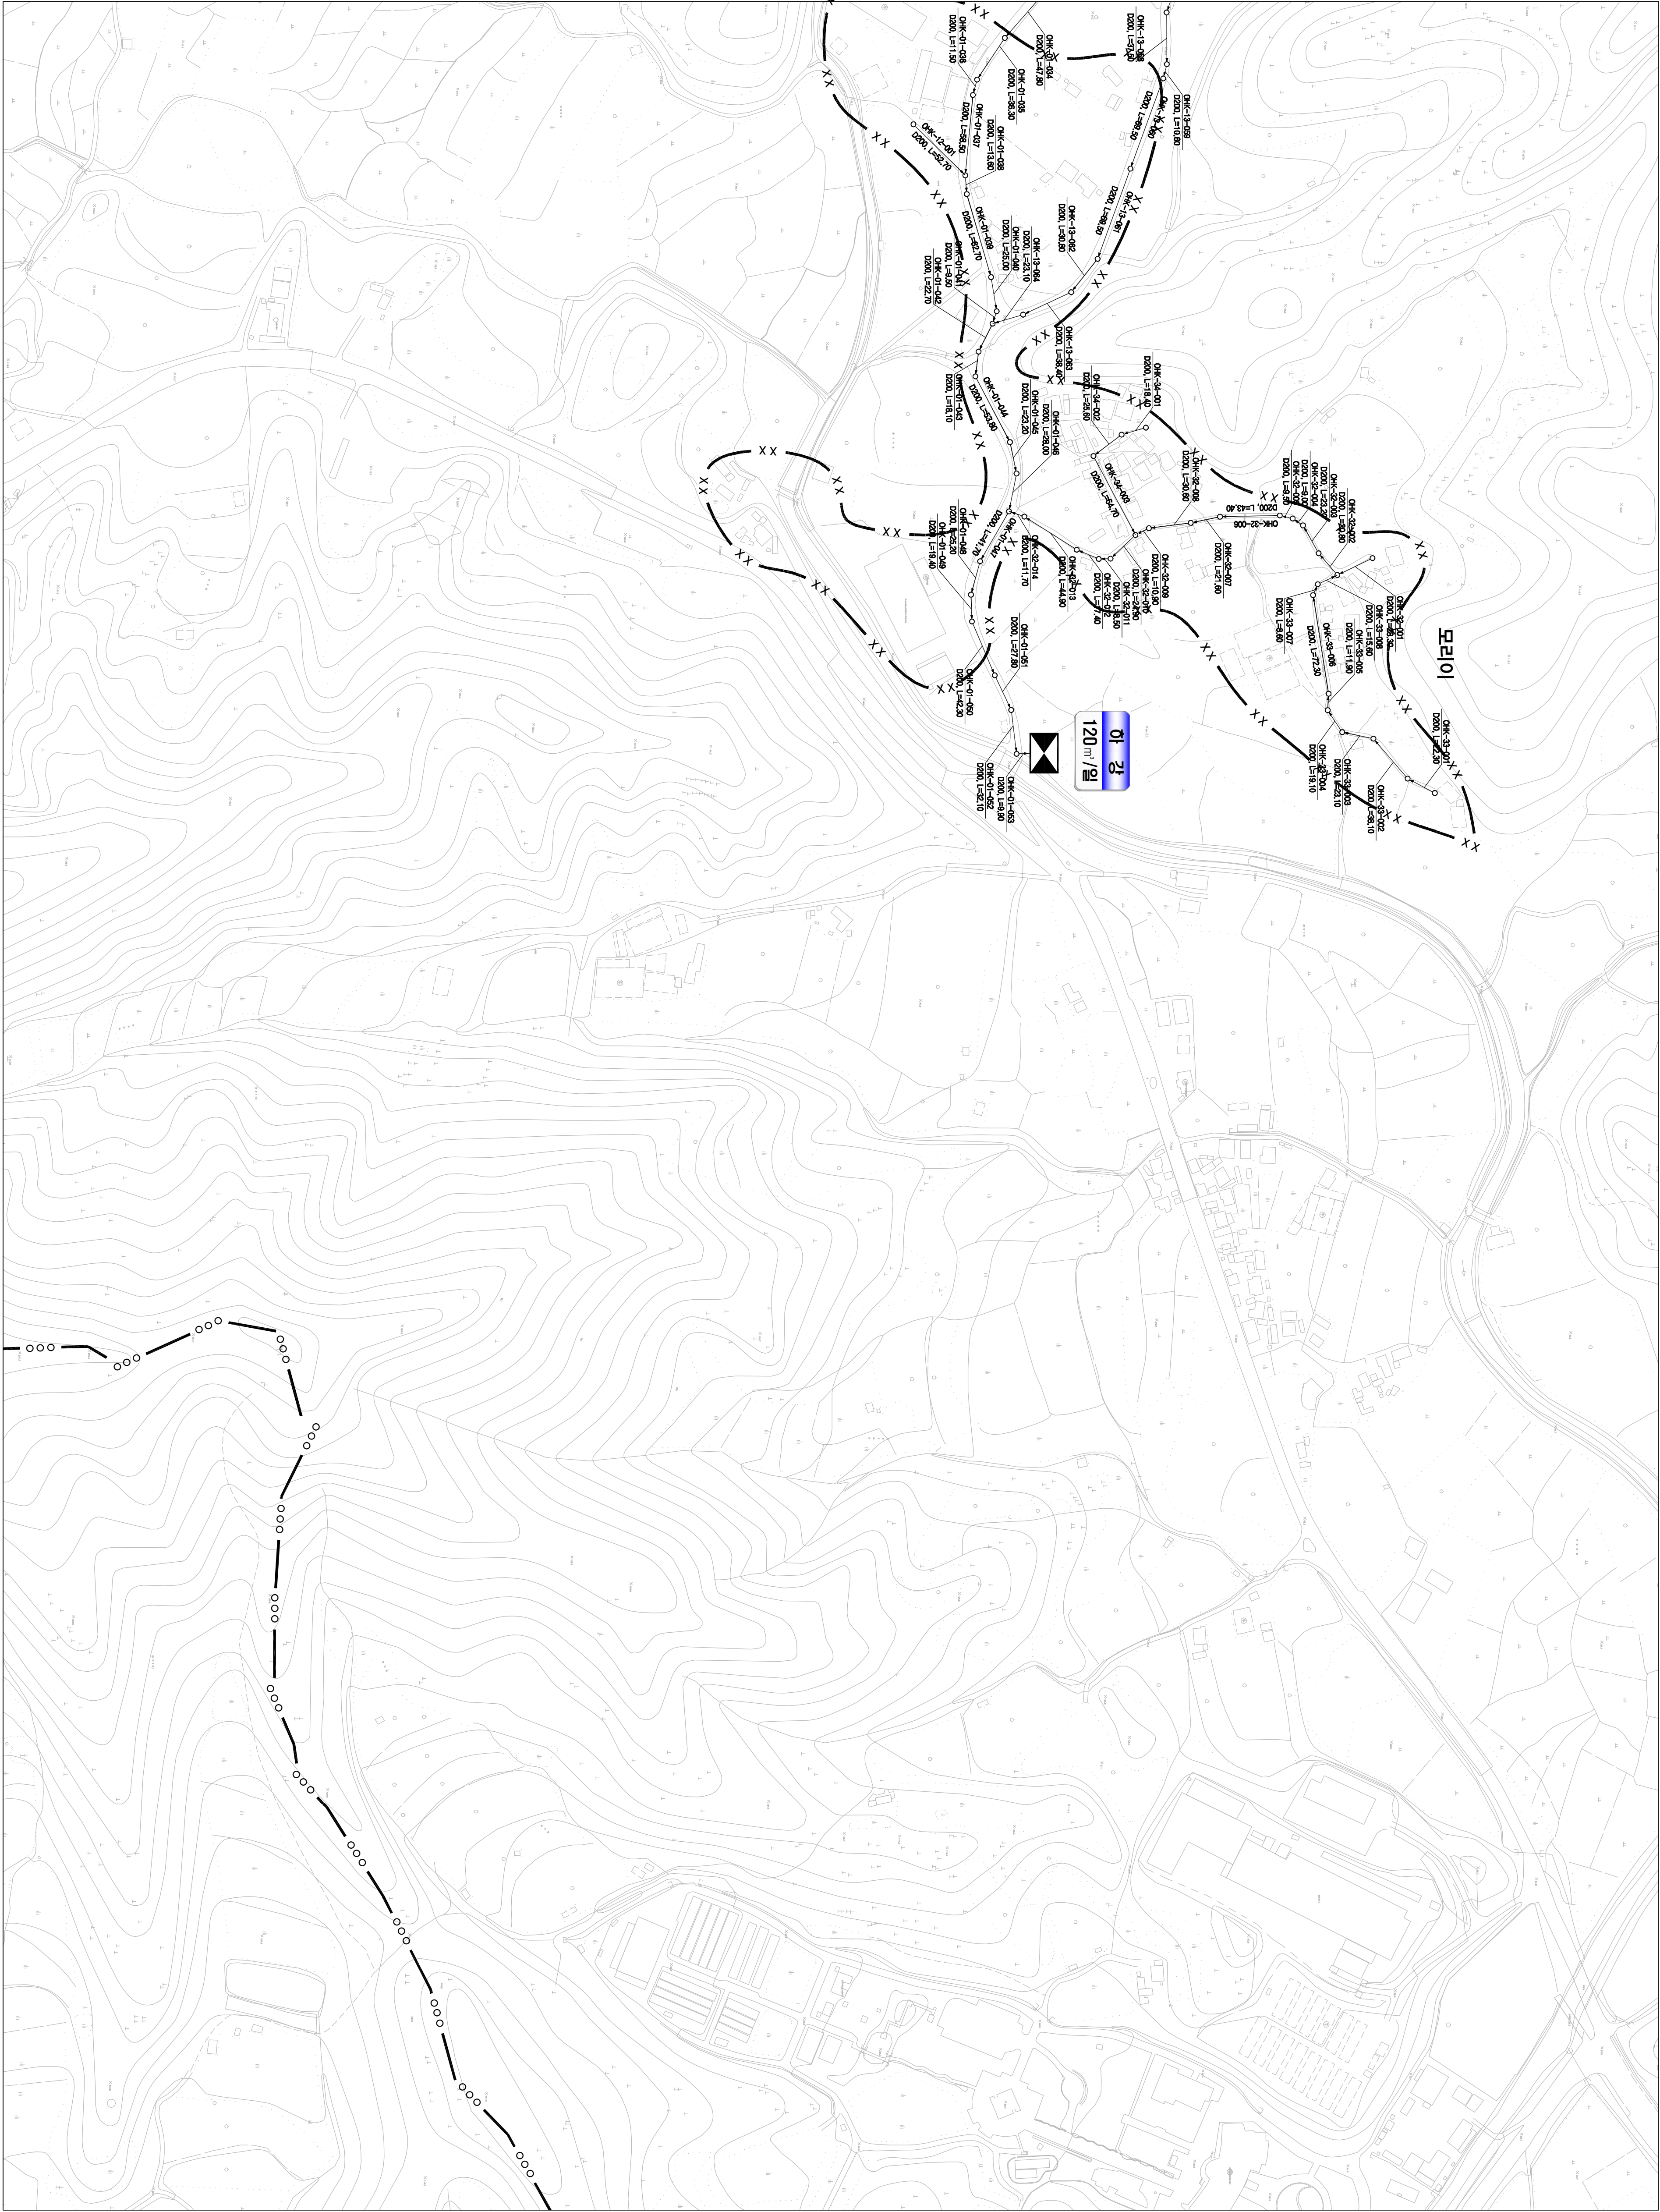

도면번호	
구8면-01	
구8면-02	구8면-03

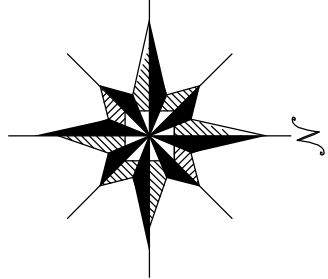

범례	
기호	종별
—●—●—	행정구역경계
—+—+—	읍면동경계
—○—○—	배수구역경계
—X—X—	처리구역경계
—X—X—	처리분구(기준)
—X—X—	처리분구(계획)
—X—X—	오수관거(기준)
—X—X—	오수관거(계획)
—X—X—	암송관거(계획)
—X—X—	중계펌프장
—X—X—	하수처리장

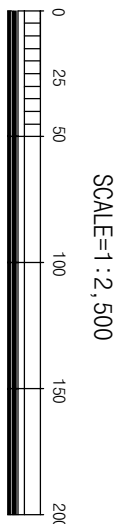

발행처: 김천시
발행일: 2015. . .
(주) 진성이앤씨, (주) 강릉