



시설계획평면도(하강 소규모 하수도)

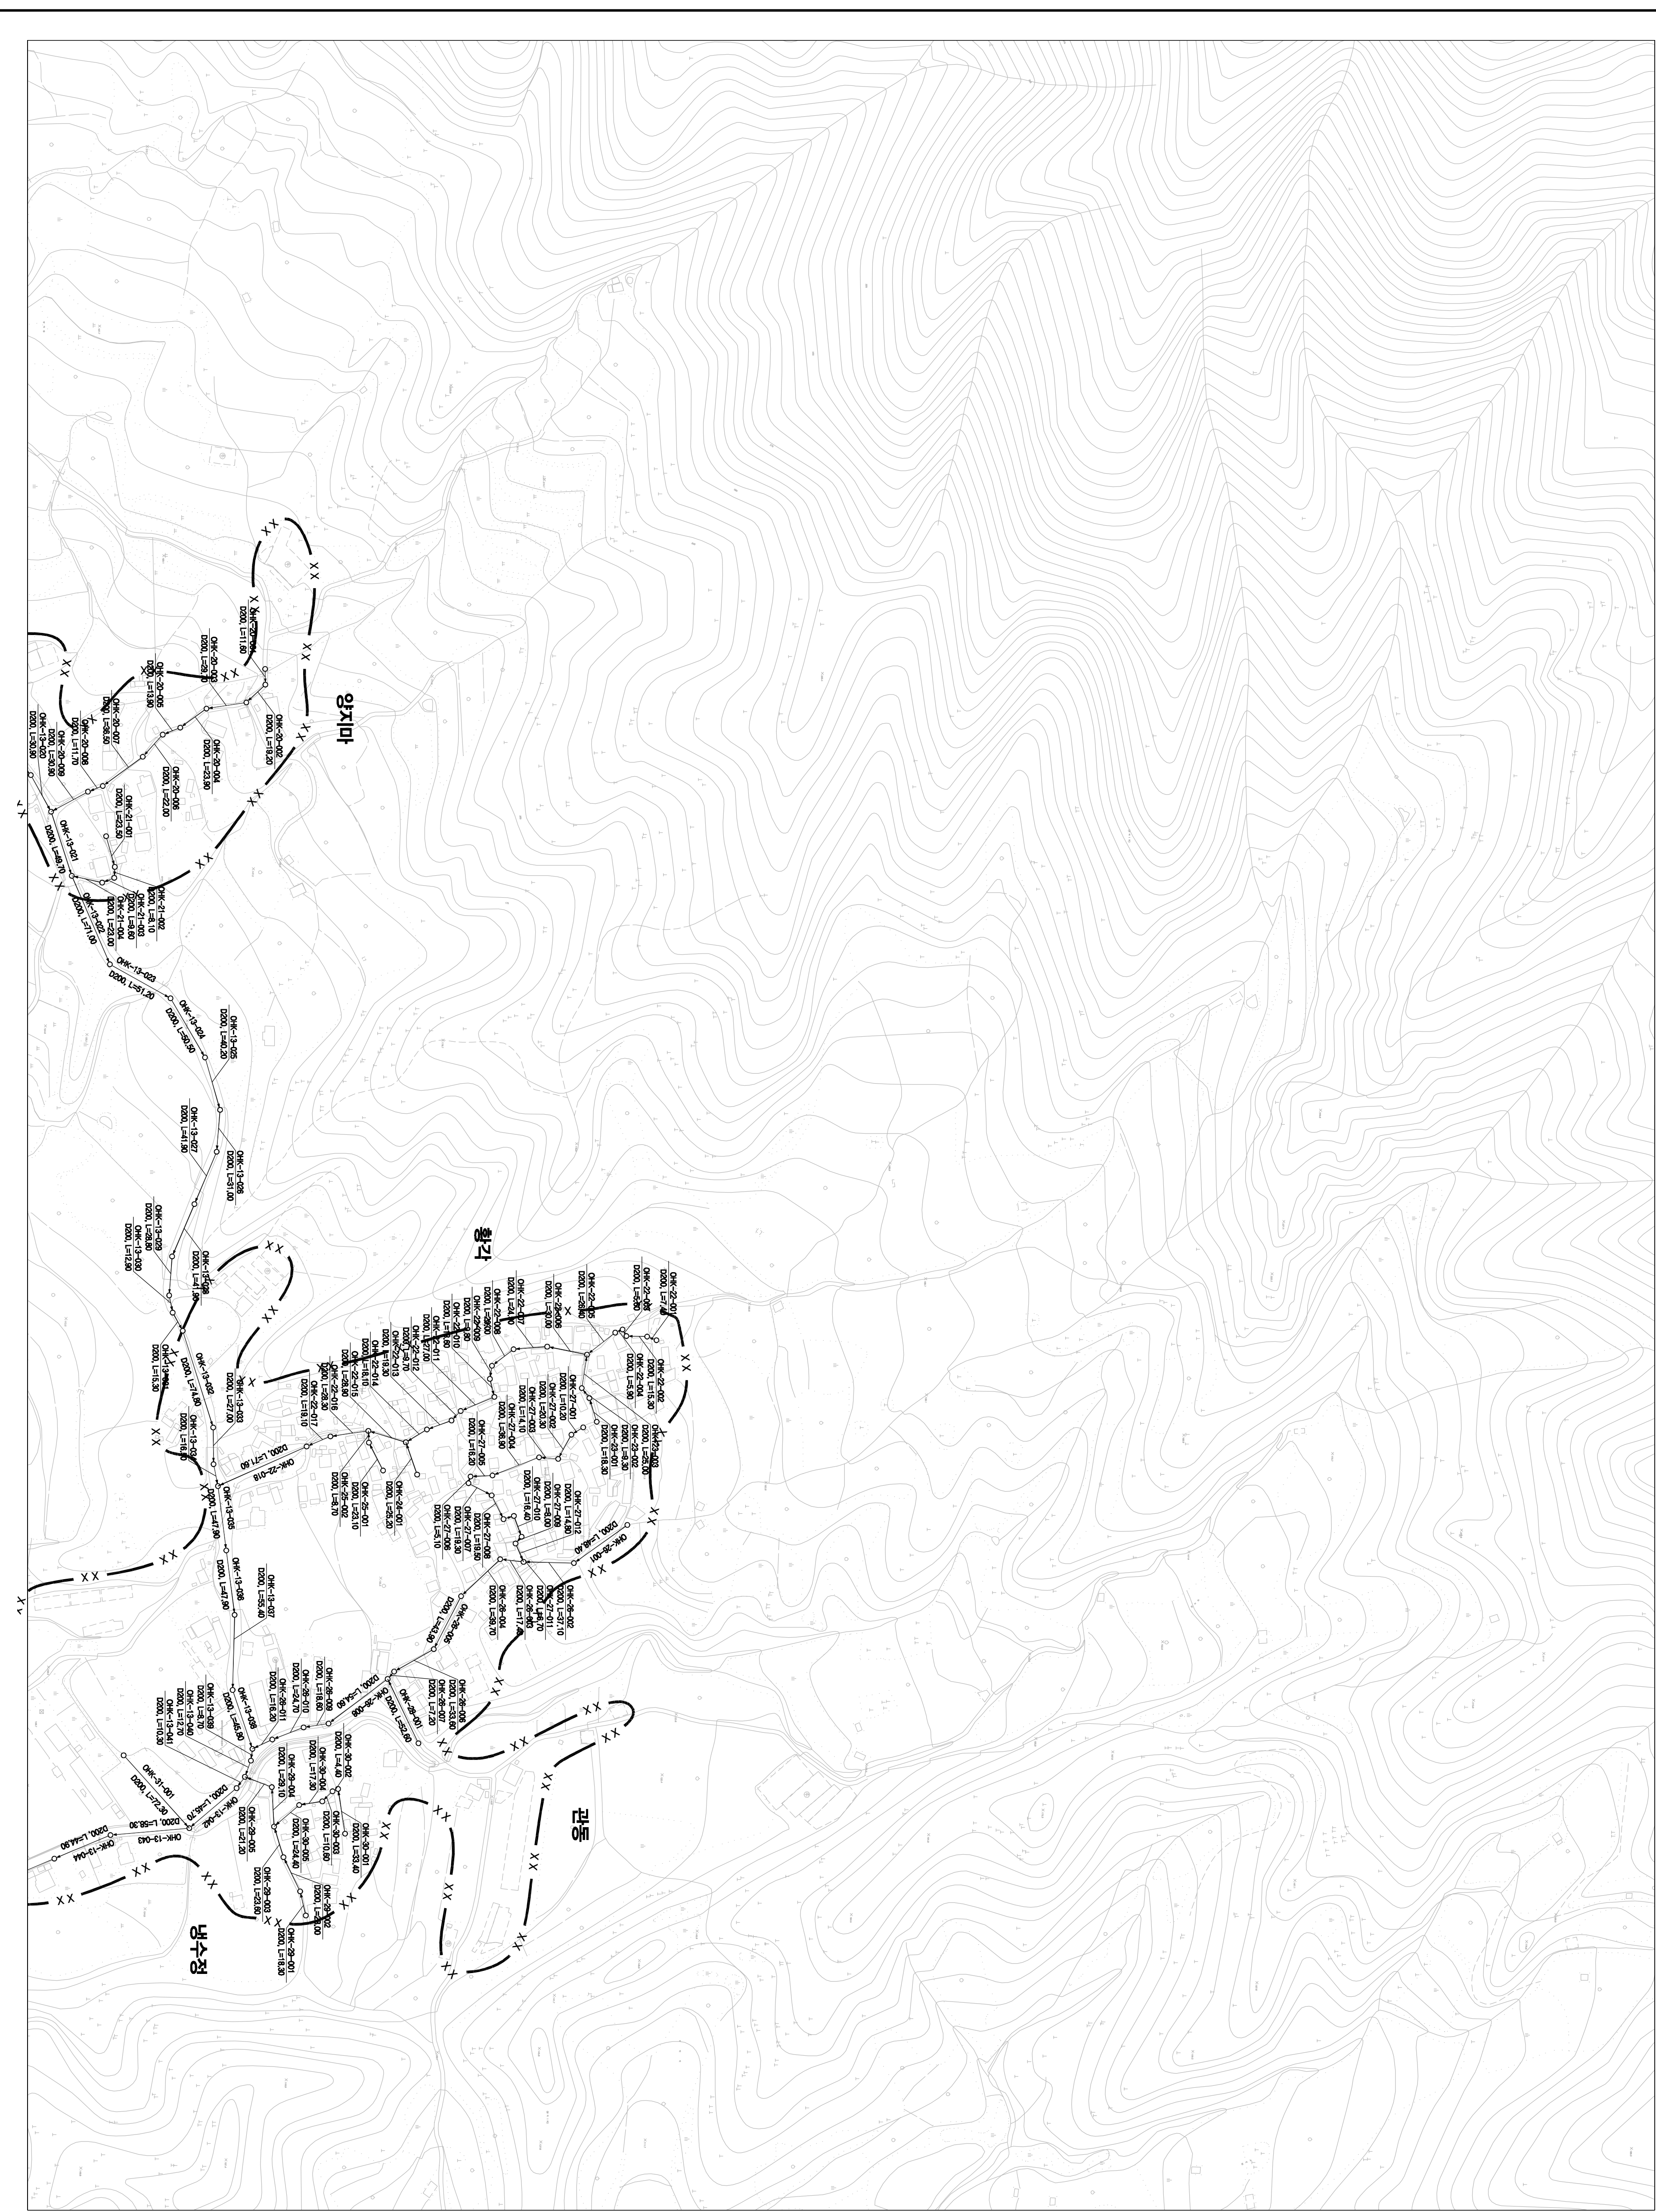

|      |       |       |
|------|-------|-------|
| 도면번호 |       |       |
|      | 구공면-이 |       |
|      | 구공면-2 | 구공면-3 |

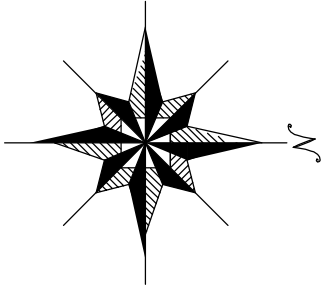

맨홀

관망, 연장

맨홀

표고점

00S7-01-001

도구면

지리분구계

수원(주), 노수, 물리, 4500

| 기호    | 종별       |
|-------|----------|
| —•—•— | 행정구역경계   |
| —•—•— | 읍면동경계    |
| —•—•— | 배수구역경계   |
| —•—•— | 처리구역경계   |
| —•—•— | 처리분구(기준) |
| —•—•— | 처리분구(계획) |
| —•—•— | 오수관거(기준) |
| —•—•— | 오수관거(계획) |
| —•—•— | 암송관거(계획) |
| —•—•— | 중계펌프장    |
| —•—•— | 하수처리장    |

SCALE=1:2,500

0

25

50

100


150

200




1 : 2,500


시설계획평면도(하강 소규모 하수도)

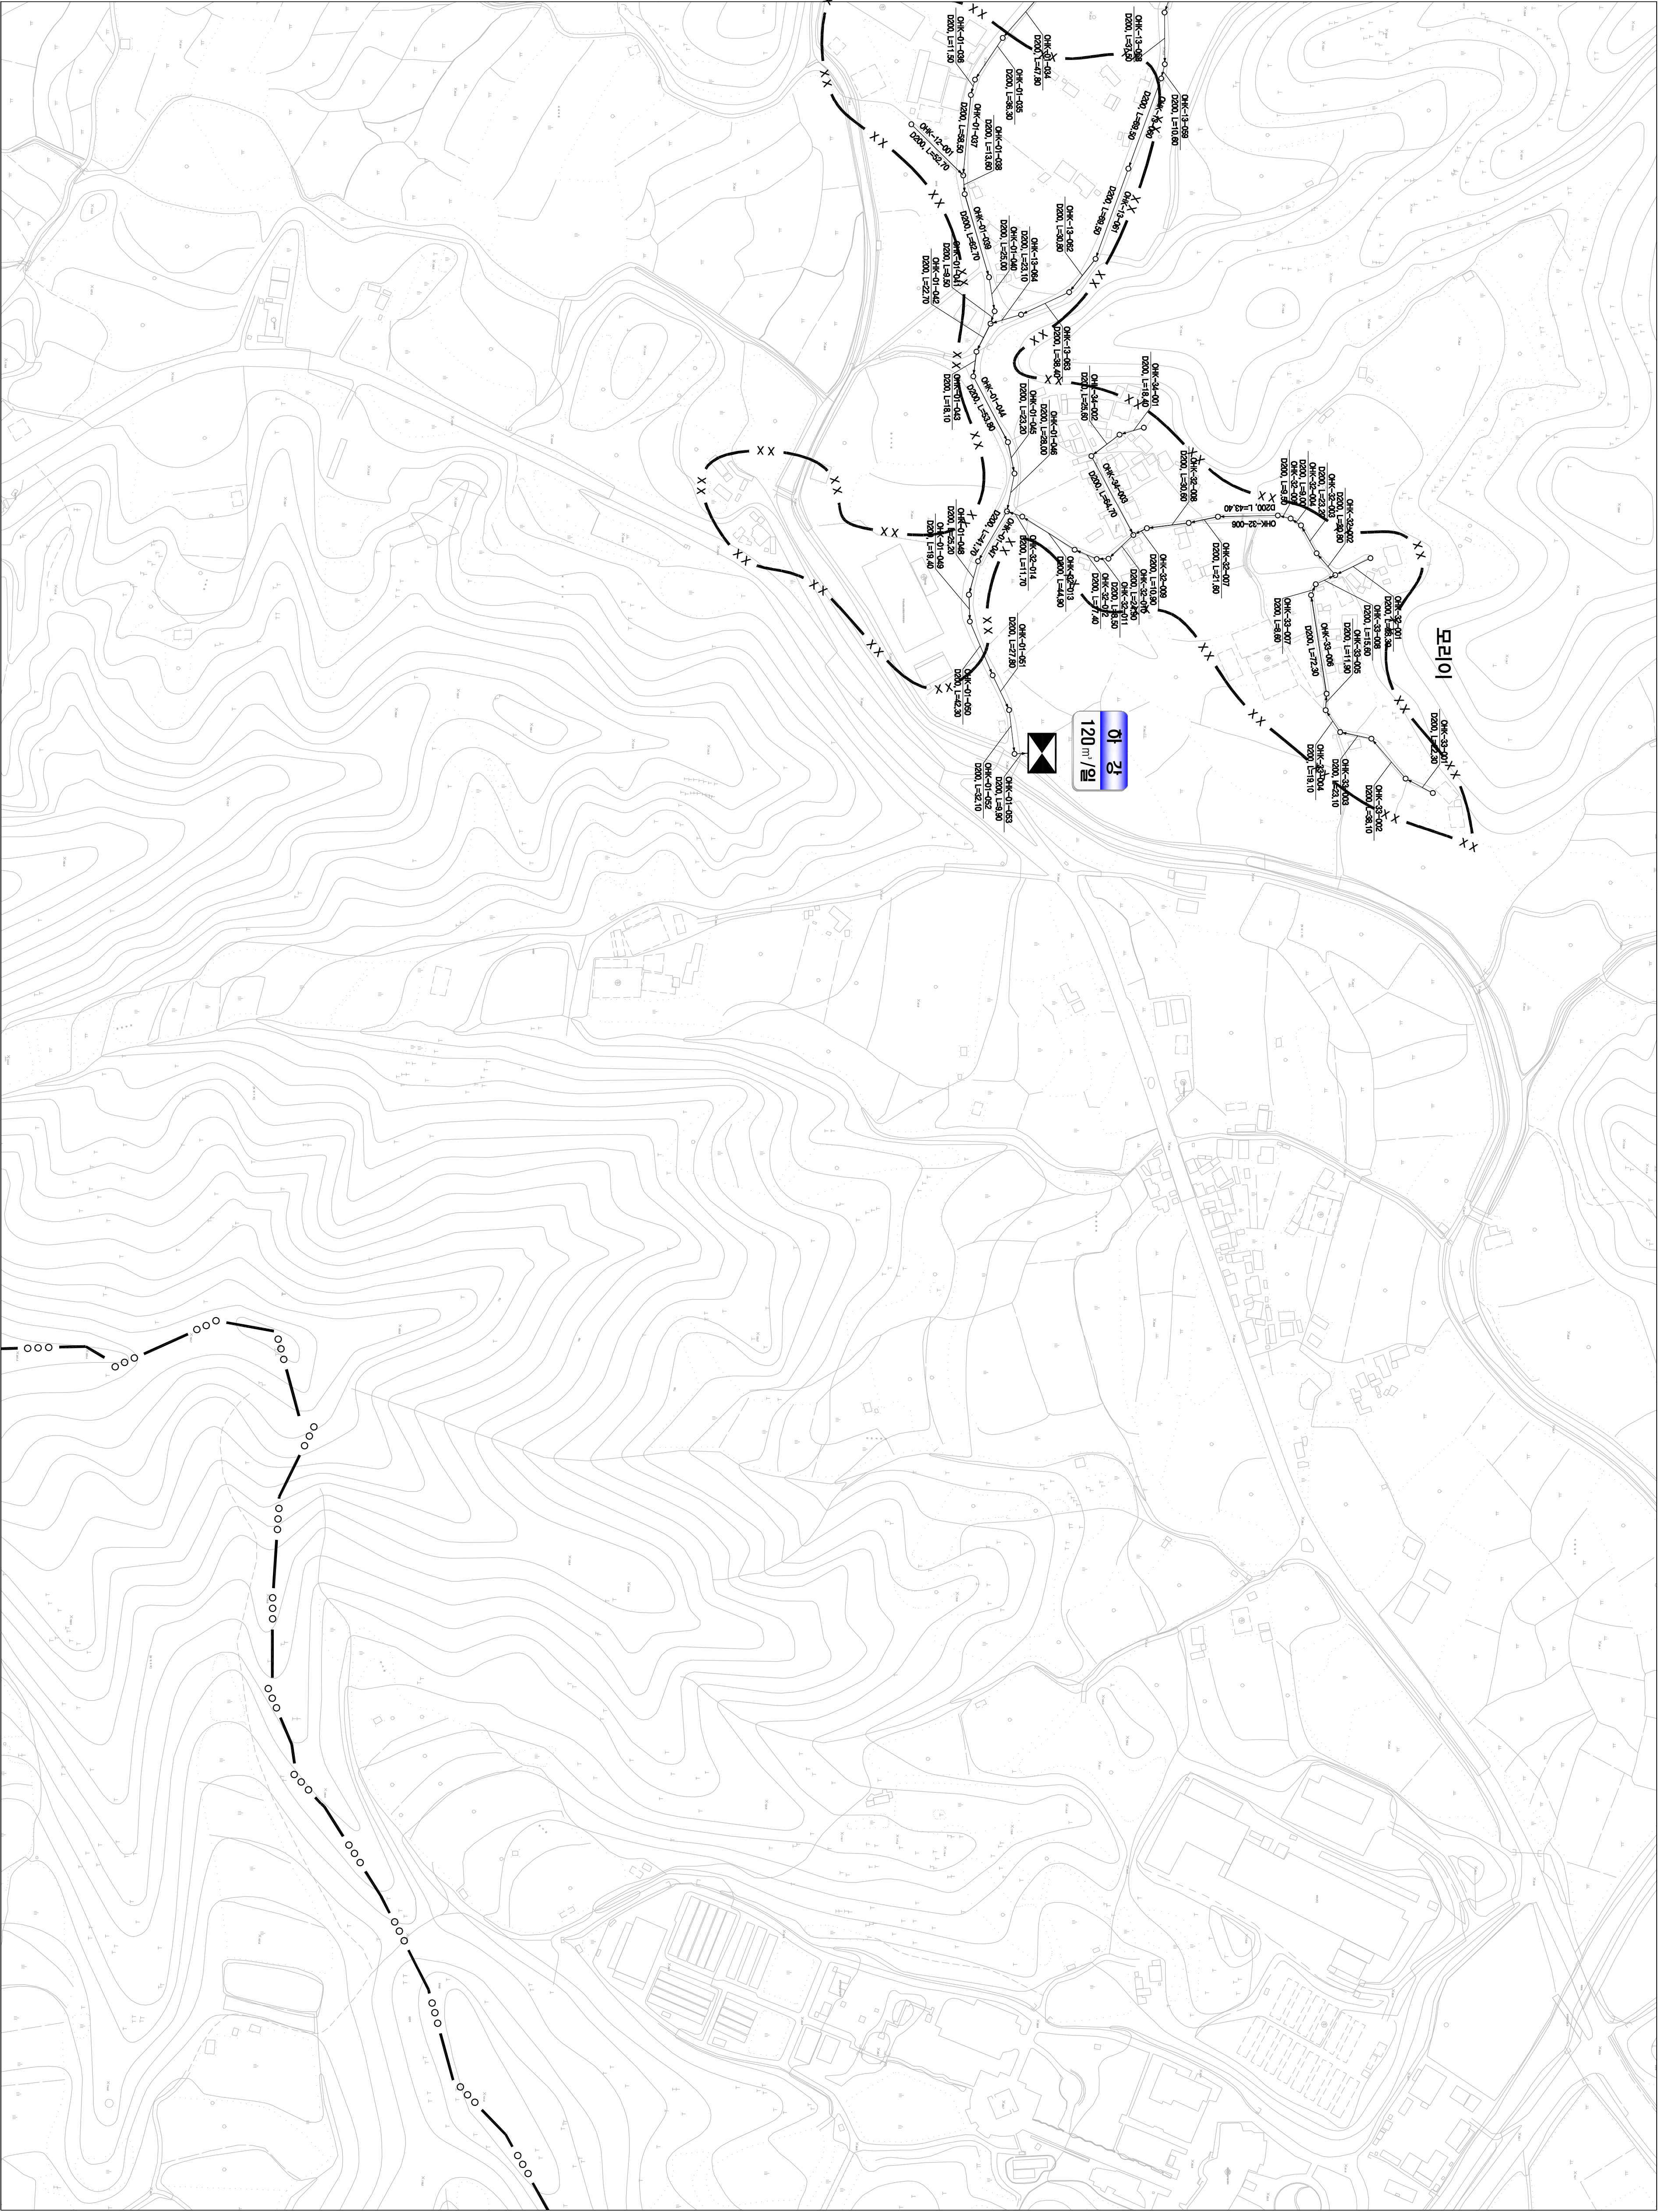

|        |        |
|--------|--------|
| 도면번호   |        |
| 구상면-이  |        |
| 구상면-02 | 구상면-03 |
|        |        |

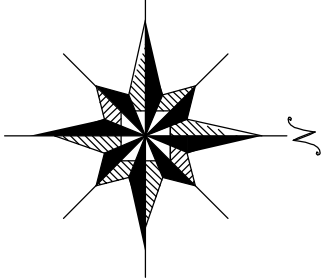

|       |          |
|-------|----------|
| 범례    |          |
| 기호    | 종별       |
| —•—•— | 행정구역경계   |
| —•—•— | 읍면동경계    |
| —•—•— | 배수구역경계   |
| —•—•— | 처리구역경계   |
| —•—•— | 처리분구(기준) |
| —•—•— | 처리분구(계획) |
| —•—•— | 오수관거(기준) |
| —•—•— | 오수관거(계획) |
| —•—•— | 암송관거(계획) |
| —•—•— | 중계펌프장    |
| —•—•— | 하수처리장    |

 

발행처: 김천시  
발행일: 2015. . .  
(주) 진성이앤씨, (주) 강릉