



1 : 2,500

시설계획평면도 (대신 처리분구)

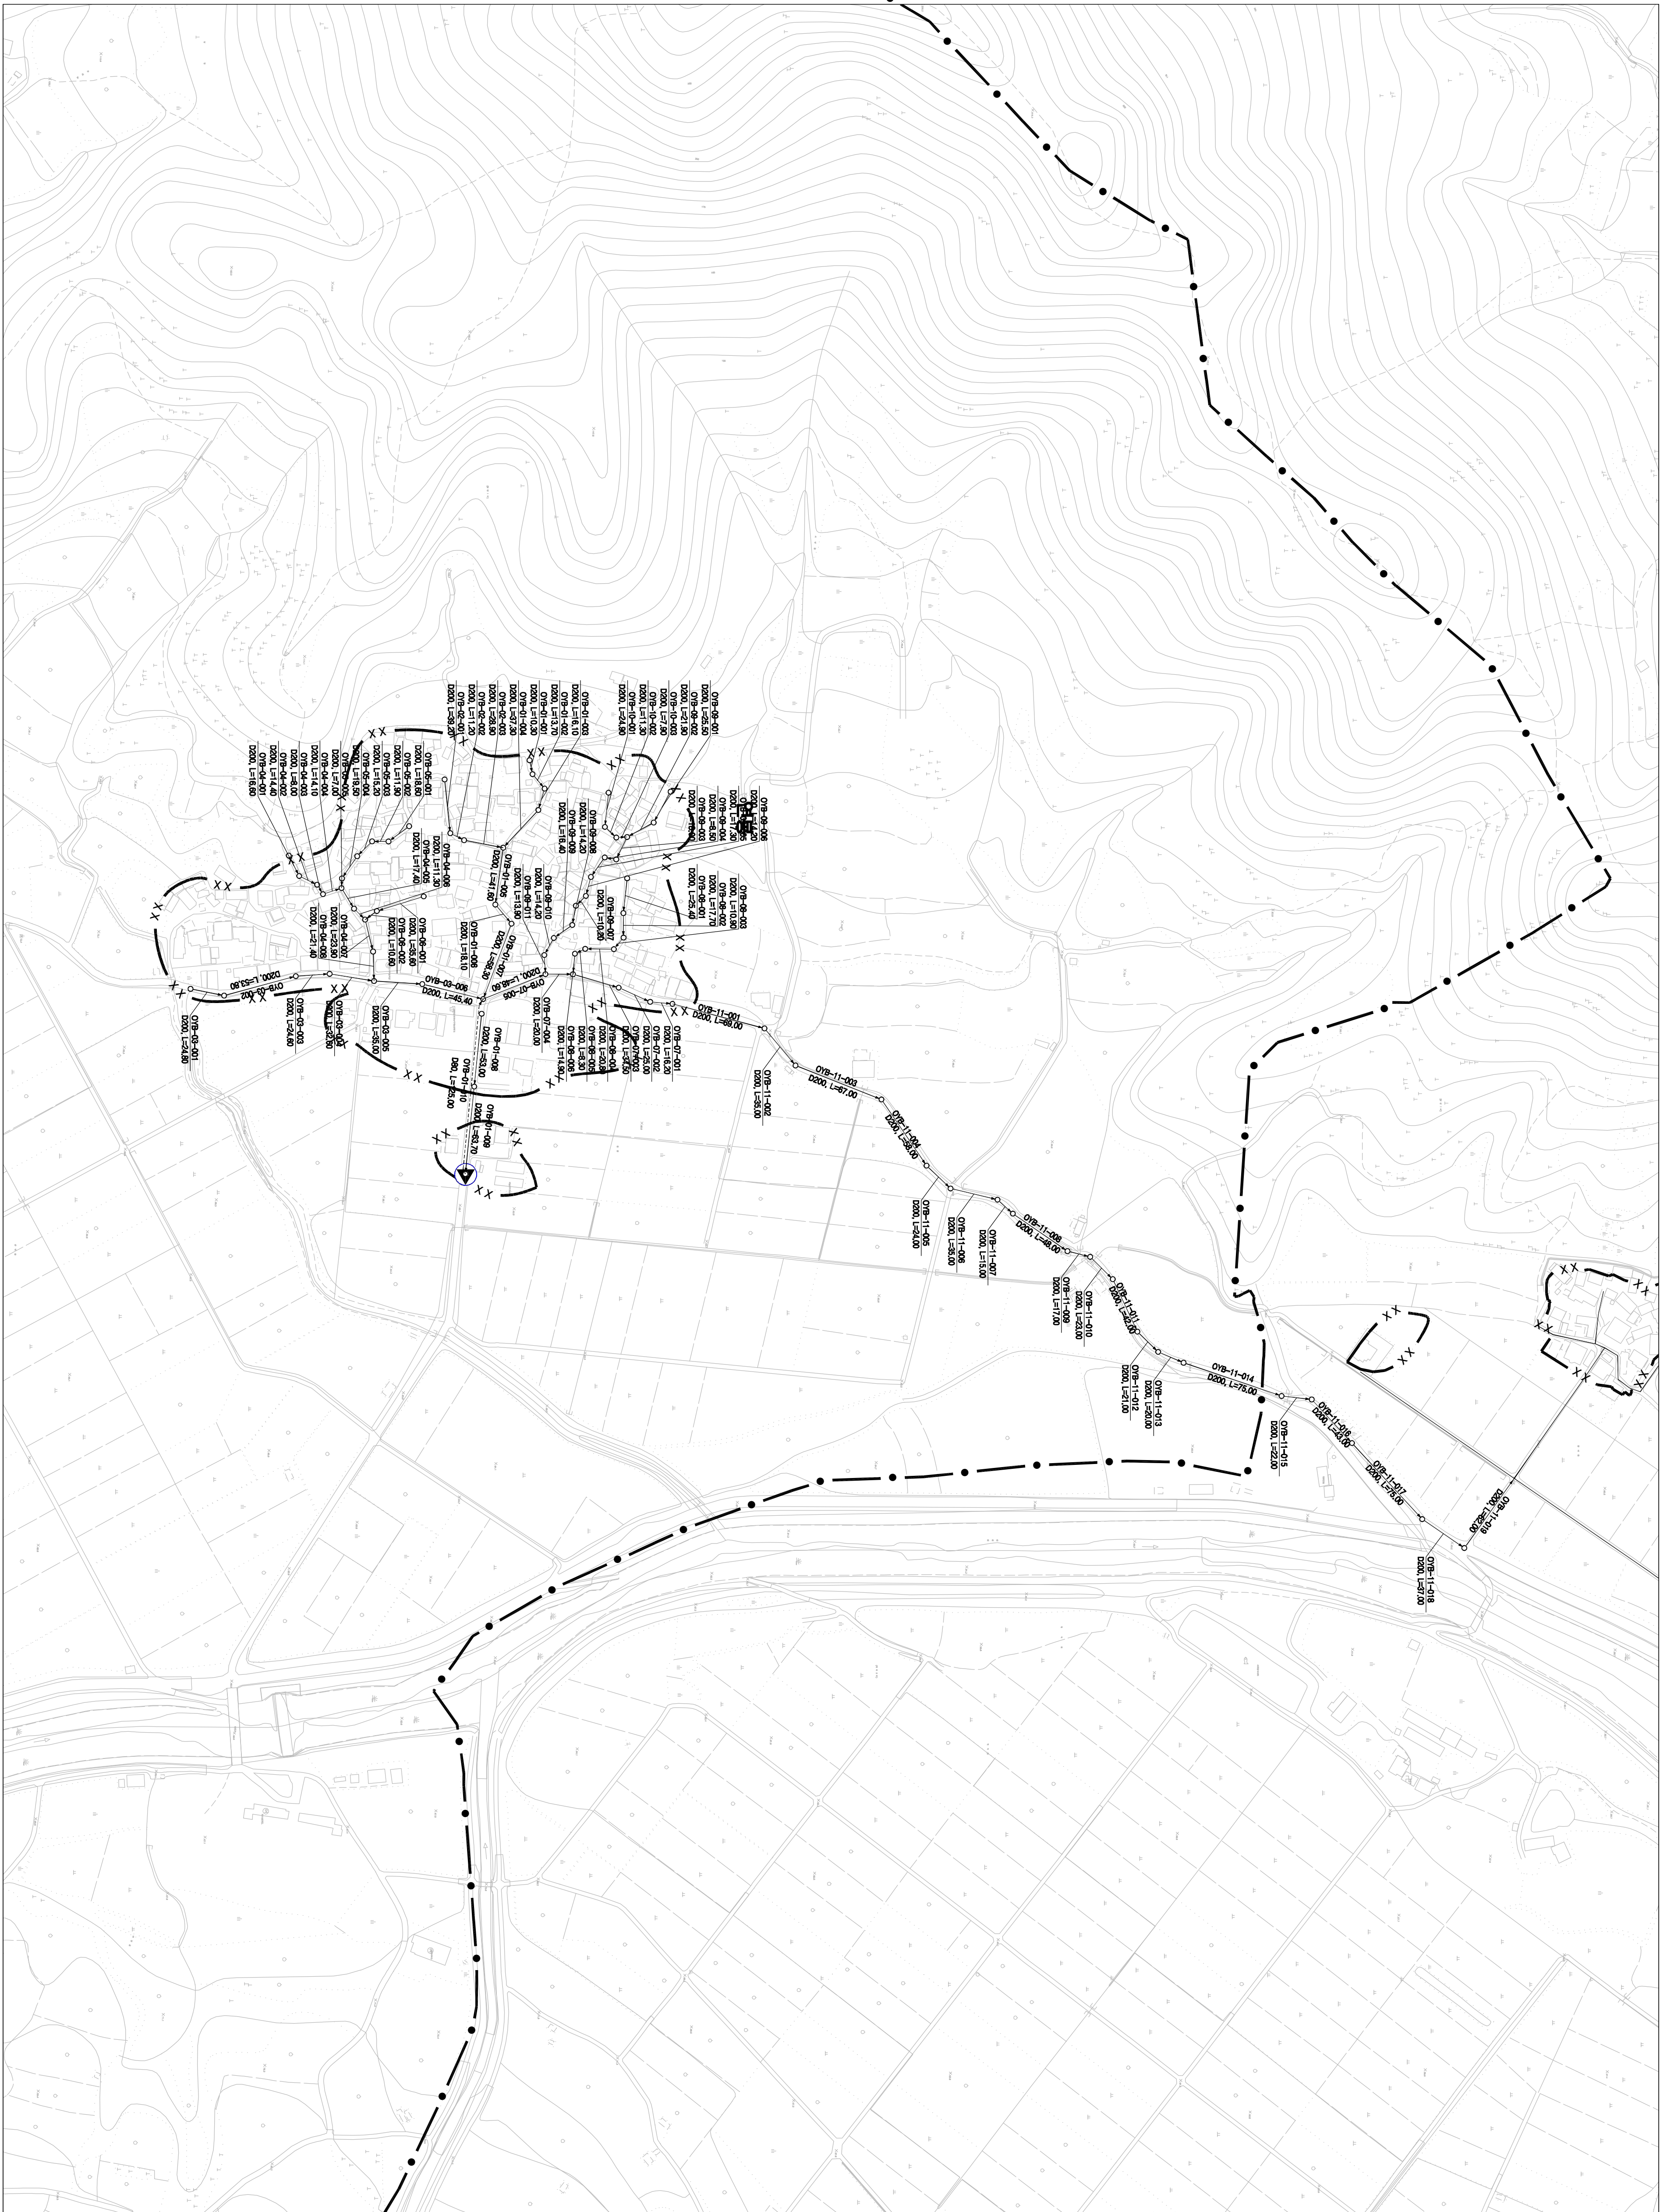

도면번호	
남면	간

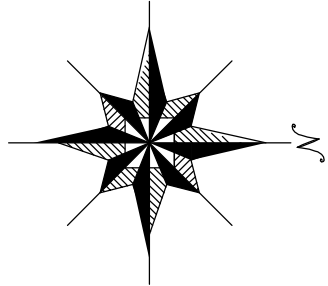

맨홀

관류번호

관망

연장

맨홀

00S7-01-001

관망

연장

맨홀

00S7-01-001

관망

연장

맨홀

00S7-01-001

관망

연장

맨홀

SCALE=1:2,500

0 25 50 100 150 200

범	종	레
기	호	별
— · — · —	행정 구역 경계	
— · — · —	읍 면 동 경계	
— · — · —	배 수 구 역 경계	
— · — · —	처리 구역 경계	
— · — · —	처리 분구(기)	
— · — · —	처리 분구(계획)	
— · — · —	오 수 관 계(기)	
— · — · —	오 수 관 계(계획)	
— · — · —	암 송 관 계(계획)	
— · — · —	중 계 펌 프 장	
— · — · —	하 수	처리 장

발행처: 김천시
발행일: 2015. . .
(주) 진성이앤씨, (주) 강동