

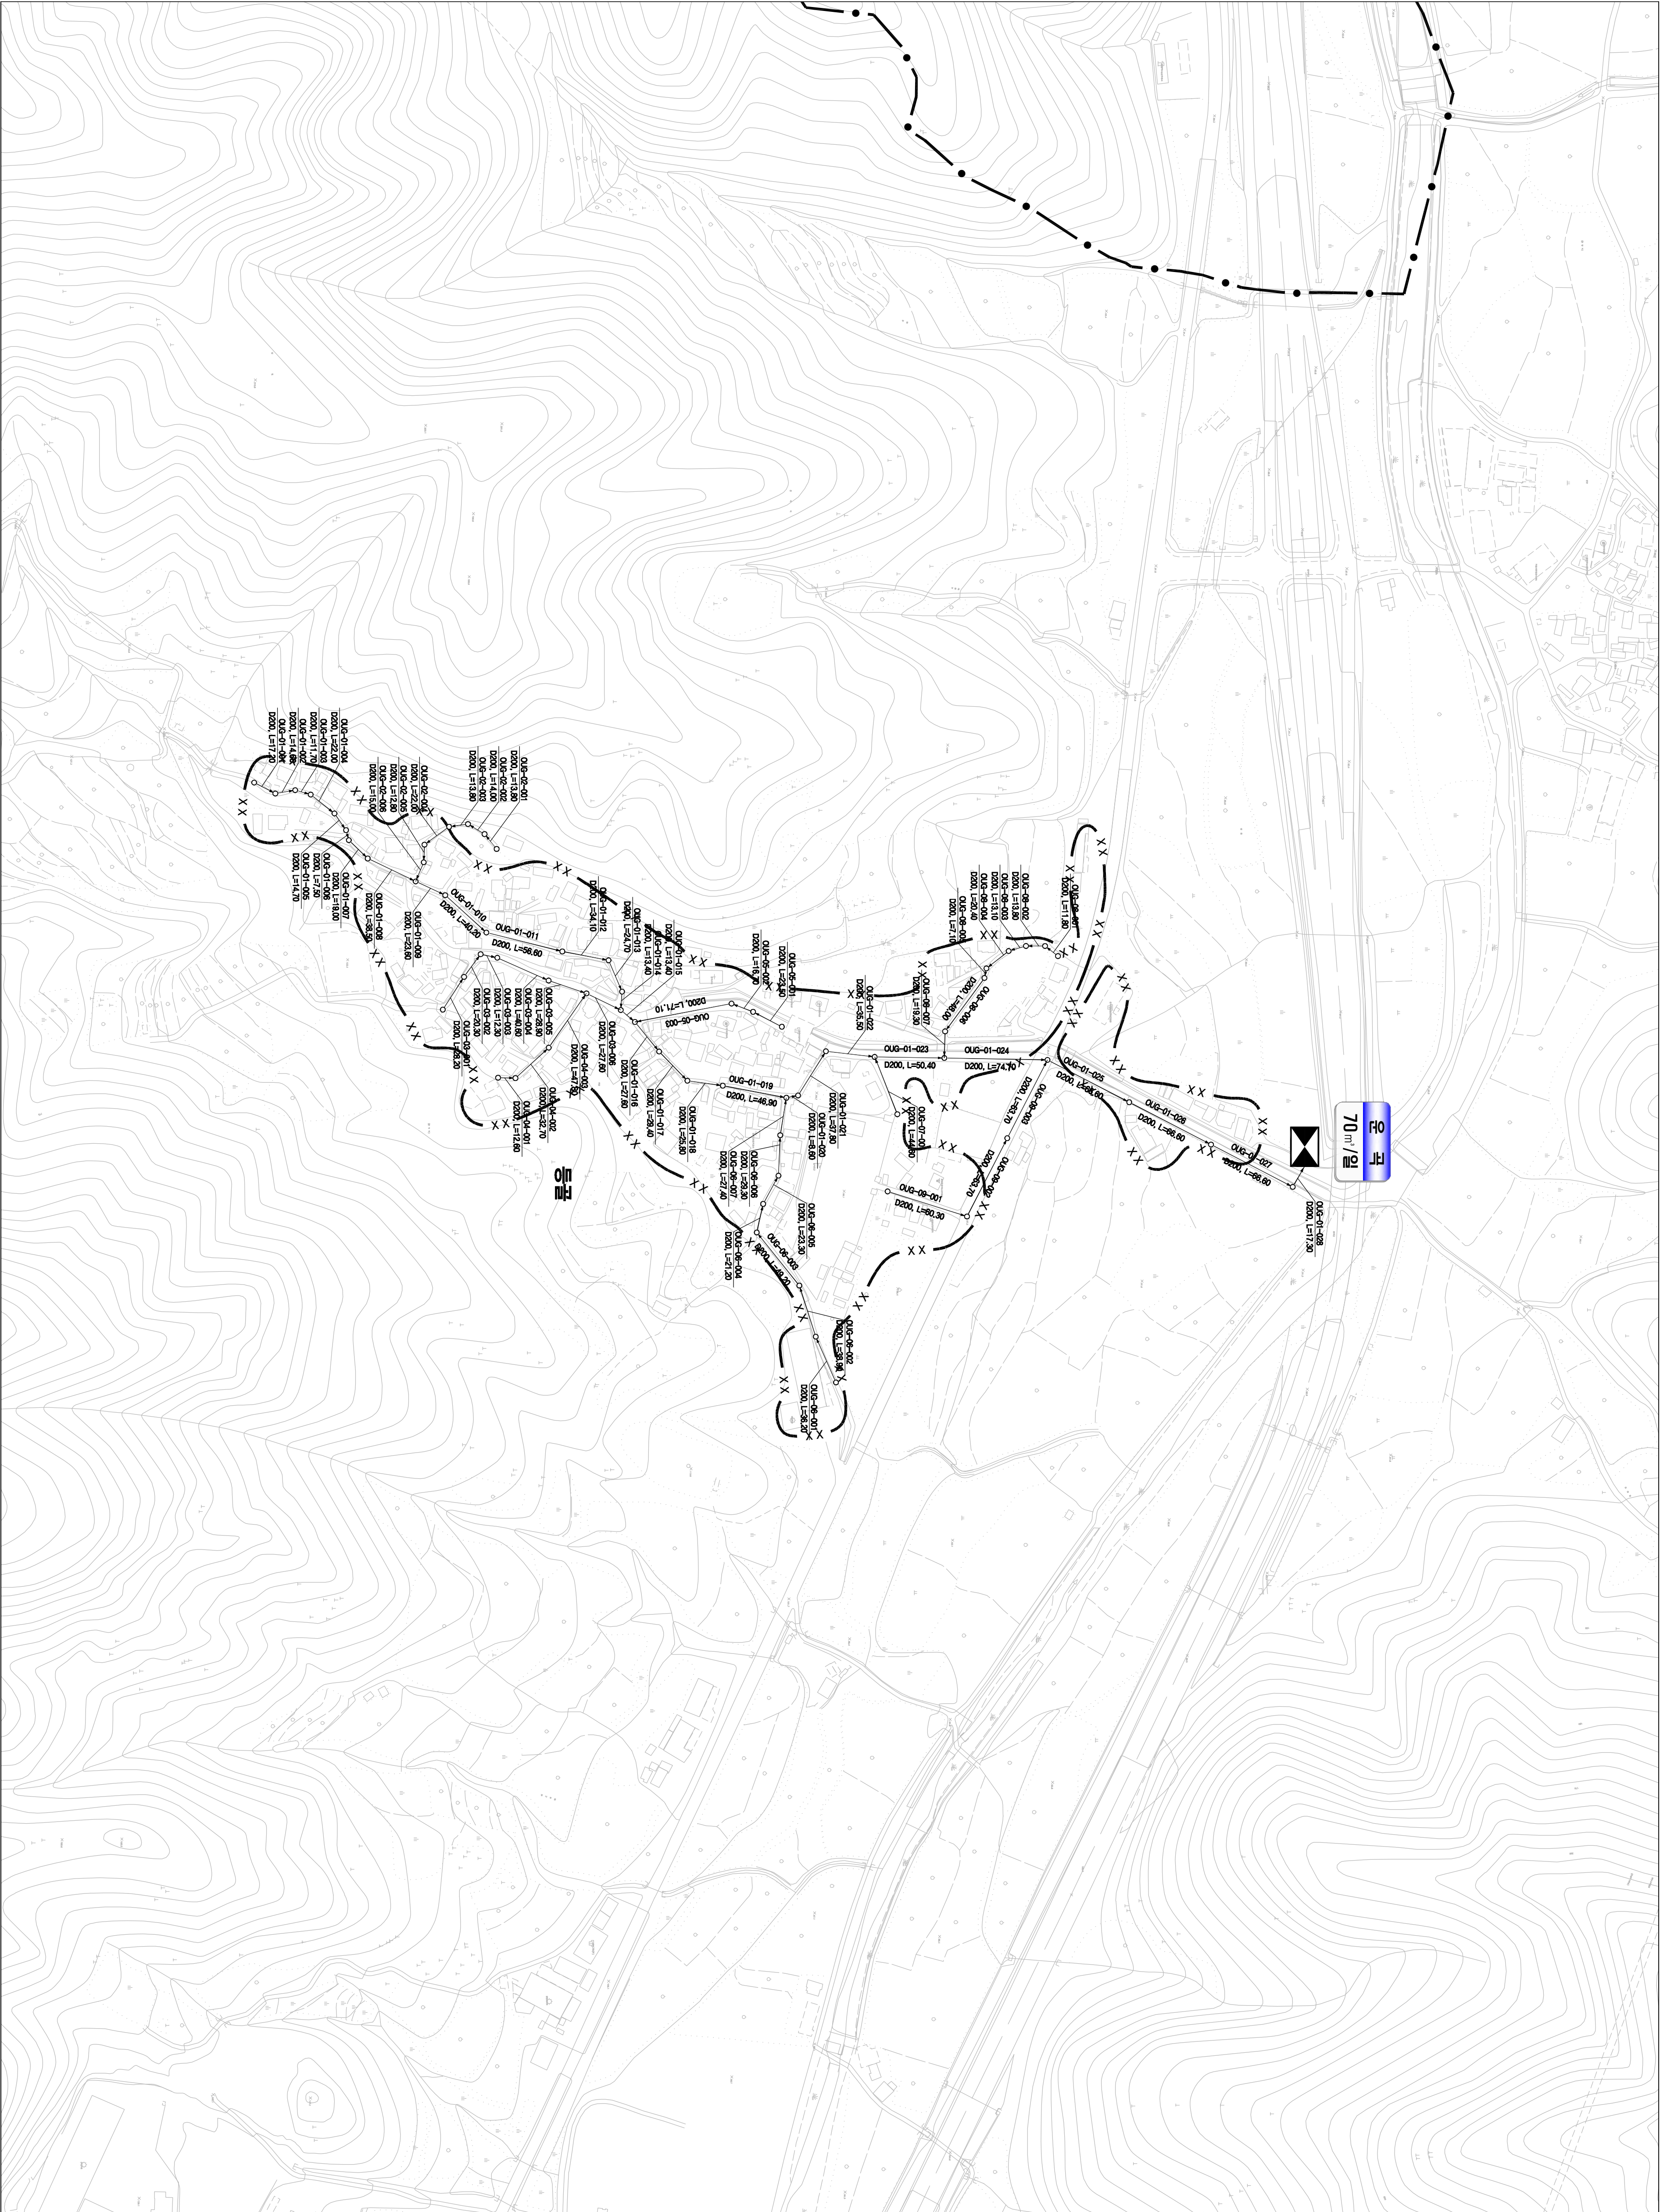


1 : 2,500


시설계획평면도(운곡 소규모 하수도)

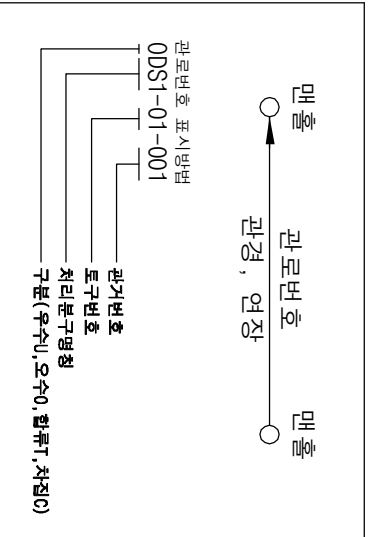

도면번호	
남면-03	

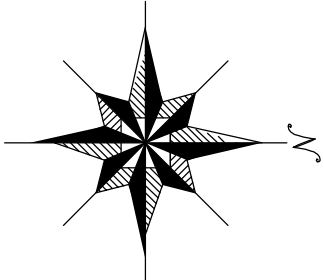

범	종	례
기 호	행정 구역 경계	— · — · —
	읍 면 동 경계	— · — · —
	배 수 구역 경계	— — — — —
	처리 구역 경계	— X — — —
	처리 분구(기존)	— X — — —
	처리 분구(계획)	— X — — —
	오 수 관(기존)	— — — — —
	암송 관(계획)	— — — — —
	중 계 펌 프 장	⬇
	하 수	⬇
	처리 장	⬇

 

발행처: 김천시
발행일: 2015. ...
편집 및 제도:
(주) 진성이앤씨, (주) 강동