



1 : 2,500

# 시설계획평면도(초곡 소규모 하수도)

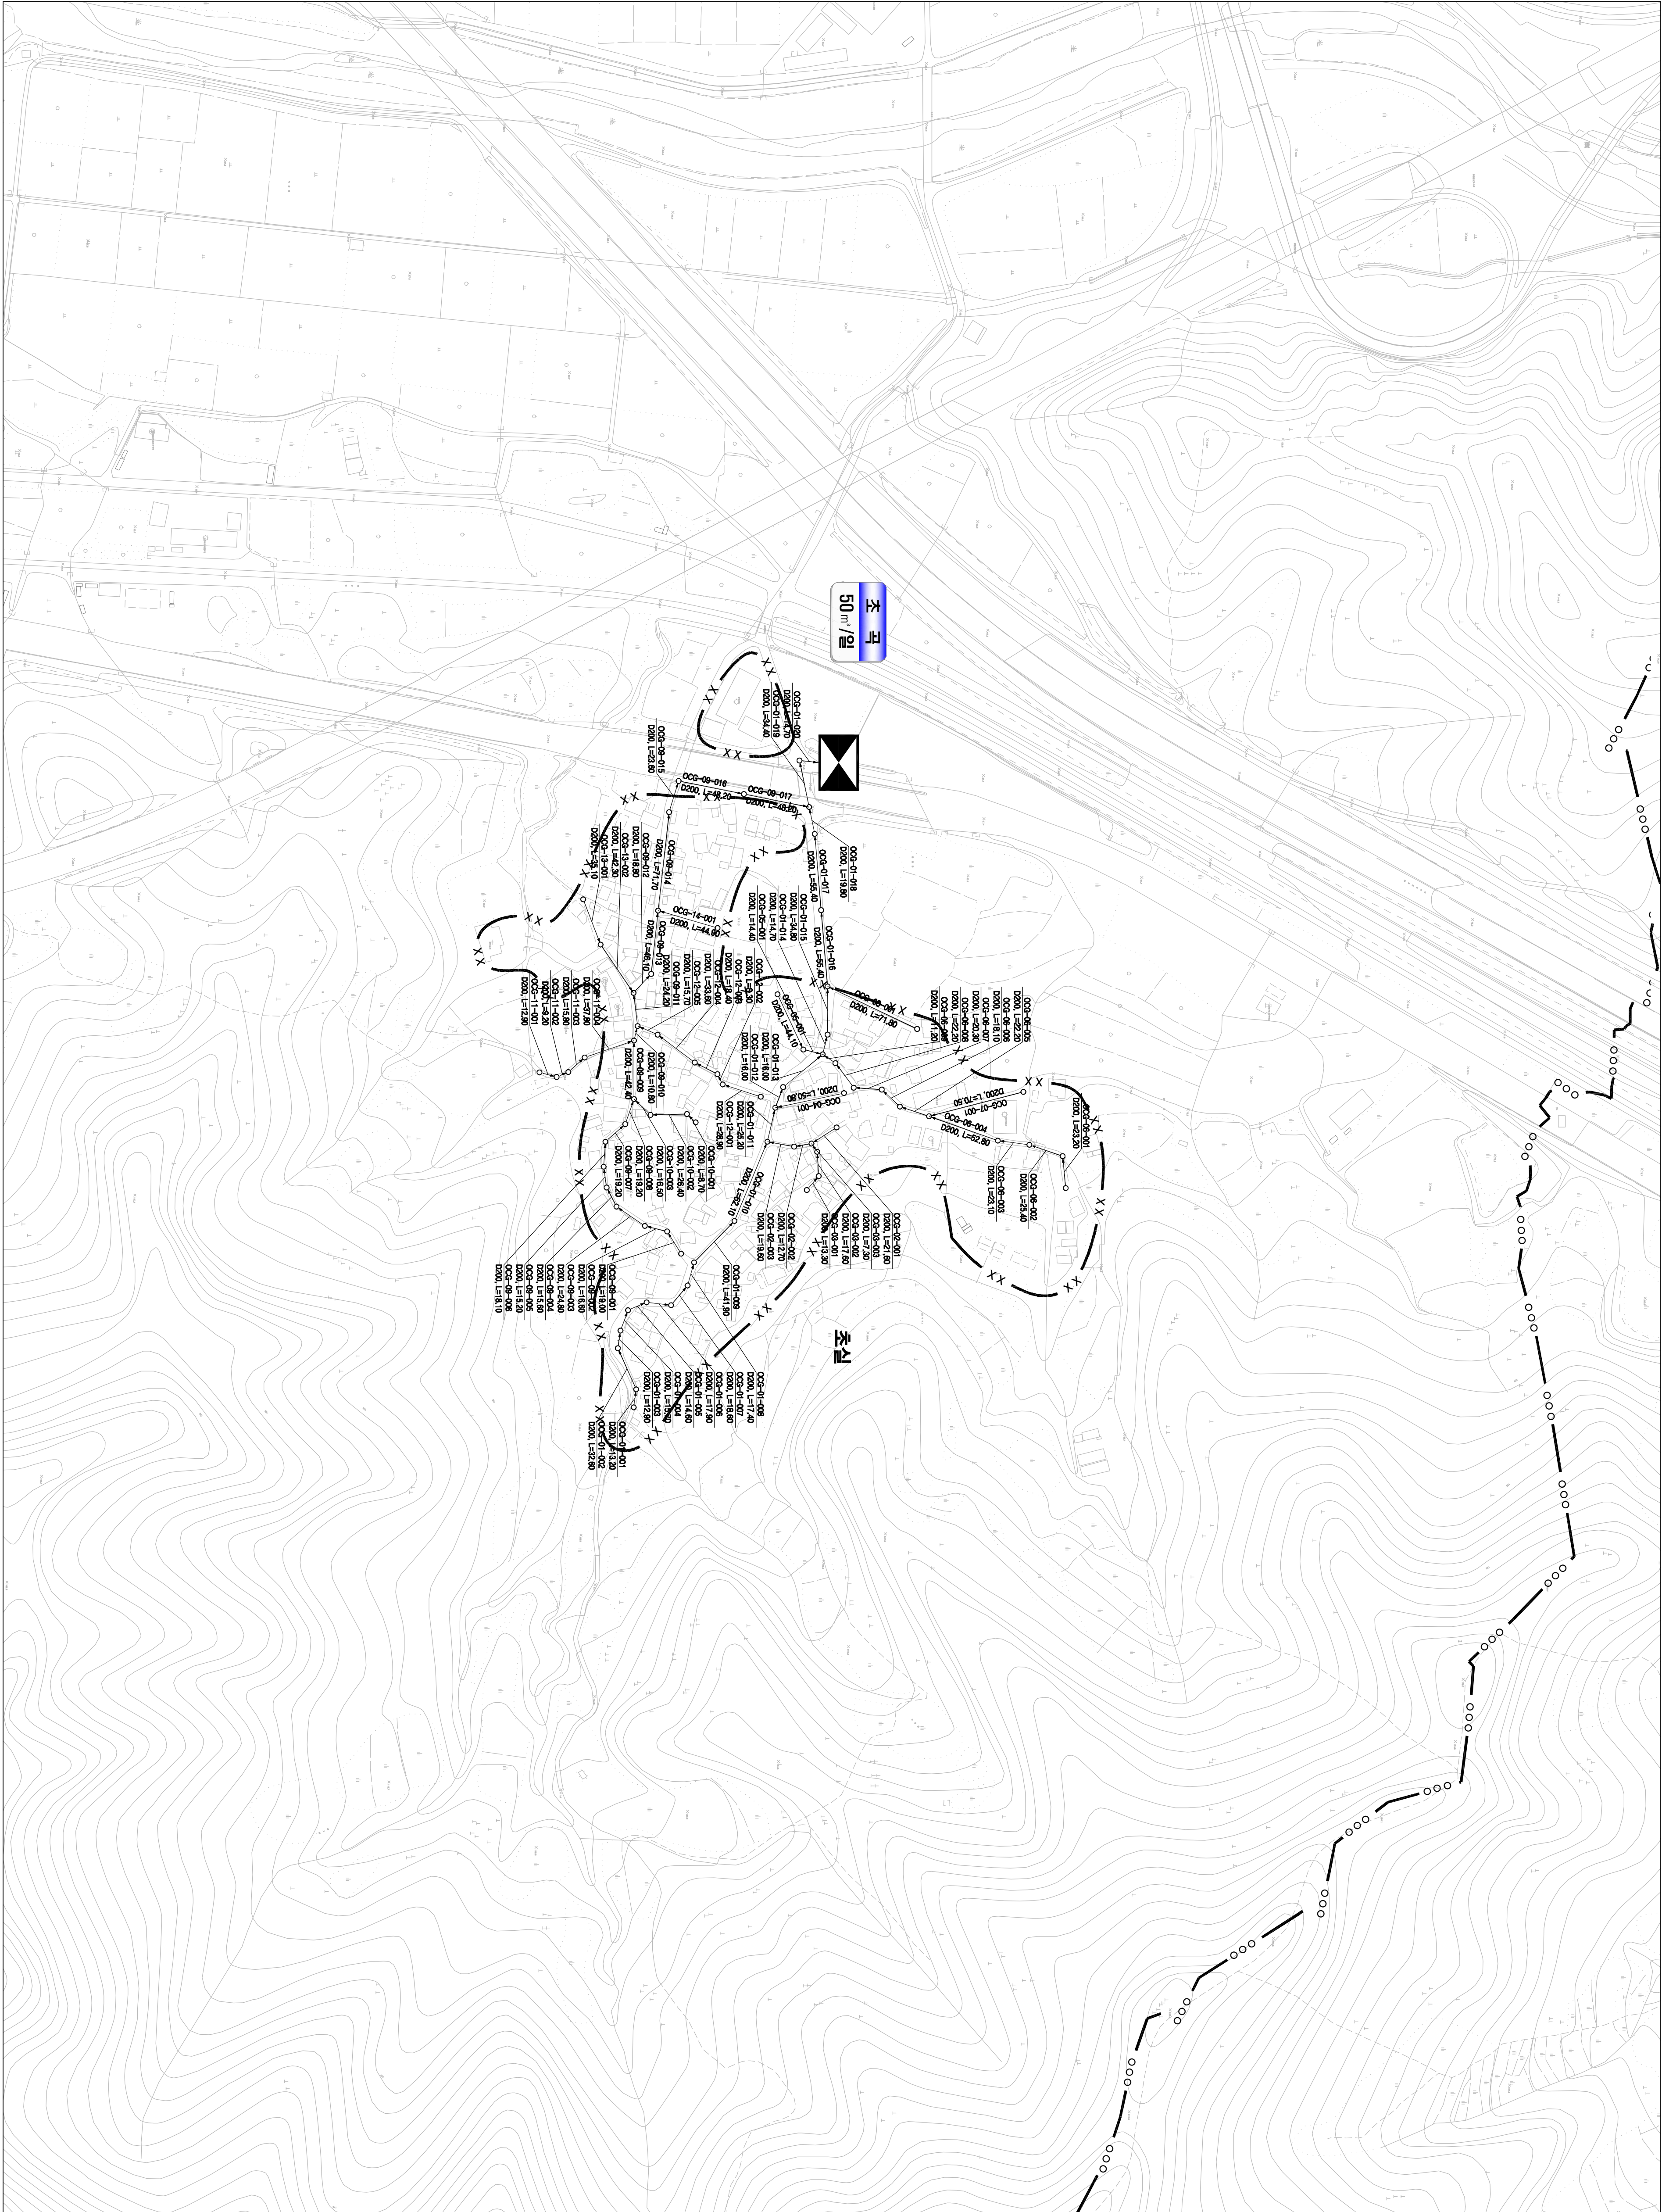

|      |     |
|------|-----|
| 도면번호 |     |
|      | 남편이 |
|      |     |

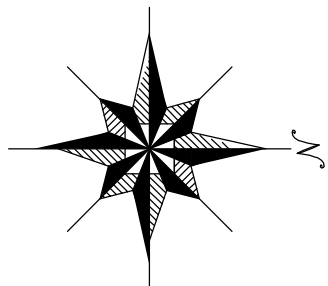

맨홀

관망번호

맨홀

관망

연장

00S1-01-001

관망번호

도면번호

수리번호(구, 도, 연, 월, 일, 시, 분, 초)

| 범  | 종        | 레 | 별 |
|----|----------|---|---|
| 기호 | 행정 구역 경계 |   |   |
|    | 읍면동 경계   |   |   |
|    | 배수구역 경계  |   |   |
|    | 처리분구 경계  |   |   |
|    | 처리분구(개)  |   |   |
|    | 오수관(개)   |   |   |
|    | 암송관(개)   |   |   |
|    | 중계펌프장    |   |   |
|    | 하수처리장    |   |   |

0

25

50

100

150


200

SCALE=1:2,500


발행처: 김천시  
편집 및 제도: 2015. . .  
(주) 진성이앤씨, (주) 강릉




시설계획평면도(운곡 소규모 하수도)

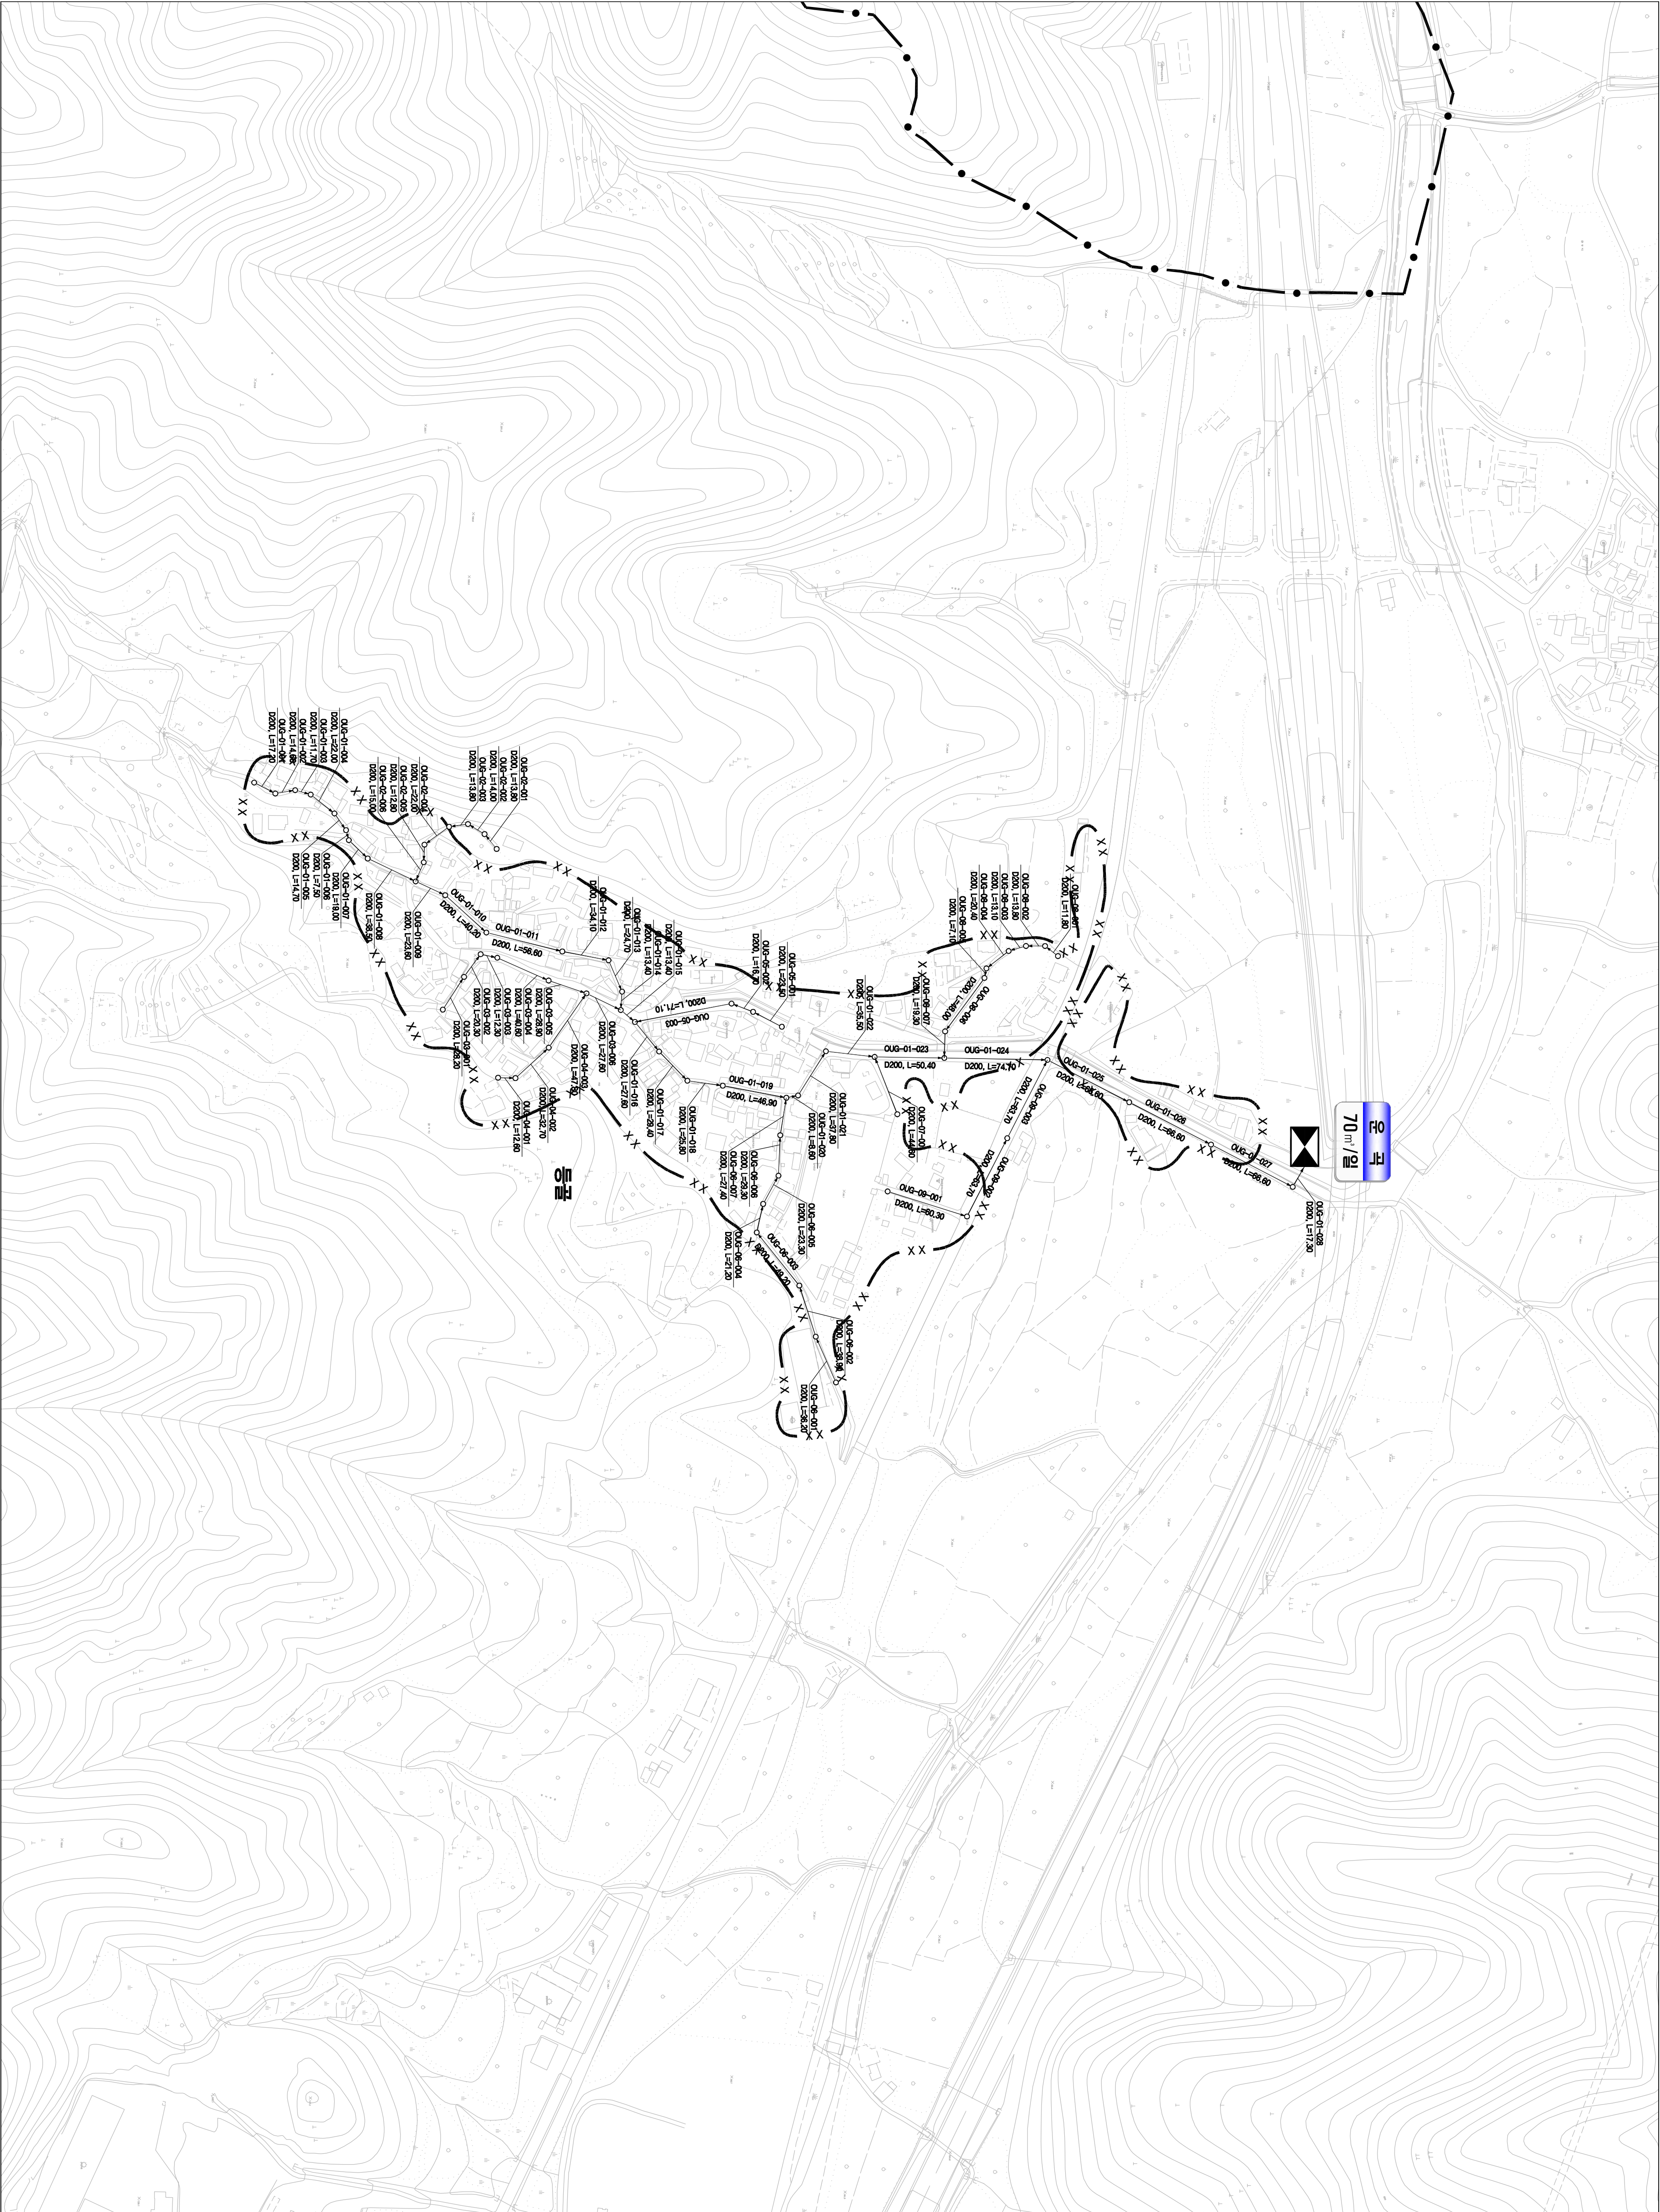

|       |  |
|-------|--|
| 도면번호  |  |
| 남면-03 |  |

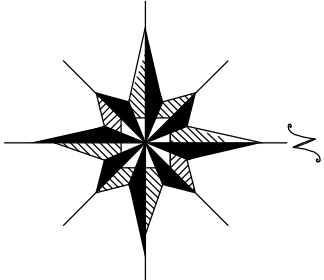

|           |          |    |
|-----------|----------|----|
| 맨홀        | 관류번호     | 맨홀 |
| ○         | 관경, 연장   | ○  |
| 기호        |          |    |
| — · — · — | 행정 구역 경계 |    |
| — · — · — | 읍면동 경계   |    |
| — · — · — | 배수구역 경계  |    |
| — · — · — | 처리구역 경계  |    |
| — · — · — | 처리분구(기존) |    |
| — · — · — | 처리분구(계획) |    |
| — · — · — | 오수관거(기존) |    |
| — · — · — | 오수관거(계획) |    |
| — · — · — | 암송관거(계획) |    |
| — · — · — | 중계펌프장    |    |
| — · — · — | 하수처리장    |    |

 

발행처: 김천시  
발행일: 2015. ...  
(주) 진성이앤씨, (주) 강릉