



1 : 2,500

시설계획평면도(혁신도시 처리분구)

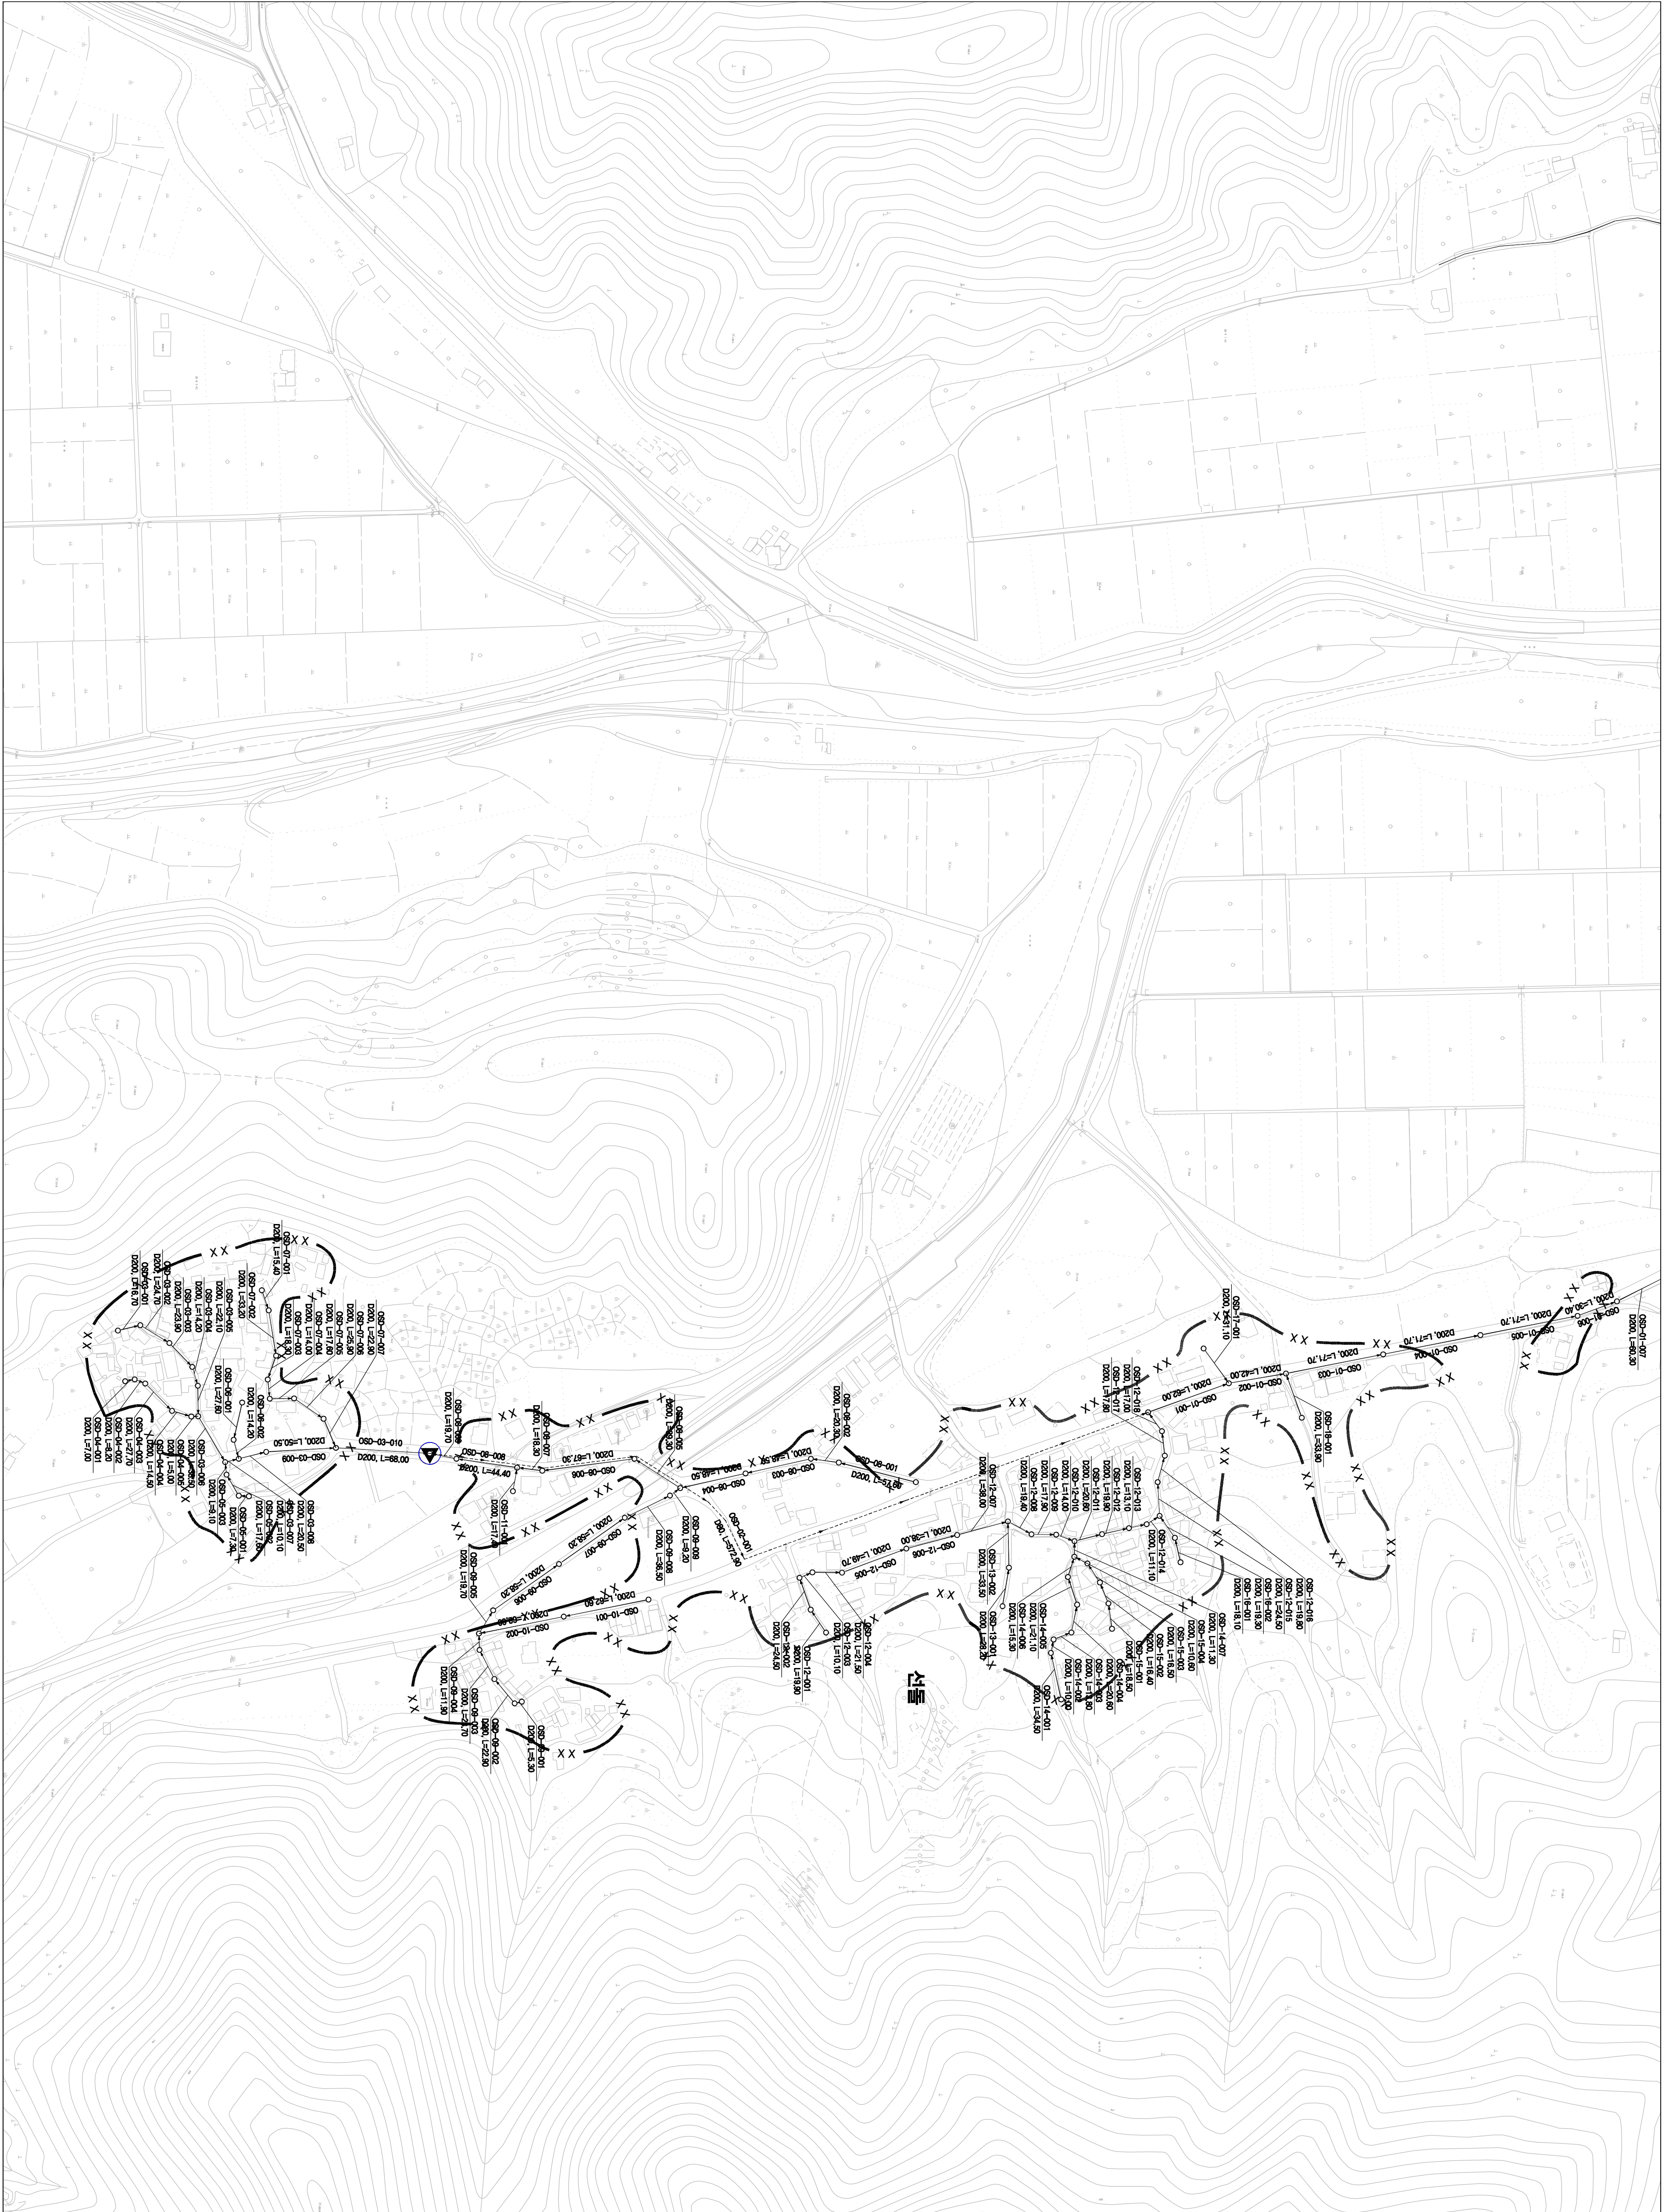

도면번호	농4면-01	
	농4면-02	

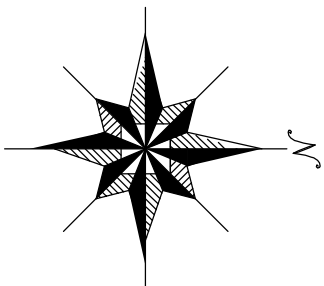

맨홀

관류번호

관경, 연장

맨홀

00S7-01-001

관류번호

관경, 연장

00S7-01-001

범례

행정 구역 경계

읍면동 경계

배수구역 경계

처리분구(기존)

처리분구(계획)

오수관거(기존)

오수관거(계획)

암송관거(계획)

중계펌프장

하수처리장

SCALE: 1:2,500

0

25

50

100

150

200

발행처: 김천시
발행일: 2015. ...
(주) 진성이앤씨, (주) 강동