



1 : 2,500

시설계획평면도(봉곡 소규모 하수도)

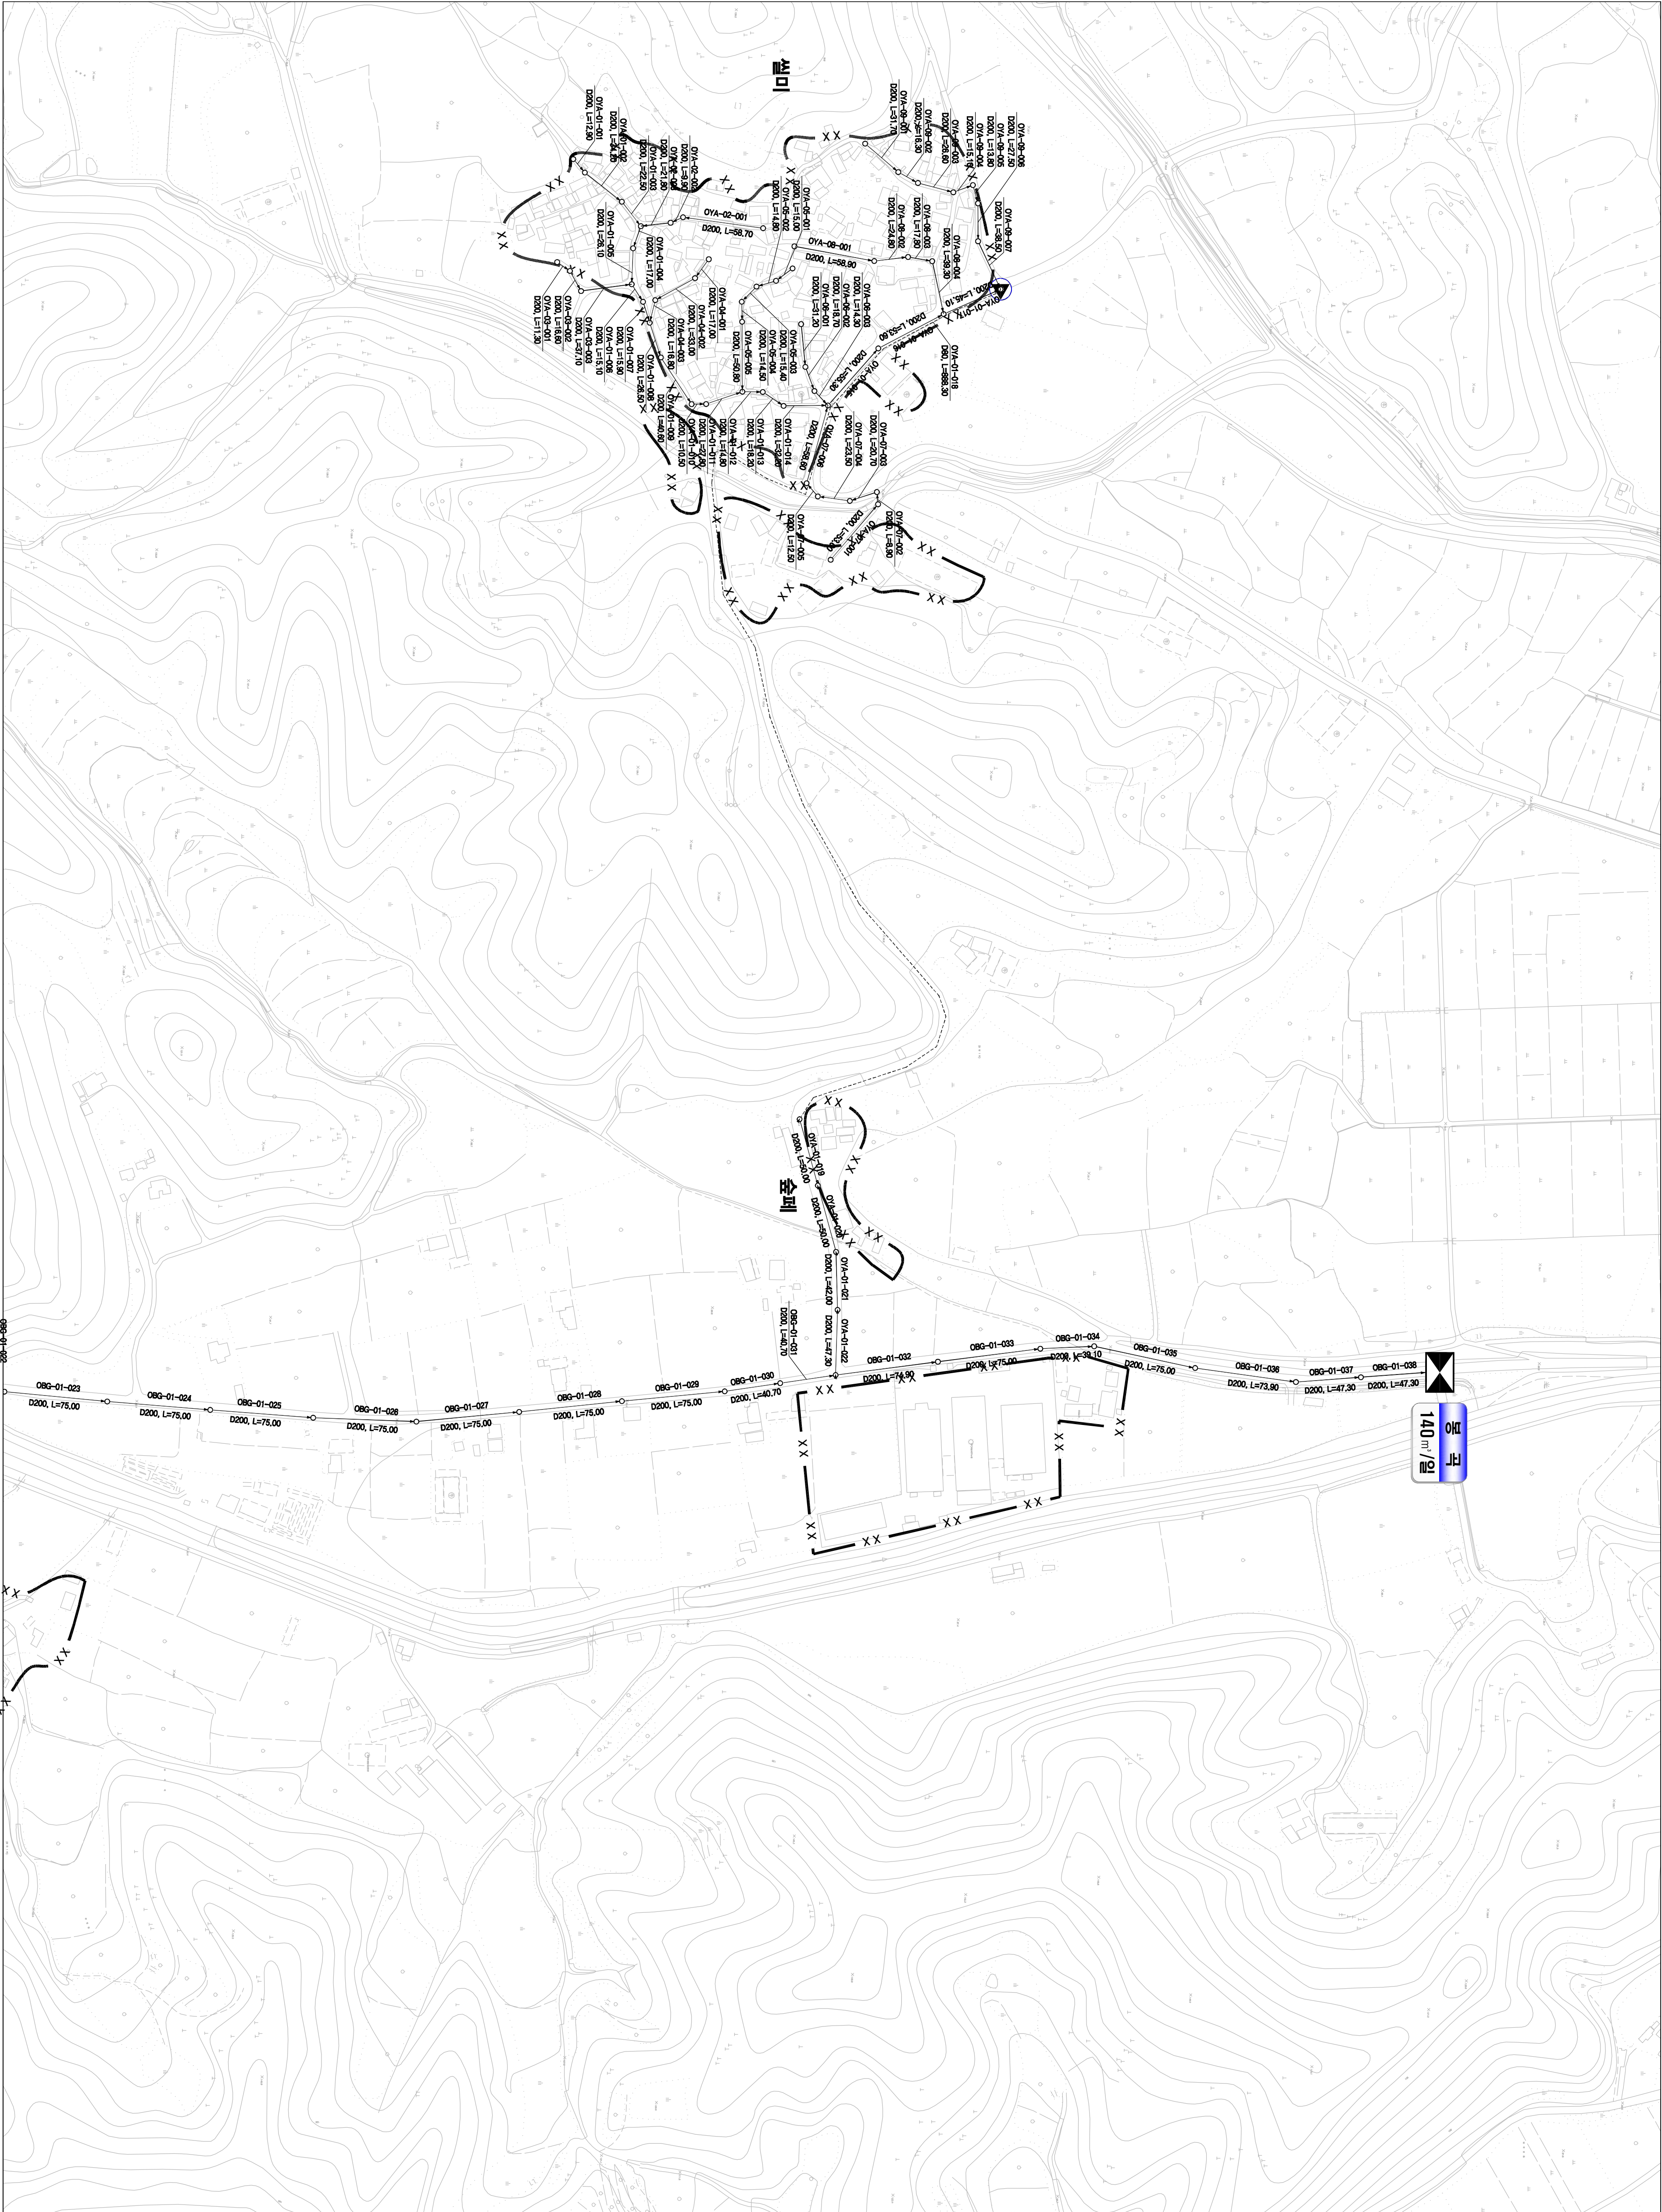

도면번호		도면번호	
	봉곡-03		
	봉곡-04		

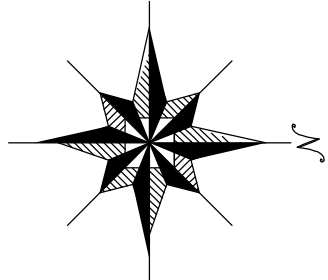

맨홀

관망·연장

맨홀

봉곡-01-001

봉곡-01-001

봉곡-01-001

봉곡-01-001

번호	종류	설명
—●—●—●—	행정구역경계	행정구역경계
—●—●—●—	읍면동경계	읍면동경계
—●—●—●—	배수구역경계	배수구역경계
—●—●—●—	처리구역경계	처리구역경계
—●—●—●—	처리분구(계)	처리분구(계)
—●—●—●—	처리분구(계)	처리분구(계)
—●—●—●—	오수관(계)	오수관(계)
—●—●—●—	오수관(계)	오수관(계)
—●—●—●—	암송관(계)	암송관(계)
—●—●—●—	중계펌프장	중계펌프장
—●—●—●—	하수처리장	하수처리장

0 25 50 100 150 200

SCALE=1:2,500

발행처: 김천시
편집: 2015. ...
(주) 진성이앤씨, (주) 강동