



1 : 2,500

시설계획평면도(혁신도시 처리분구)

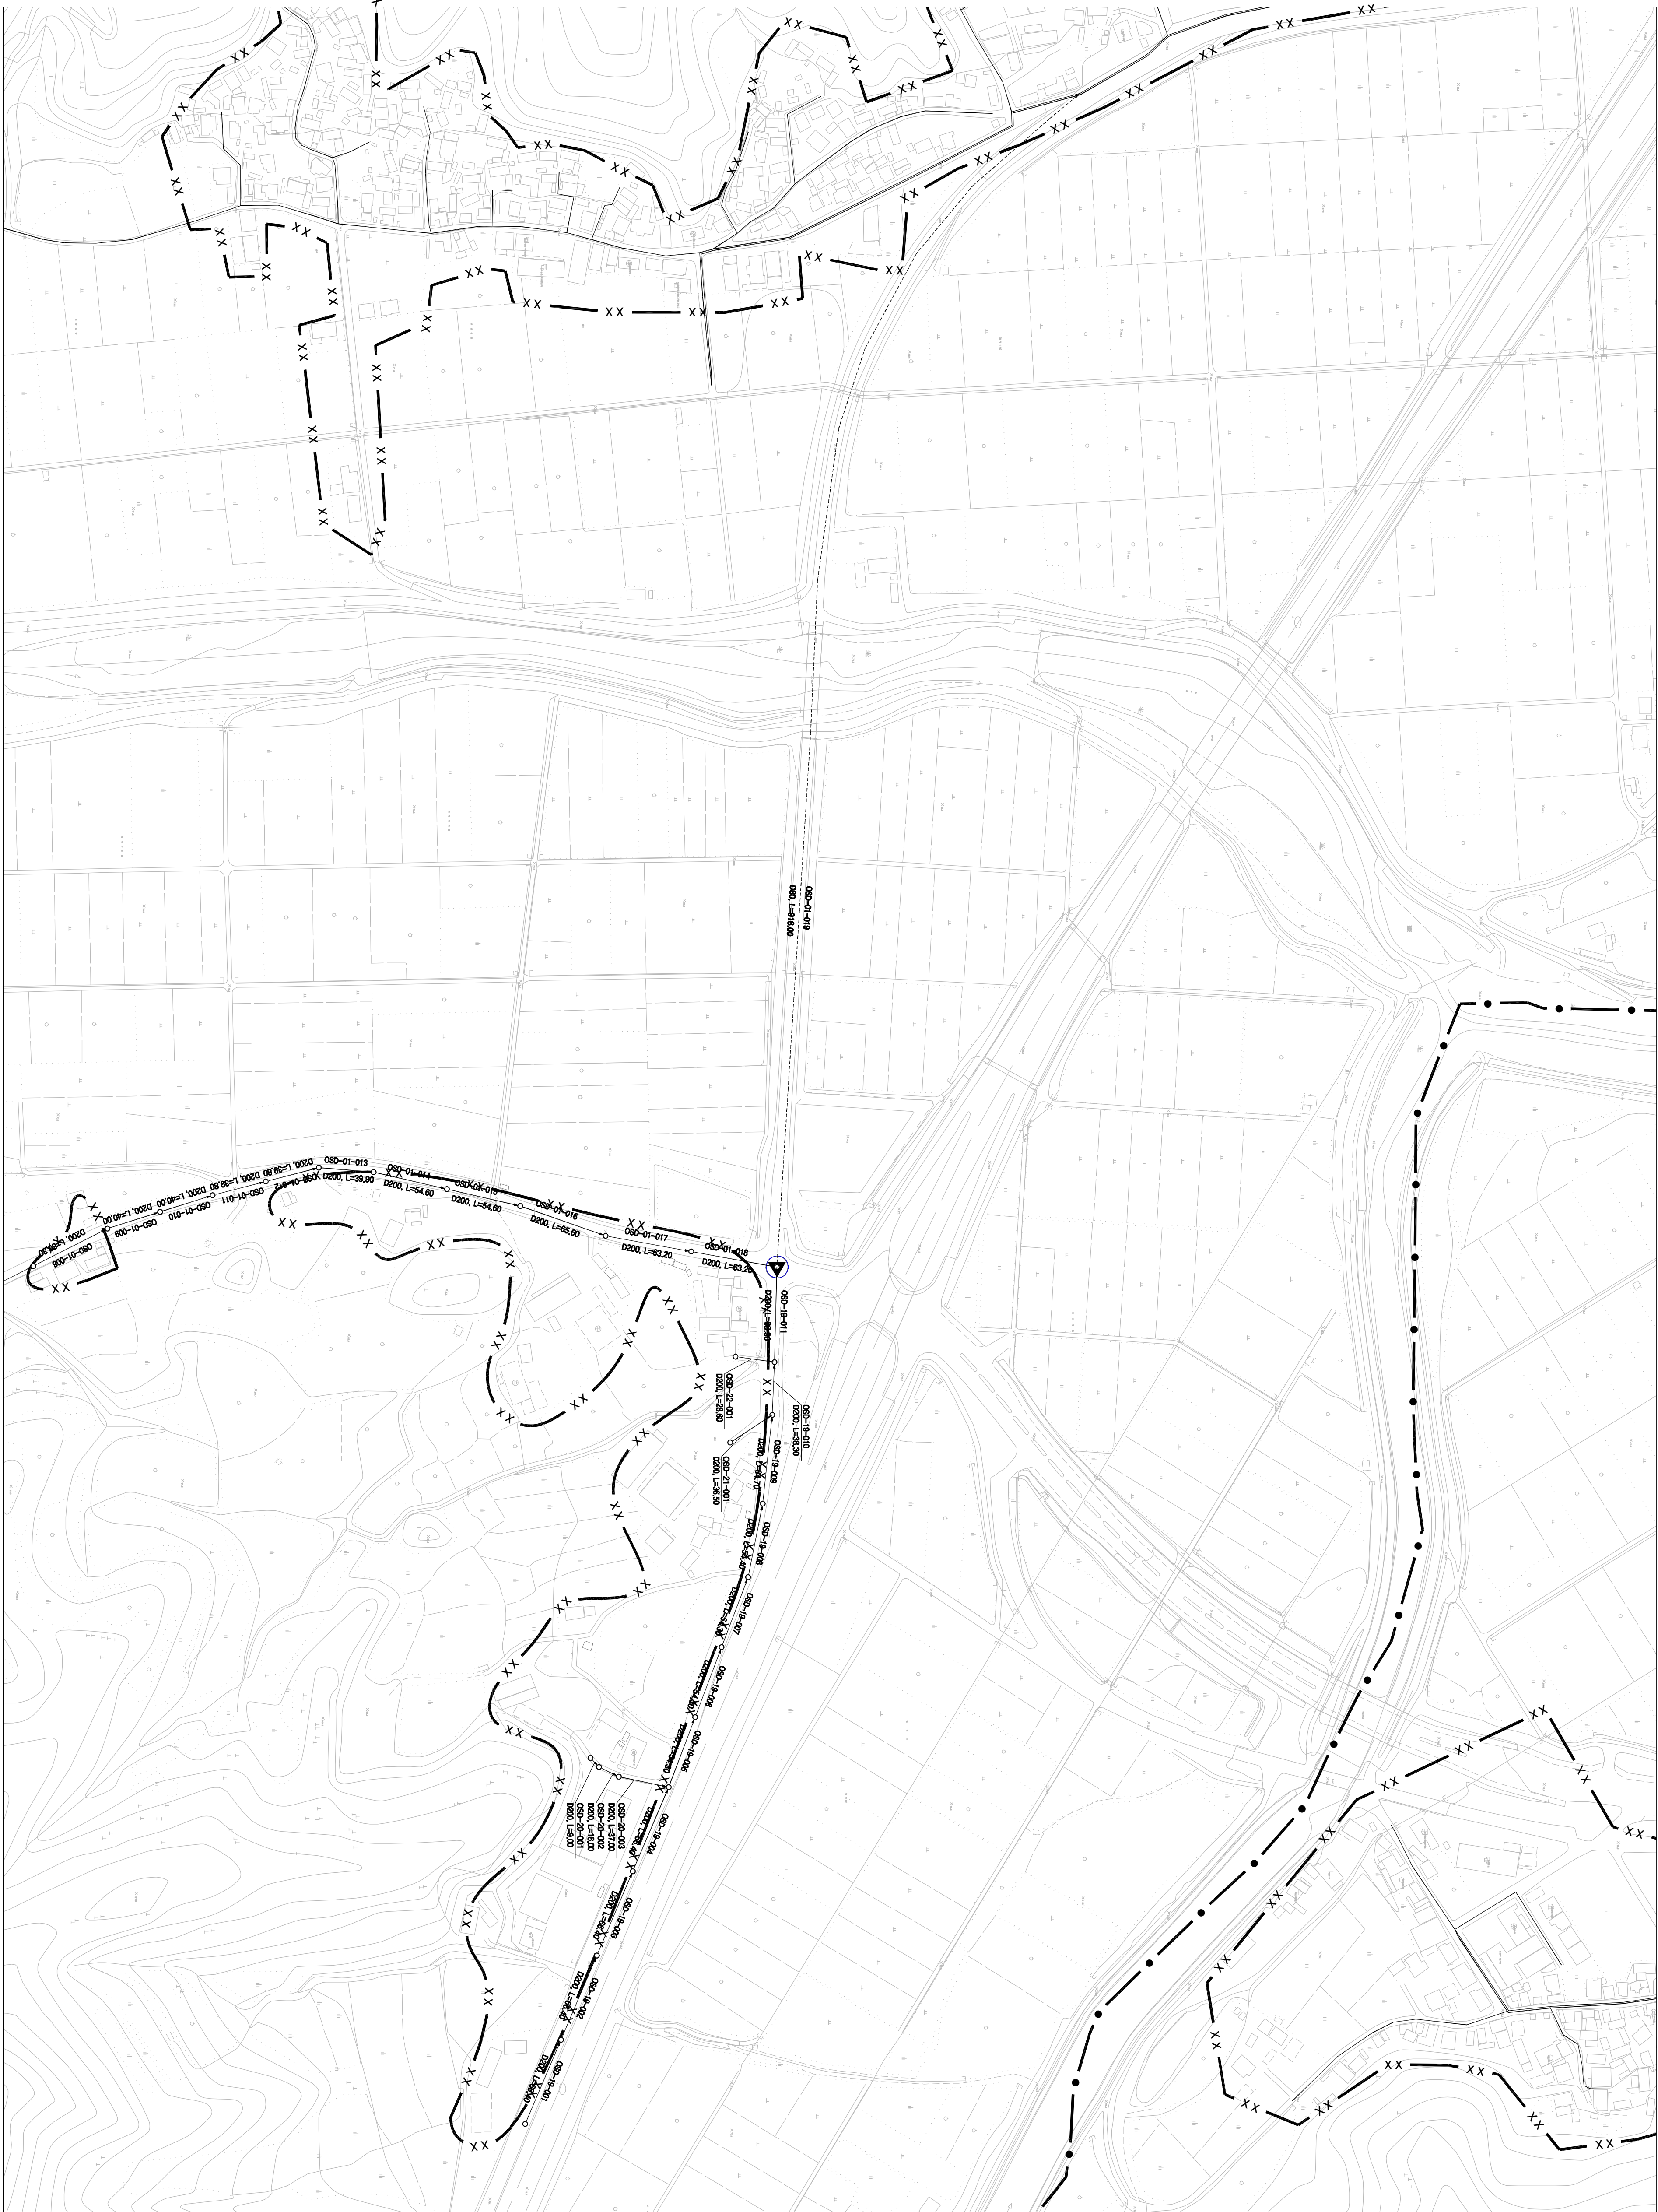

도면번호	
남4면-01	
남4면-02	

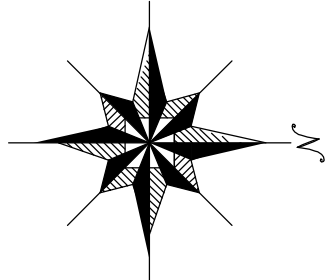

맨홀

관망·연장

맨홀

00S1-01-001

관리번호

처리분구명

구분(주지,보지,불지,지정지)

범	종	례
기호	행정 구역 경계	— · — · —
	읍면동 경계	— · — · —
	배수구역 경계	— · — · —
	처리구역 경계	— · — · —
	처리분구(기존)	— · — · —
	처리분구(계획)	— · — · —
	오수관거(기존)	— · — · —
	오수관거(계획)	— · — · —
	암송관거(계획)	— · — · —
	중계 펌프장	☐
	하수 처리장	☐


0 25 50 100 150 200

SCALE=1:2,500


발행처: 김천시
발행일: 2015. . .
(주) 진성이앤씨, (주) 강동

1 : 2,500

시설계획평면도(혁신도시 처리분구)

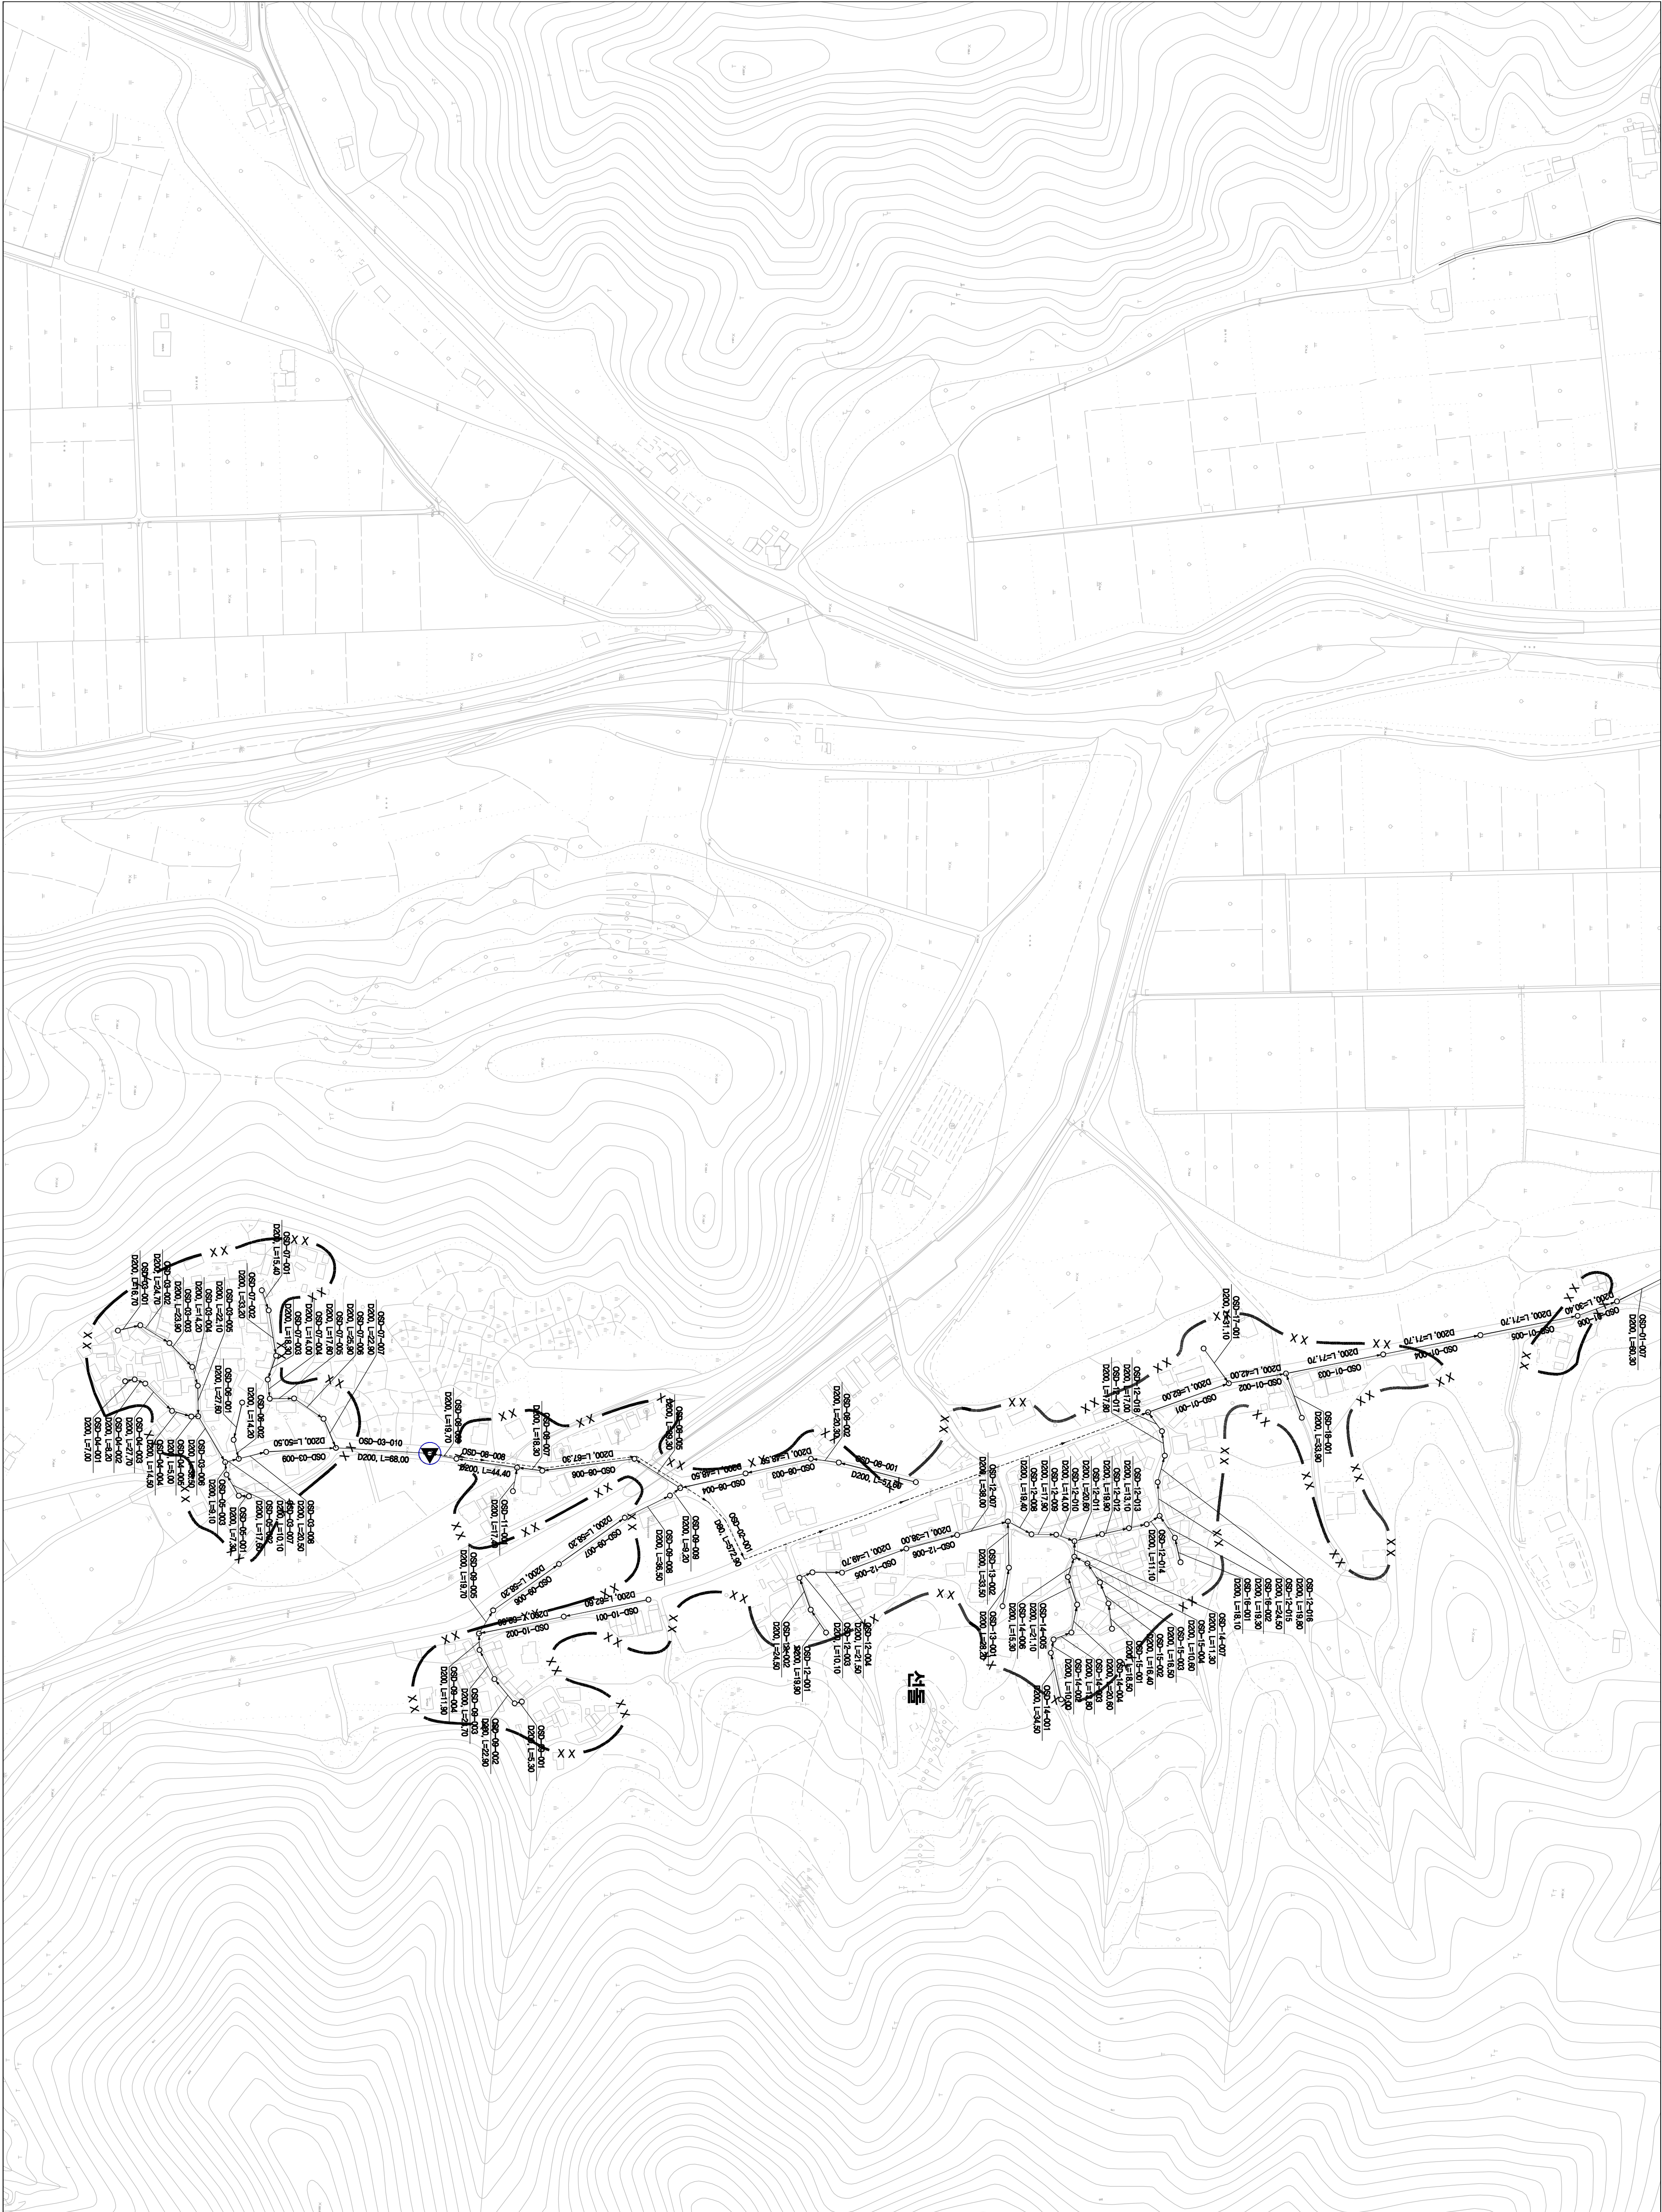

도면번호	농4면-01	
	농4면-02	

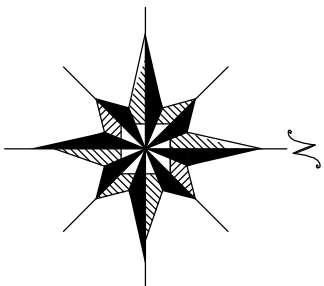

맨홀

관망, 연결

맨홀

00S7-01-001

관망, 연결

00S7-01-001

관망, 연결

관망, 연결

관망, 연결

관망, 연결

관망, 연결

관망, 연결

SCALE: 1:2,500

0 25 50 100 150 200

기호	종별
—●—●—	행정구역경계
—●—●—	읍면동경계
—●—●—	배수구역경계
—●—●—	처리분구(기존)
—●—●—	처리분구(계획)
—●—●—	오수관거(기존)
—●—●—	오수관거(계획)
—●—●—	암송관거(계획)
—●—●—	중계펌프장
—●—●—	하수처리장

발행처: 김천시
발행일: 2015. ...
(주) 진성이앤씨, (주) 강동

