



시설계획평면도(월곡 소규모 하수도)

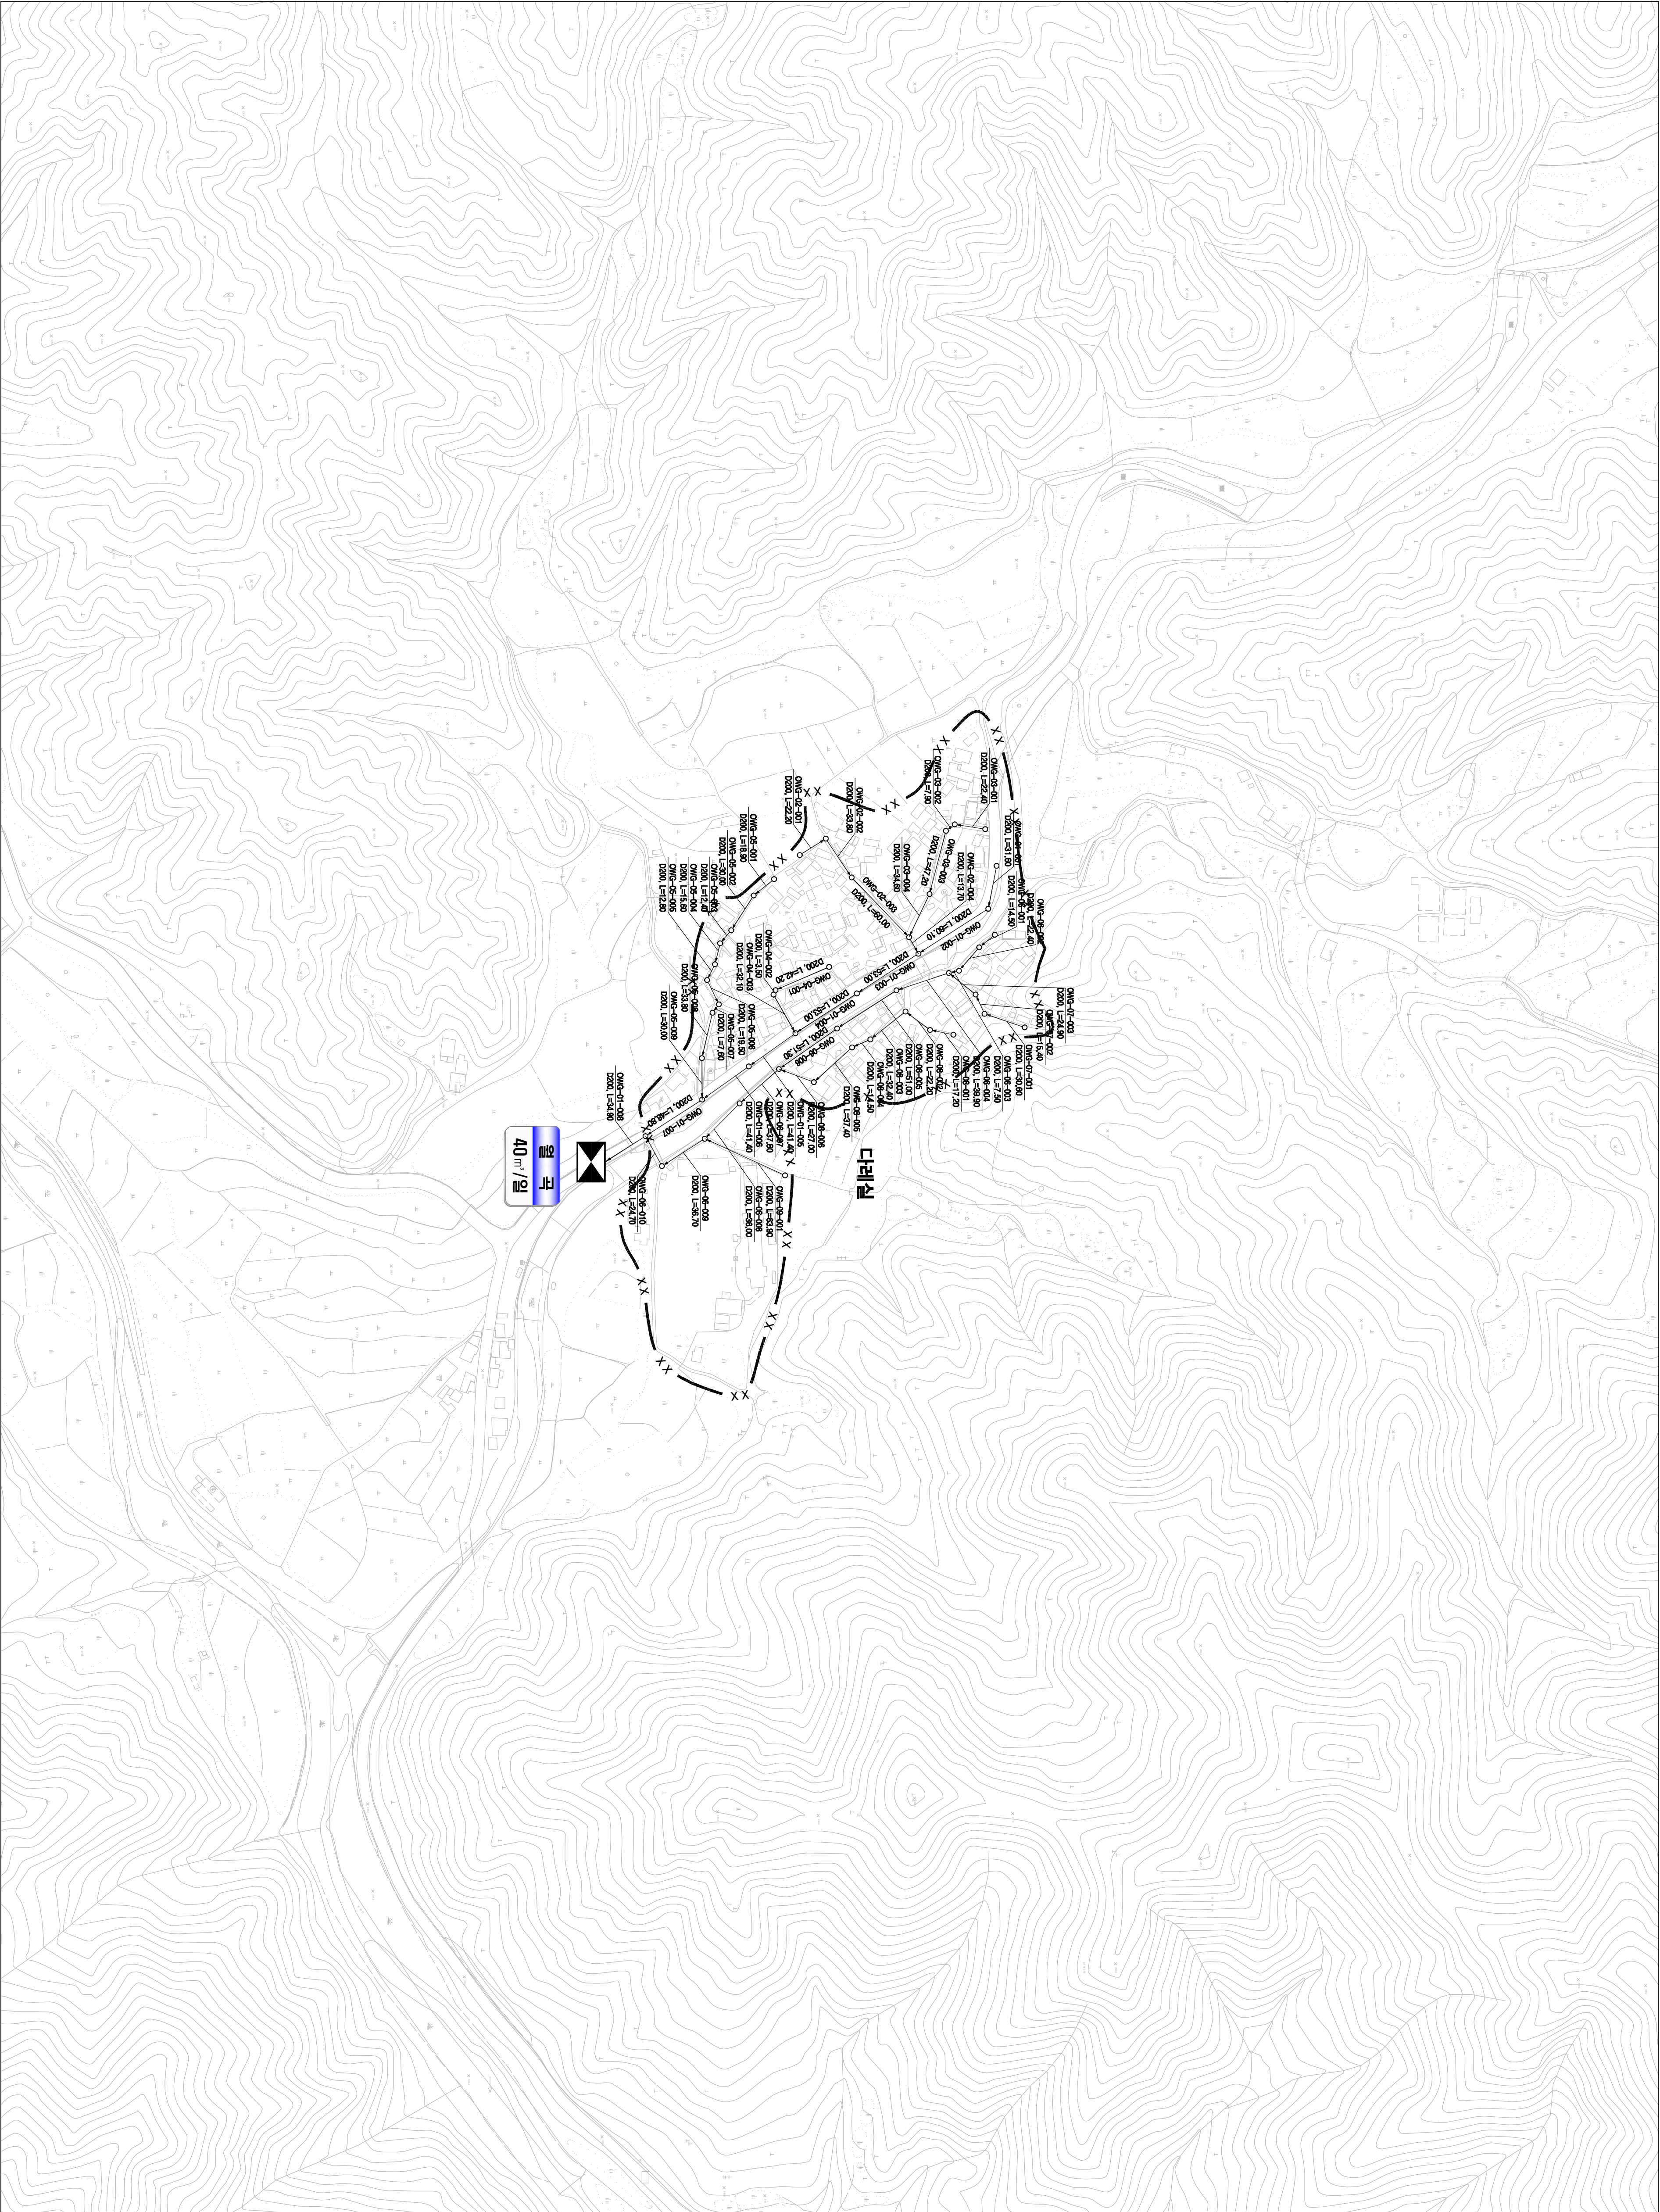

도면번호	
	부정면-이

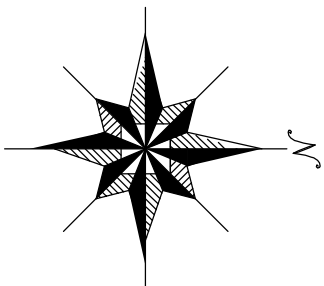

맨홀

관망·연장

맨홀

00S7-01-001

관망·연장

수관(수위, 노수, 불빛, 수검)

기호	종별
— · — · —	행정구역경계
— · — · —	읍면동경계
— · — · —	배수구역경계
— · — · —	처리구역경계
— · — · —	처리분구(계)
— · — · —	오수관(거개)
— · — · —	오수관(거개)
— · — · —	암송관(거개)
— · — · —	중계펌프장
— · — · —	하수처리장

0 20 40 60 80 100 120 140 160 180 200

SCALE=1:2,500

발행처: 김천시
발행일: 2015. . .
(주) 진성이앤씨, (주) 강릉